


# 山梨県立中央病院MRI増設工事


2021 / 11 / 22

建築図		電気図		設備図					
番号	図名	番号	図名	番号	図名	番号	図名	番号	図名
A-01	1階平面図	E-1	主電気室400VMG7、CGSMCG2	M-1	医療ガス配管図				
A-02	解体平面図	E-2	主電気室防災保安動力MG8	M-2	医療ガス配管図(断面図)				
A-03	改修平面図	E-3	主電気室機器配置図	M-3	空調配管撤去図				
A-04	平面詳細図	E-4	地下1階幹線設備図-1	M-4	新設空調配管他平面図				
A-05	断面図	E-5	地下1階幹線設備図-2	M-5	既設衛生配管撤去図				
		E-6	1階幹線設備図	M-6	衛生配管図				
		E-7	ケーブルラック先行敷設図	M-7	既設ダクト撤去平面図				
		E-8	電灯設備図	M-8	改修ダクト平面図				
		E-9	コンセント設備図						
		E-10	自動火災報知設備図						
		E-11	既設幹線設備図						
		E-12	既設ファンコイル設備図						
		E-13	既設コンセント設備(撤去)図						
		E-14	既設電灯設備(撤去)図						
		E-15	既設放送設備(撤去)図						
		E-16	既設通信設備(撤去)図						
		E-17	既設自動火災報知設備(撤去)図						

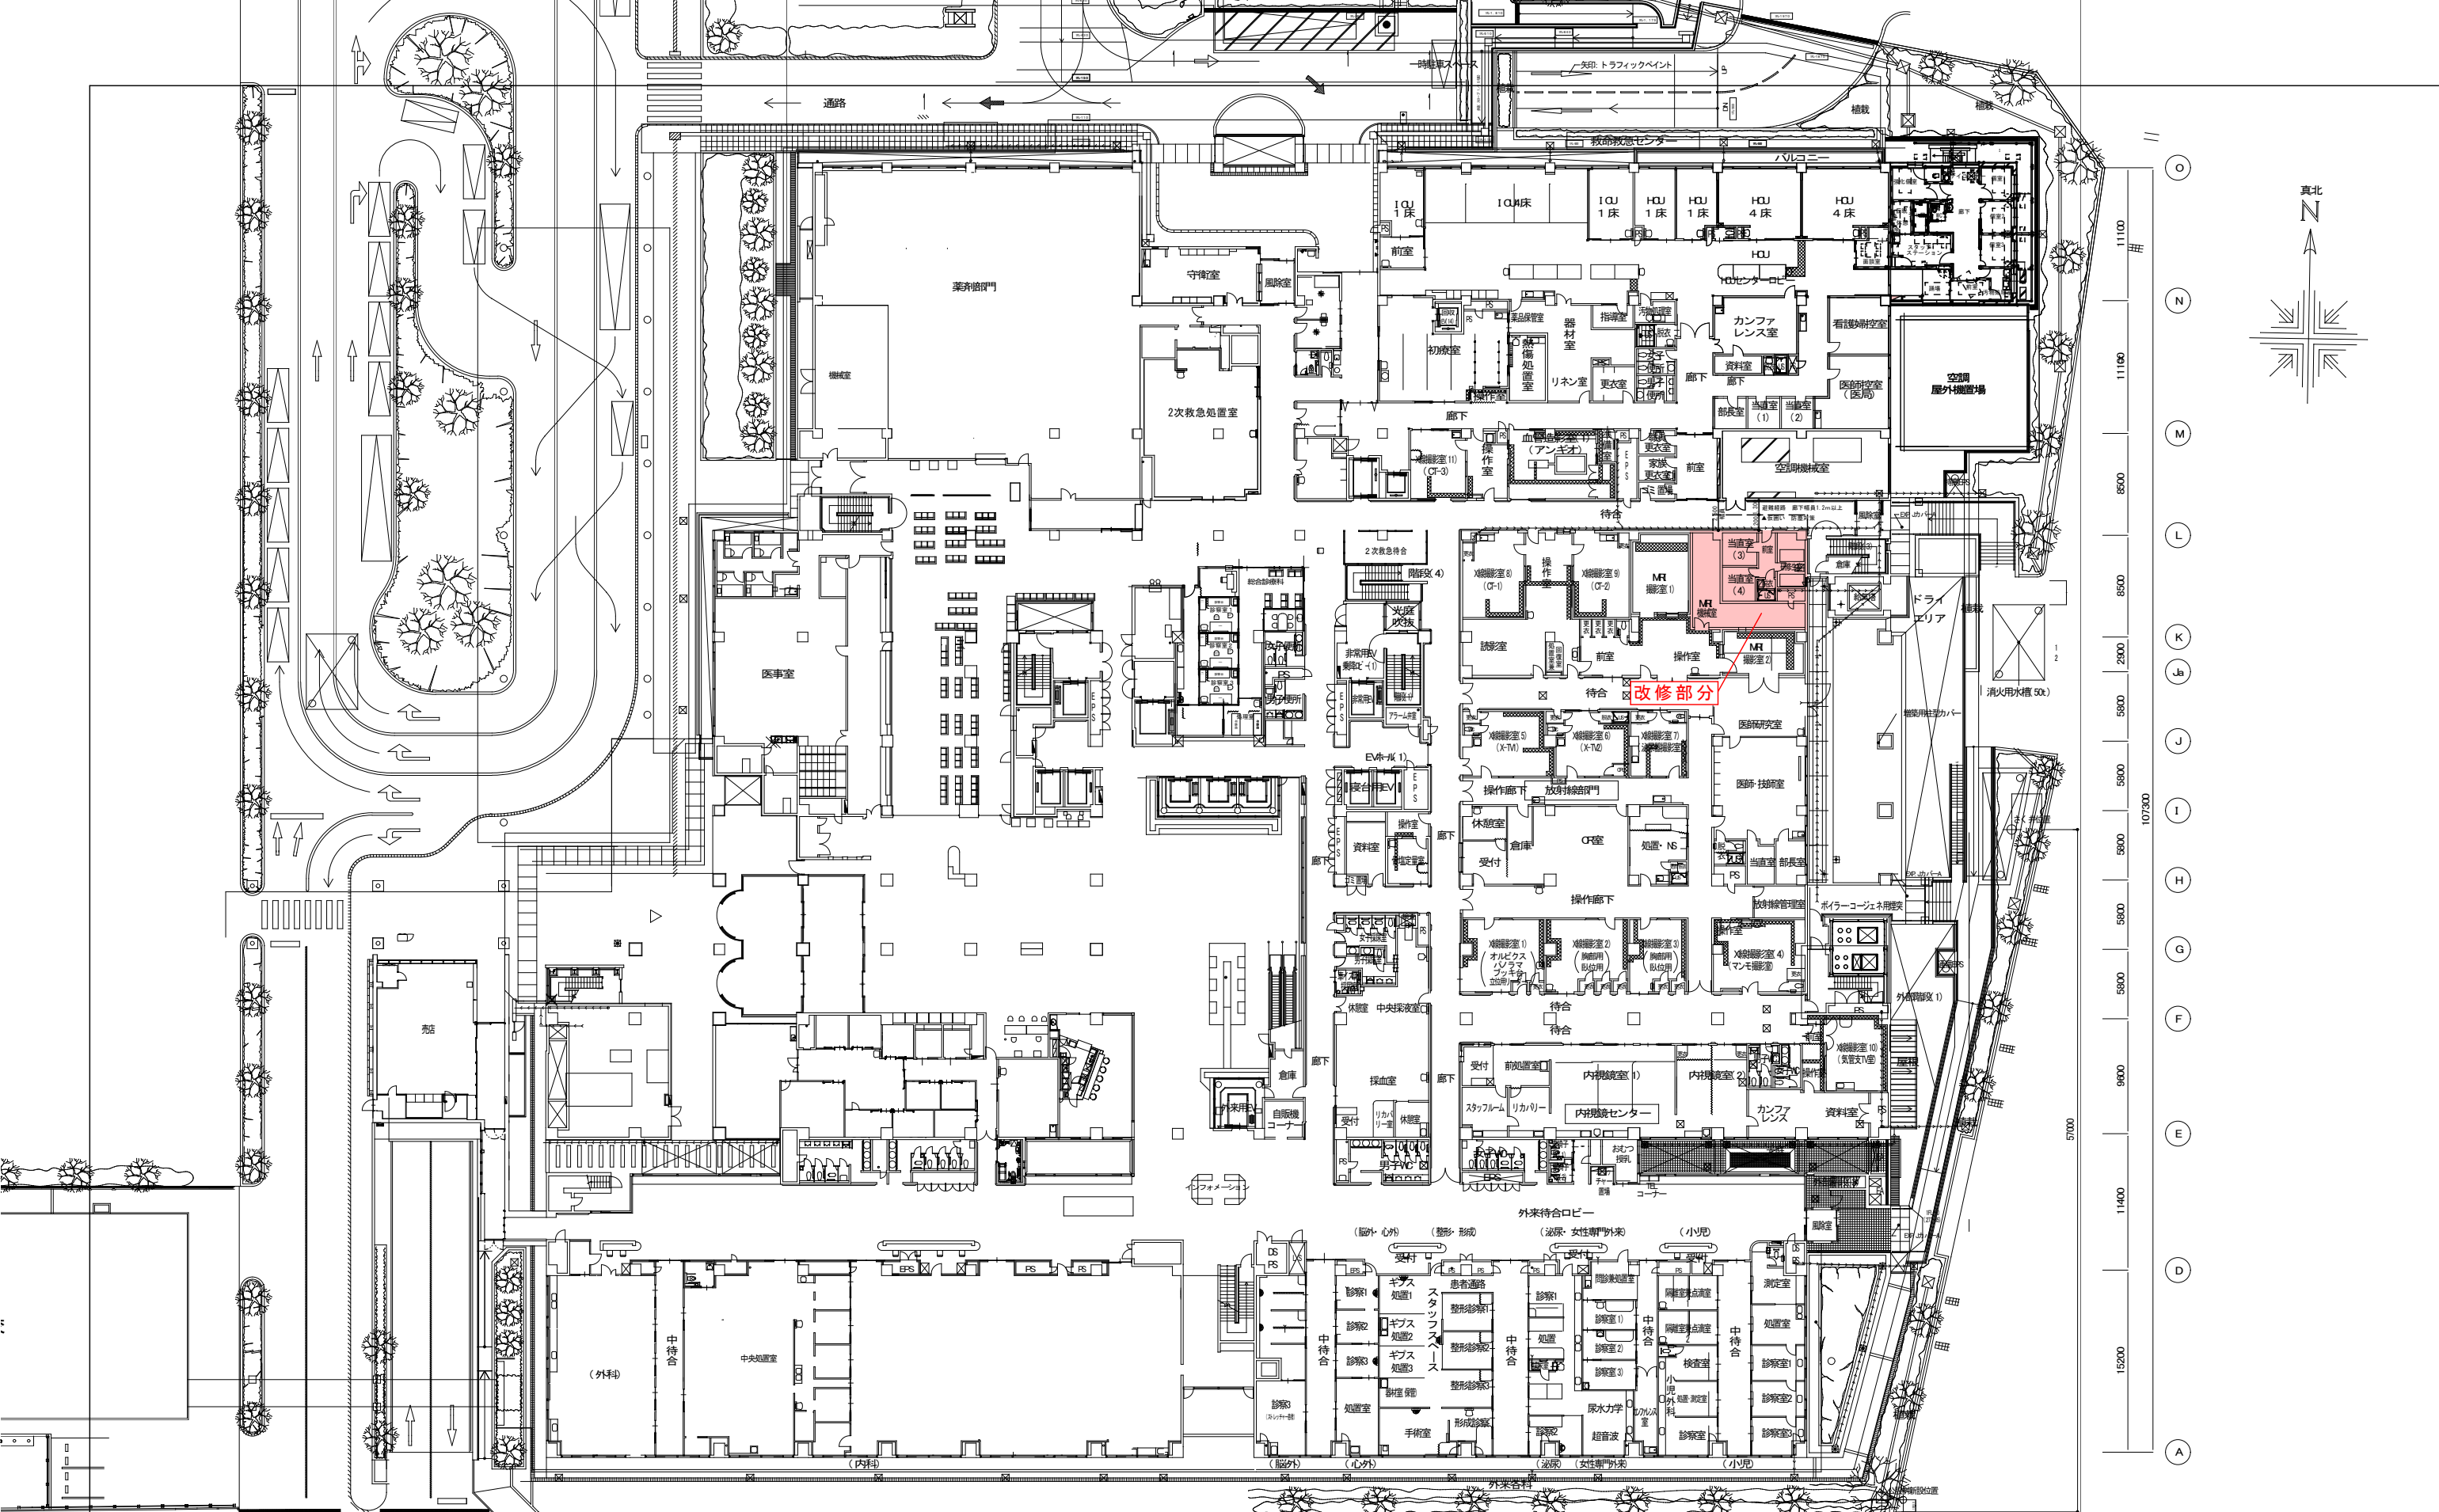

7000	7000	7000	7000	7000	3500	3500	3500	3400	3400	3400	3400	3400	3400	3500	3500	3500	7000	7000	7000	7000	7000	7000	
2	3	4	5	6	7	7a	8	9	10	11	12	13	14	15	16	16a	17	18	19	20	21	22	23


附記	承認	作成	名称	図面名	縮尺	年月日	NO
			山梨県立中央病院MRI増設工事	1階平面図	1/500		A-1

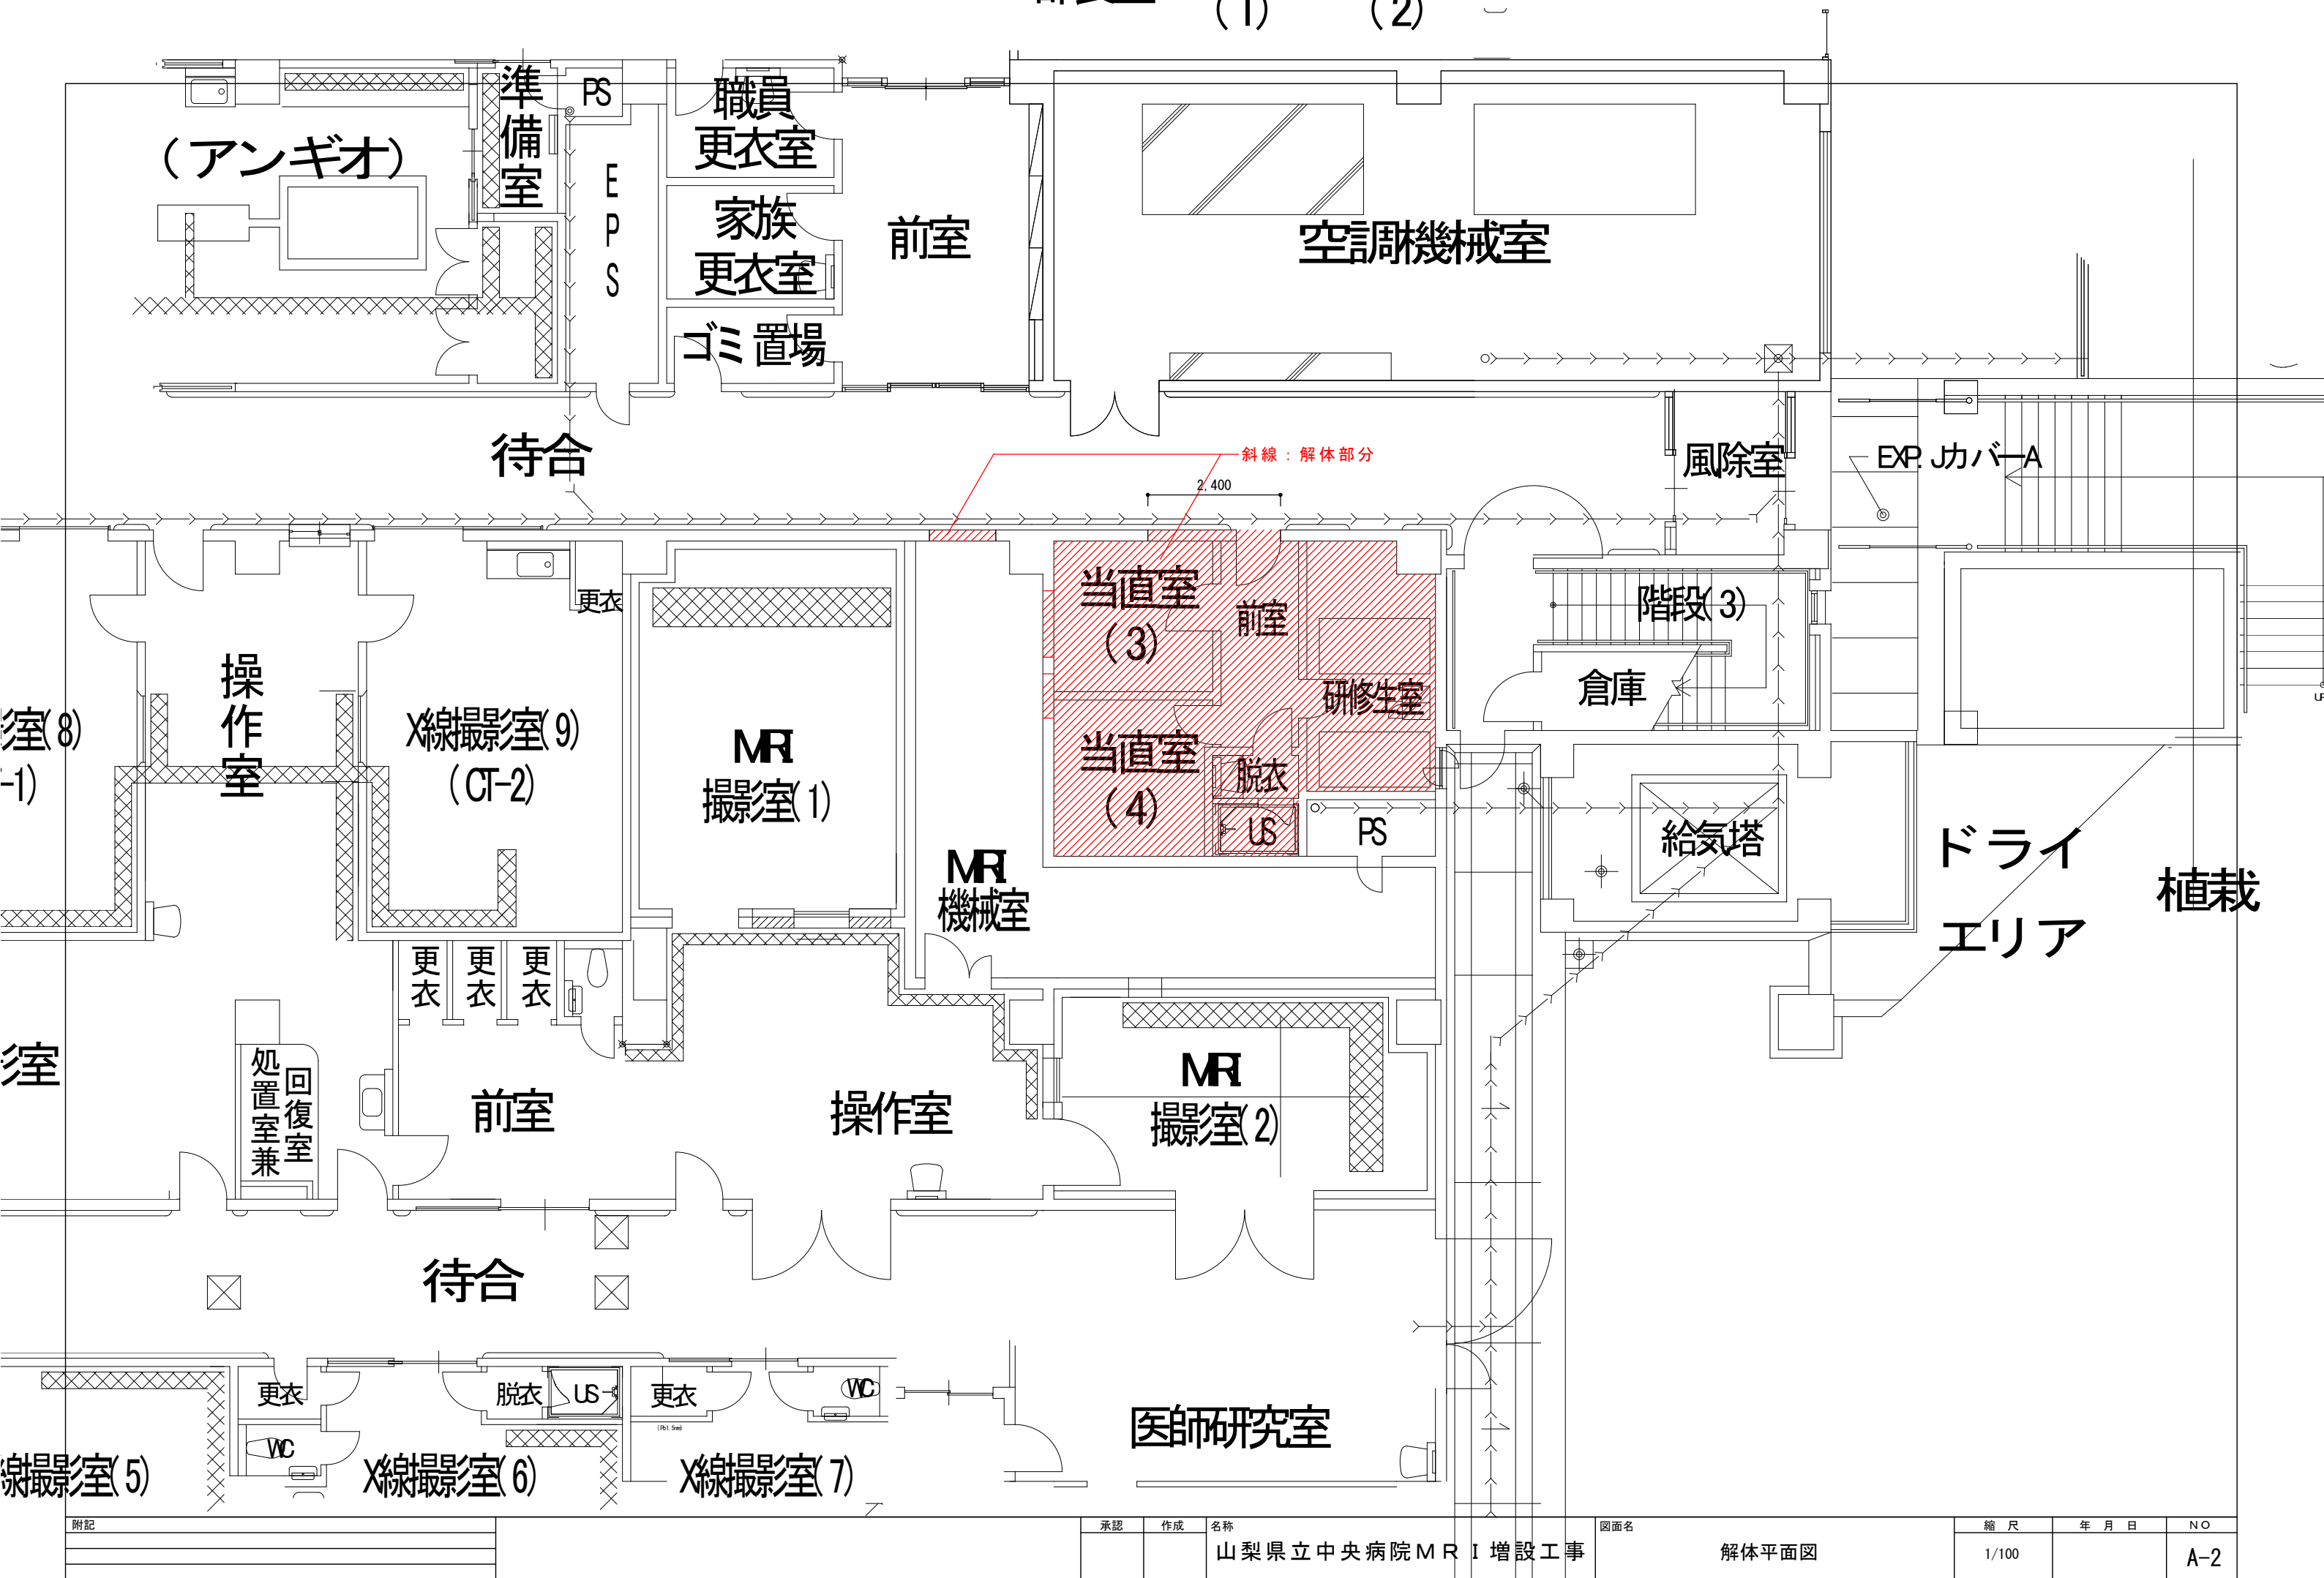


斜線：解体部分

2,400

附記	承認	作成	名称	図面名	縮尺	年月日	NO
			山梨県立中央病院MRI増設工事	解体平面図	1/100		A-2

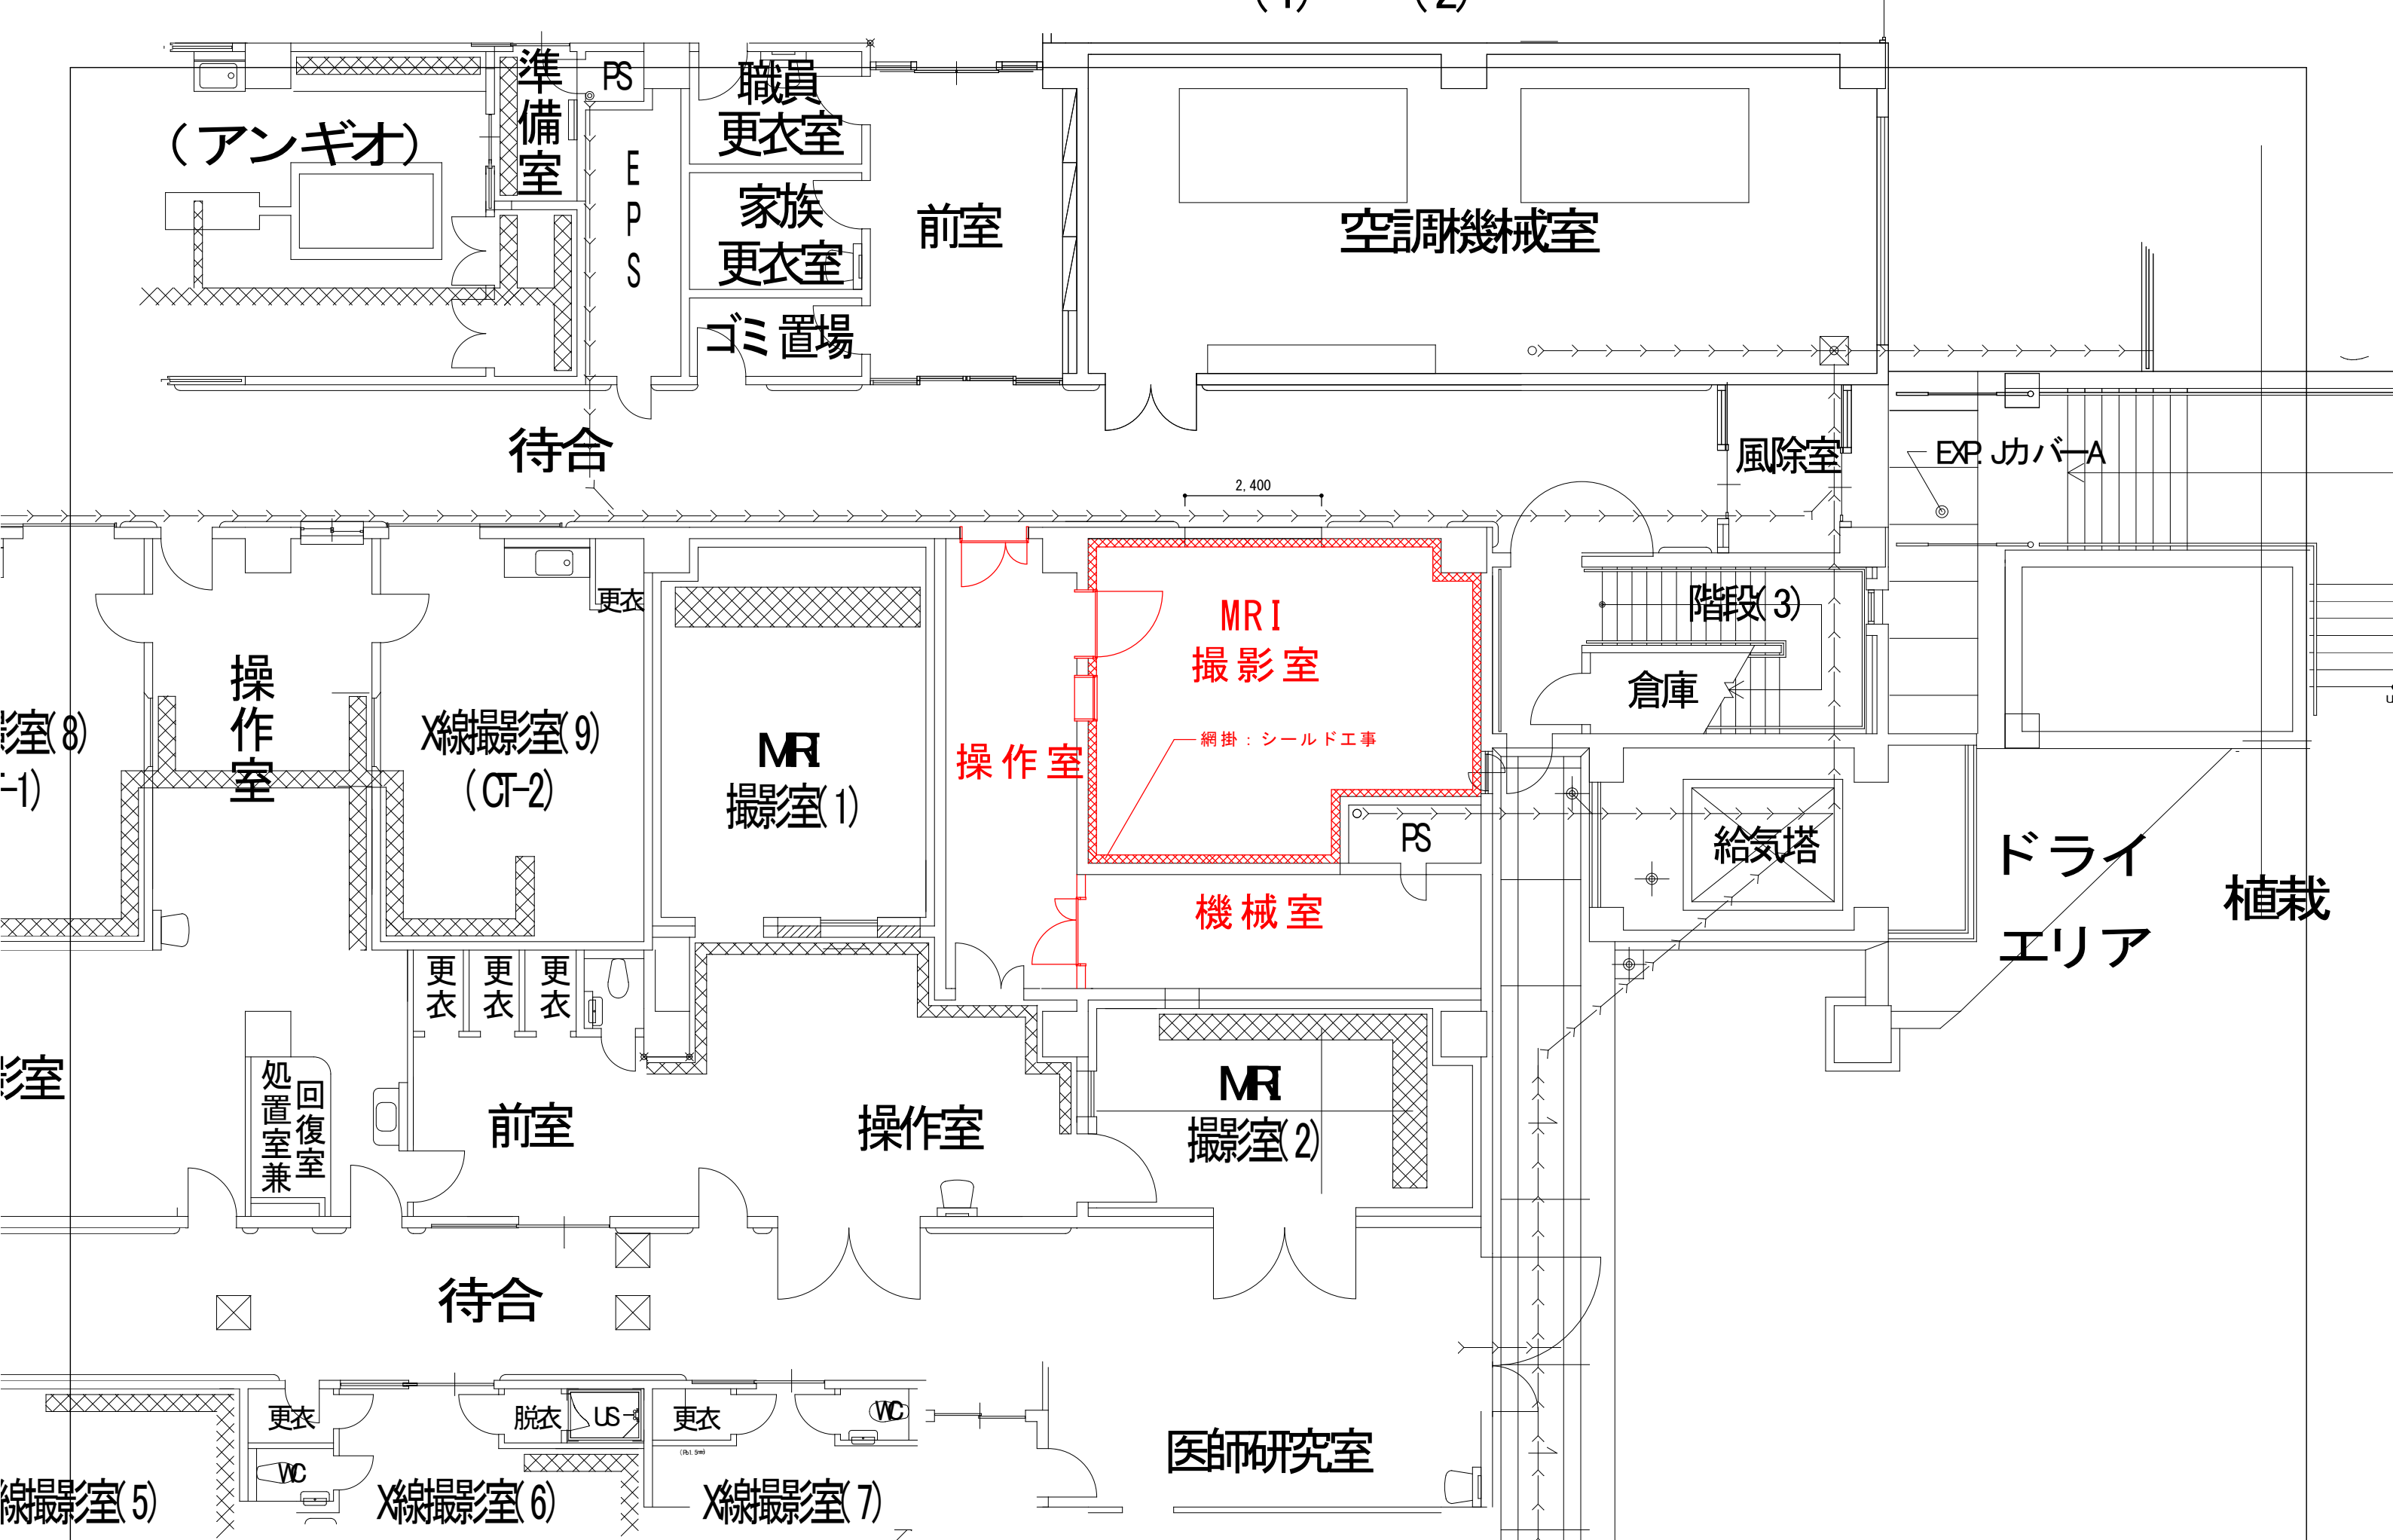

承認	作成	名称	図面名	縮尺	年月日	NO
		山梨県立中央病院MRI増設工事	改修平面図	1/100		A-3

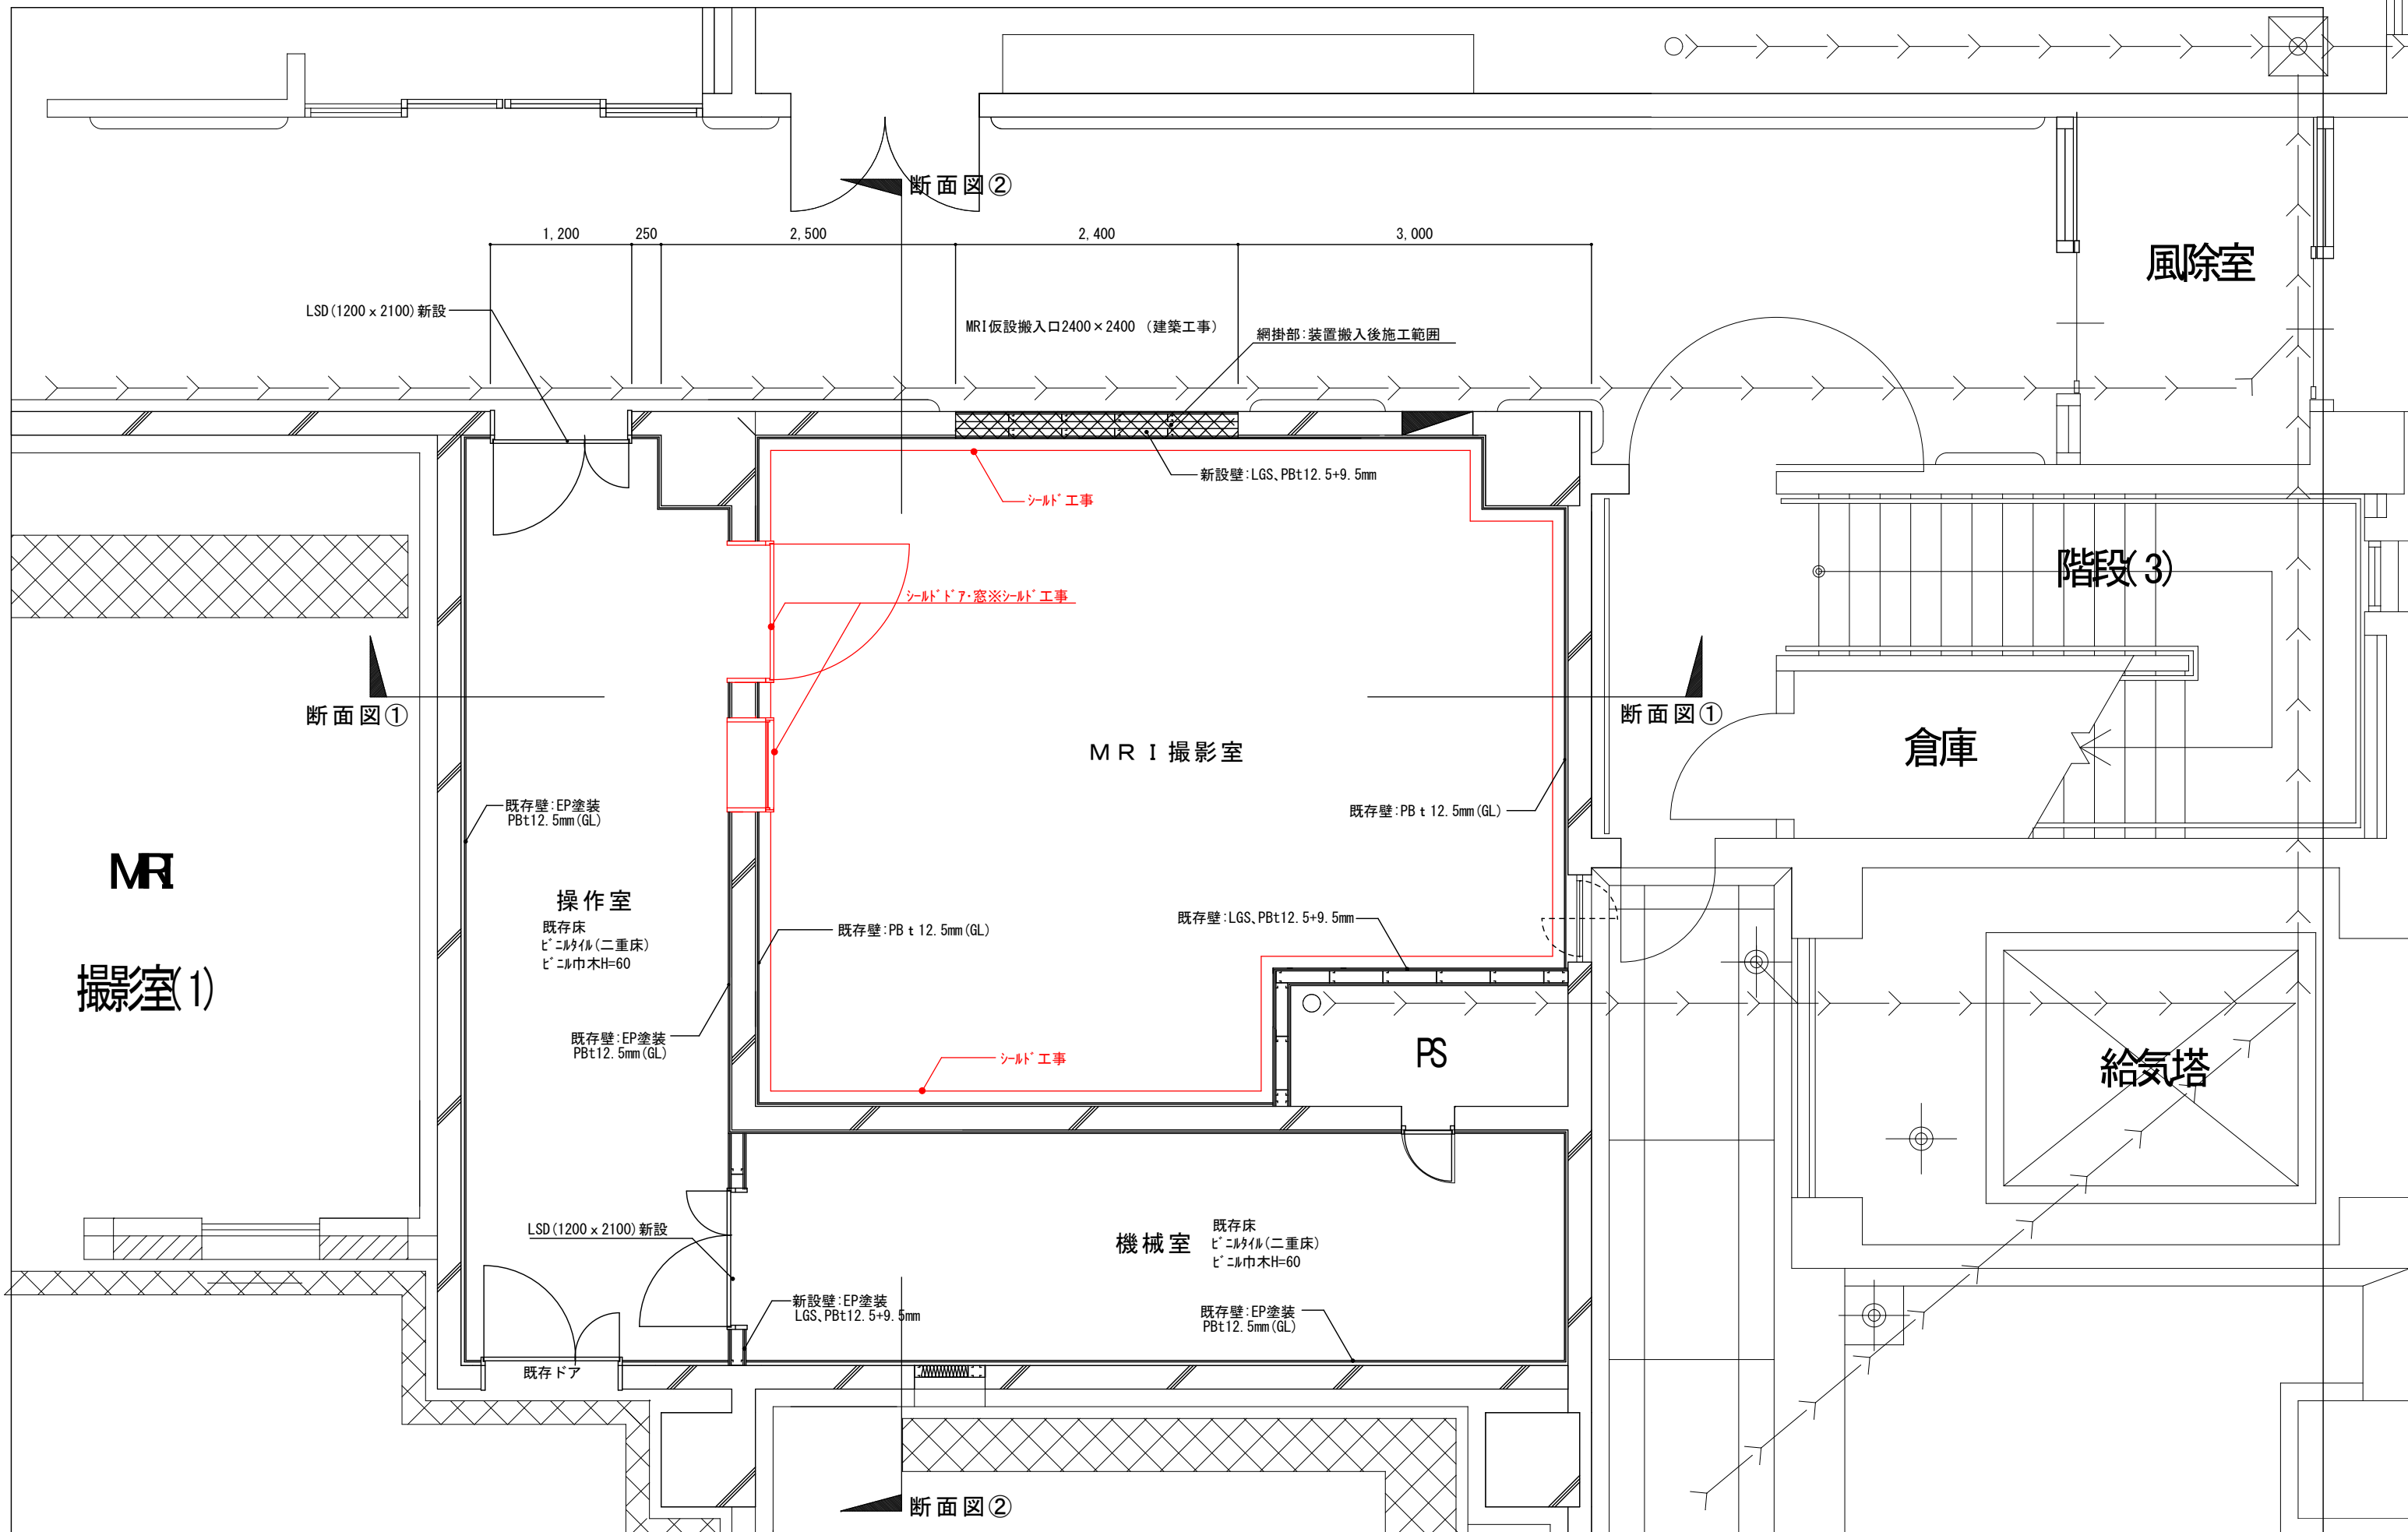

MR  
撮影室(1)

操作室

既存床  
ビニルタイル(二重床)  
ビニル巾木H=60

既存壁:EP塗装  
PBt12.5mm(GL)

LSD(1200×2100)新設

既存ドア

新設壁:EP塗装  
LGS,PBt12.5+9.5mm

機械室

既存床  
ビニルタイル(二重床)  
ビニル巾木H=60

既存壁:EP塗装  
PBt12.5mm(GL)

MRI撮影室

既存壁:LGS,PBt12.5+9.5mm

既存壁:PB t 12.5mm (GL)

PS

風除室

階段(3)

倉庫

給気塔

断面図②

断面図①

断面図①


断面図②

附記	


承認	作成	名称
		山梨県立中央病院MRI増設工事

図面名	平面詳細図
-----	-------

縮尺	年月日	NO
1/50		A-4

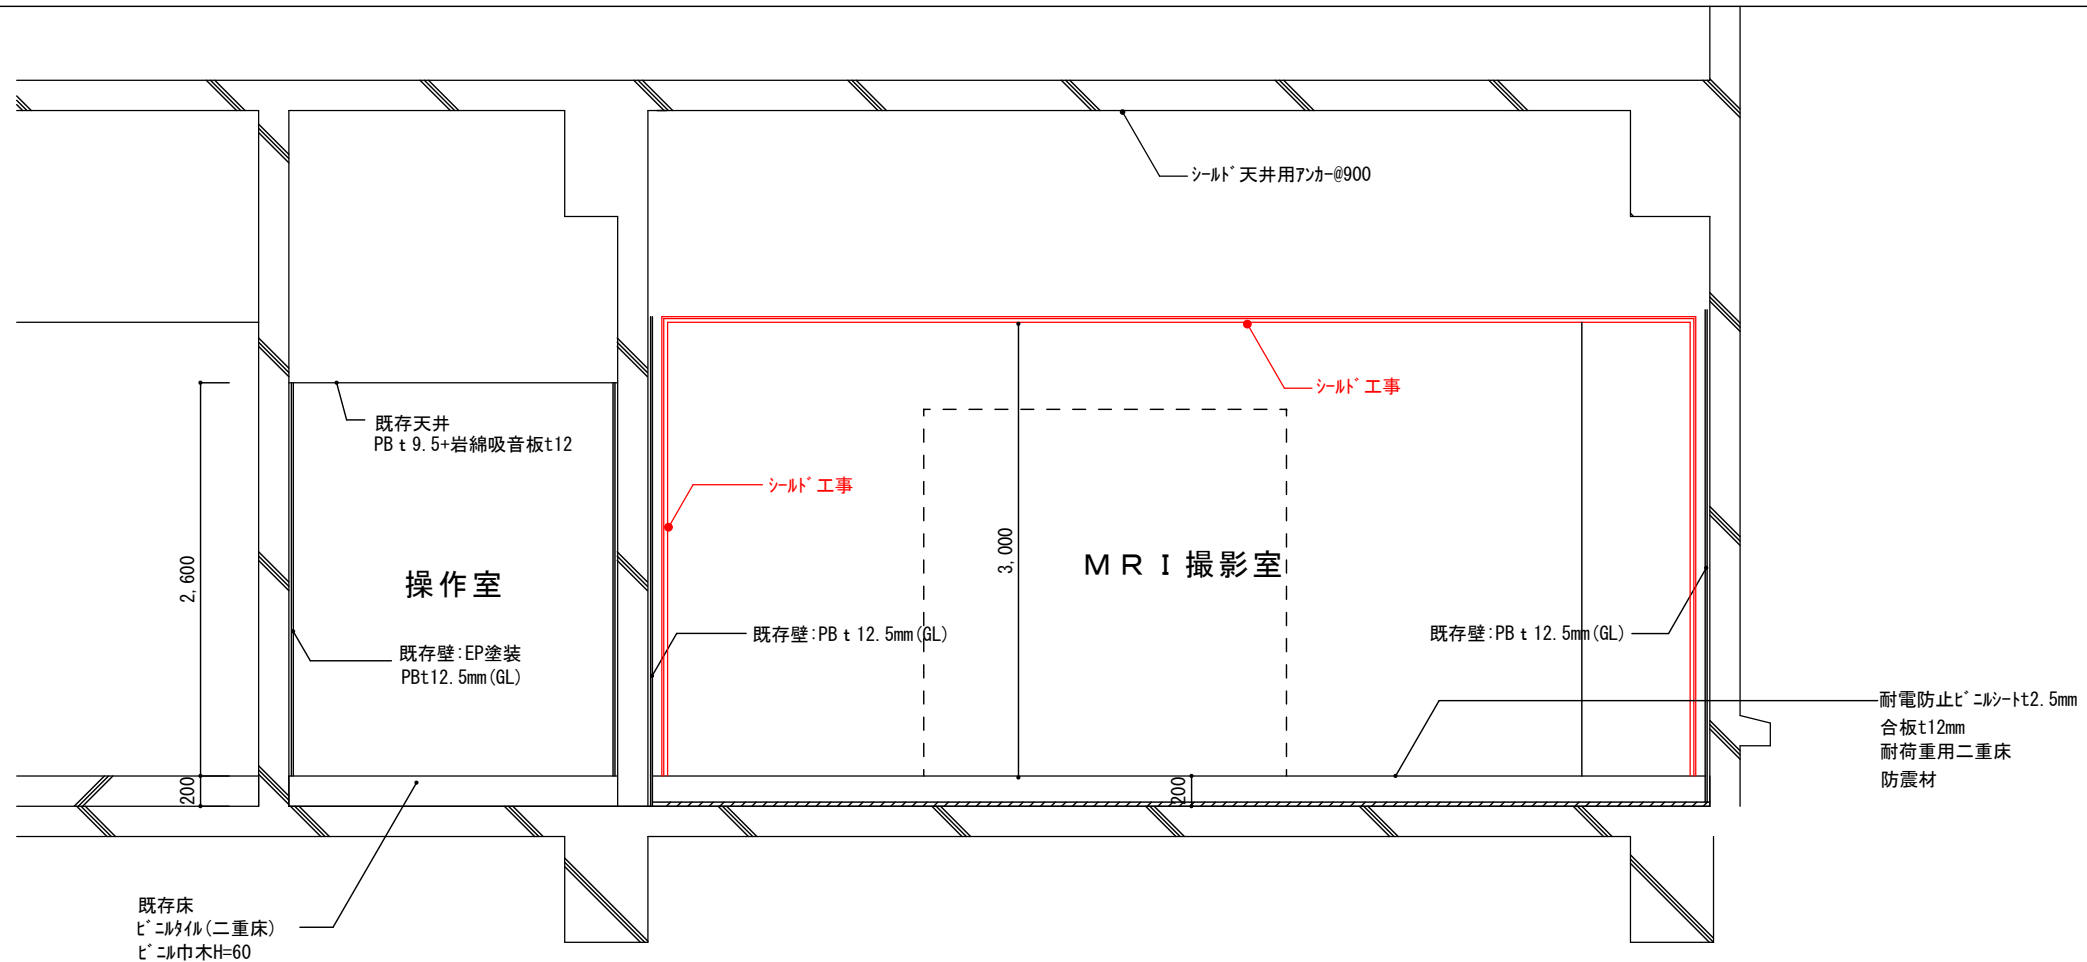


断面図①

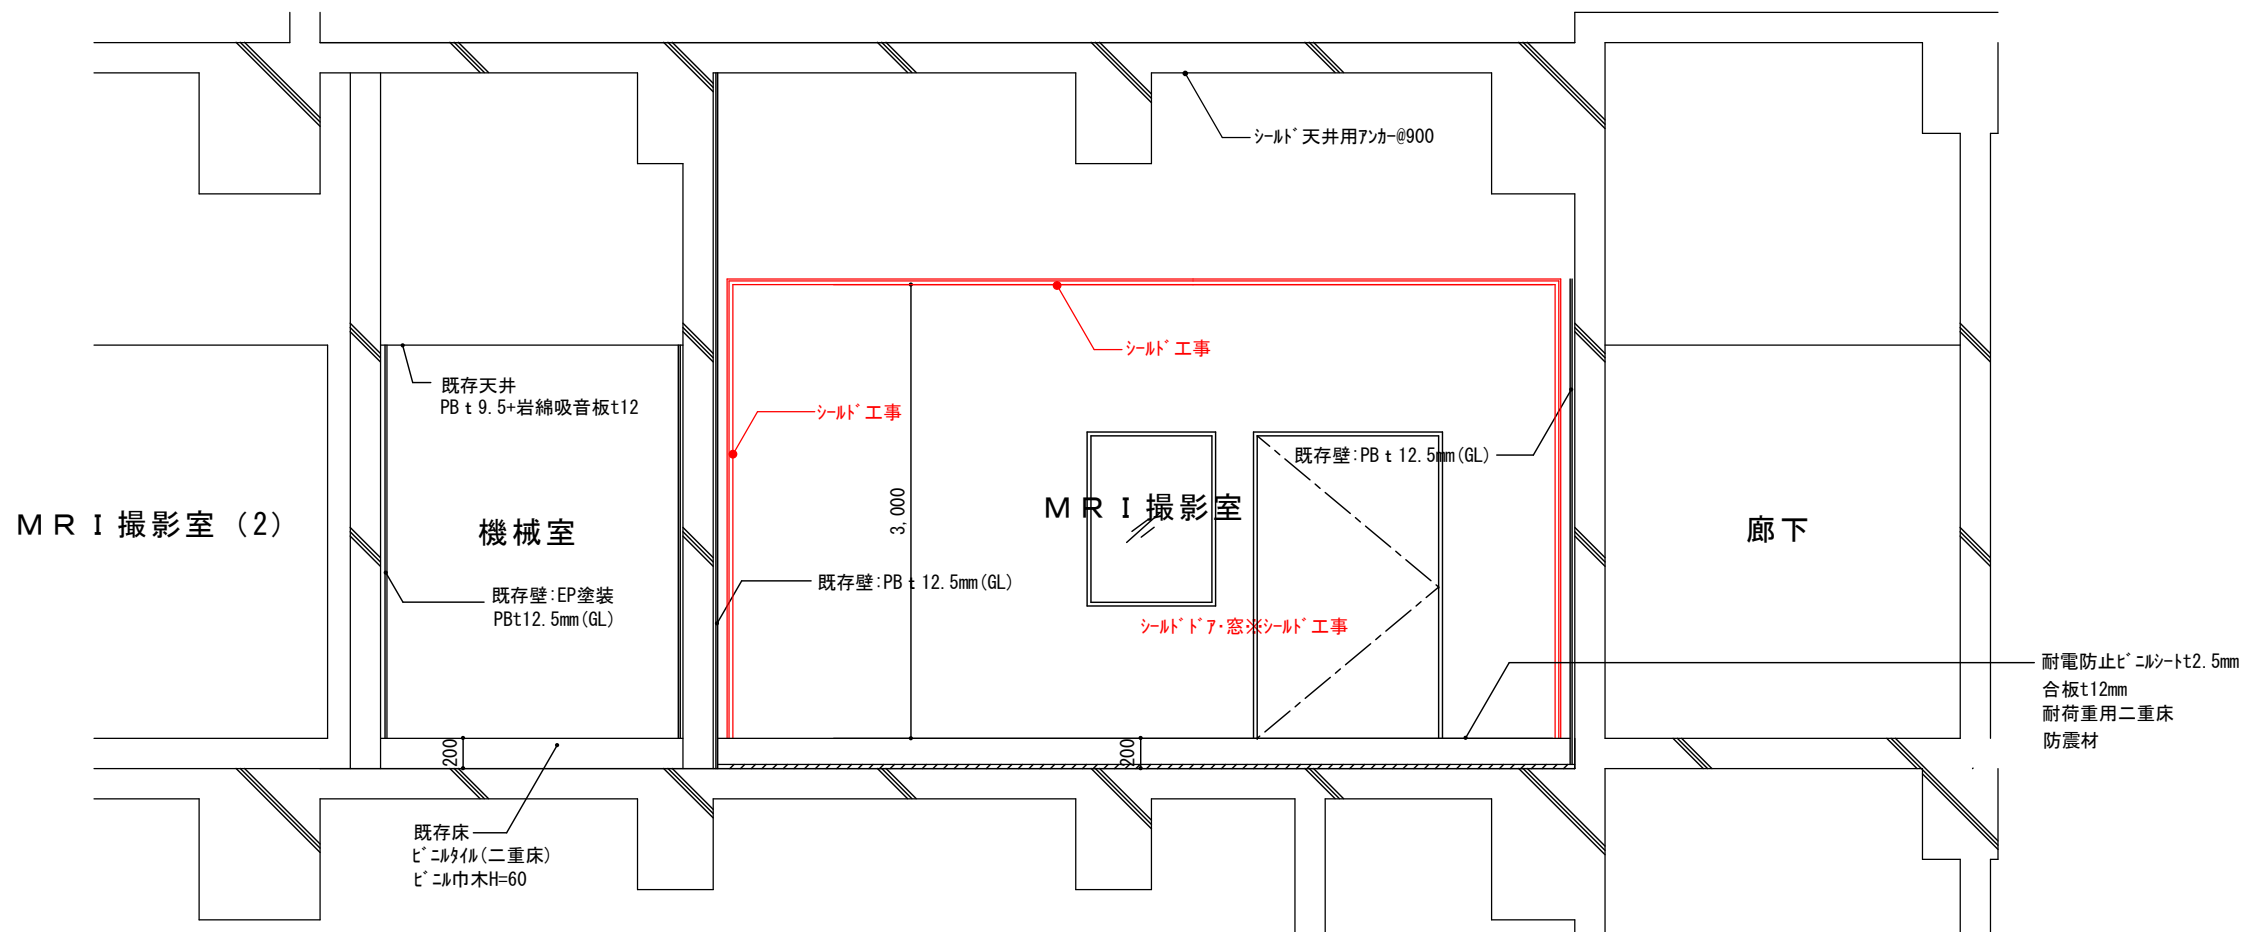

断面図②

附記		承認	作成	名称	図面名	縮尺	年月日	NO
				山梨県立中央病院MRI増設工事	断面図	1/50		A-5

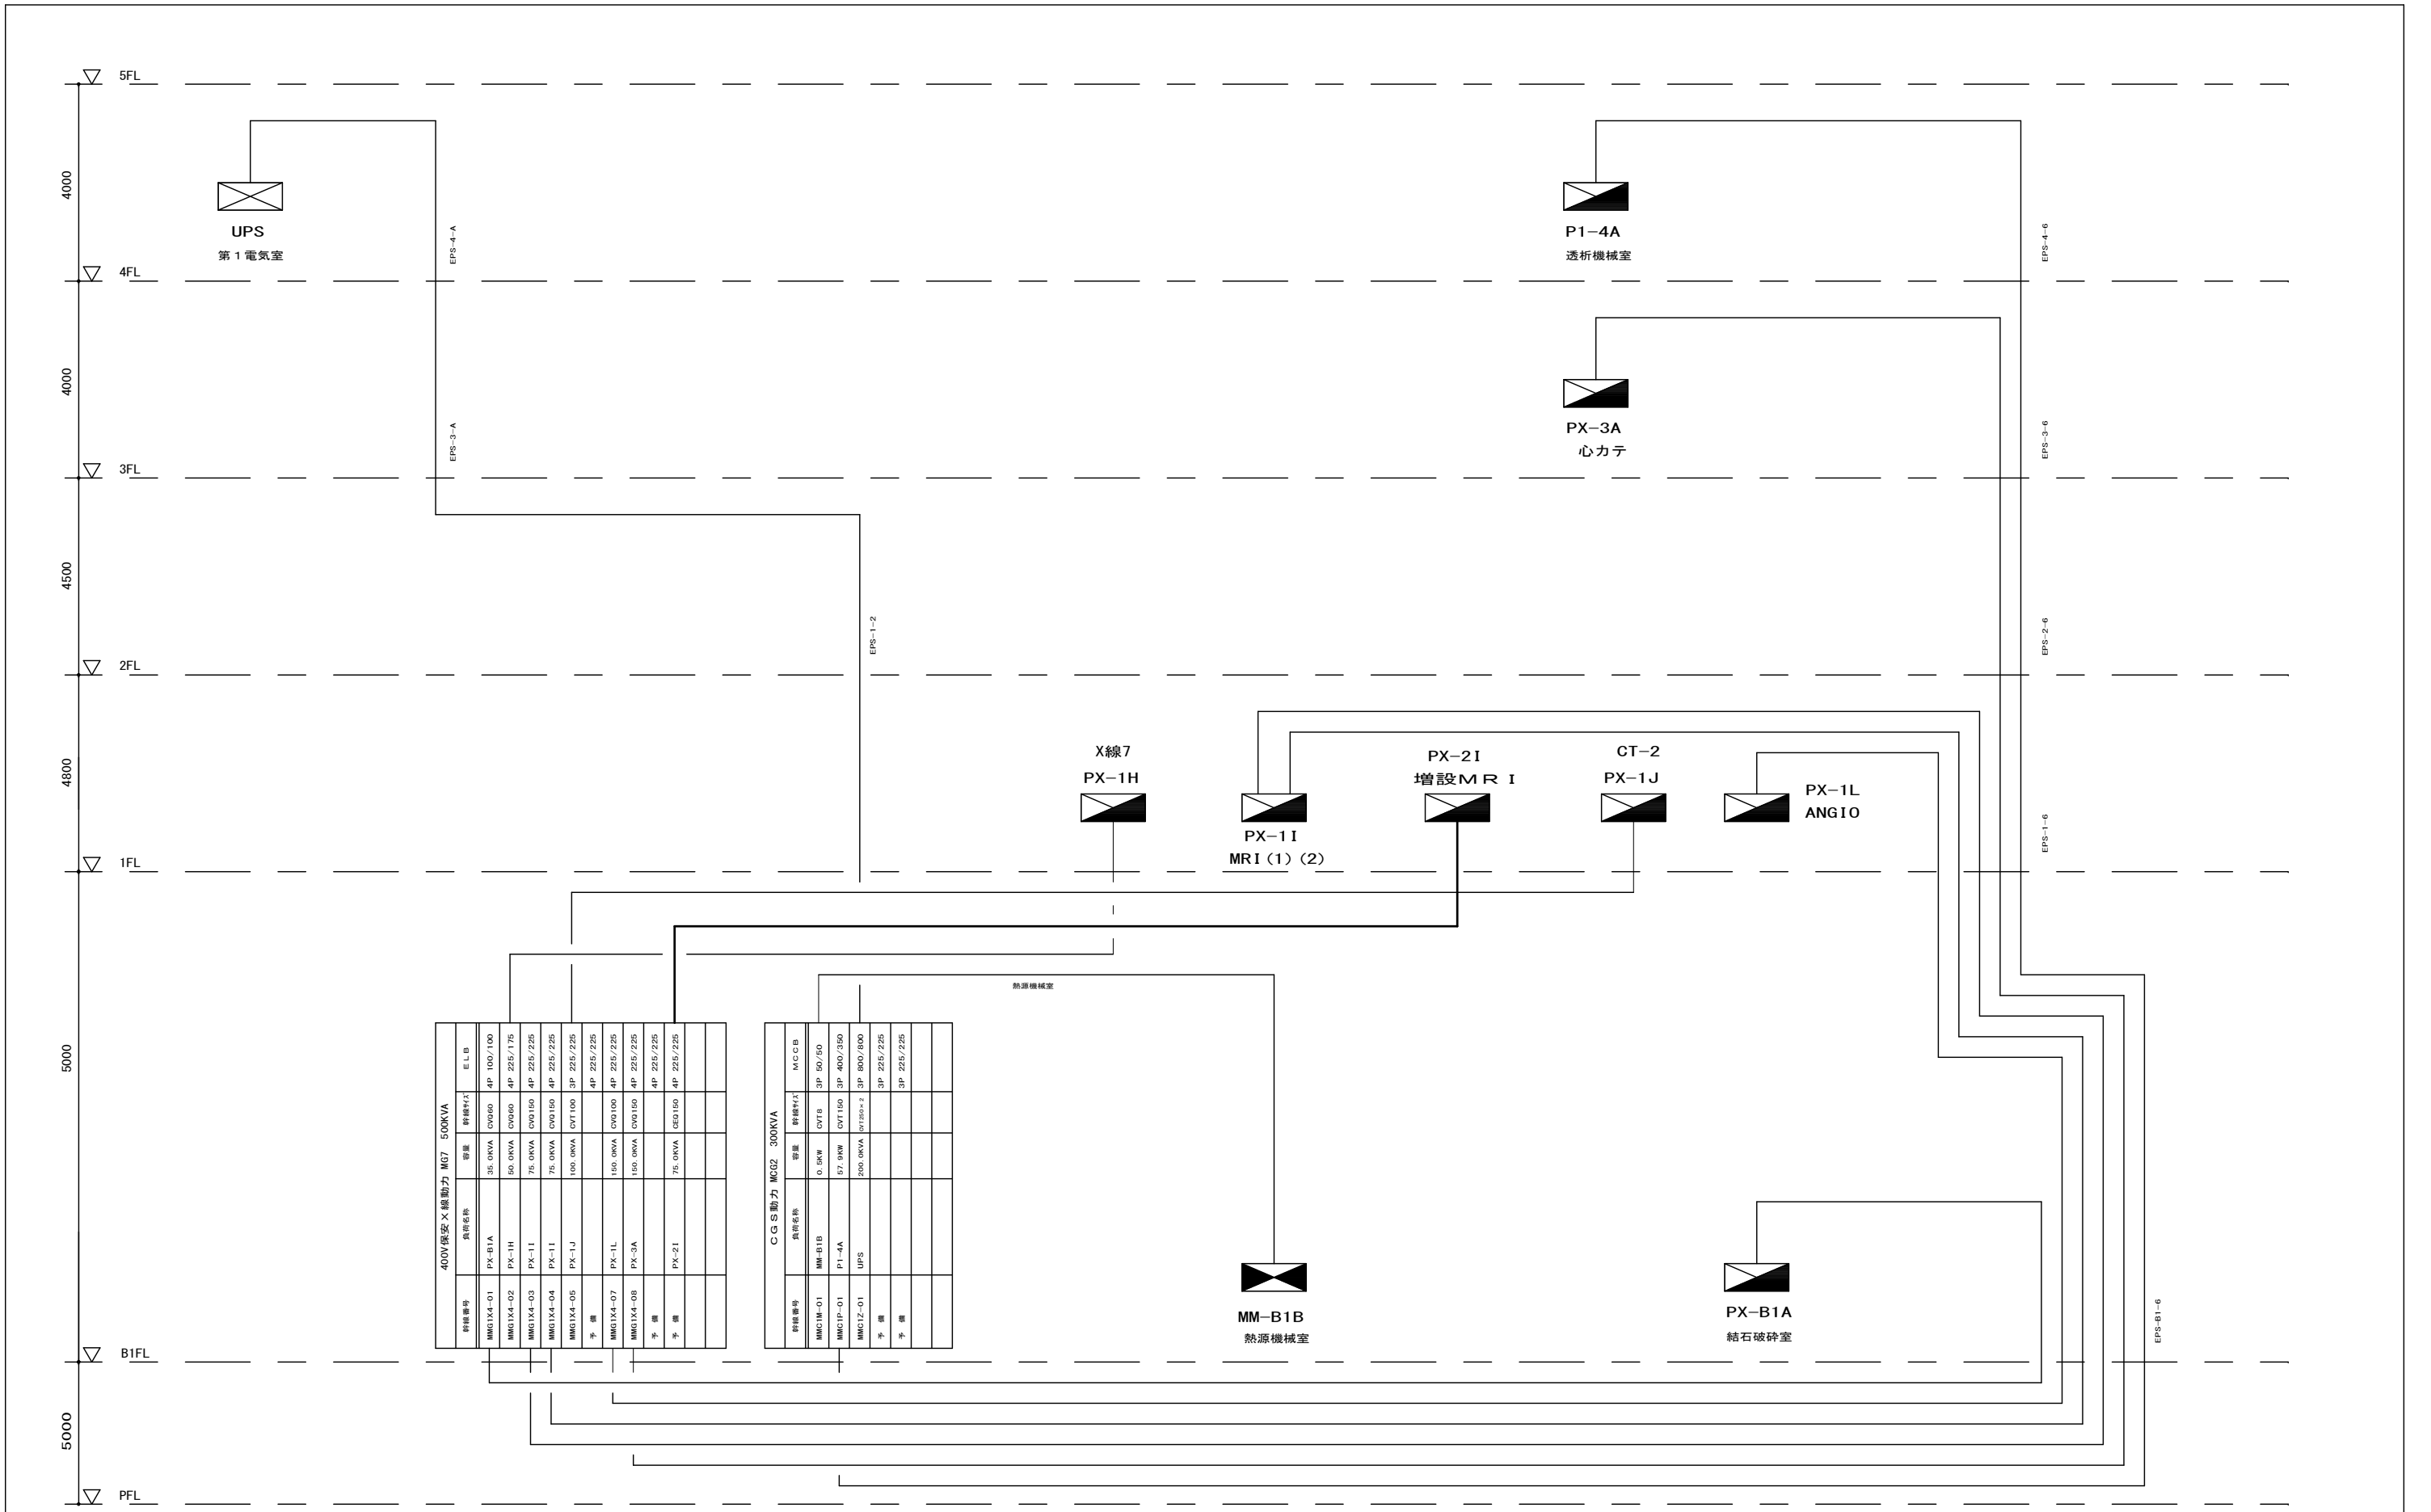


400V保安X線動力 MG7 500KVA


新機番号	負荷名称	容量	新機形式	ELB
MMG1X4-01	PX-B1A	35.0KVA	CV060	4P 100/100
MMG1X4-02	PX-1H	50.0KVA	CV060	4P 225/175
MMG1X4-03	PX-1I	75.0KVA	CV060	4P 225/225
MMG1X4-04	PX-1I	75.0KVA	CV0150	4P 225/225
MMG1X4-05	PX-1J	100.0KVA	CVT100	3P 225/225
予備				4P 225/225
MMG1X4-07	PX-1L	150.0KVA	CV0100	4P 225/225
MMG1X4-08	PX-3A	150.0KVA	CV0150	4P 225/225
予備				4P 225/225
予備				4P 225/225

CGS動力 MCG2 300KVA

新機番号	負荷名称	容量	新機形式	MCCB
MMG1E-01	MM-B1B	0.0KW	CVTE	3P 50/50
MMG1P-01	P1-4A	57.0KW	CVT150	3P 400/350
MMG1Z-01	UPS	200.0KVA	CV200x2	3P 800/800
予備				3P 225/225
予備				3P 225/225




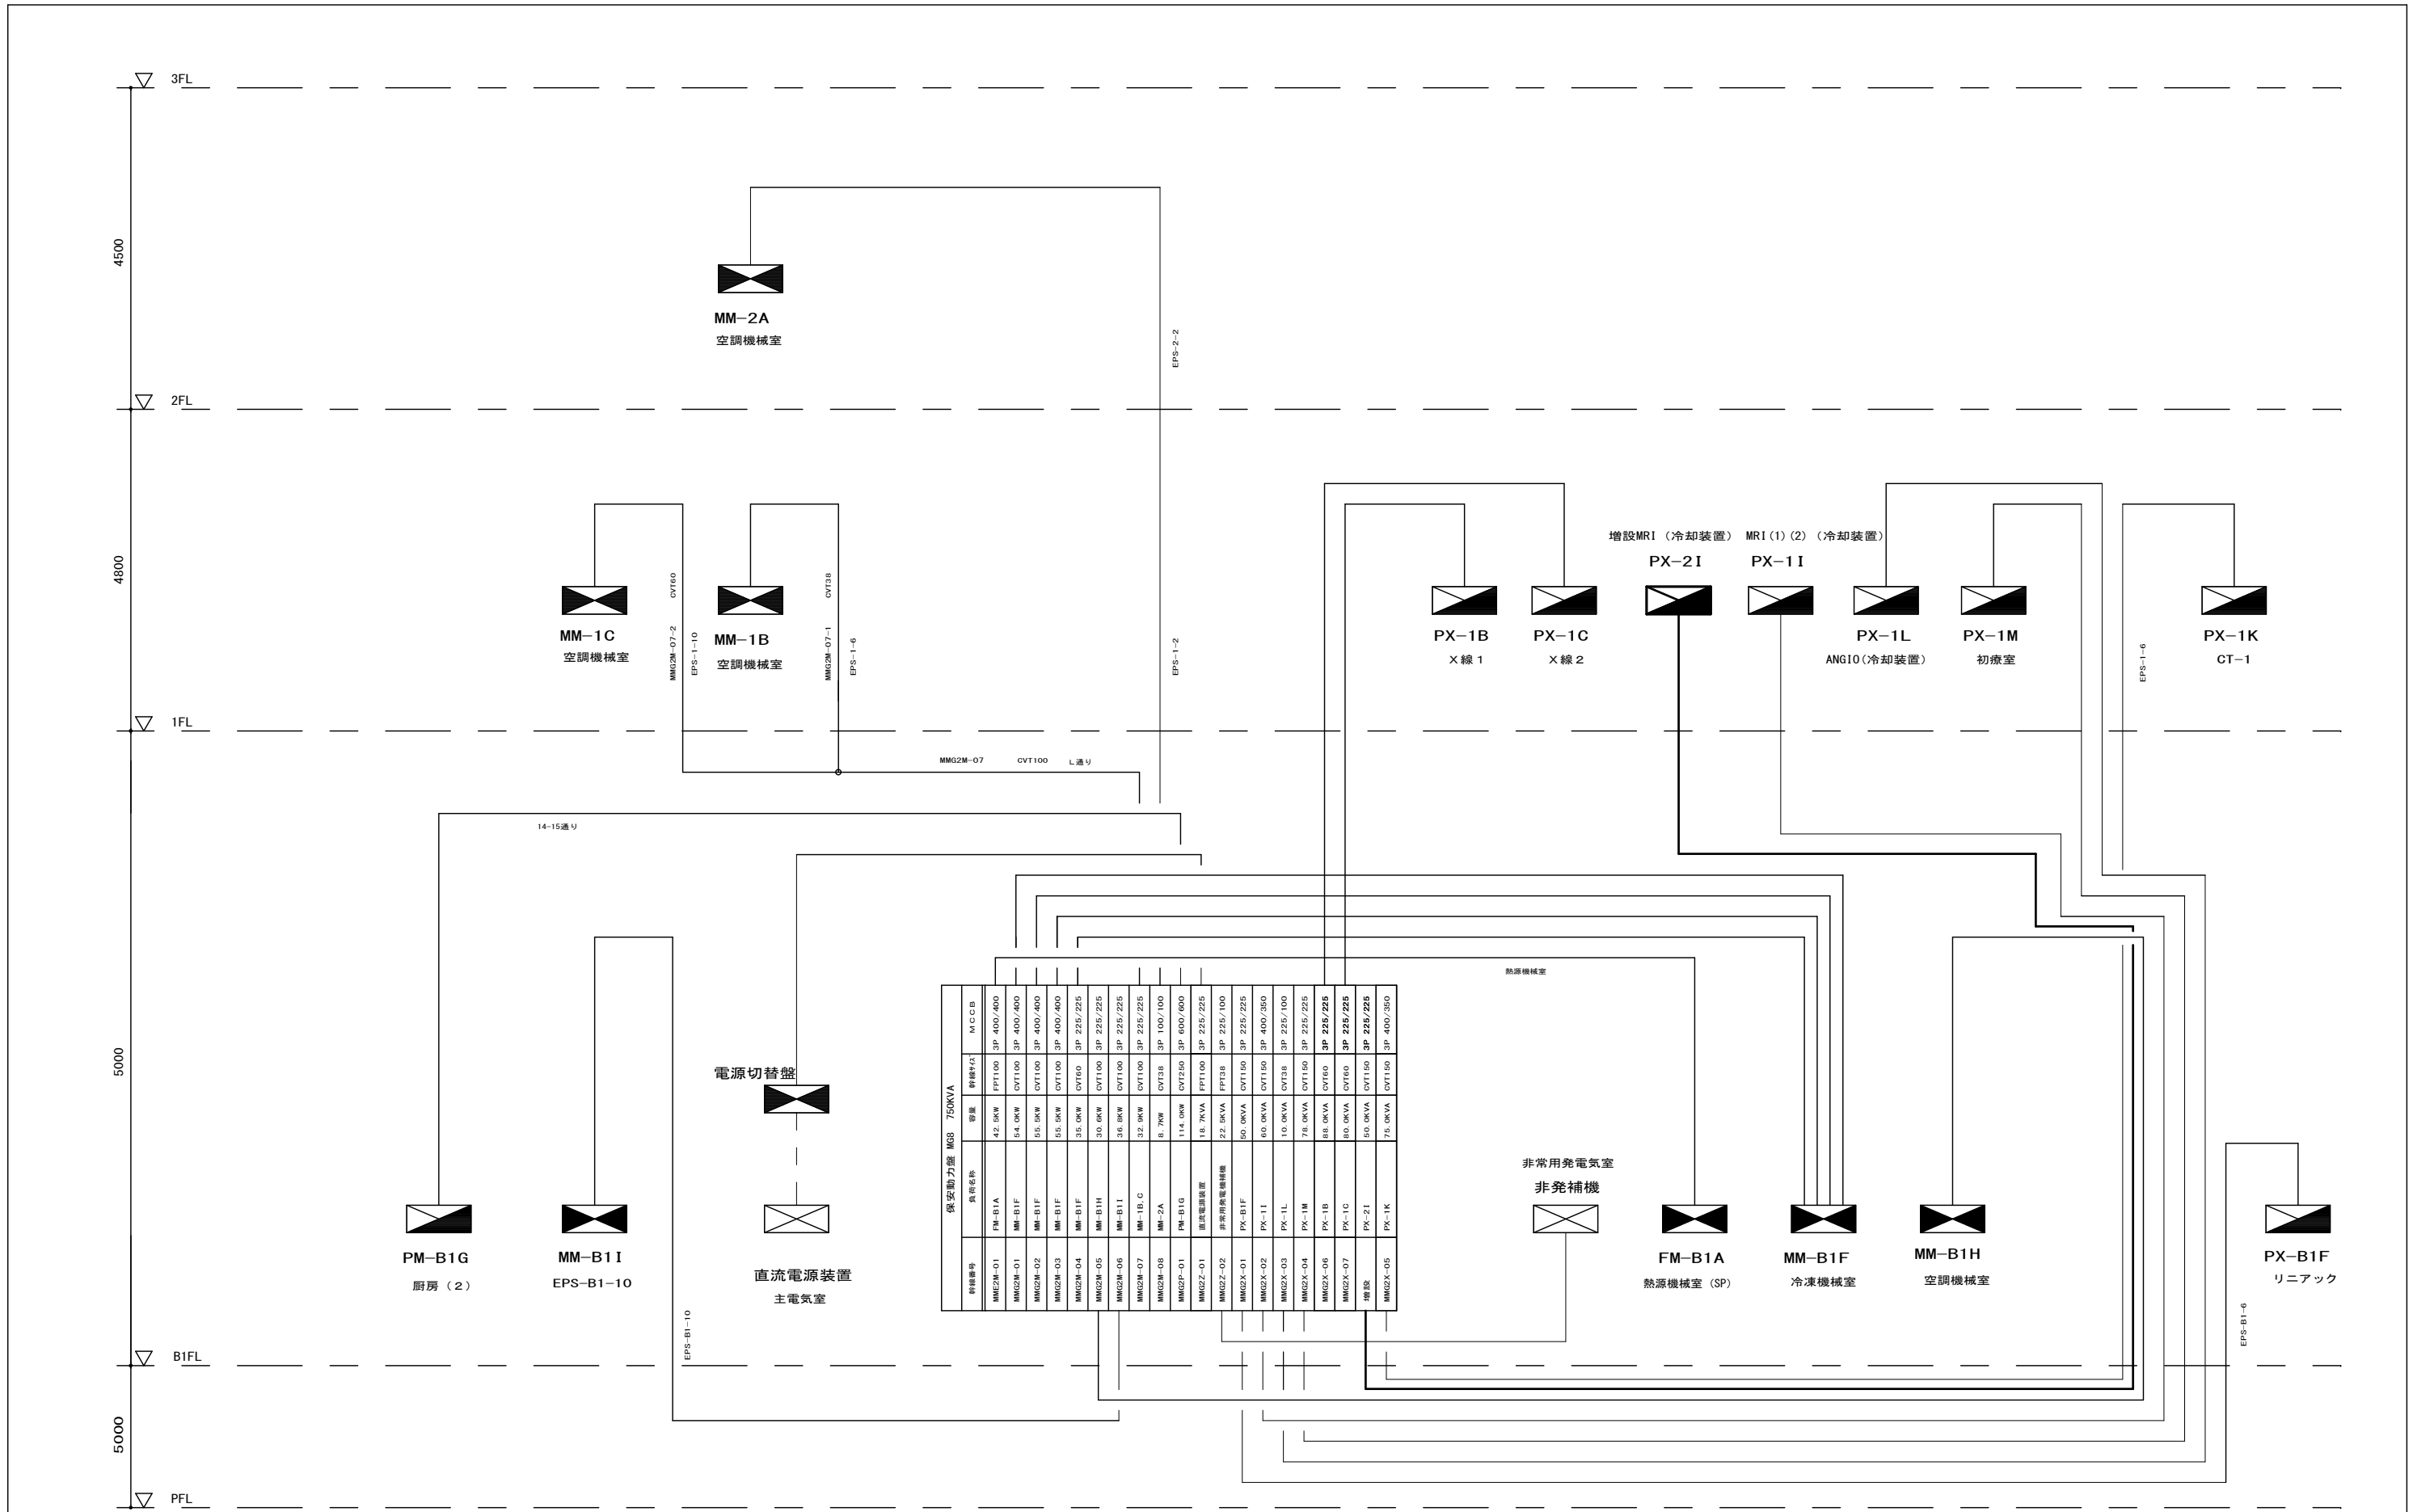


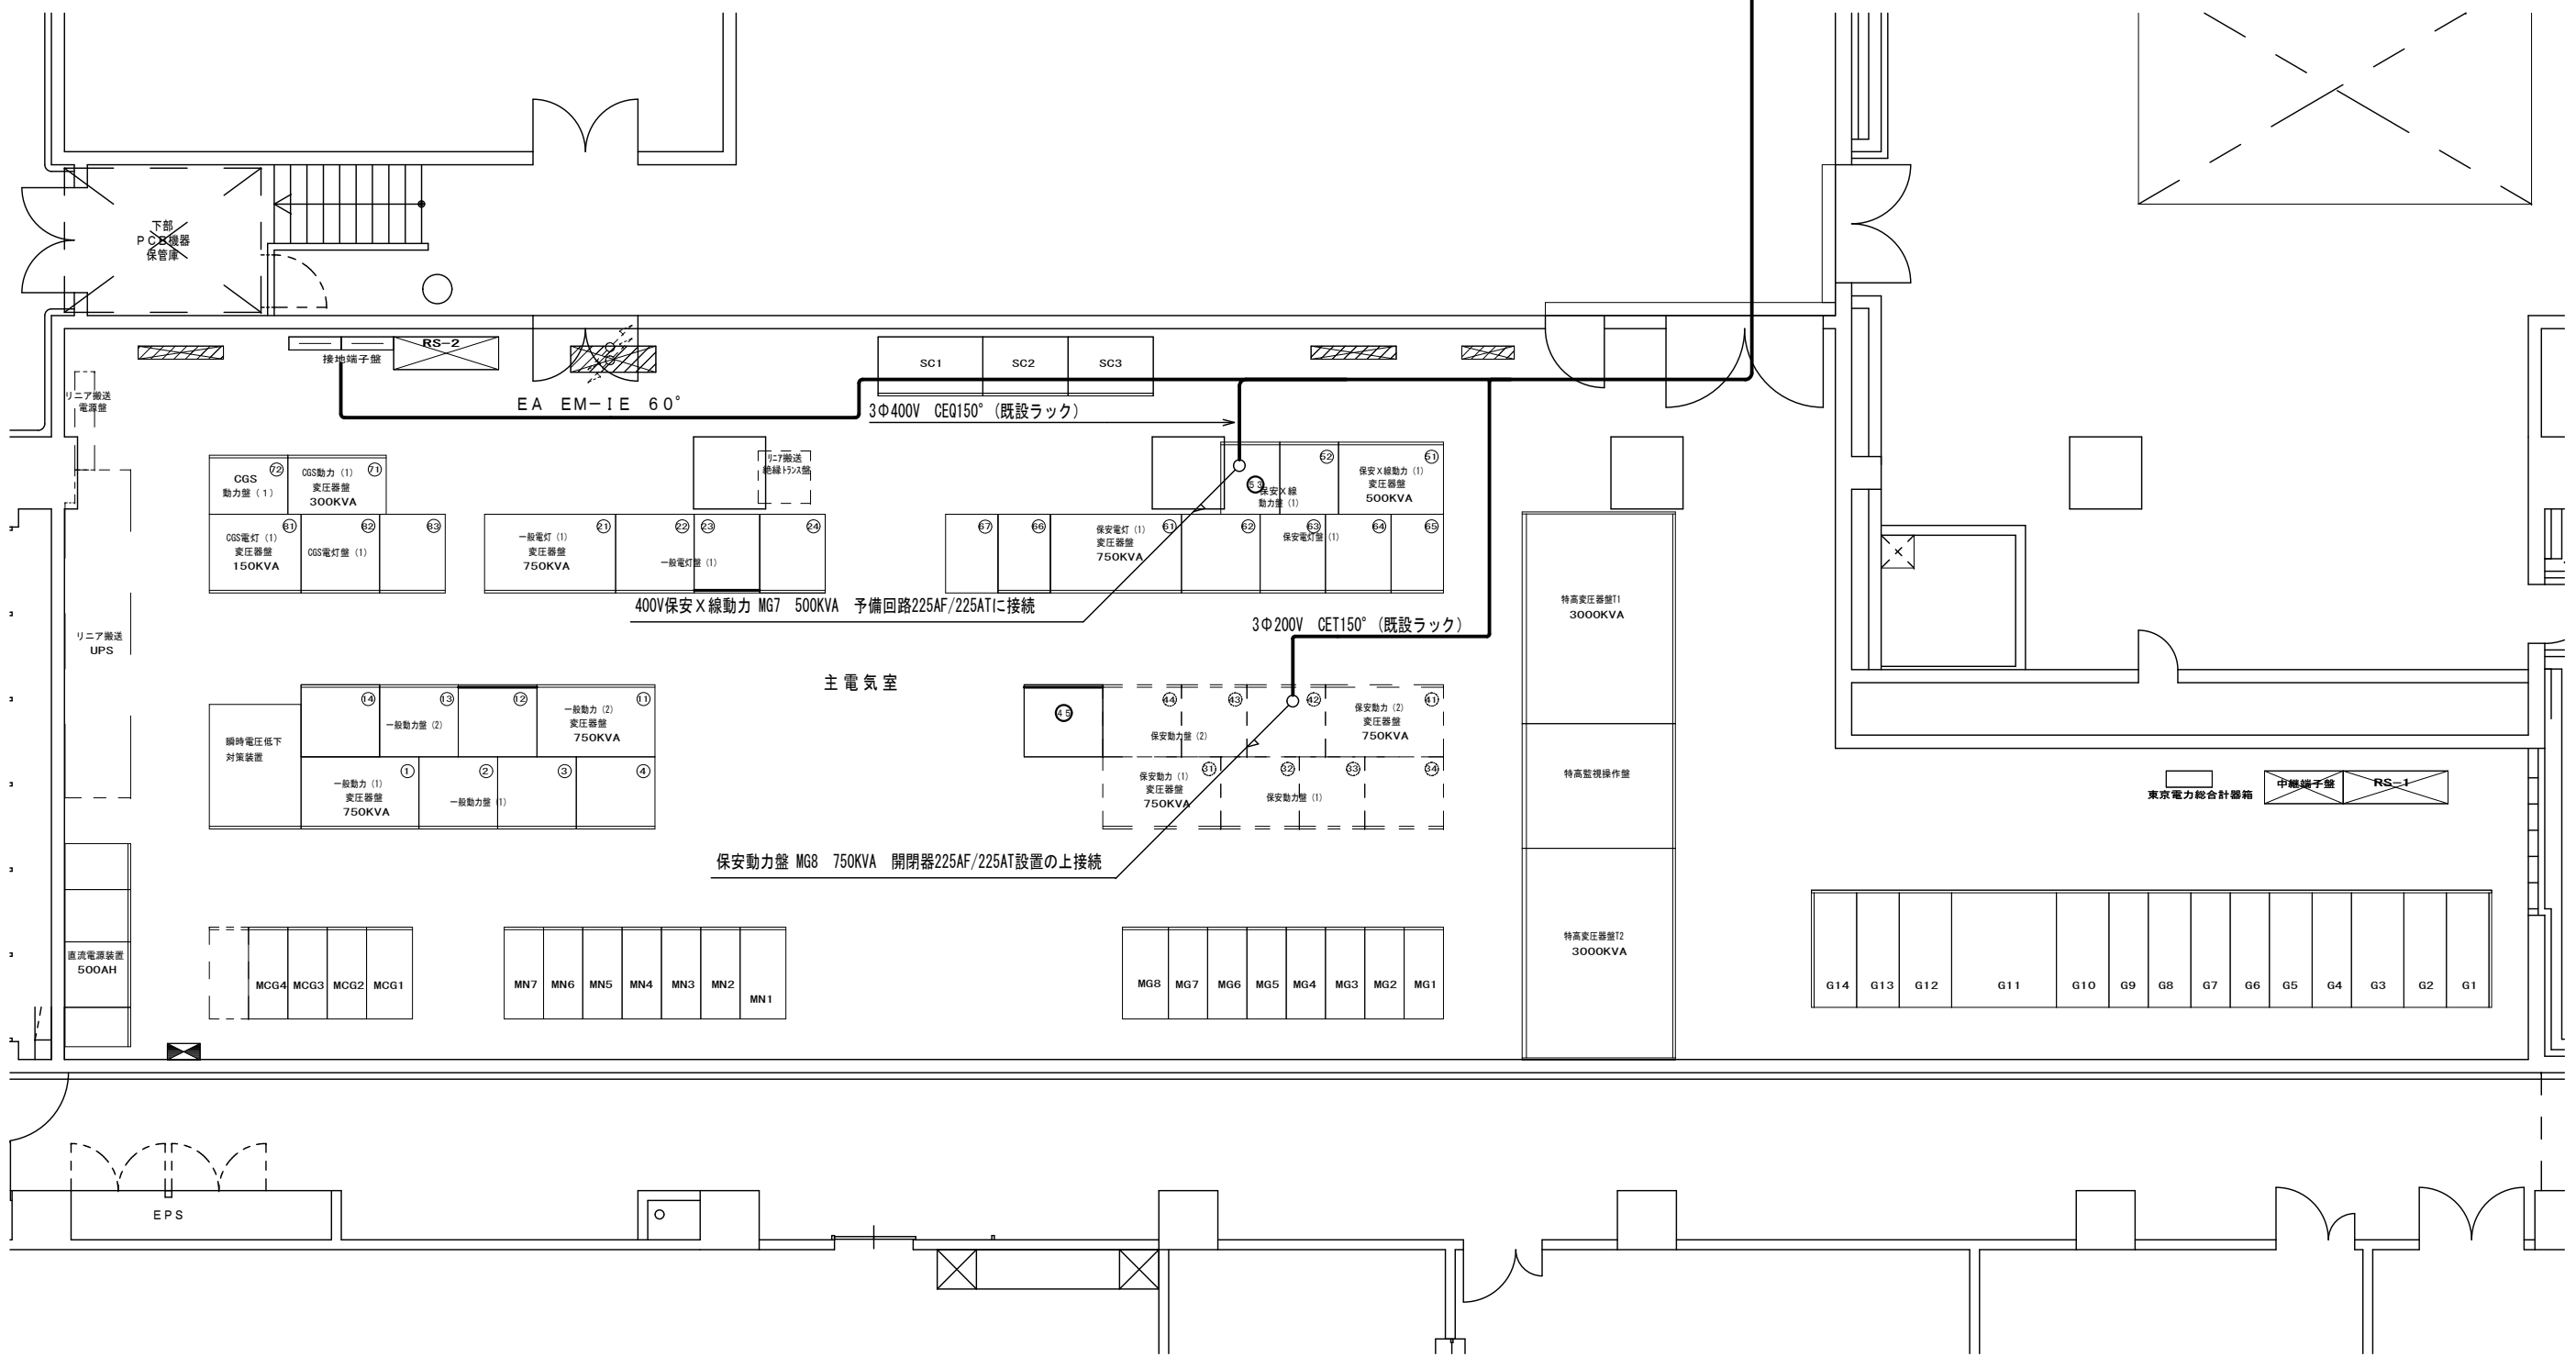

主電気室

番号	名称	備考
①②	一般動力MN7MCCB盤-1	
②③	一般電灯MN5MCCB盤-2	
④⑤	防災保安動力MG8MCCB盤-4	
⑥⑦	保安電灯MG5MCCB盤-5	
Ⓐ	電灯分岐盤	
Ⓑ	動力分岐盤	

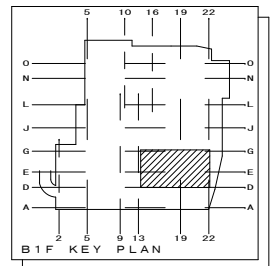


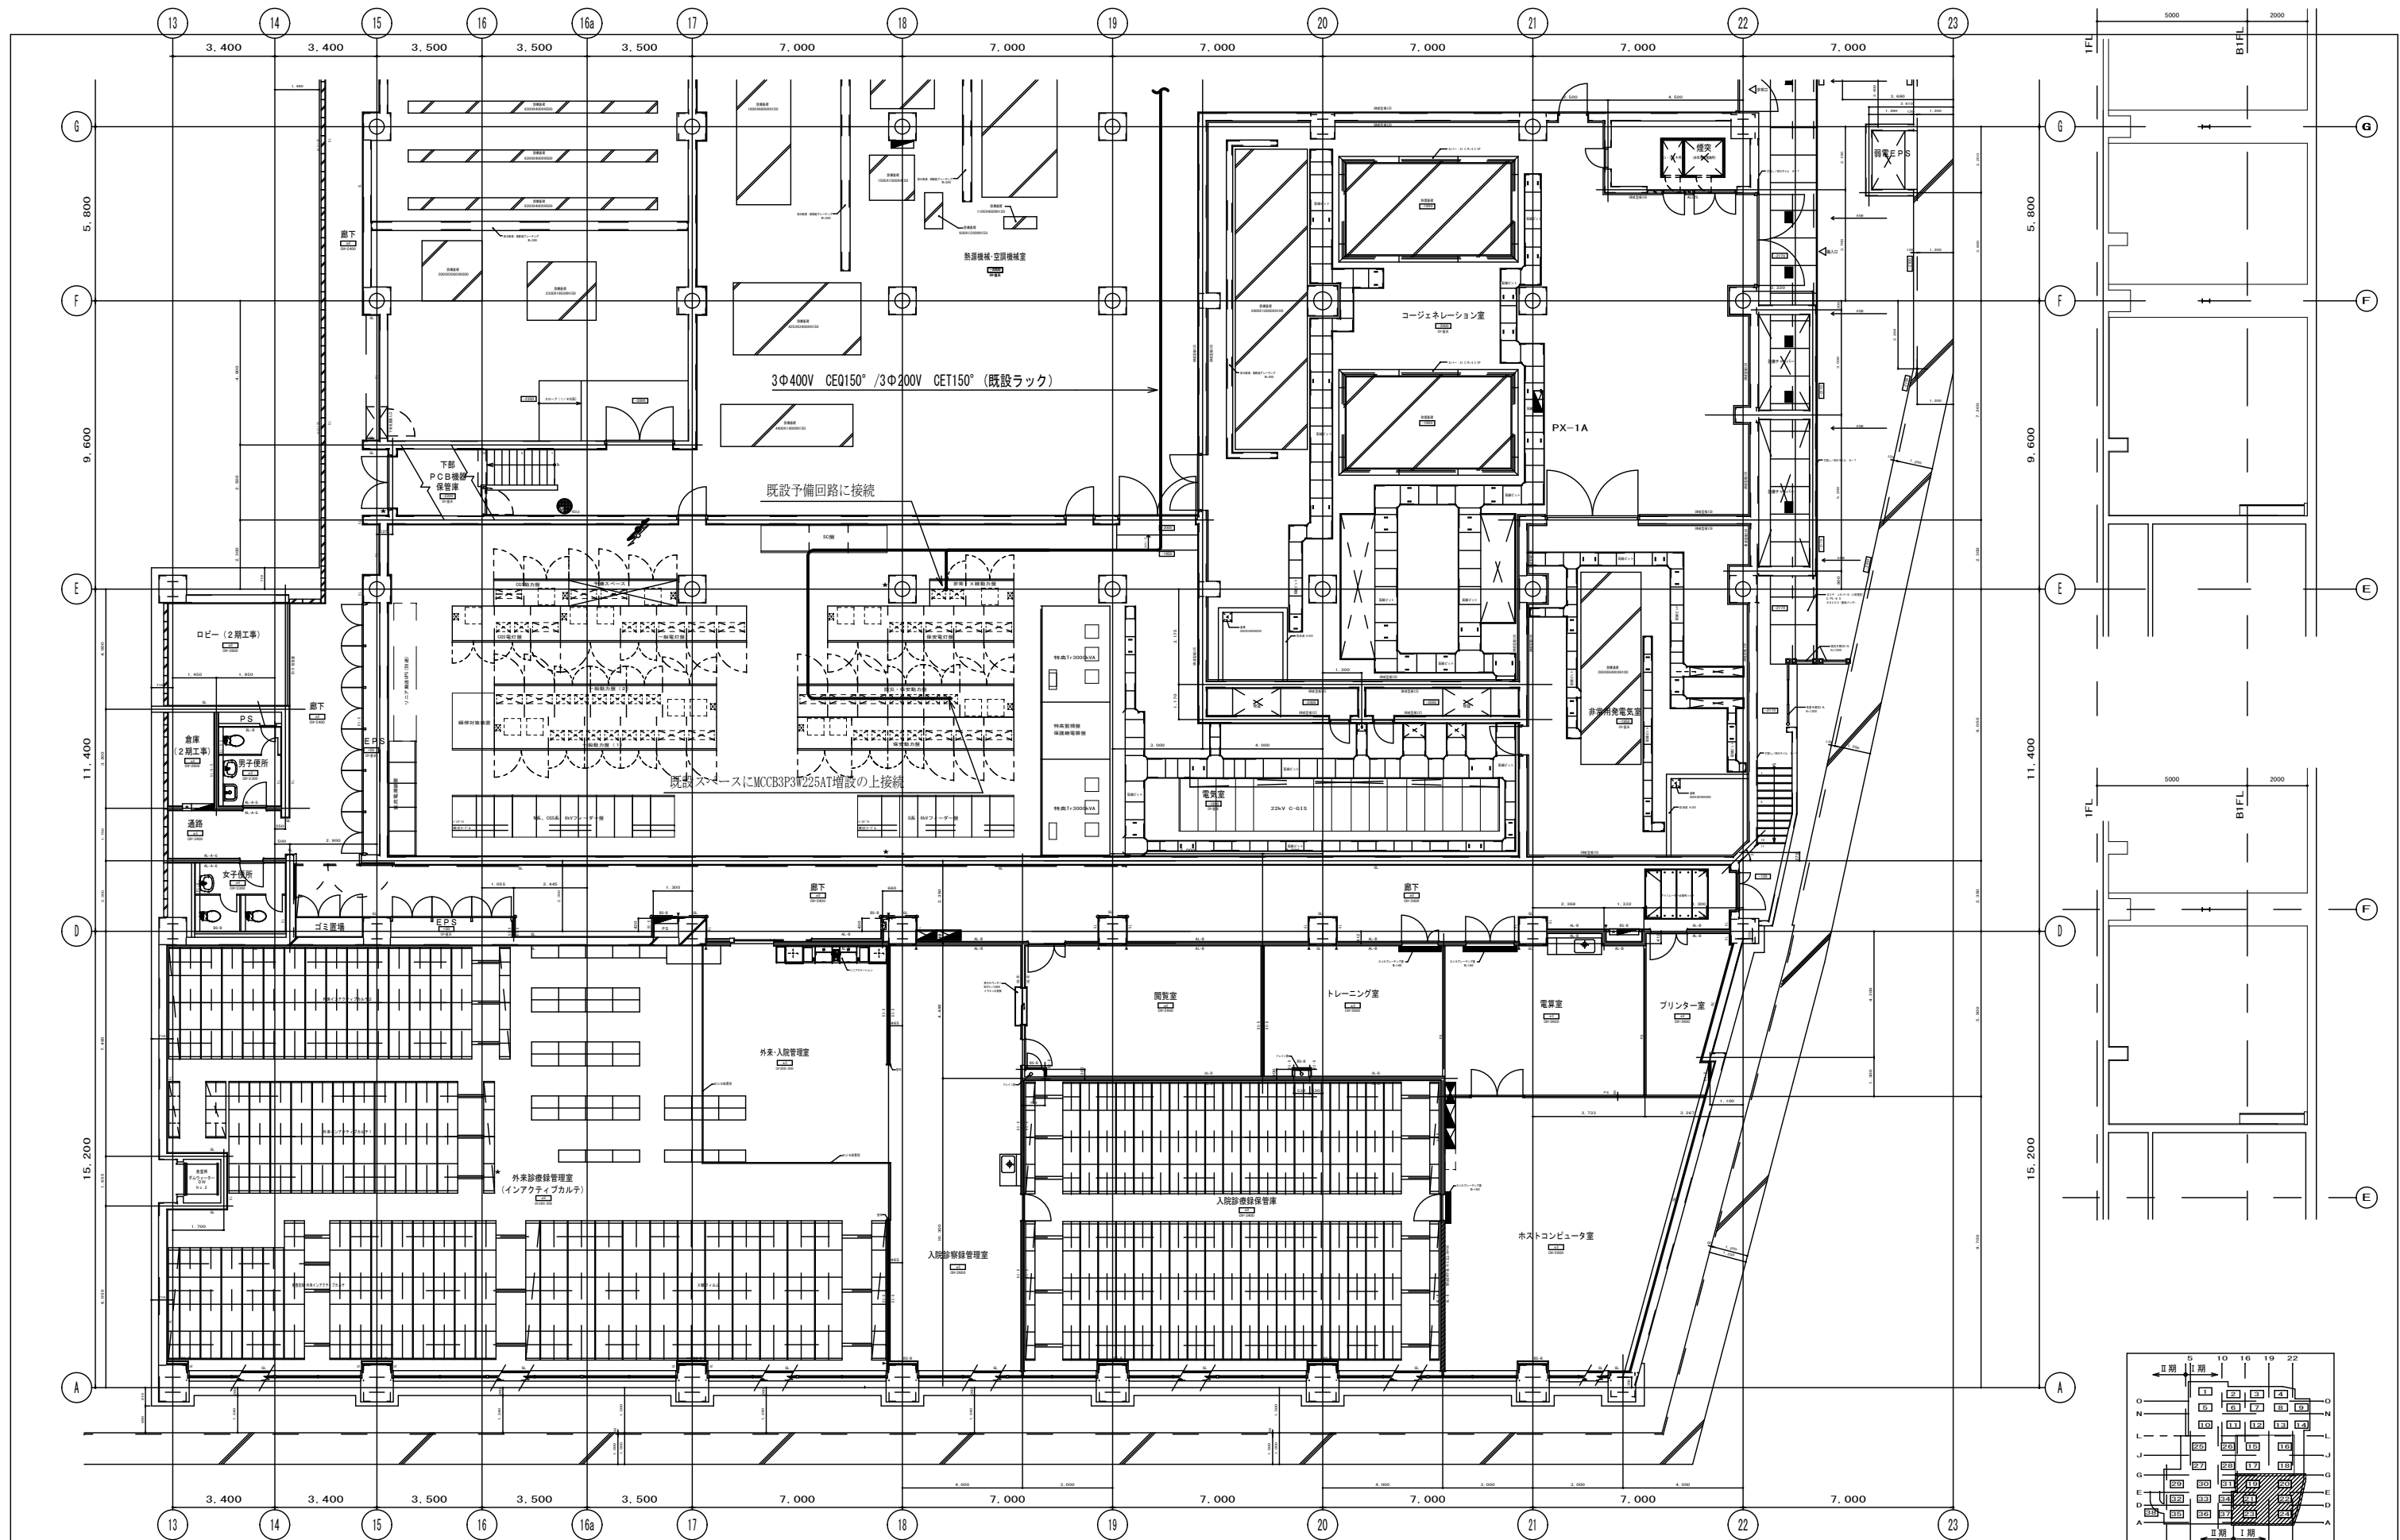


附記	


承認	作成	名称
		山梨県立中央病院MRI増設工事

図面名	縮尺	年月日	NO
B1F 幹線設備図 - 1	1/200(A-3)		E-4


縮尺	年月日	NO
1/200(A-3)		E-4

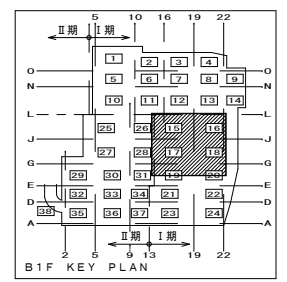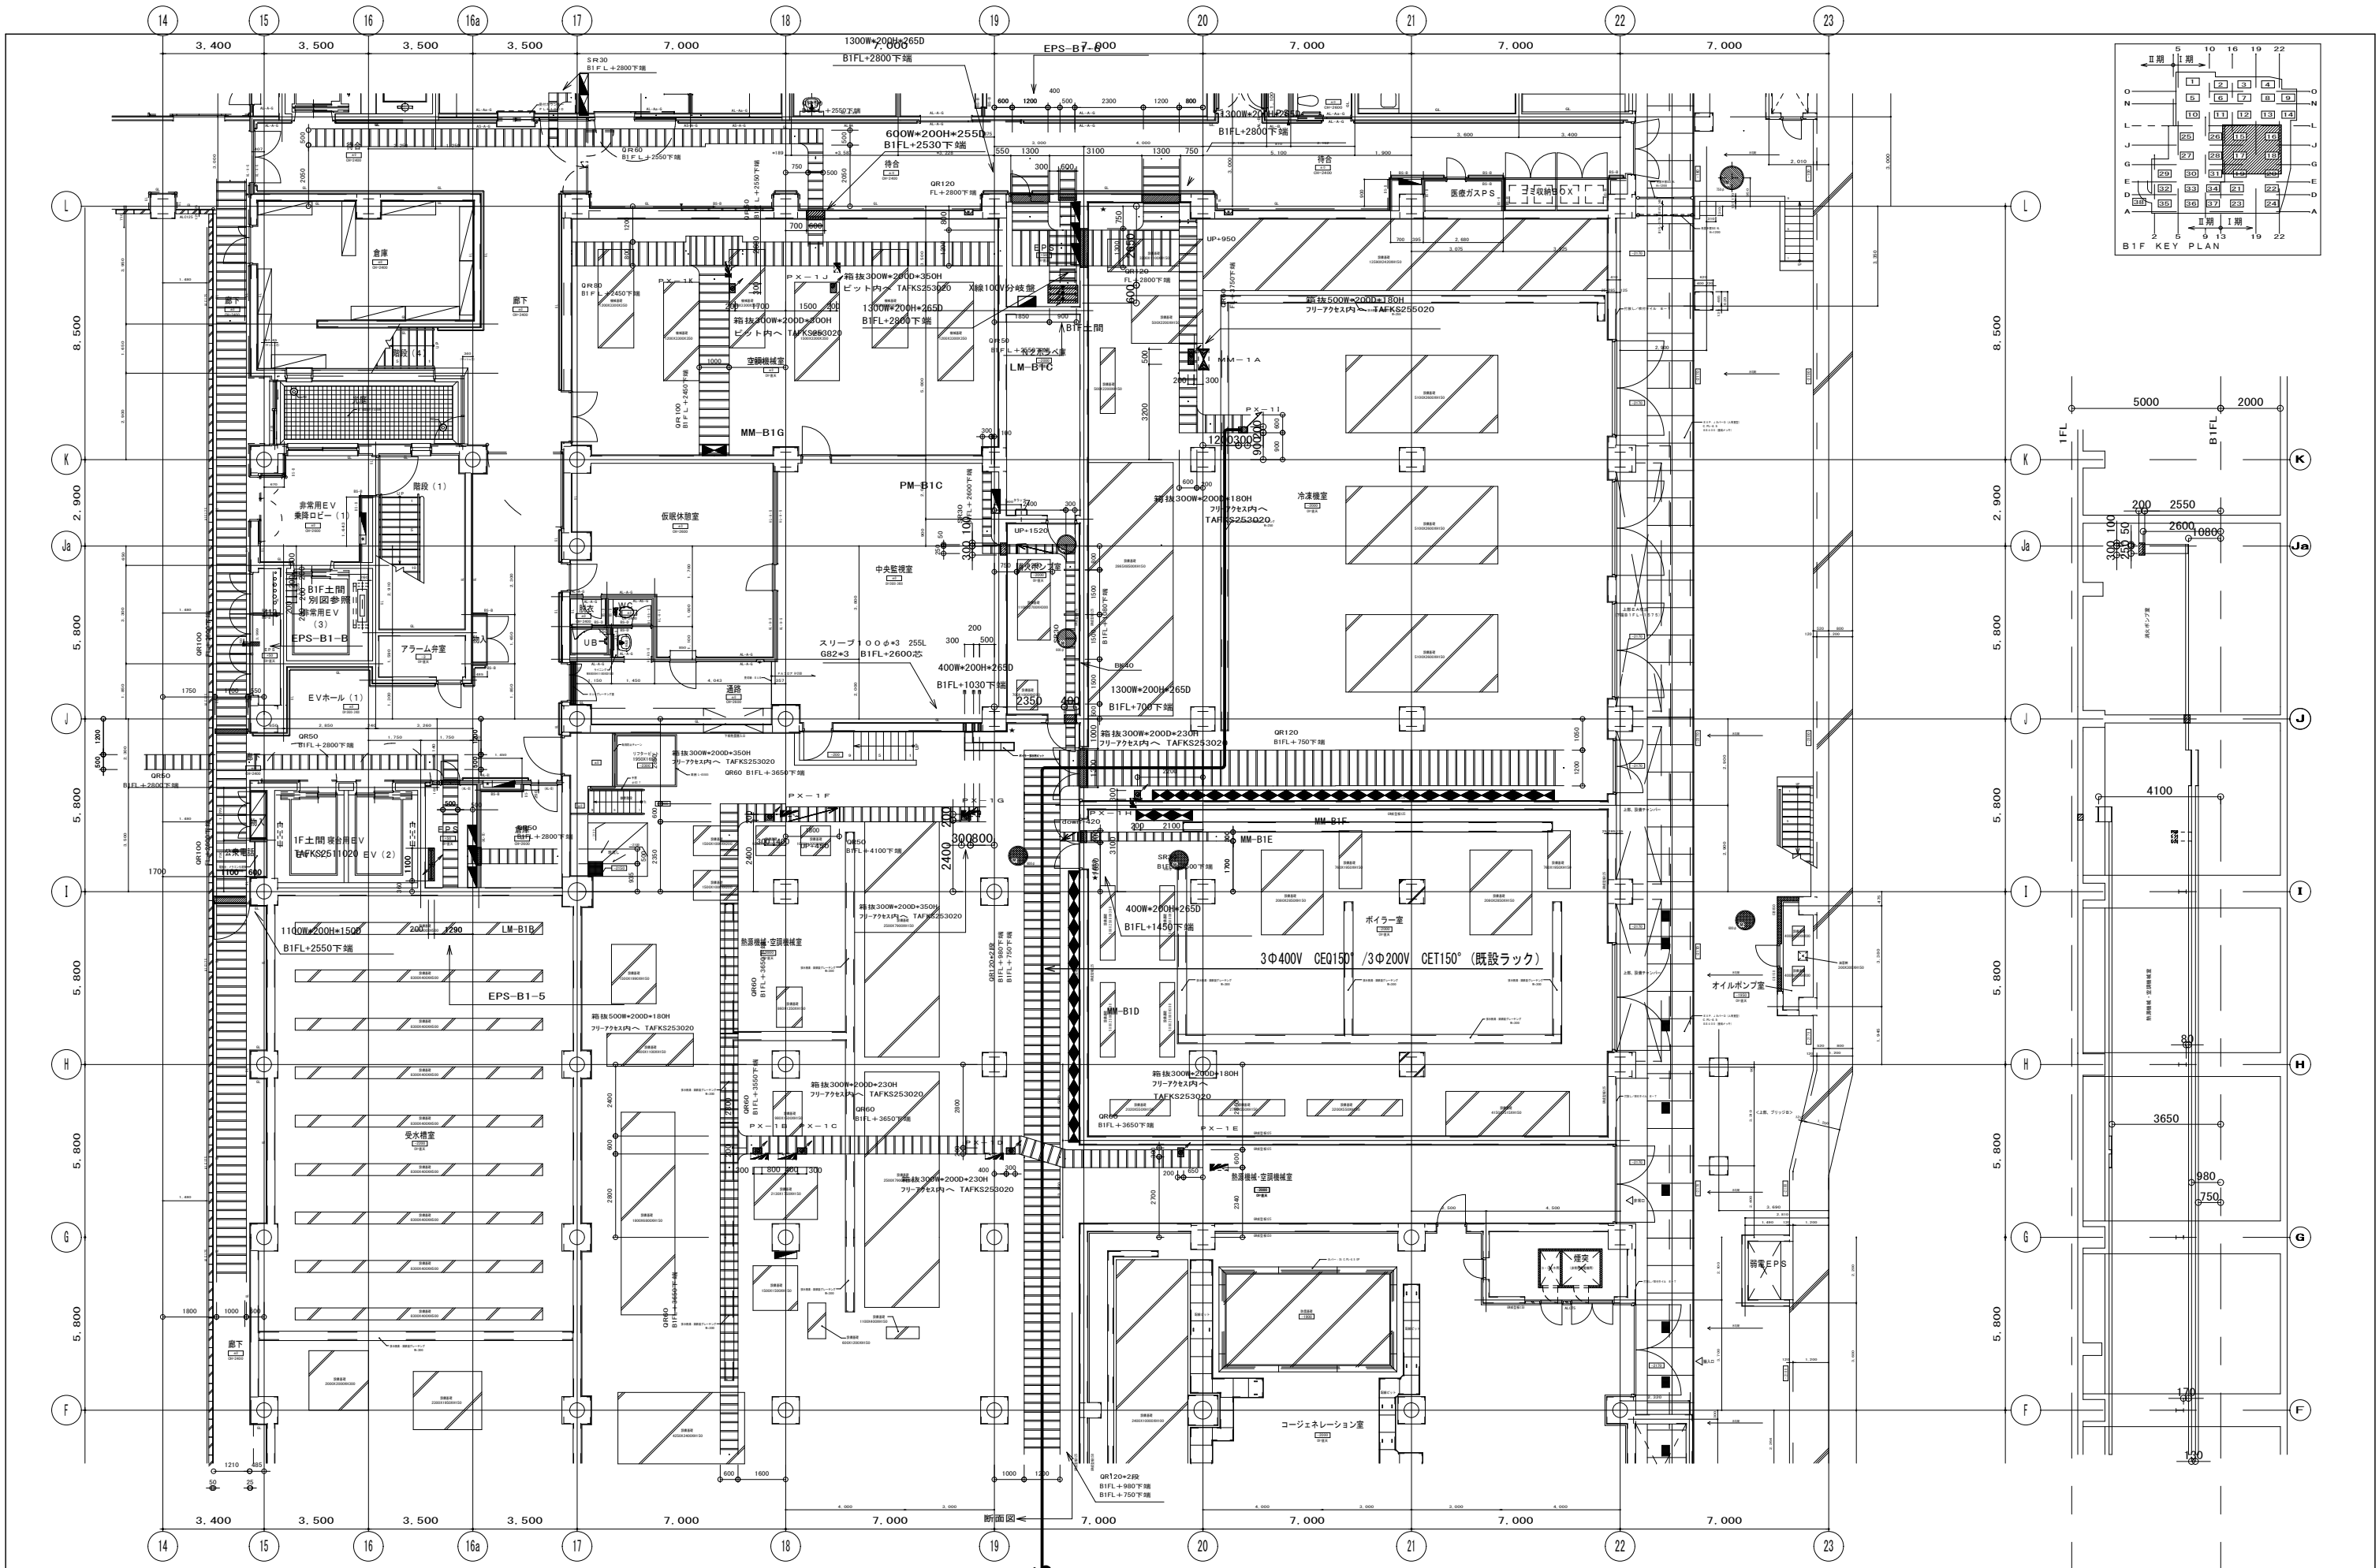


附記 承認 作成 名称 山梨県立中央病院MRI増設工事	図面名 B1F 幹線設備図 - 2	縮尺	年月日	NO
		1/200(A-3)		E-5

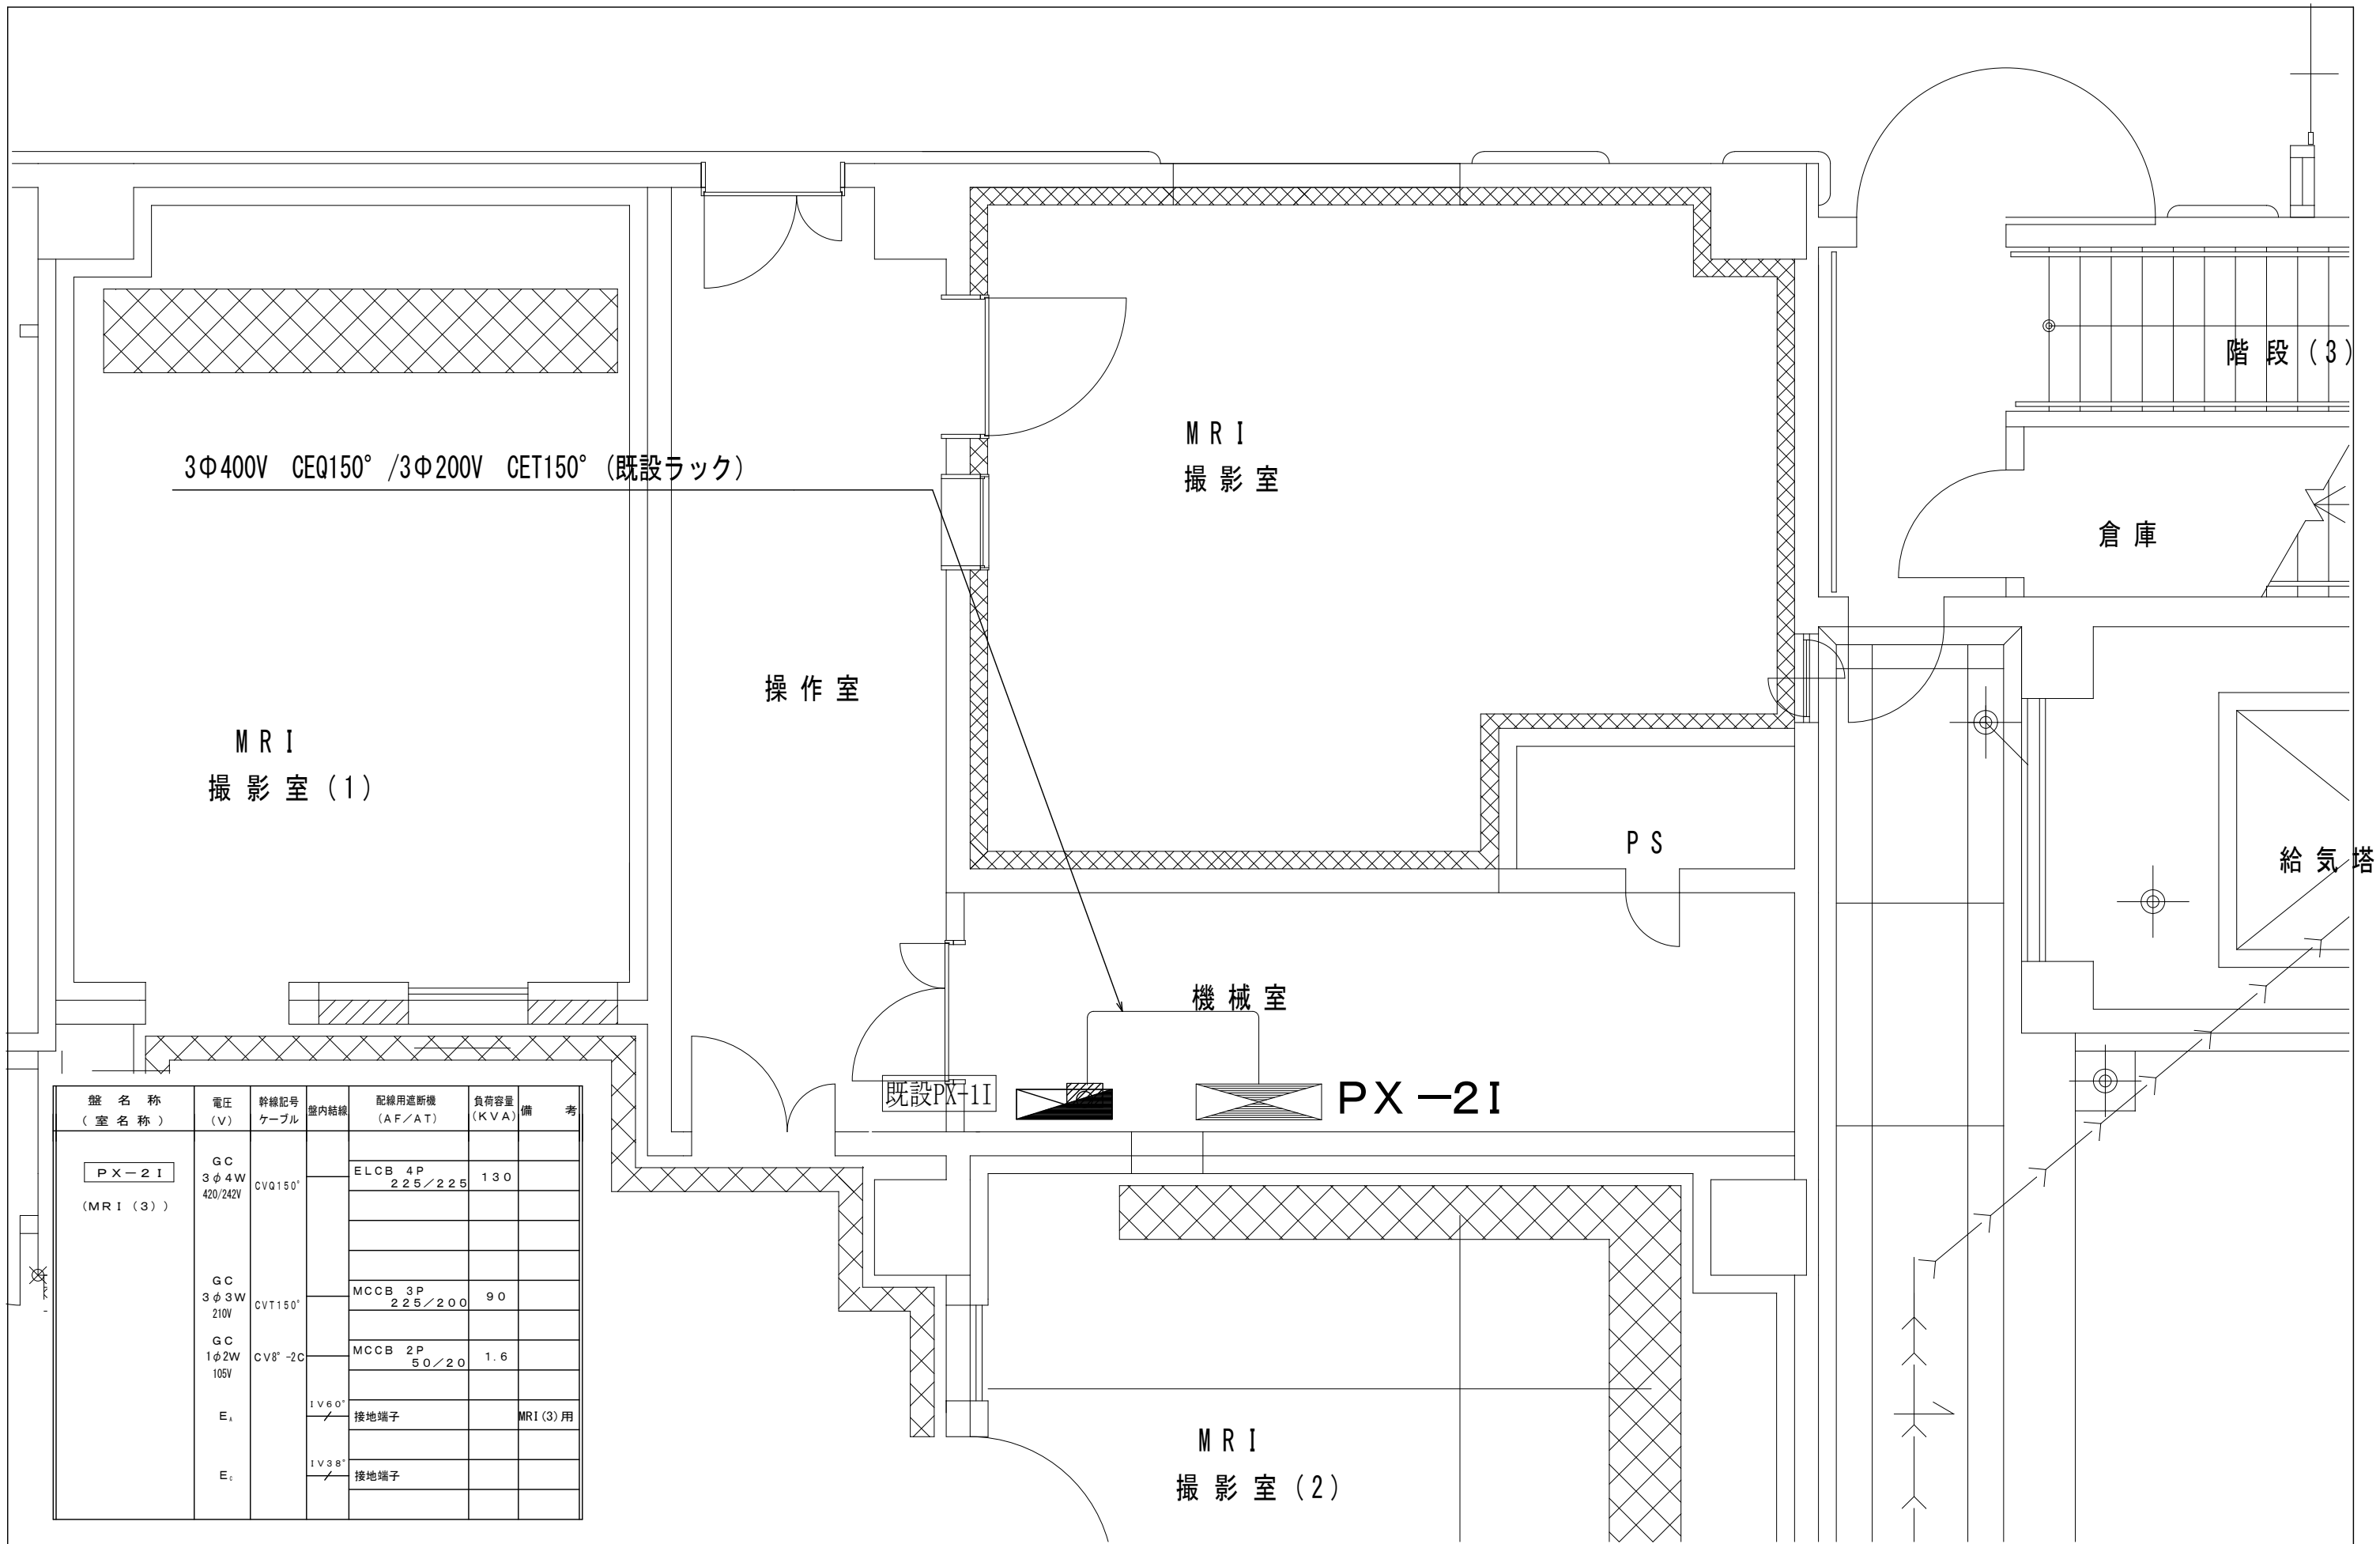


盤名称 (室名称)	電圧 (V)	幹線記号 ケーブル	盤内結線	配線用遮断機 (AF/AT)	負荷容量 (KVA)	備 考
PX-2I (MRI(3))	GC 3φ4W 420/242V	CVQ150°		ELCB 4P 225/225	130	
	GC 3φ3W 210V	CVT150°		MCCB 3P 225/200	90	
	GC 1φ2W 105V	CV8°-2C		MCCB 2P 50/20	1.6	
	E <sub>1</sub>		IV60° 接地端子			MRI(3)用
	E <sub>2</sub>		IV38° 接地端子			

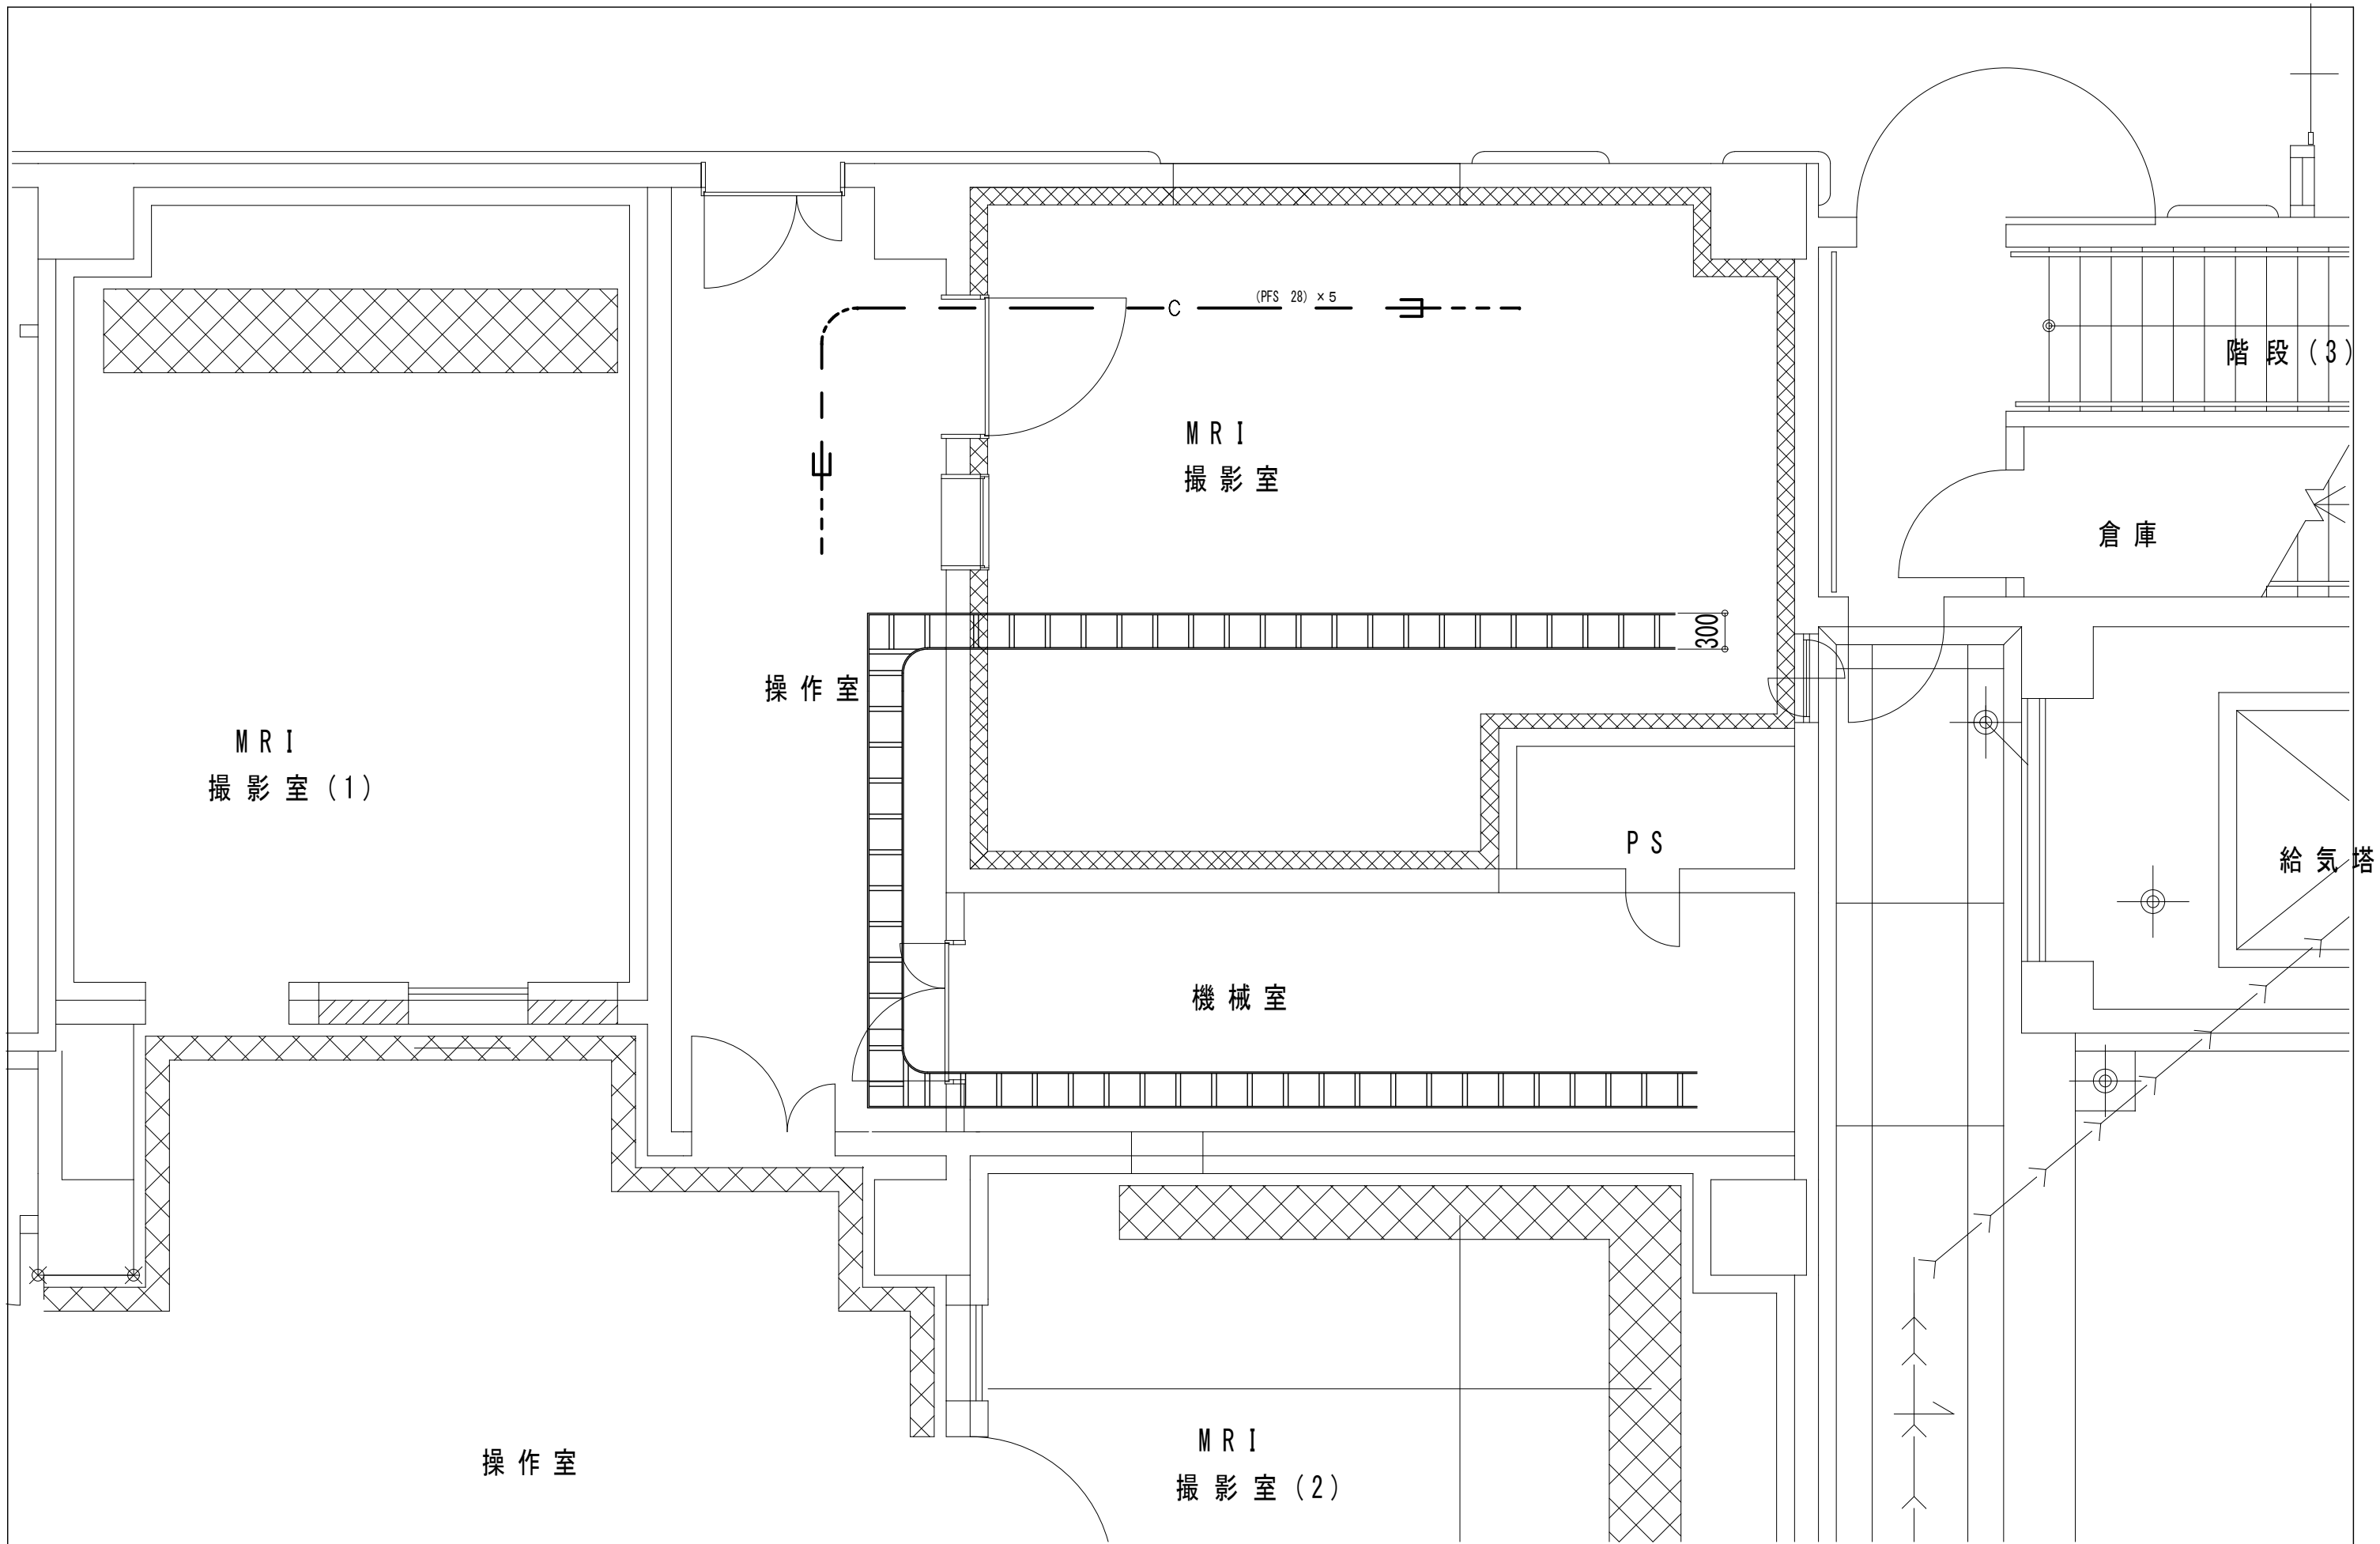

附記	承認	作成	名称	図面名	縮尺	年月日	NO
			山梨県立中央病院MRI増設工事	ケーブルラック敷設他先行配管図	1/50 (A-3)		E-7

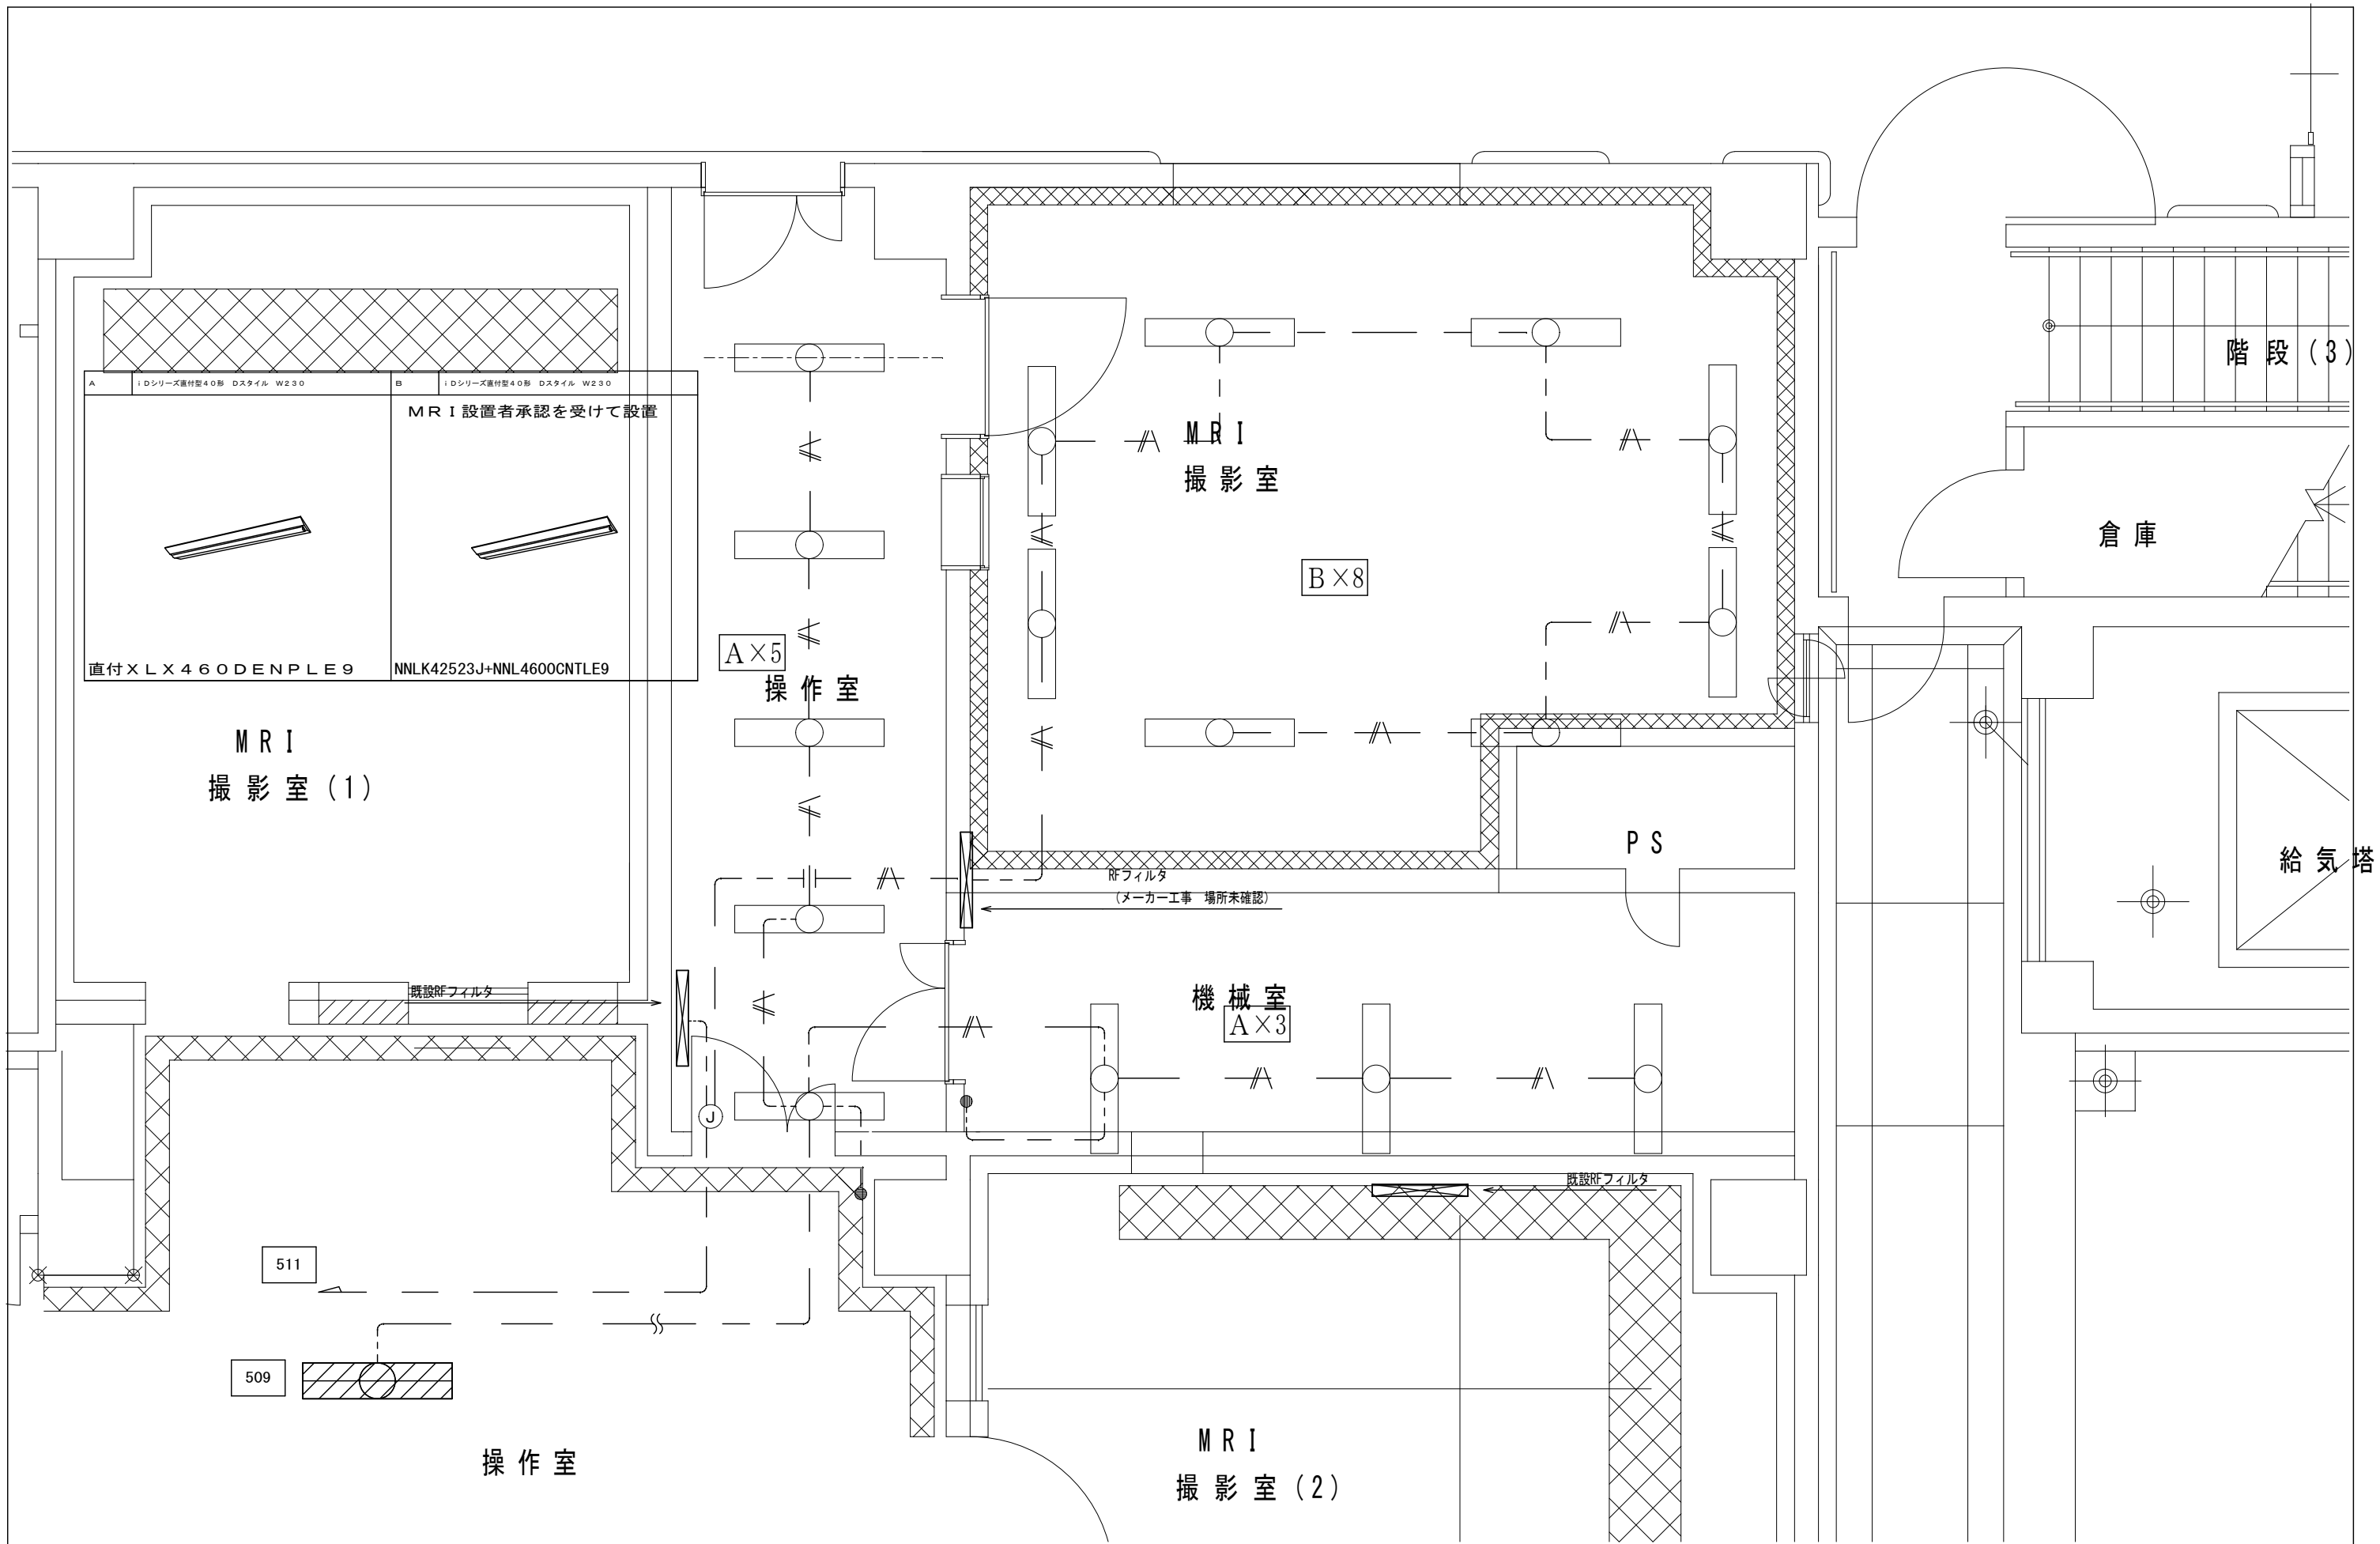


附記	承認	作成	名称	図面名	縮尺	年月日	NO
			山梨県立中央病院MRI増設工事	電灯設備図	1/50(A-3)		E-8

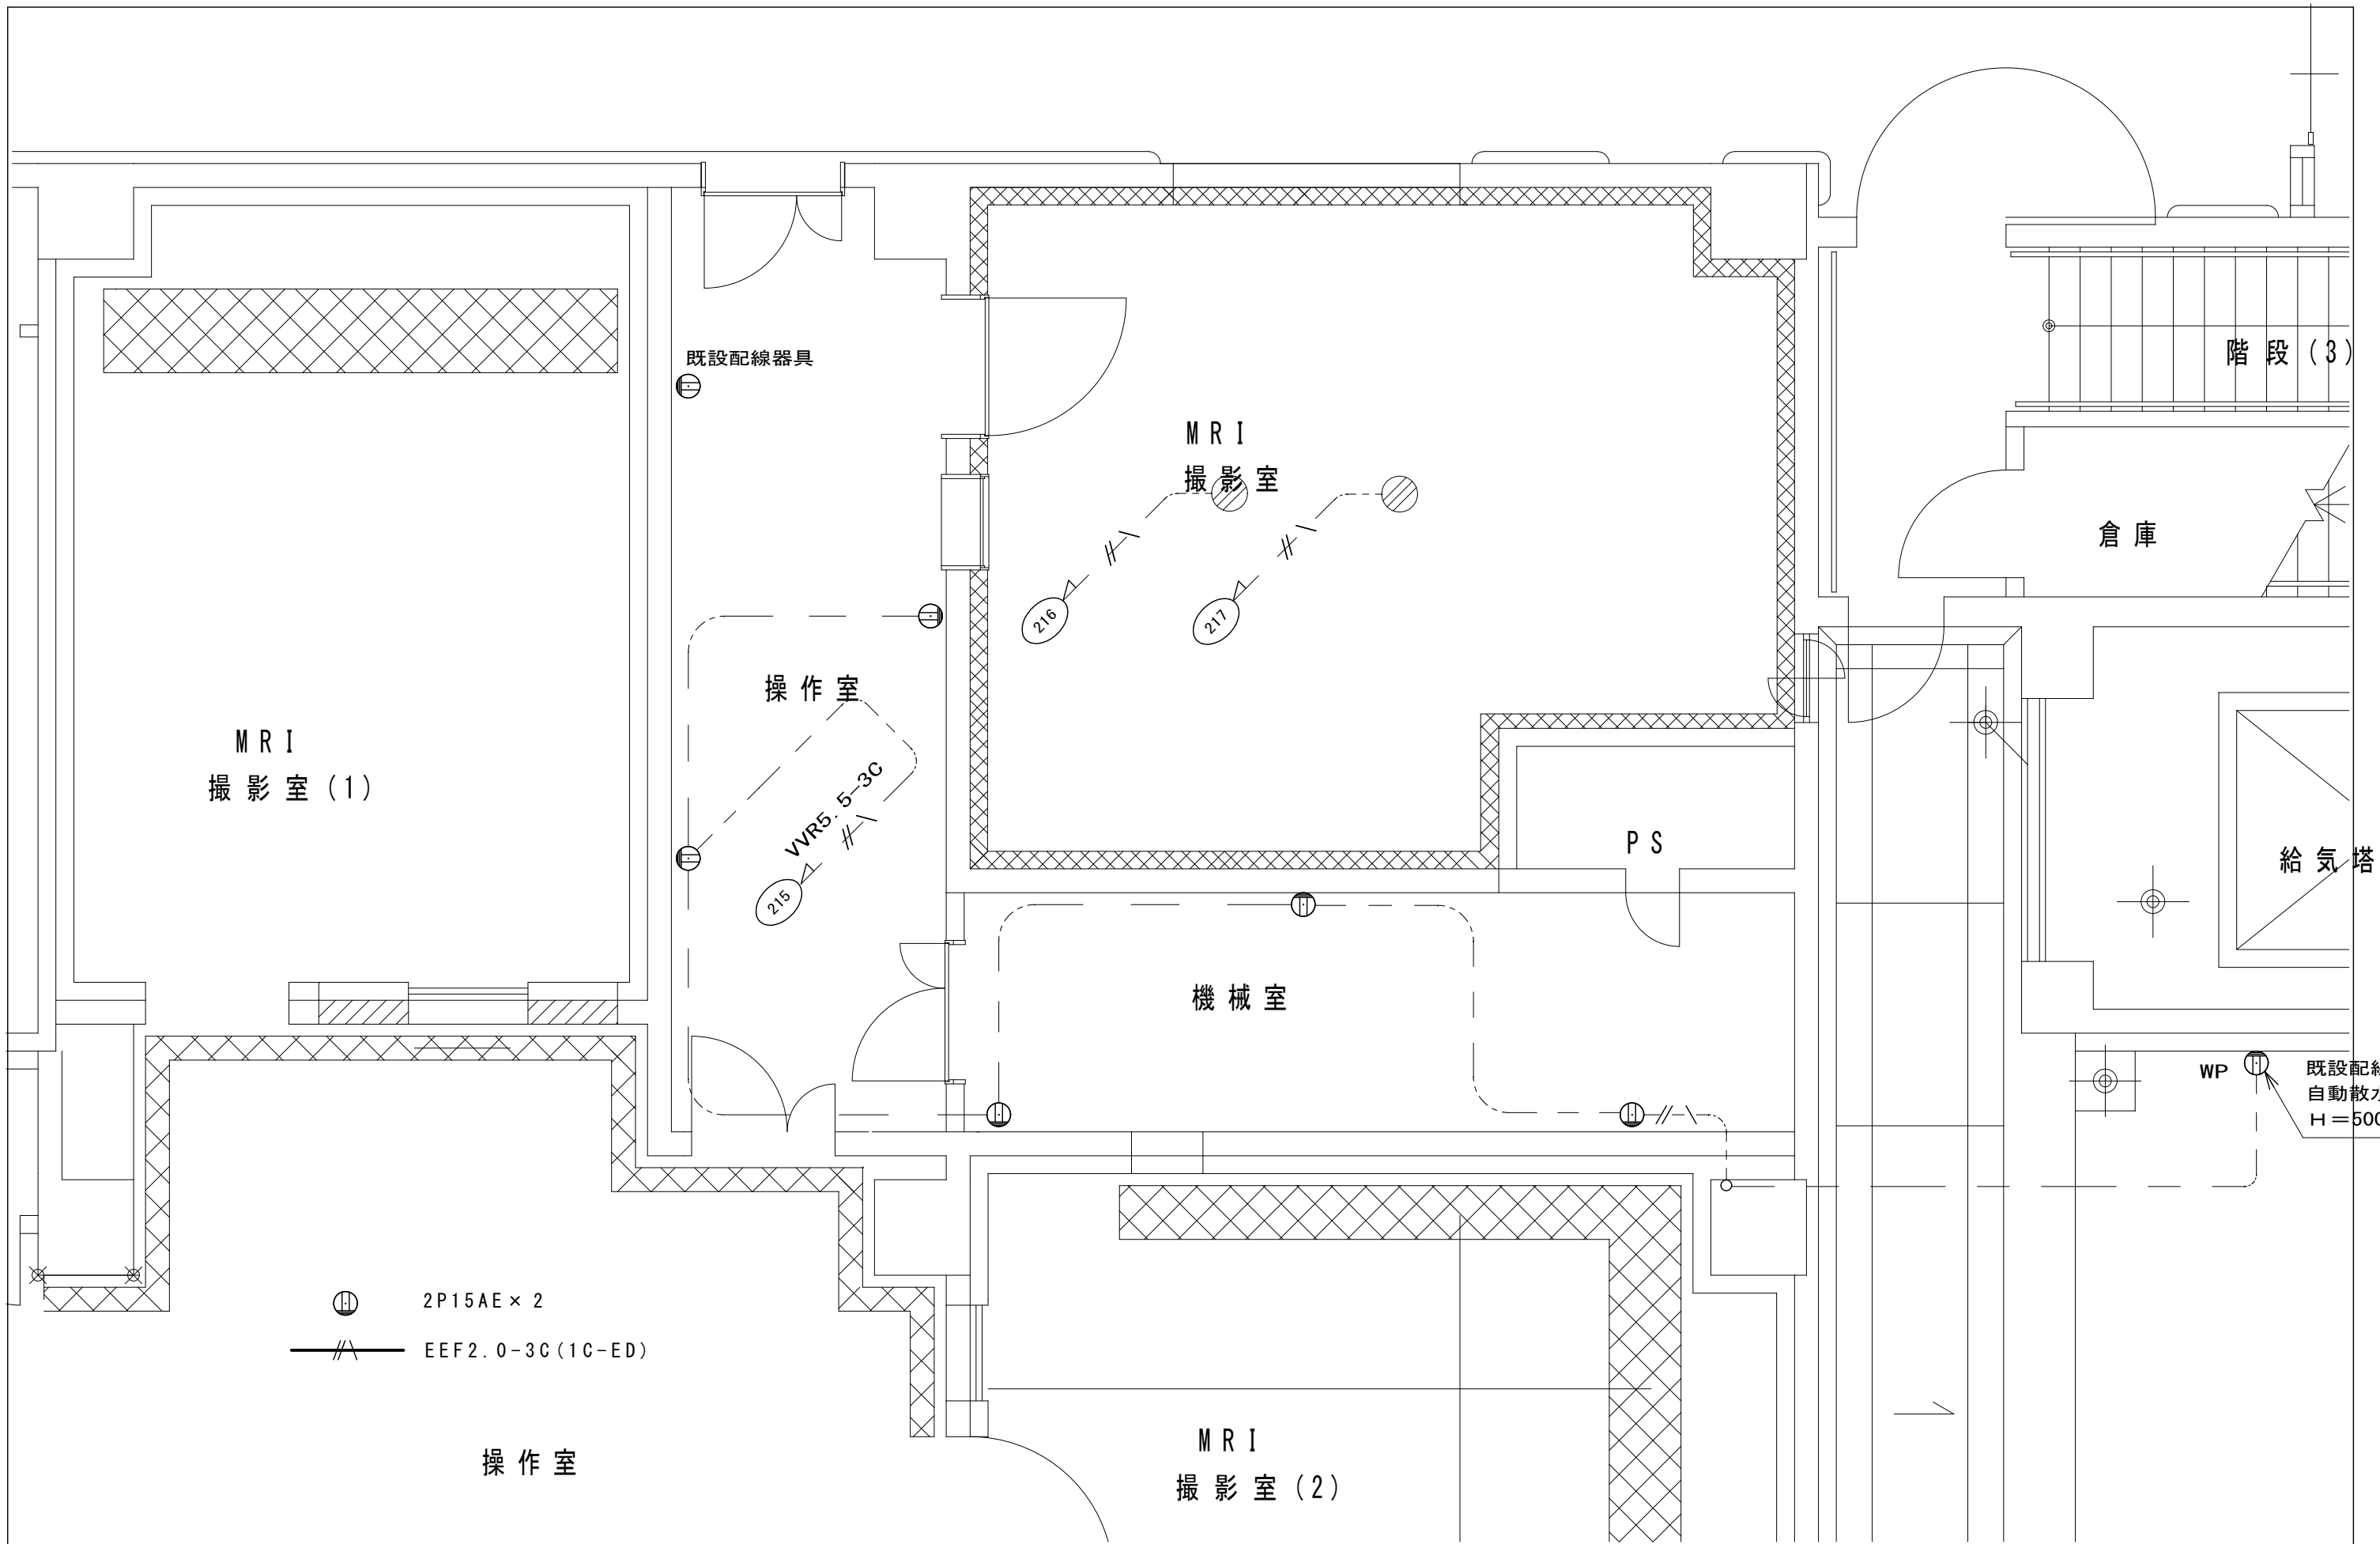


附記	承認	作成	名称	図面名	縮尺	年月日	NO
			山梨県立中央病院MRI増設工事	コンセント設備図	1/50(A-3)		E-9




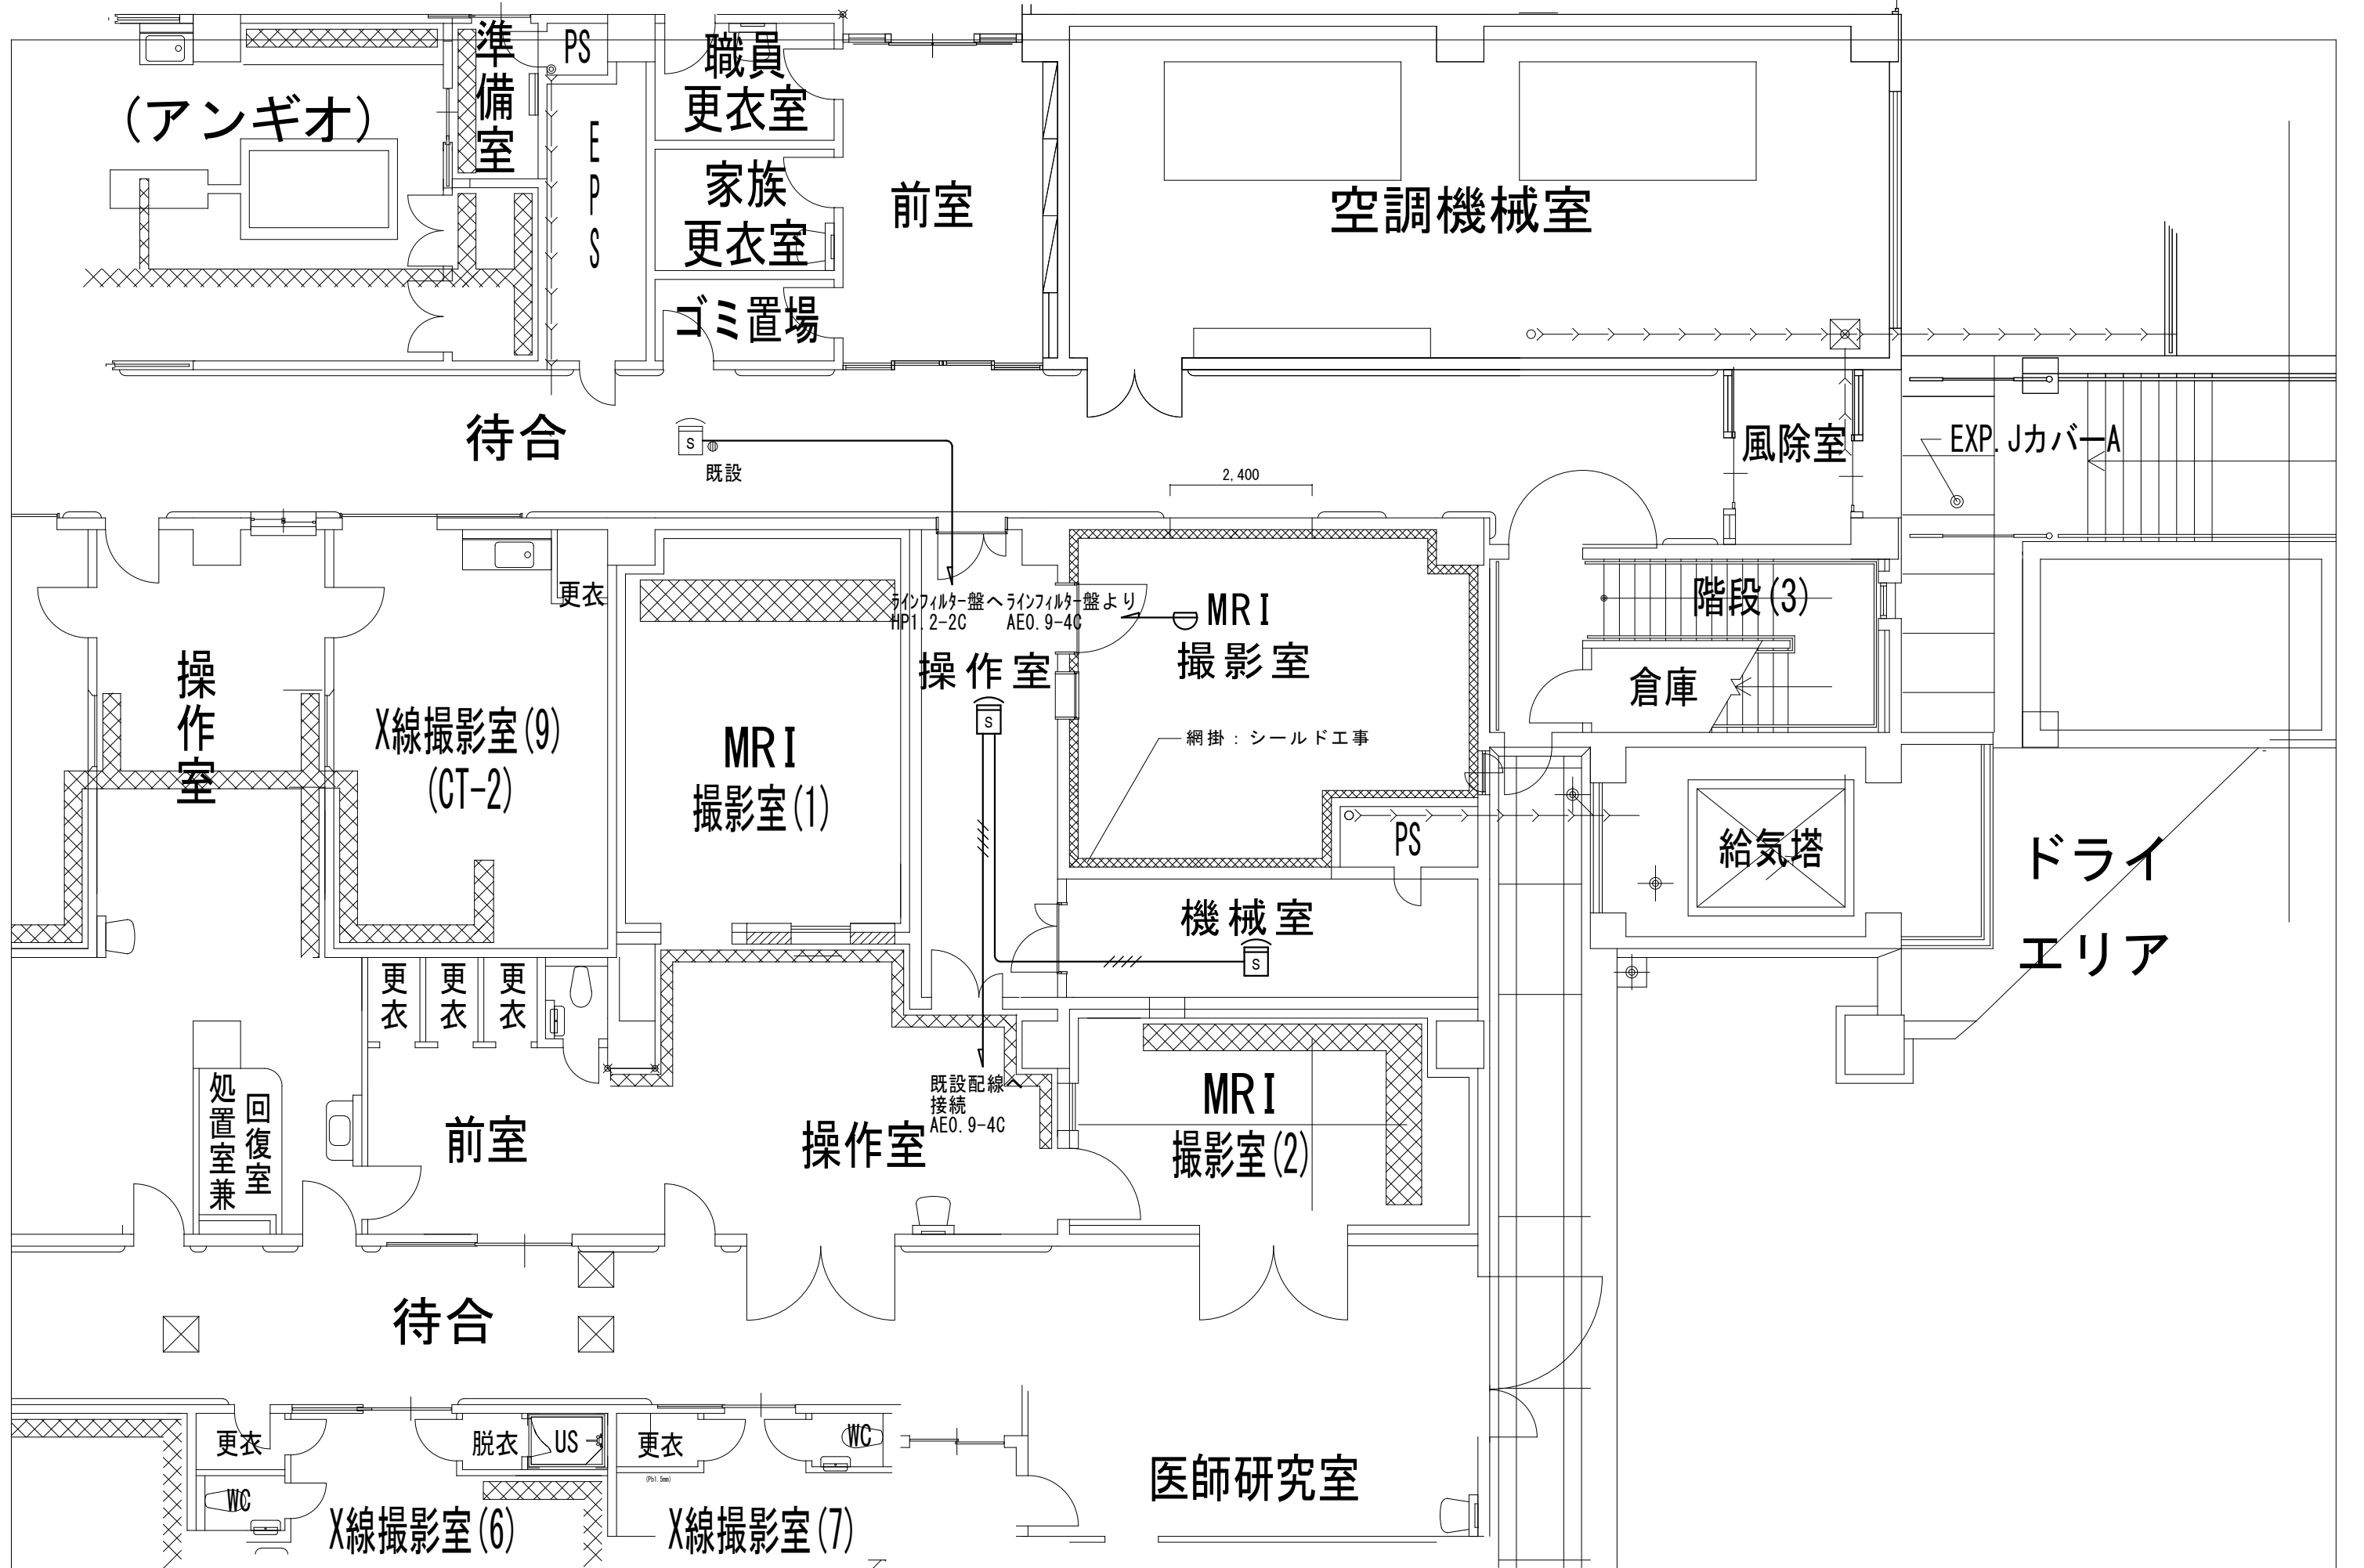


附記	承認	作成	名称	図面名	縮尺	年月日	NO
			山梨県立中央病院MRI増設工事	自動火災報知設備図	1/50(A-3)		E-10

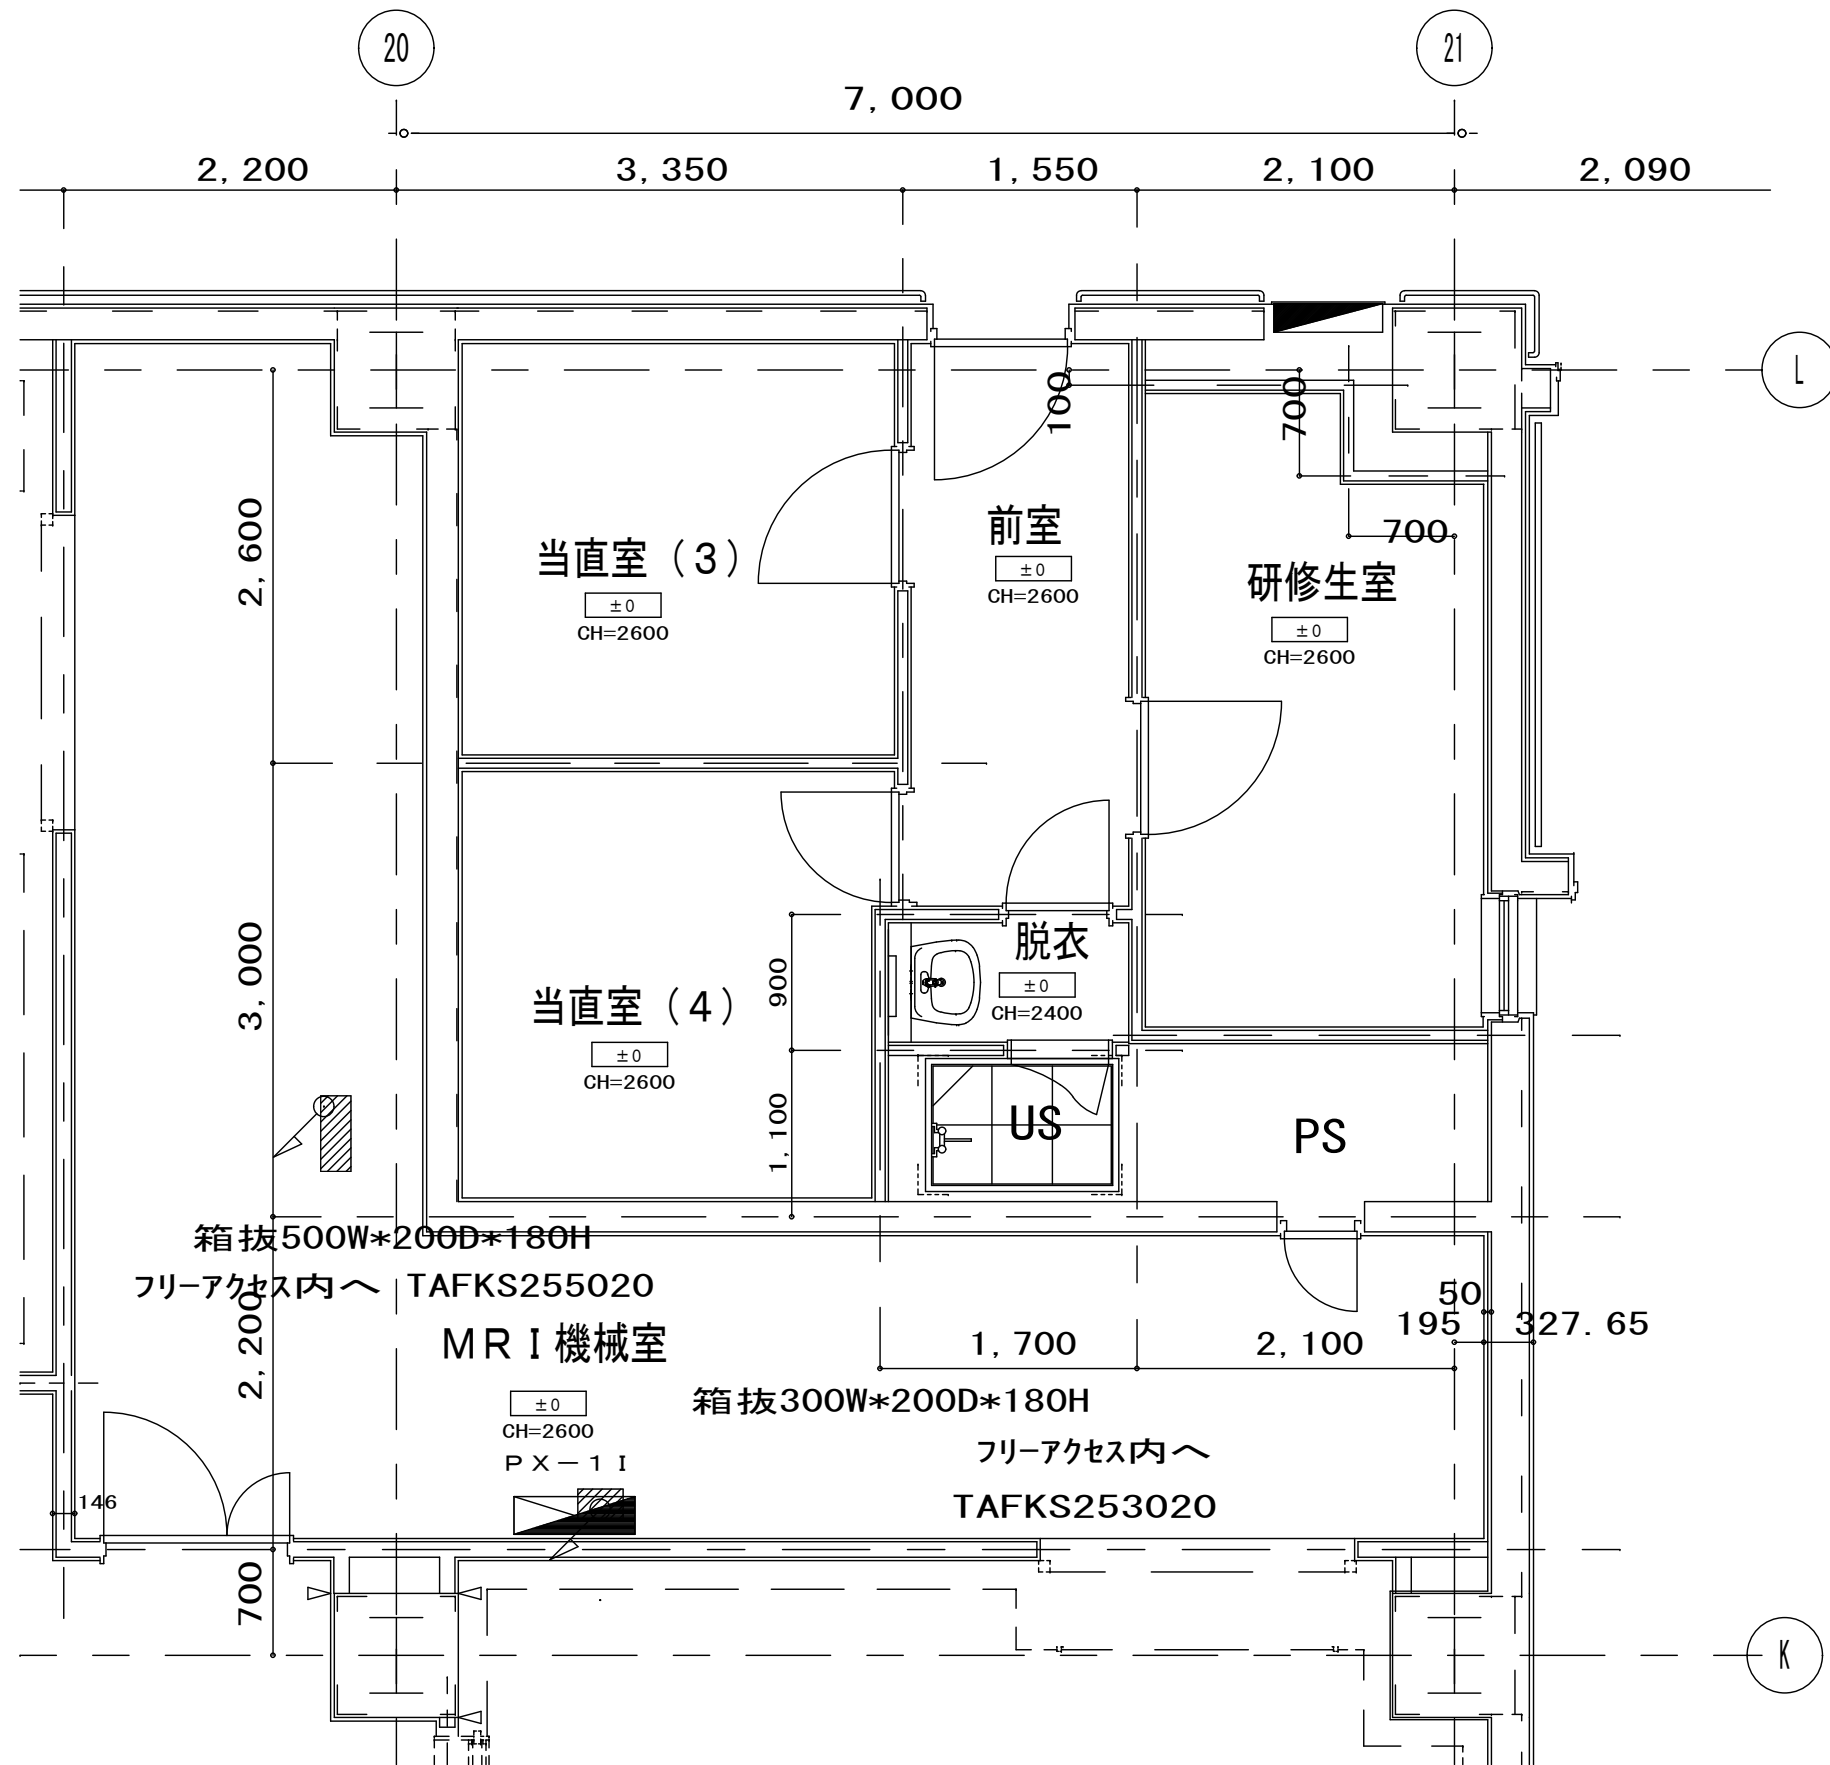

附記	承認	作成	名称	図面名	縮尺	年月日	NO
			山梨県立中央病院MRI増設工事	既設幹線設備図	1/50 (A-3)		E-11

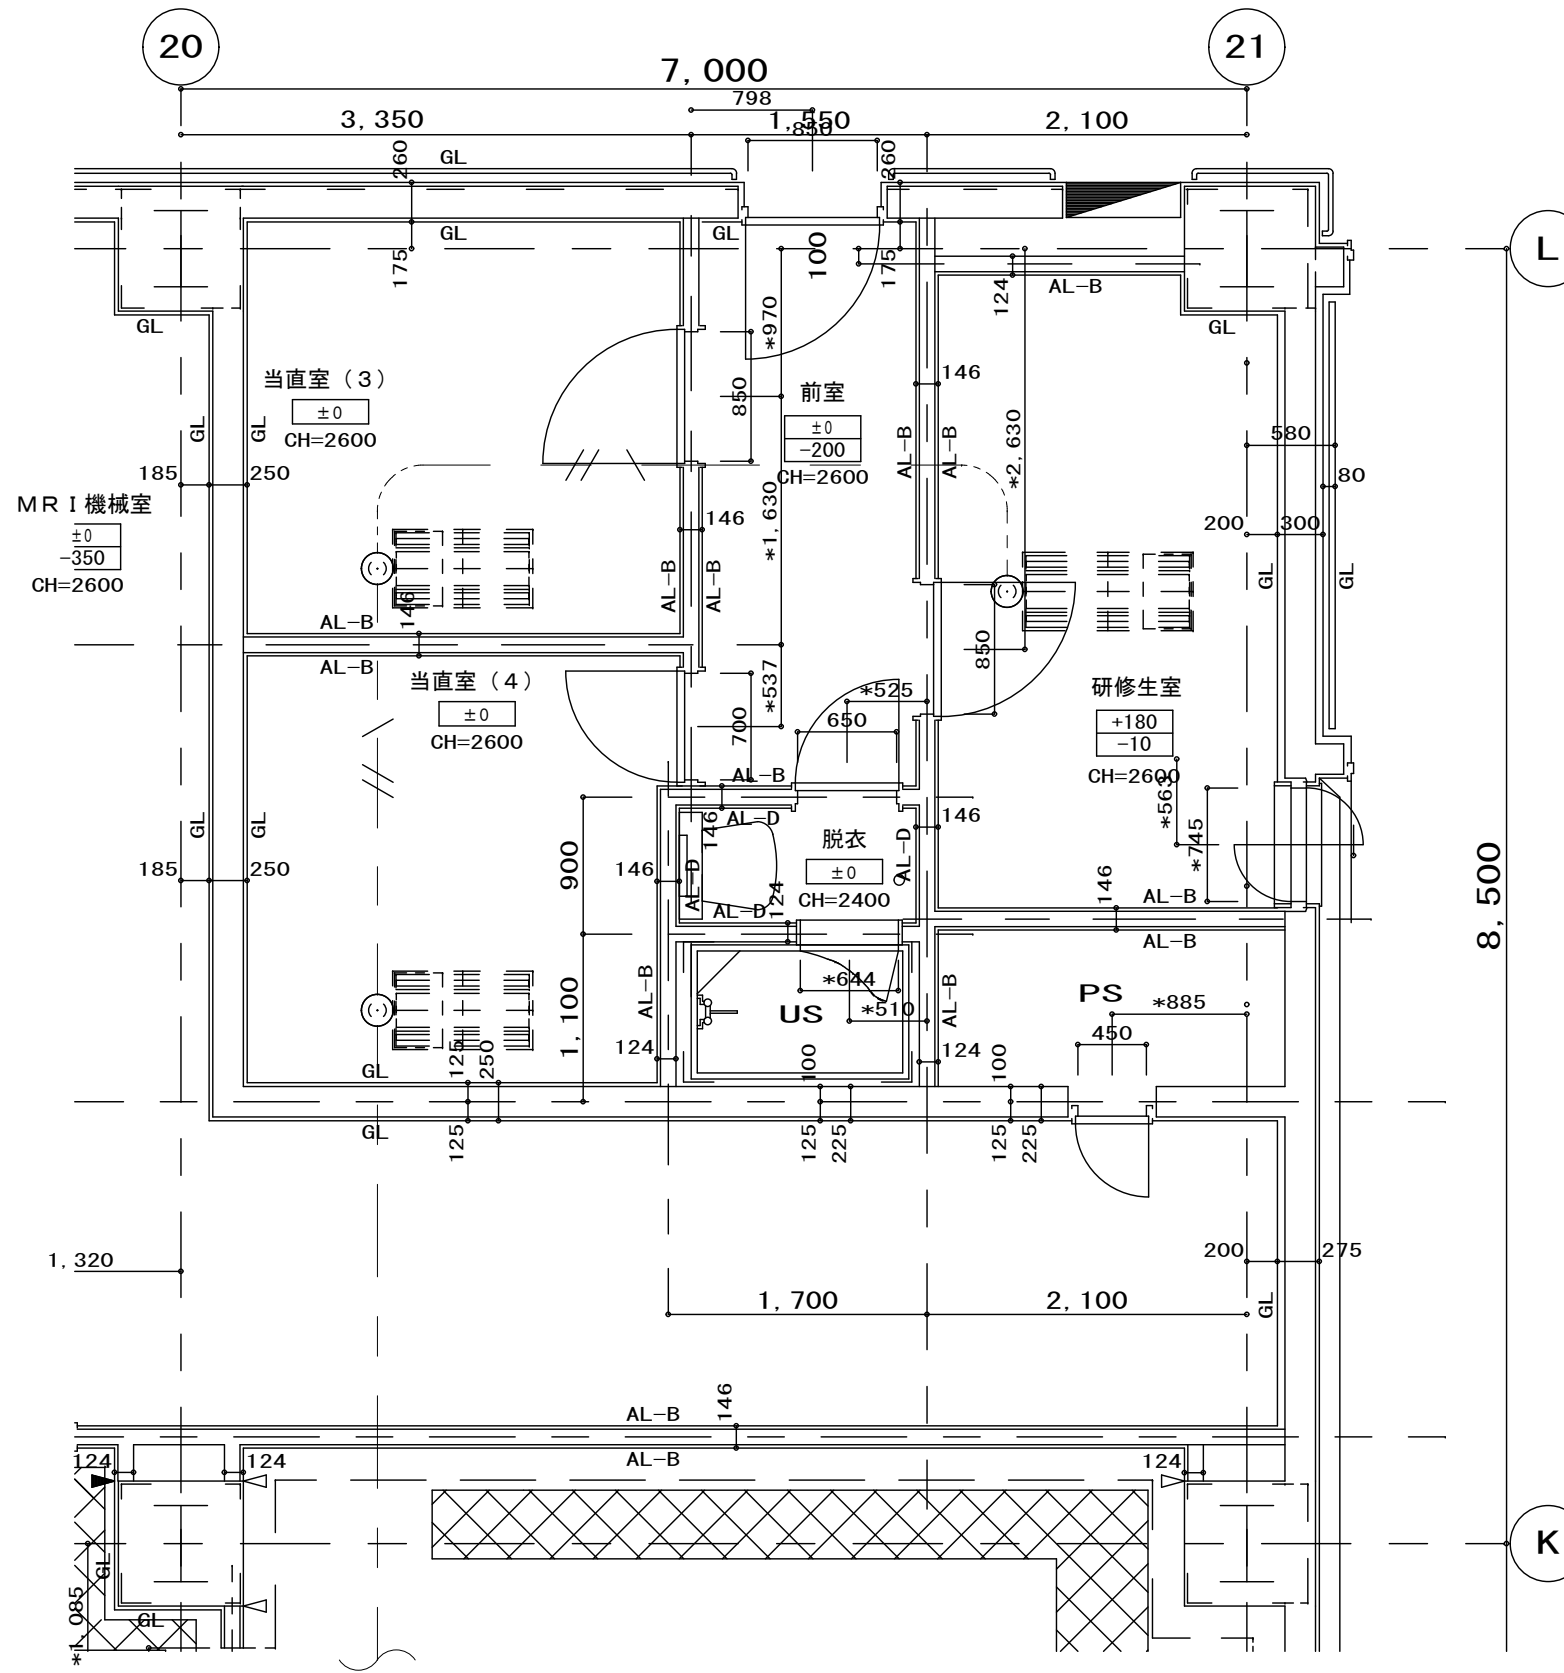


附記	承認	作成	名称	図面名	縮尺	年月日	NO
			山梨県立中央病院MRI増設工事	既設ファンコイル電源設備図	1/50(A-3)		E-12

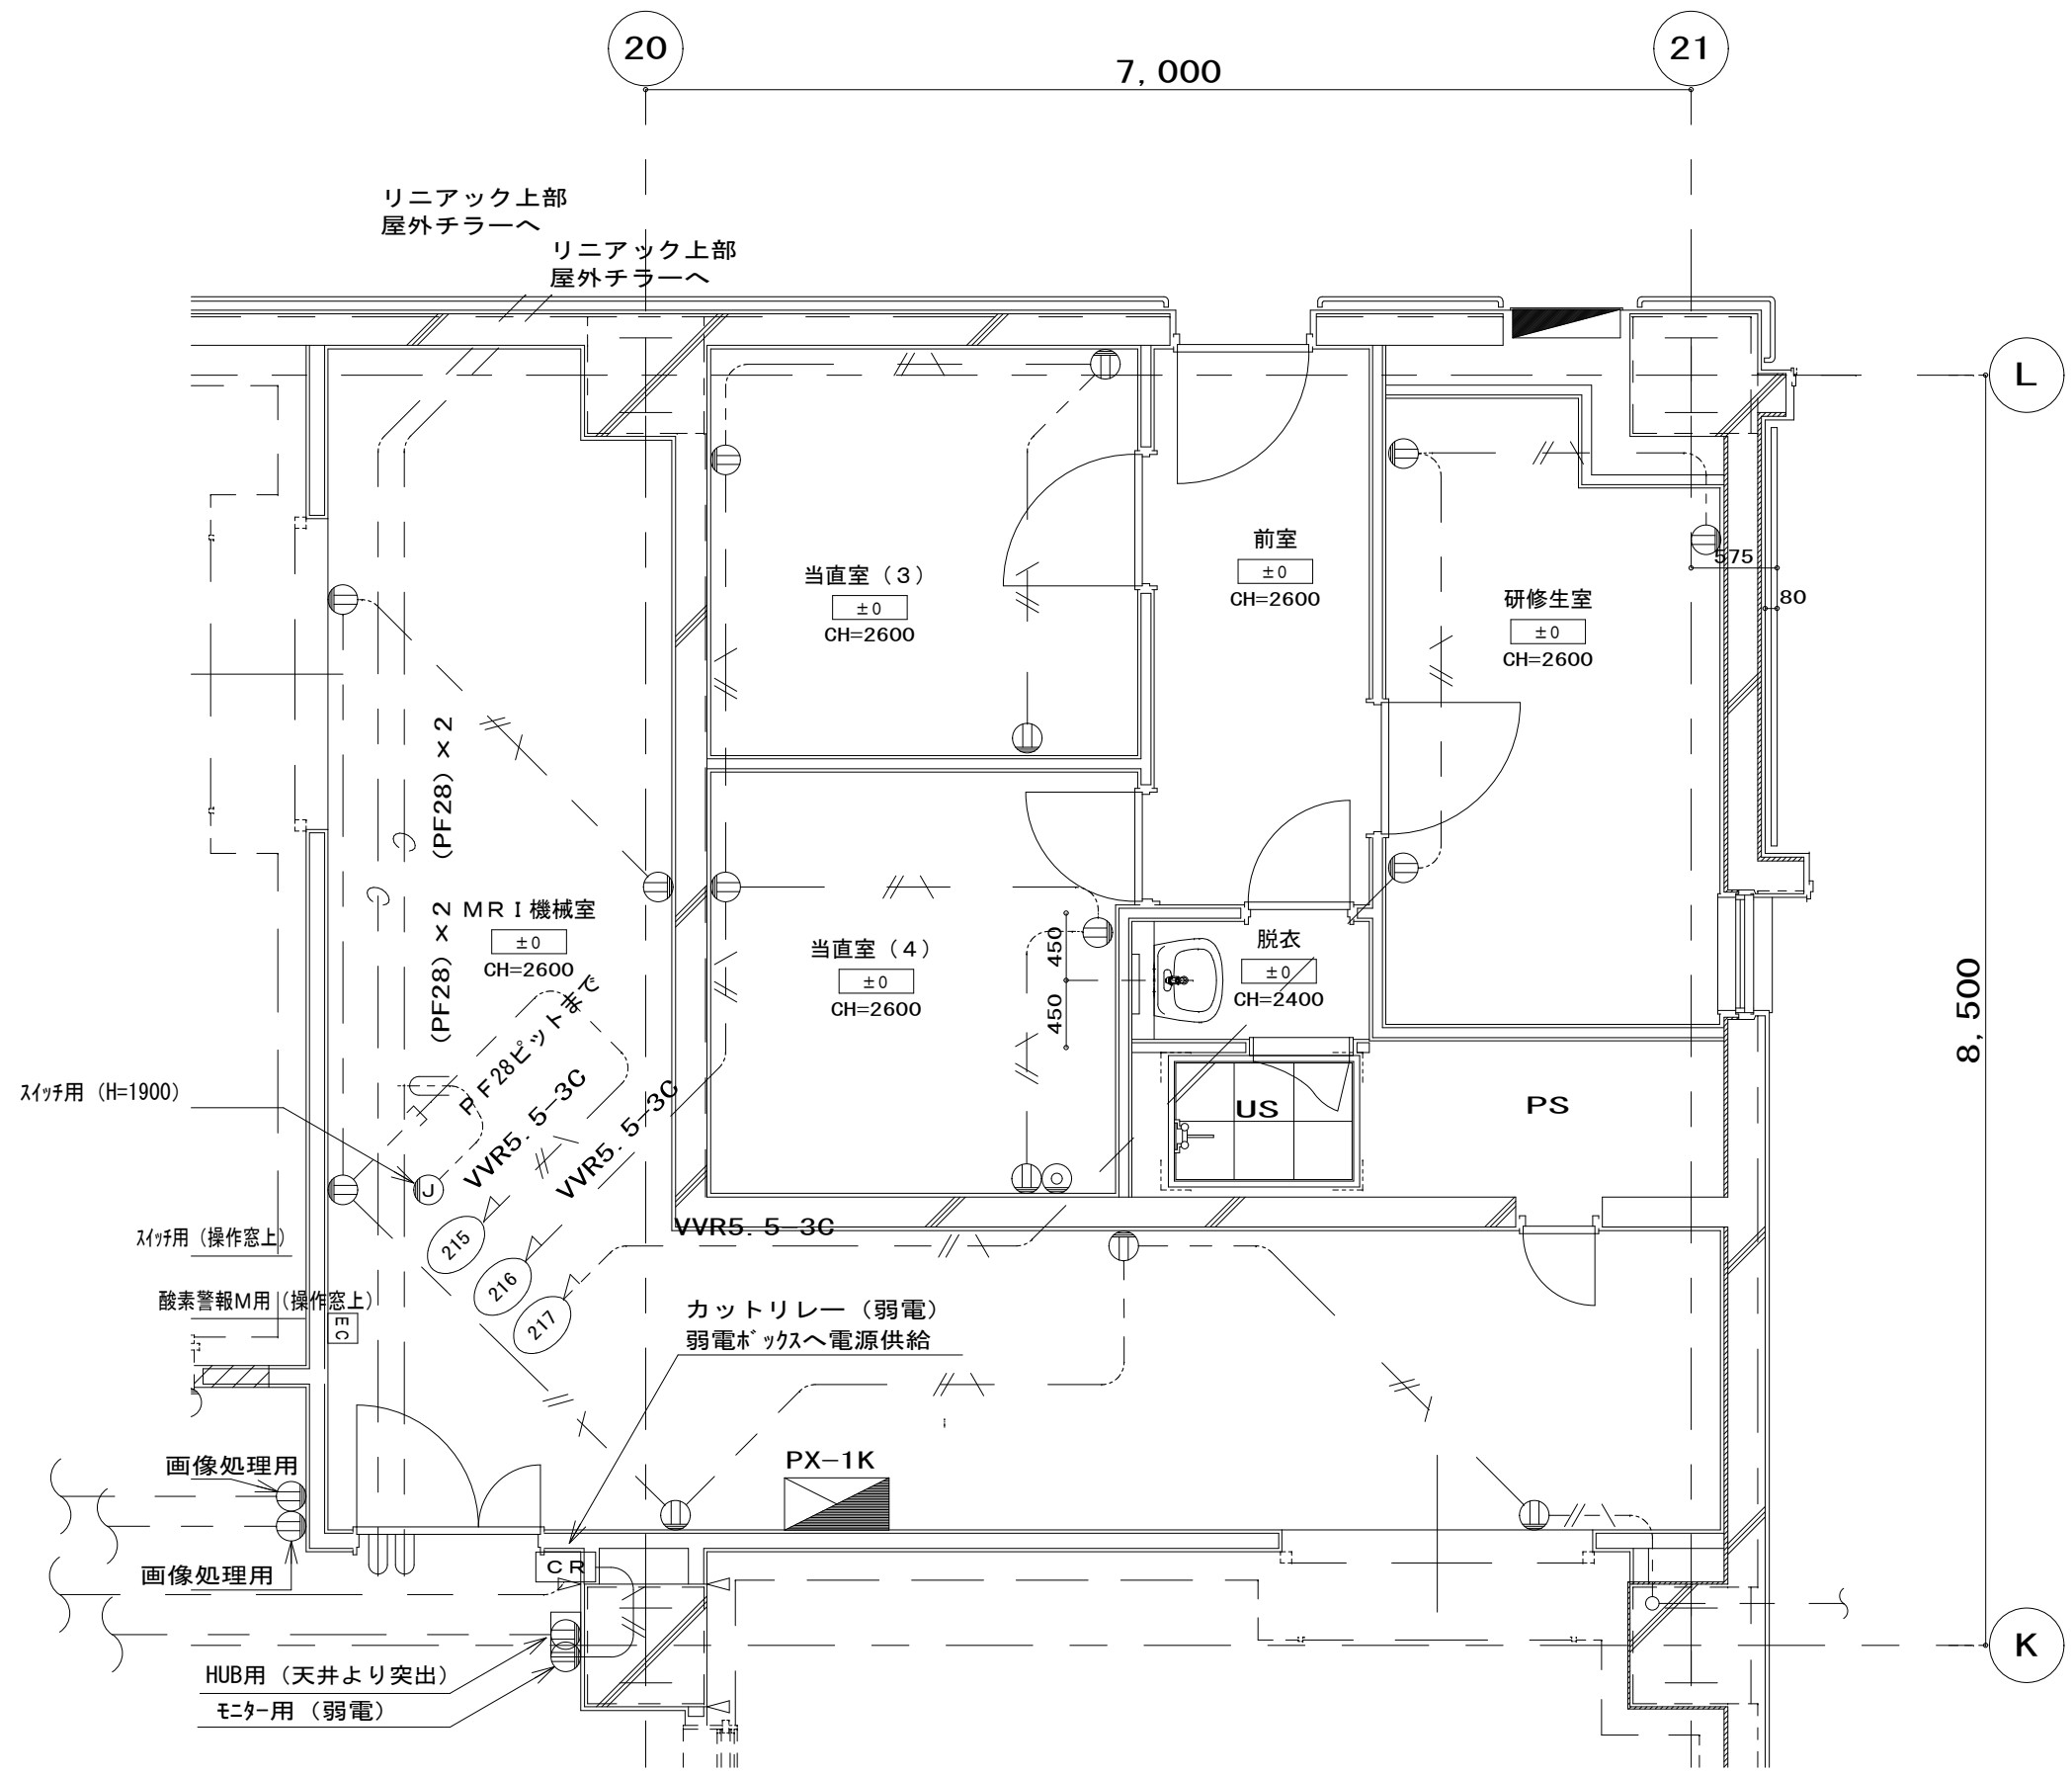


既設配線器具・配線撤去のこと

附記	承認	作成	名称	図面名	縮尺	年月日	NO
			山梨県立中央病院MRI増設工事	既設コンセント設備(撤去)図	1/50(A-3)		E-13

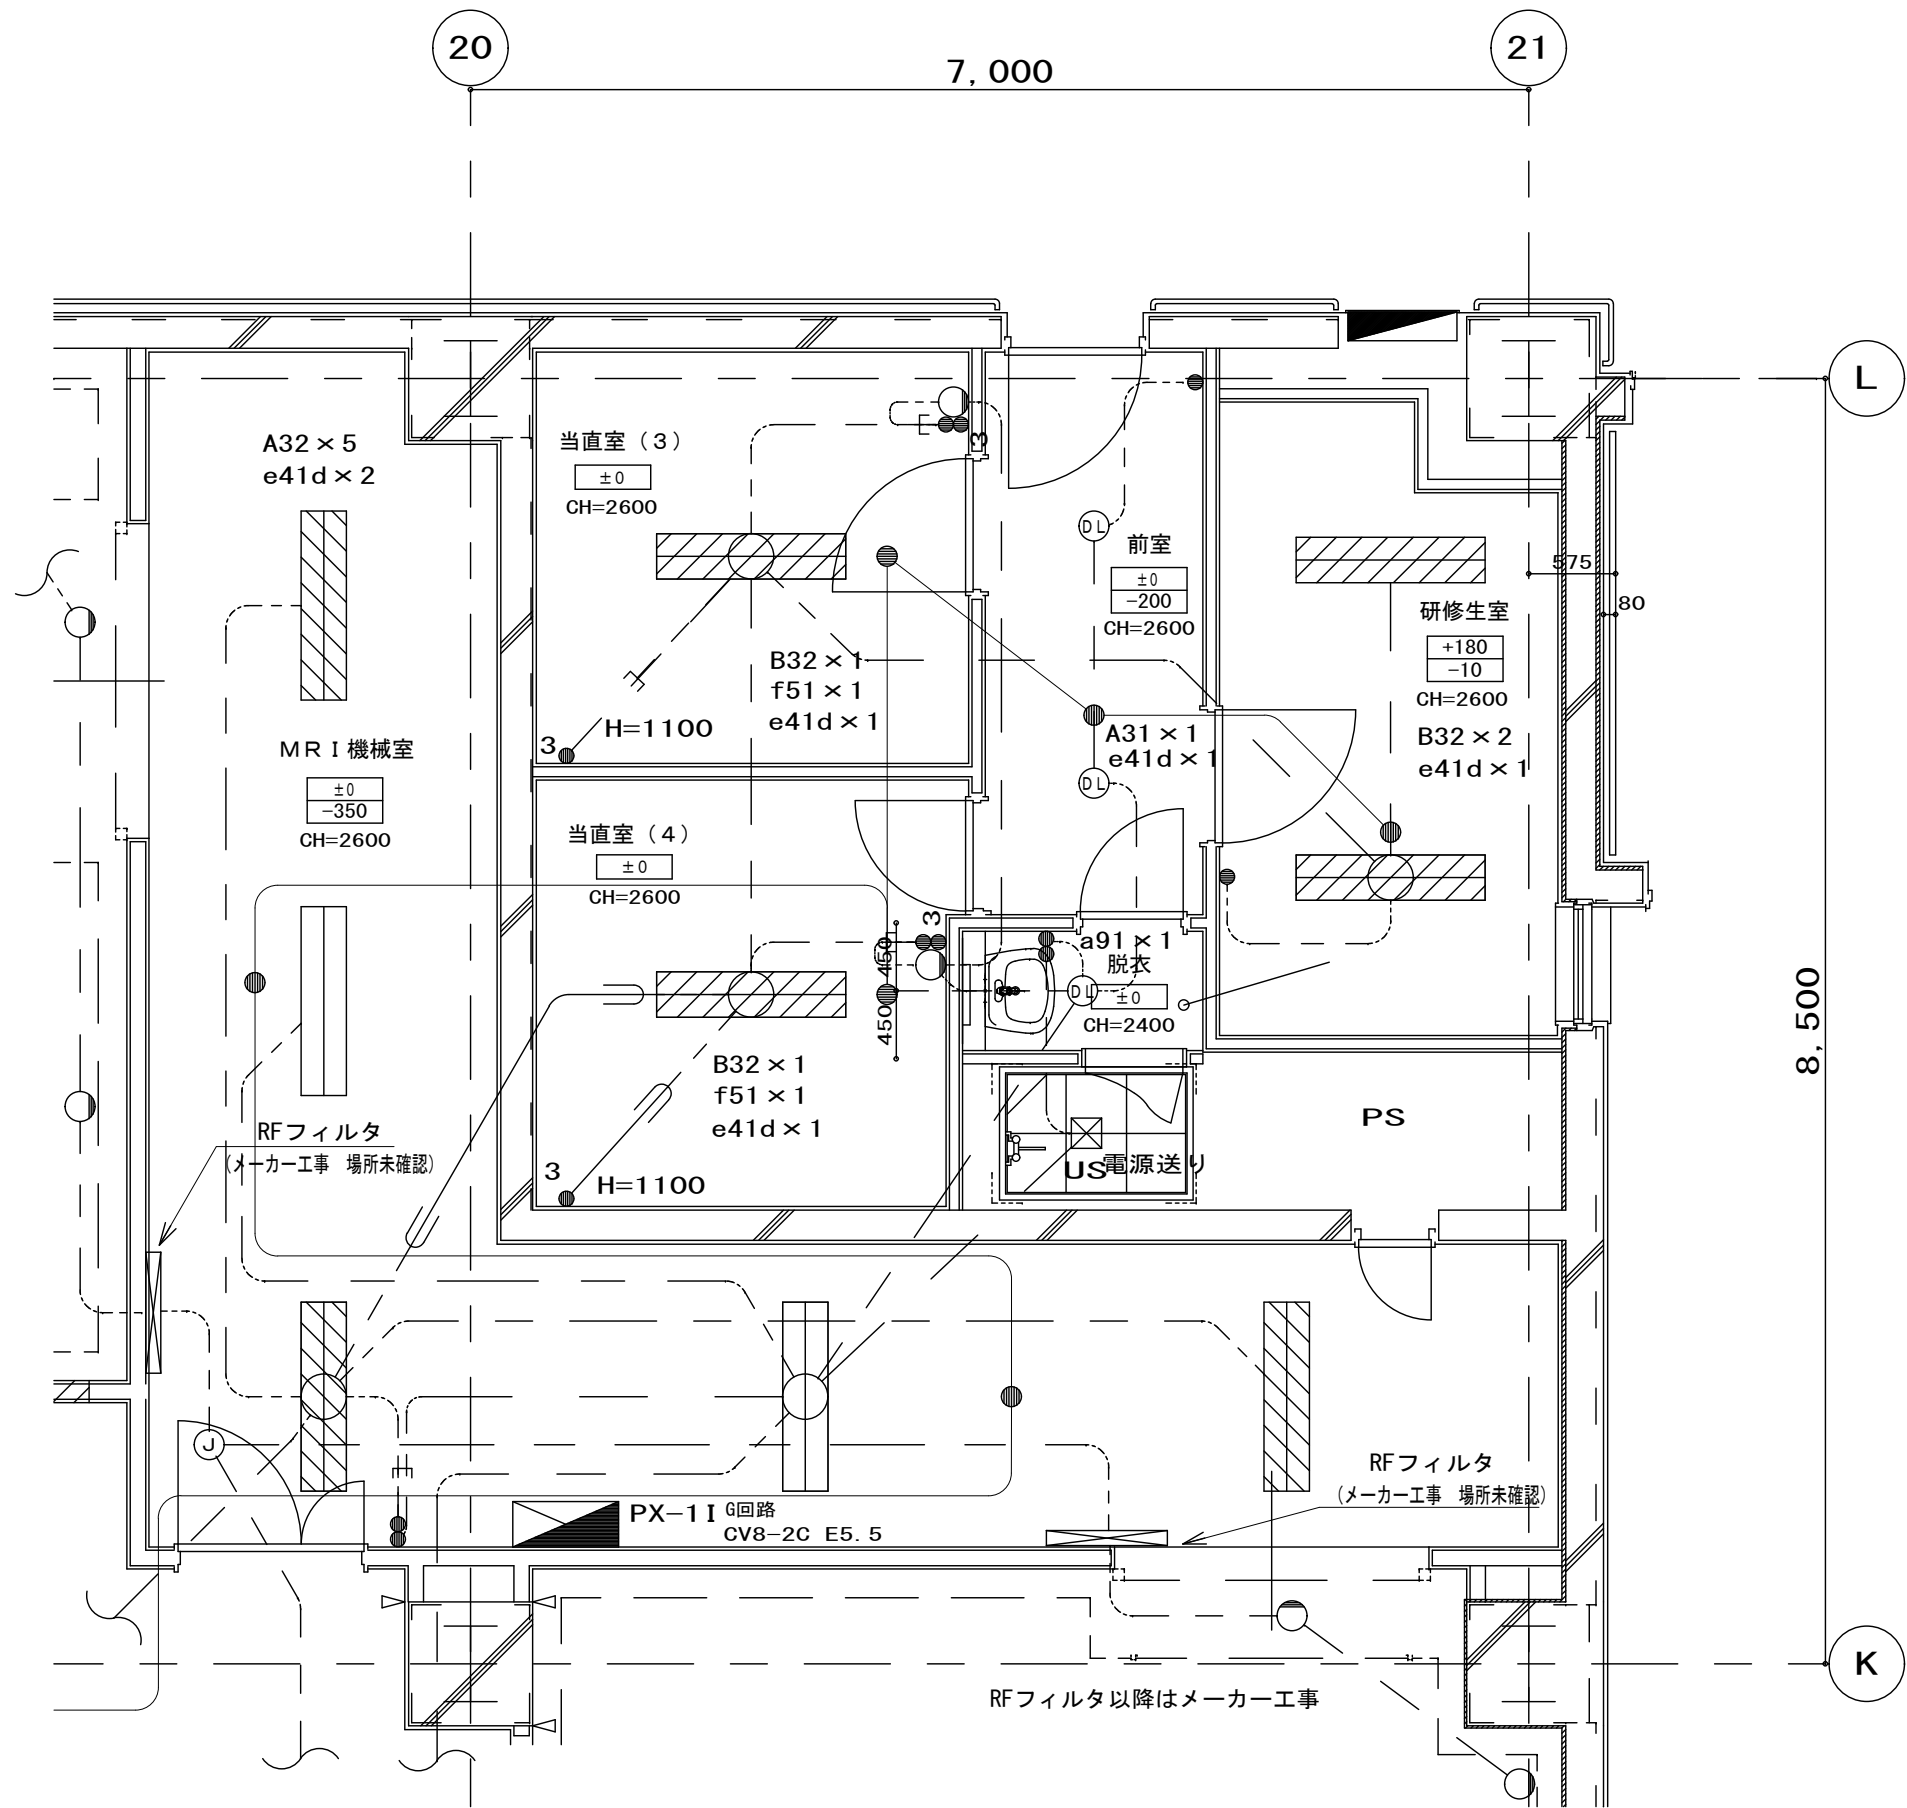


既設照明器具・配線器具・配線撤去のこと

附記		承認	作成	名称	図面名	縮尺	年月日	NO
				山梨県立中央病院MRI増設工事	既設電灯設備(撤去)図	1/50(A-3)		E-14

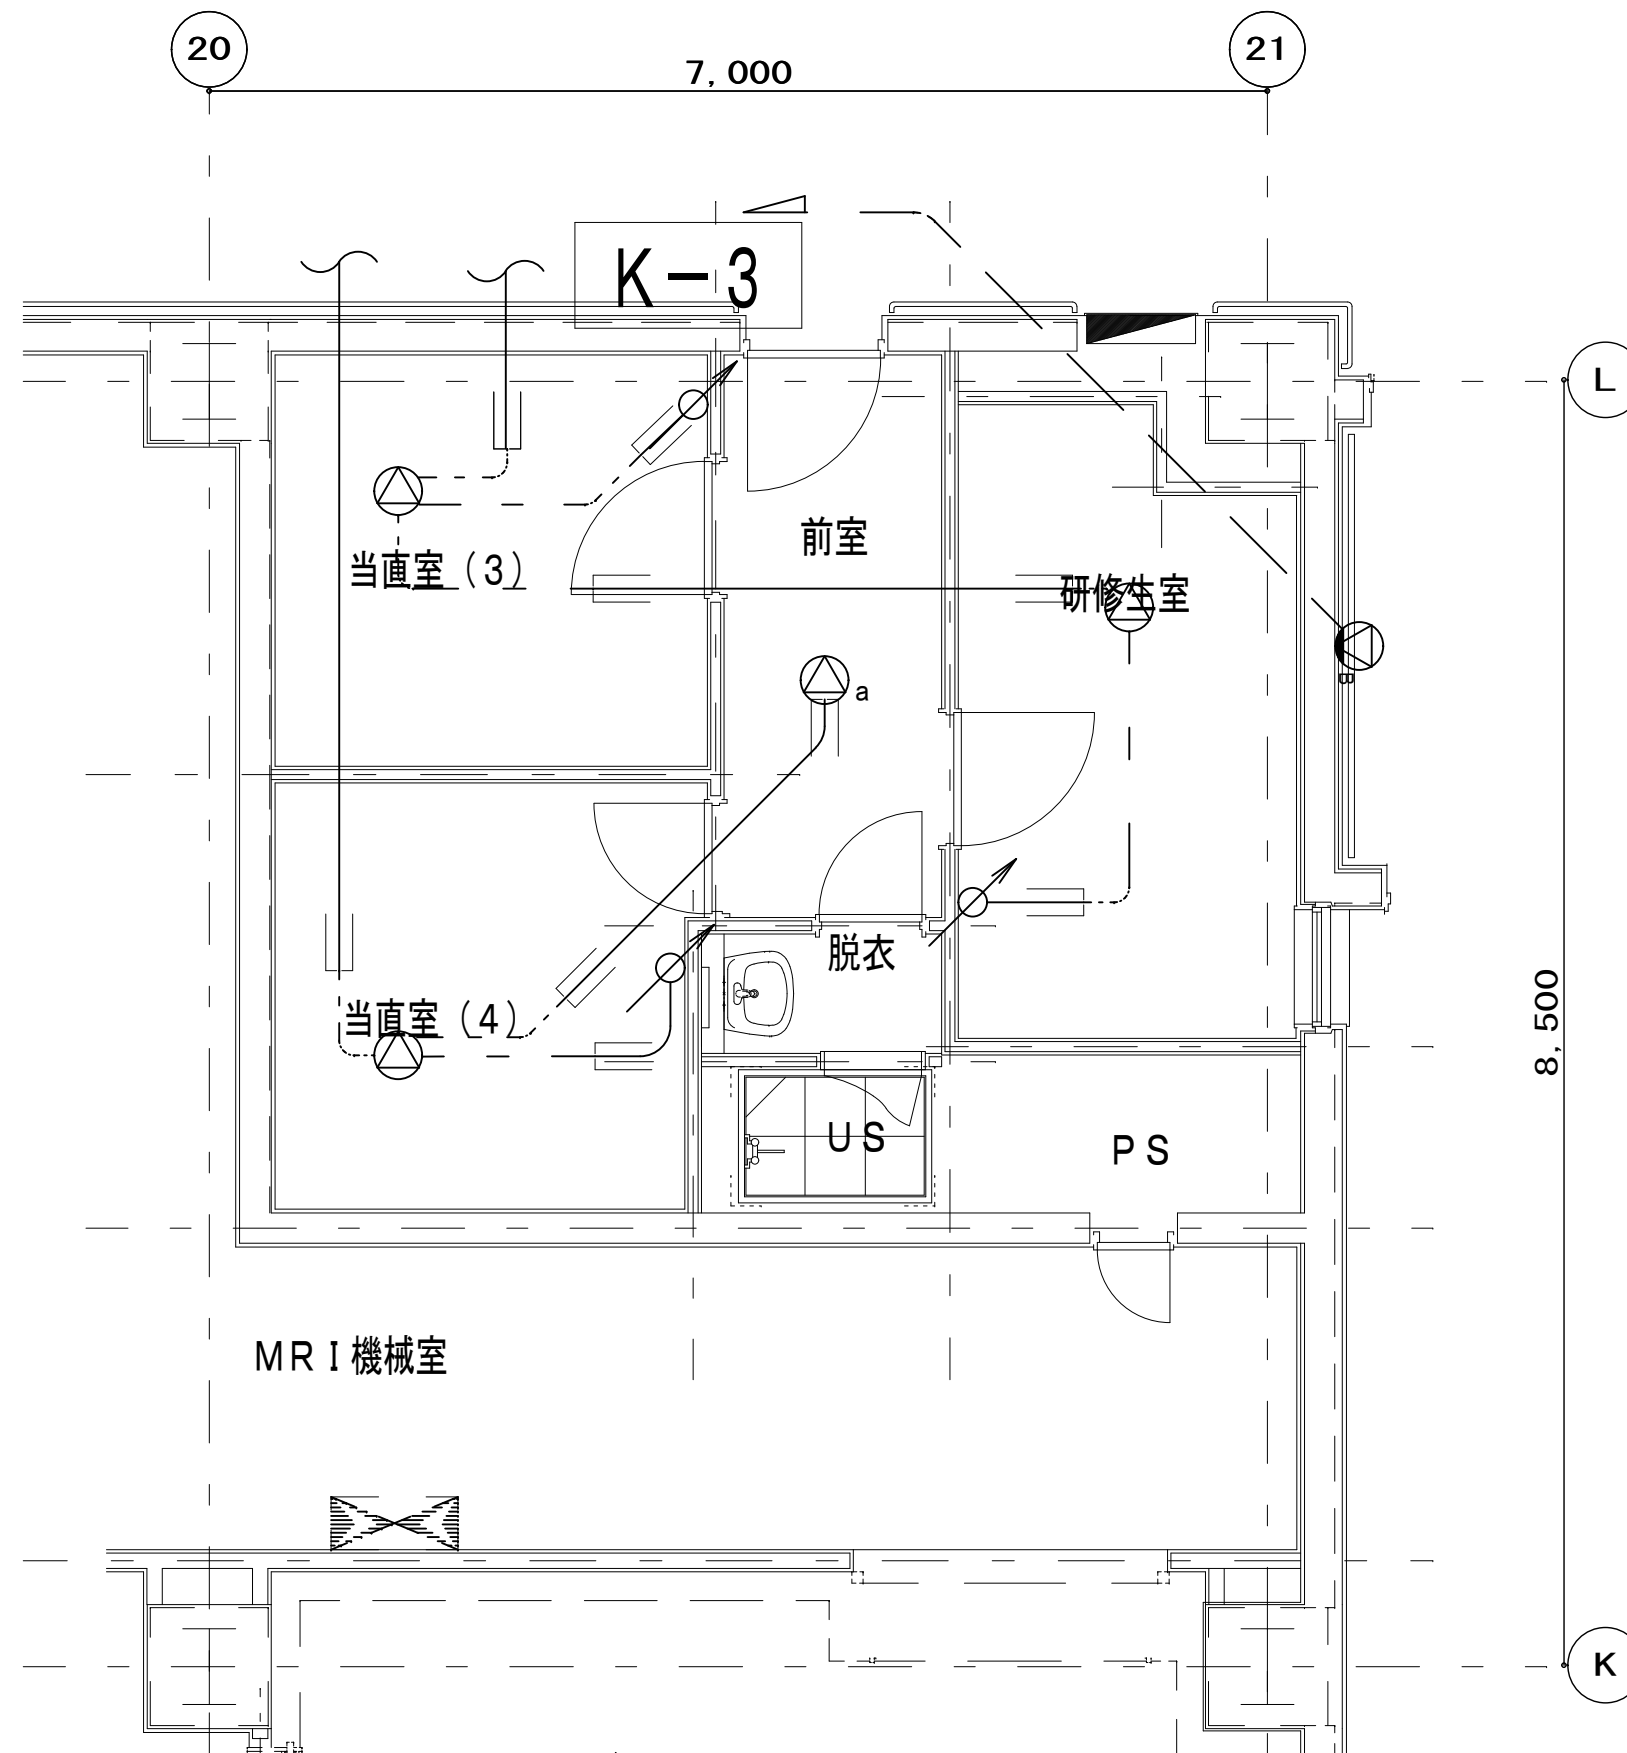


既設放送設備機器・配線撤去のこと

附記	承認	作成	名称	図面名	縮尺	年月日	NO
			山梨県立中央病院MRI増設工事	既設放送設備(撤去)図	1/50(A-3)		E-15

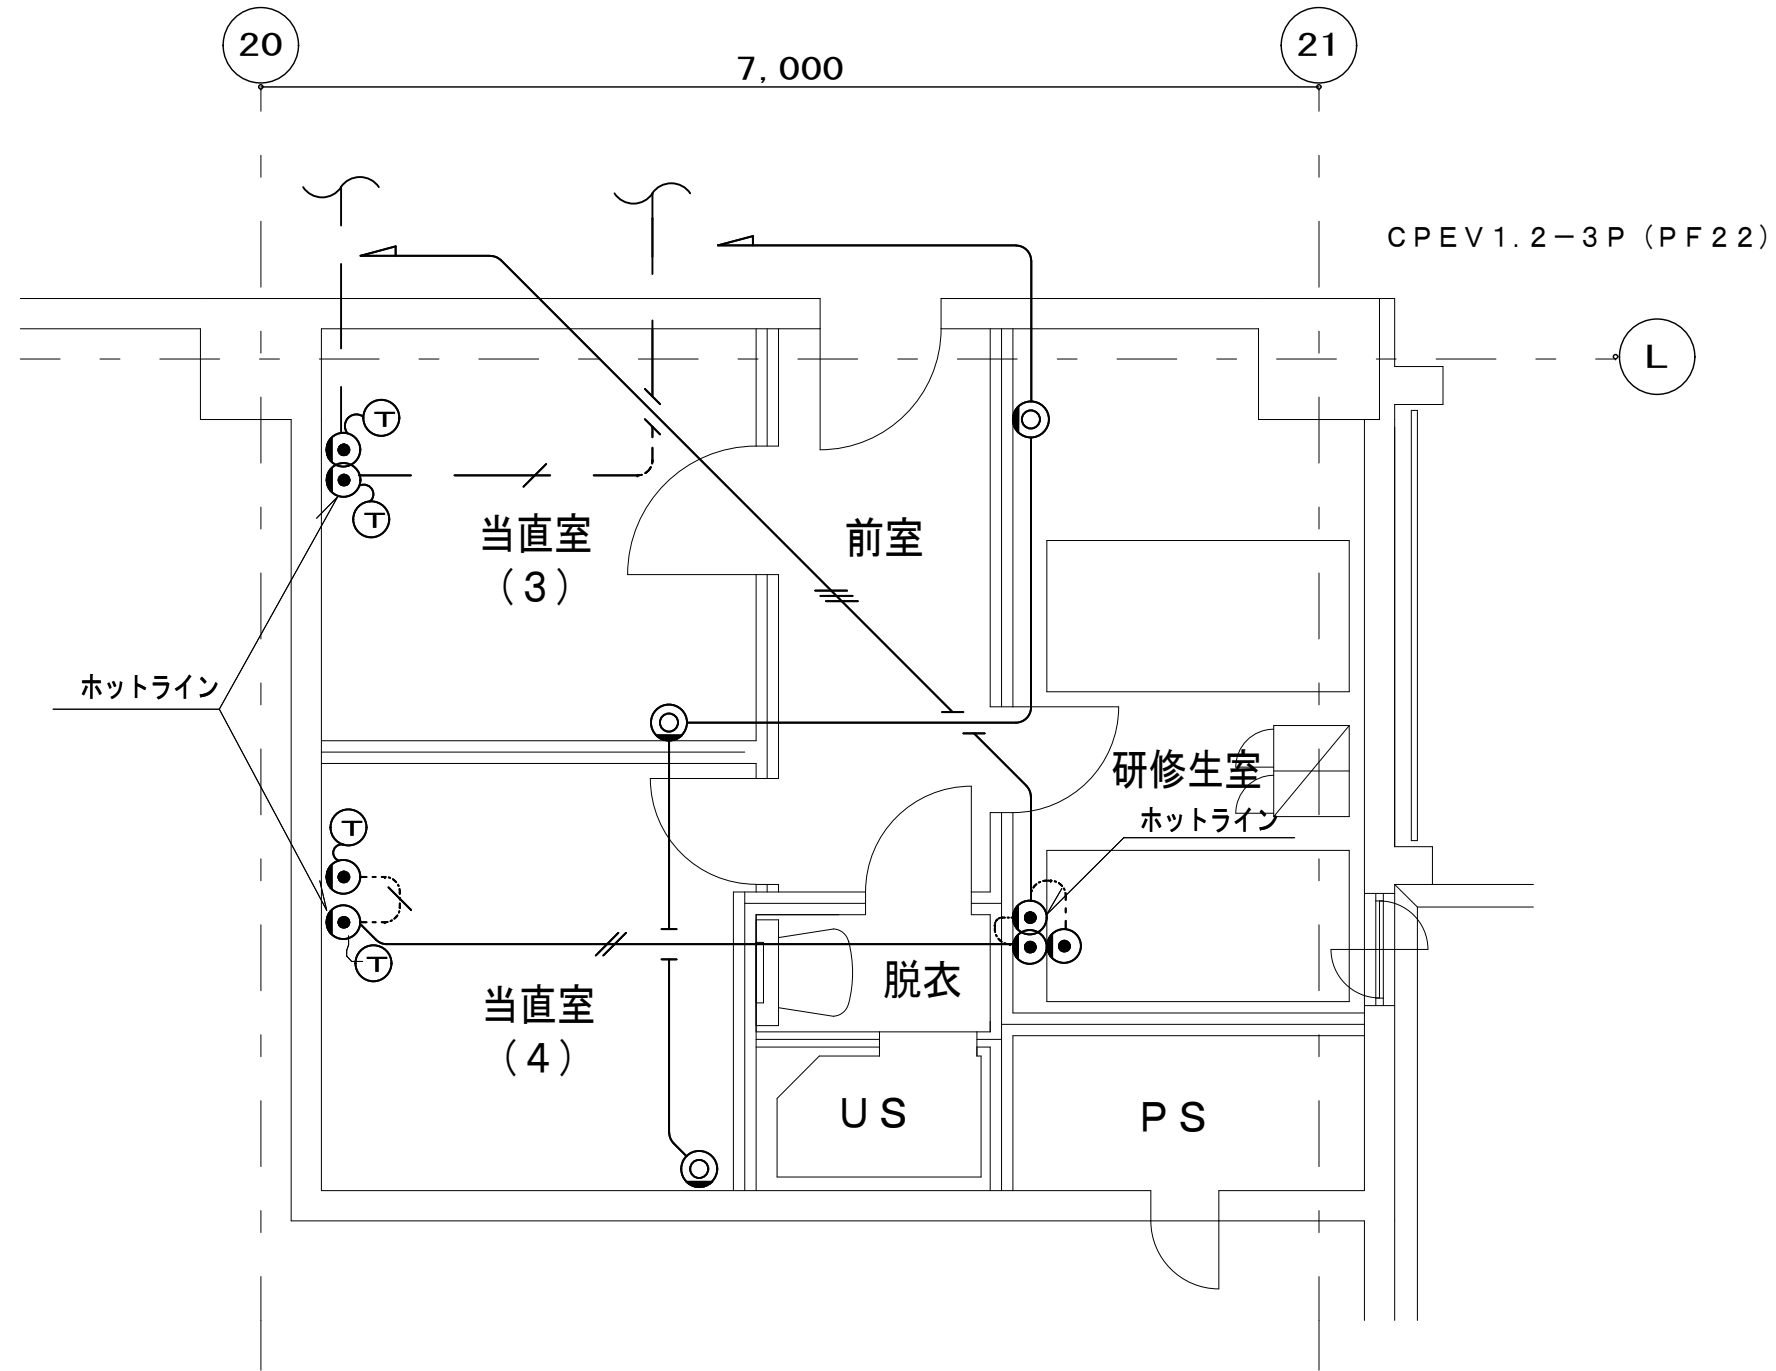

既設配線器具・配線撤去のこと


附記	承認	作成	名称	図面名	縮尺	年月日	NO
			山梨県立中央病院MRI増設工事	既設通信設備(撤去)図	1/50(A-3)		E-16

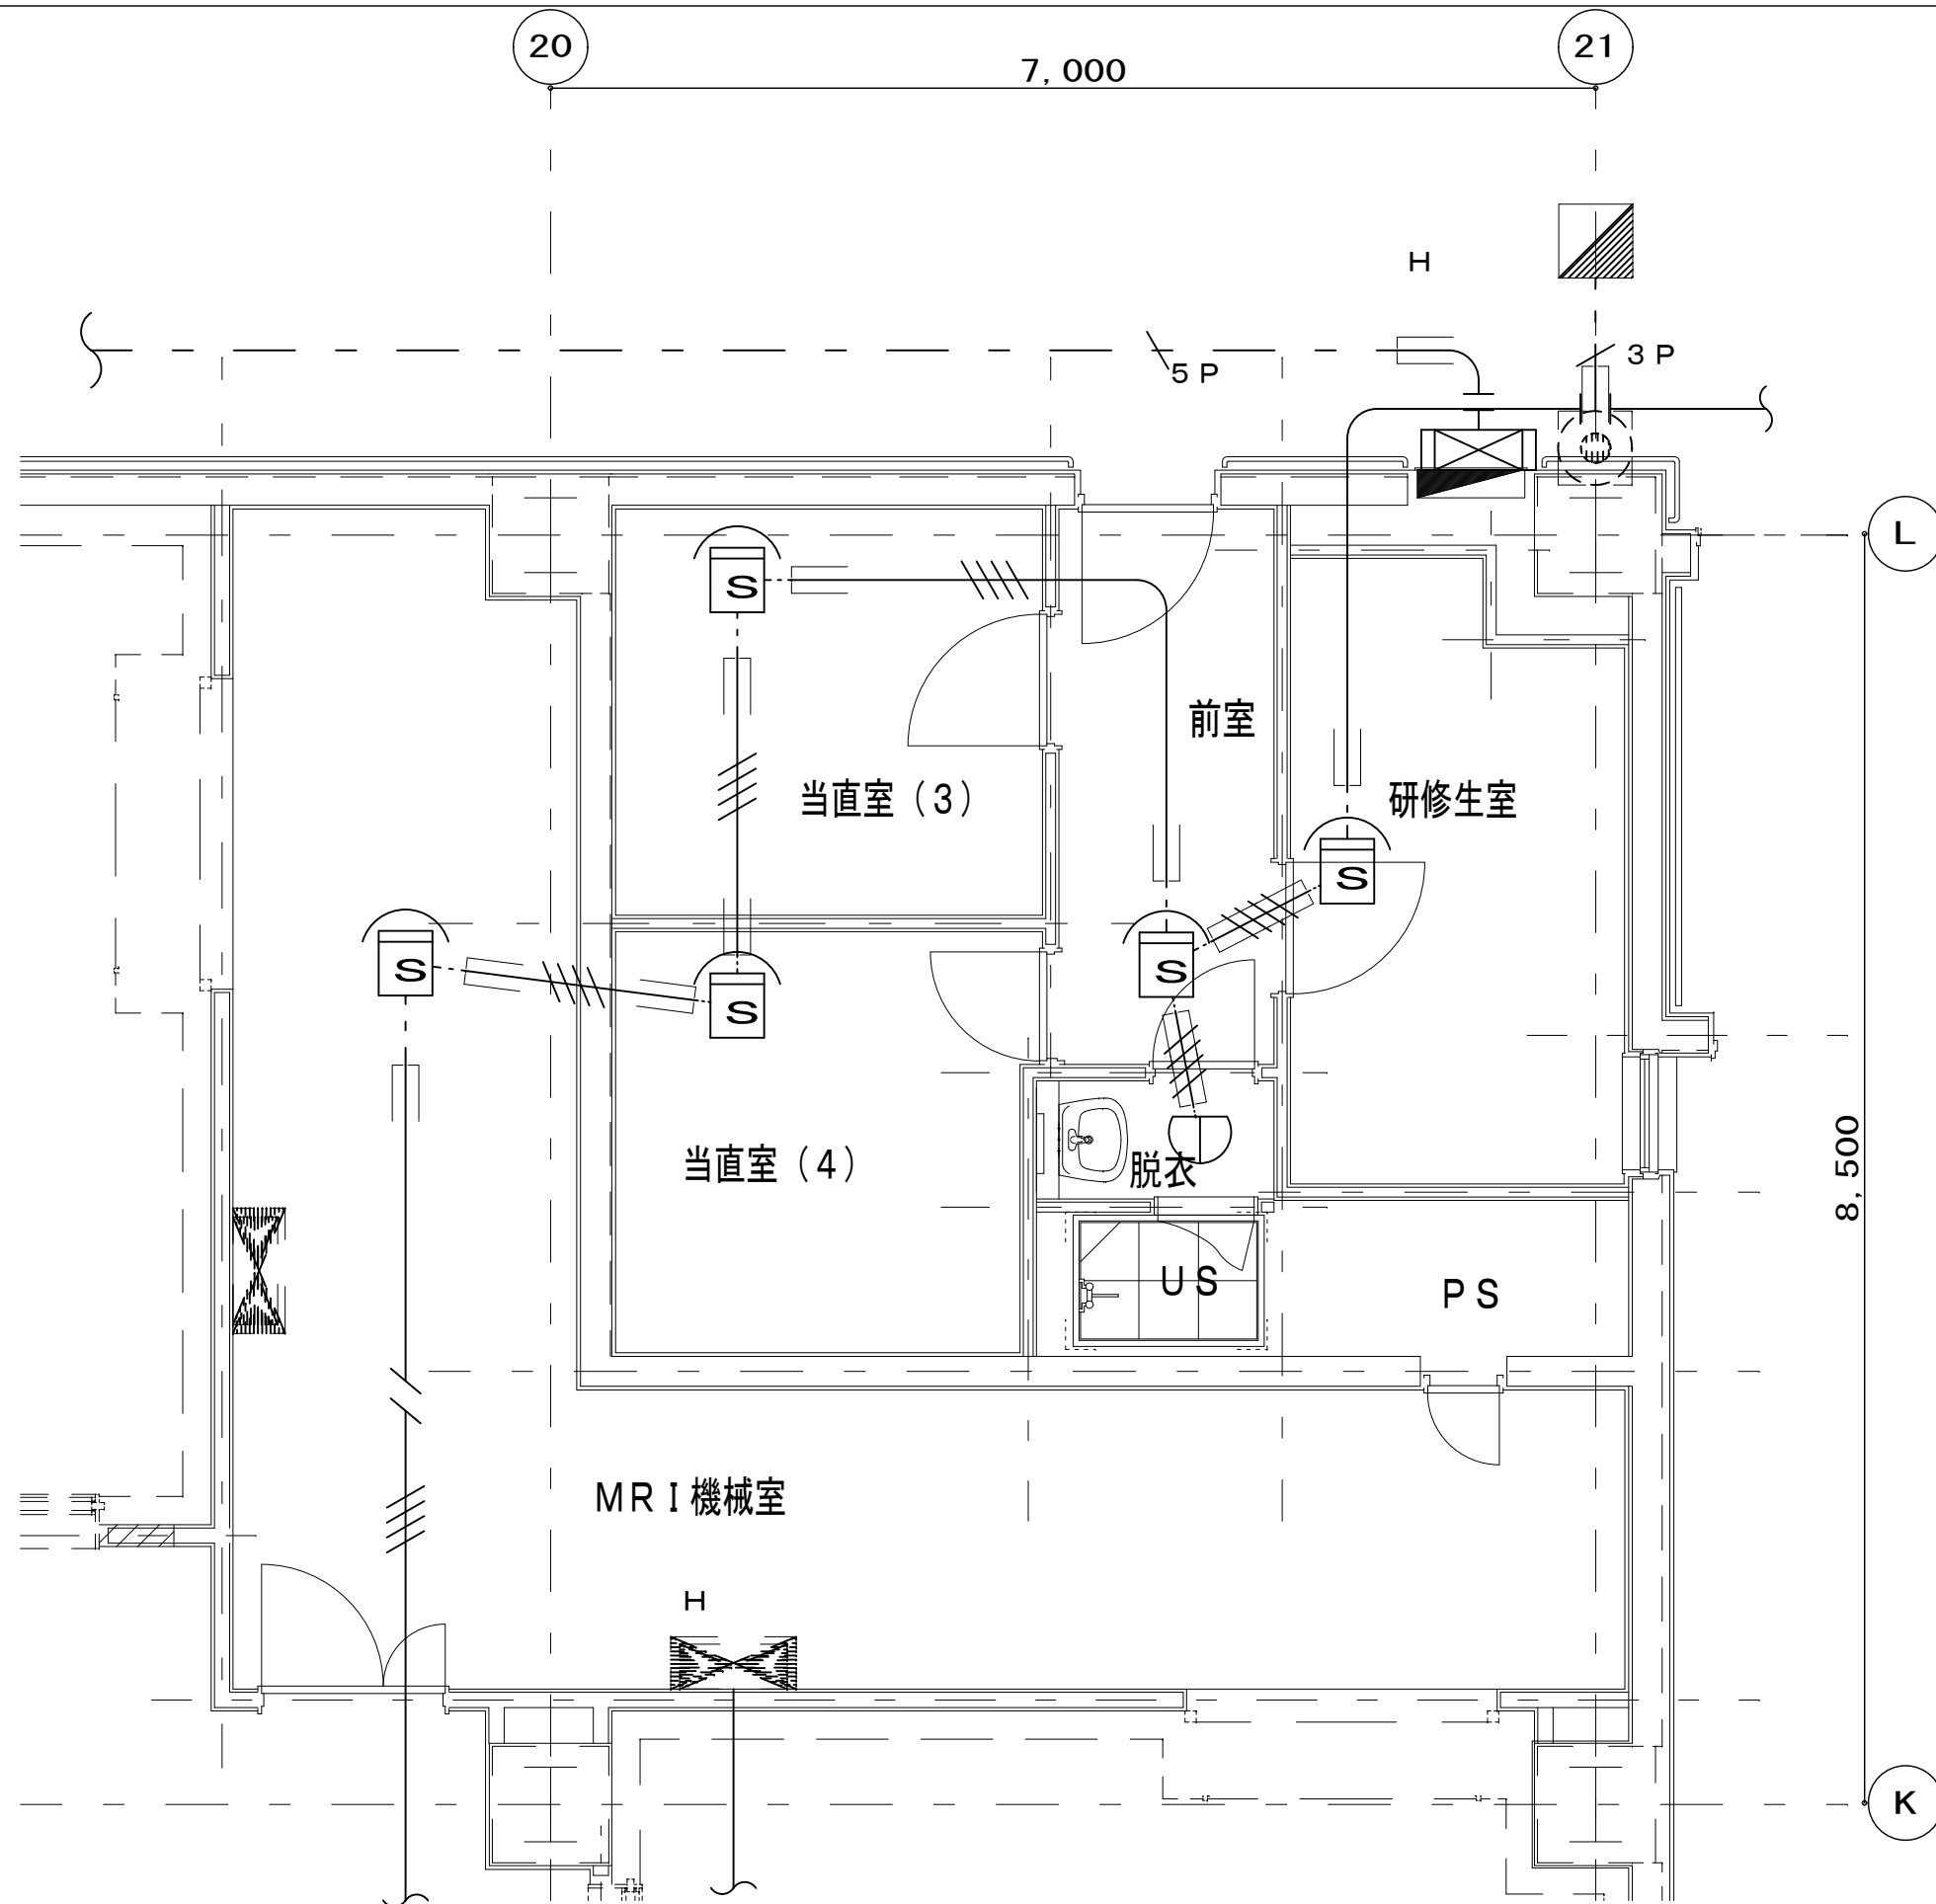

既設感知器・配線撤去のこと


附記	承認	作成	名称	図面名	縮尺	年月日	NO
			山梨県立中央病院MRI増設工事	既設自動火災報知設備(撤去)図	1/50(A-3)		E-17



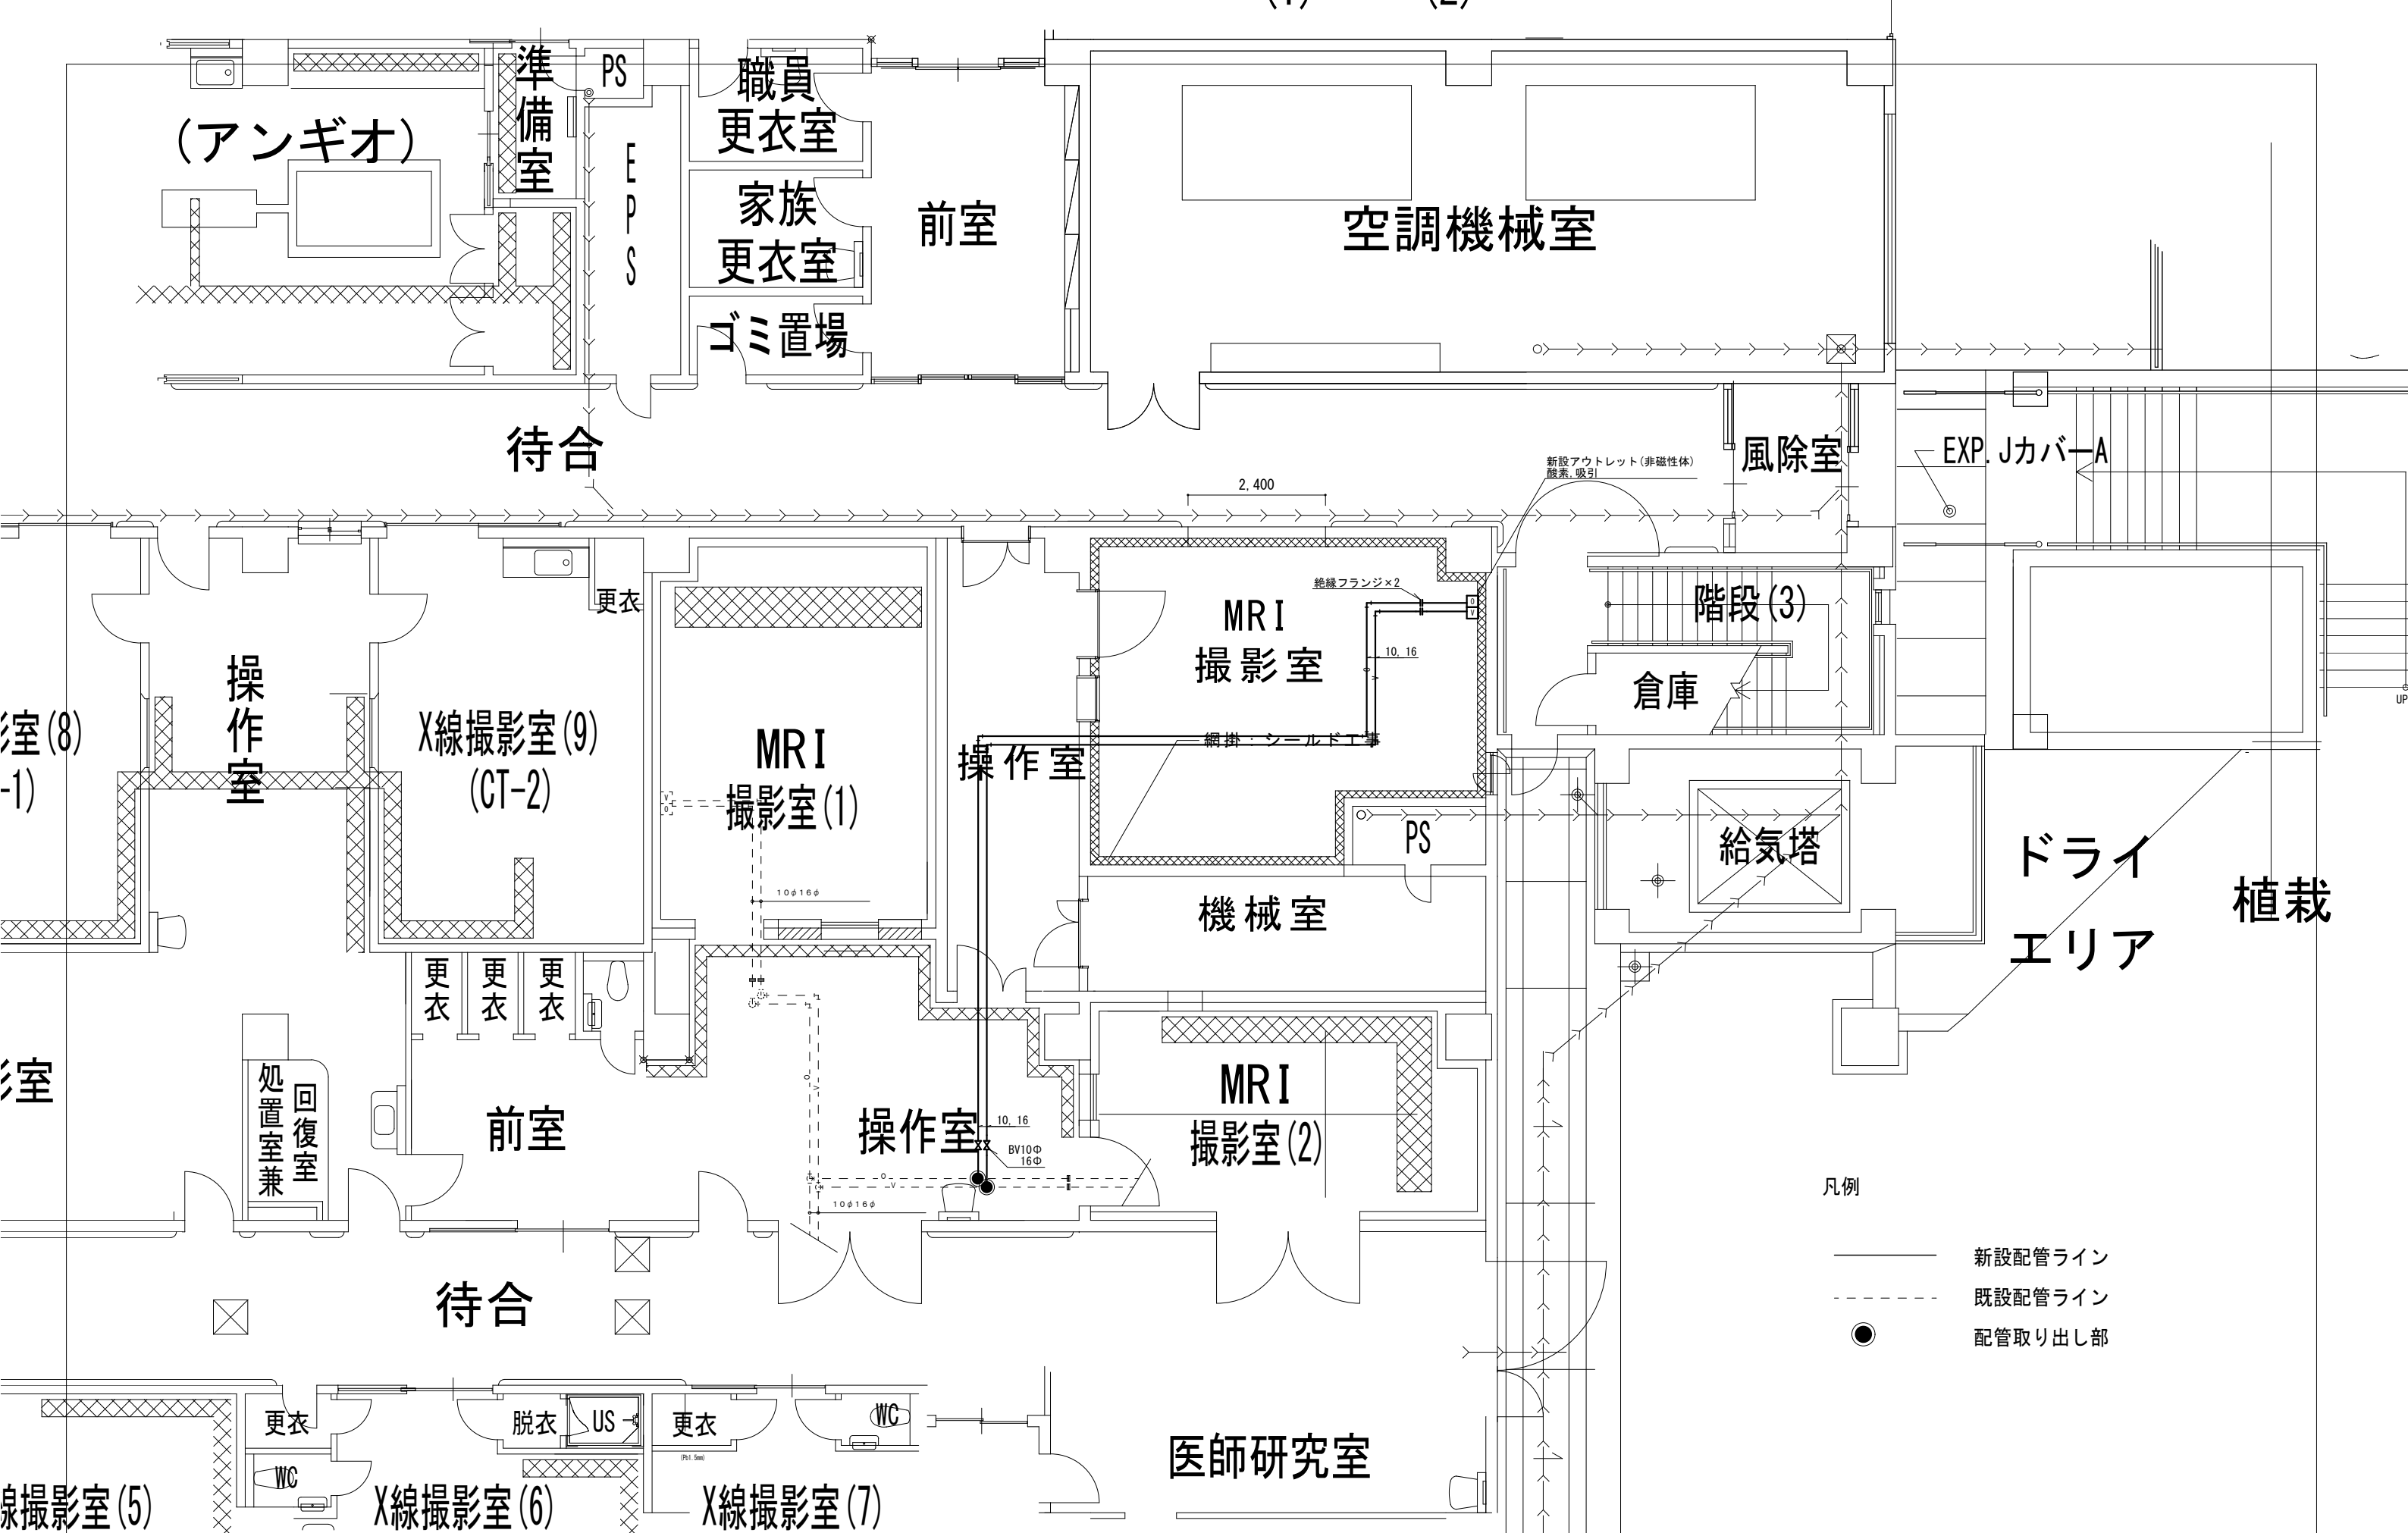


- 凡例
- 新設配管ライン
  - - - 既設配管ライン
  - 配管取り出し部

附記	承認	作成	名称	図面名	縮尺	年月日	NO
			山梨県立中央病院MRI増設工事	医療ガス配管図	1/100		M-1

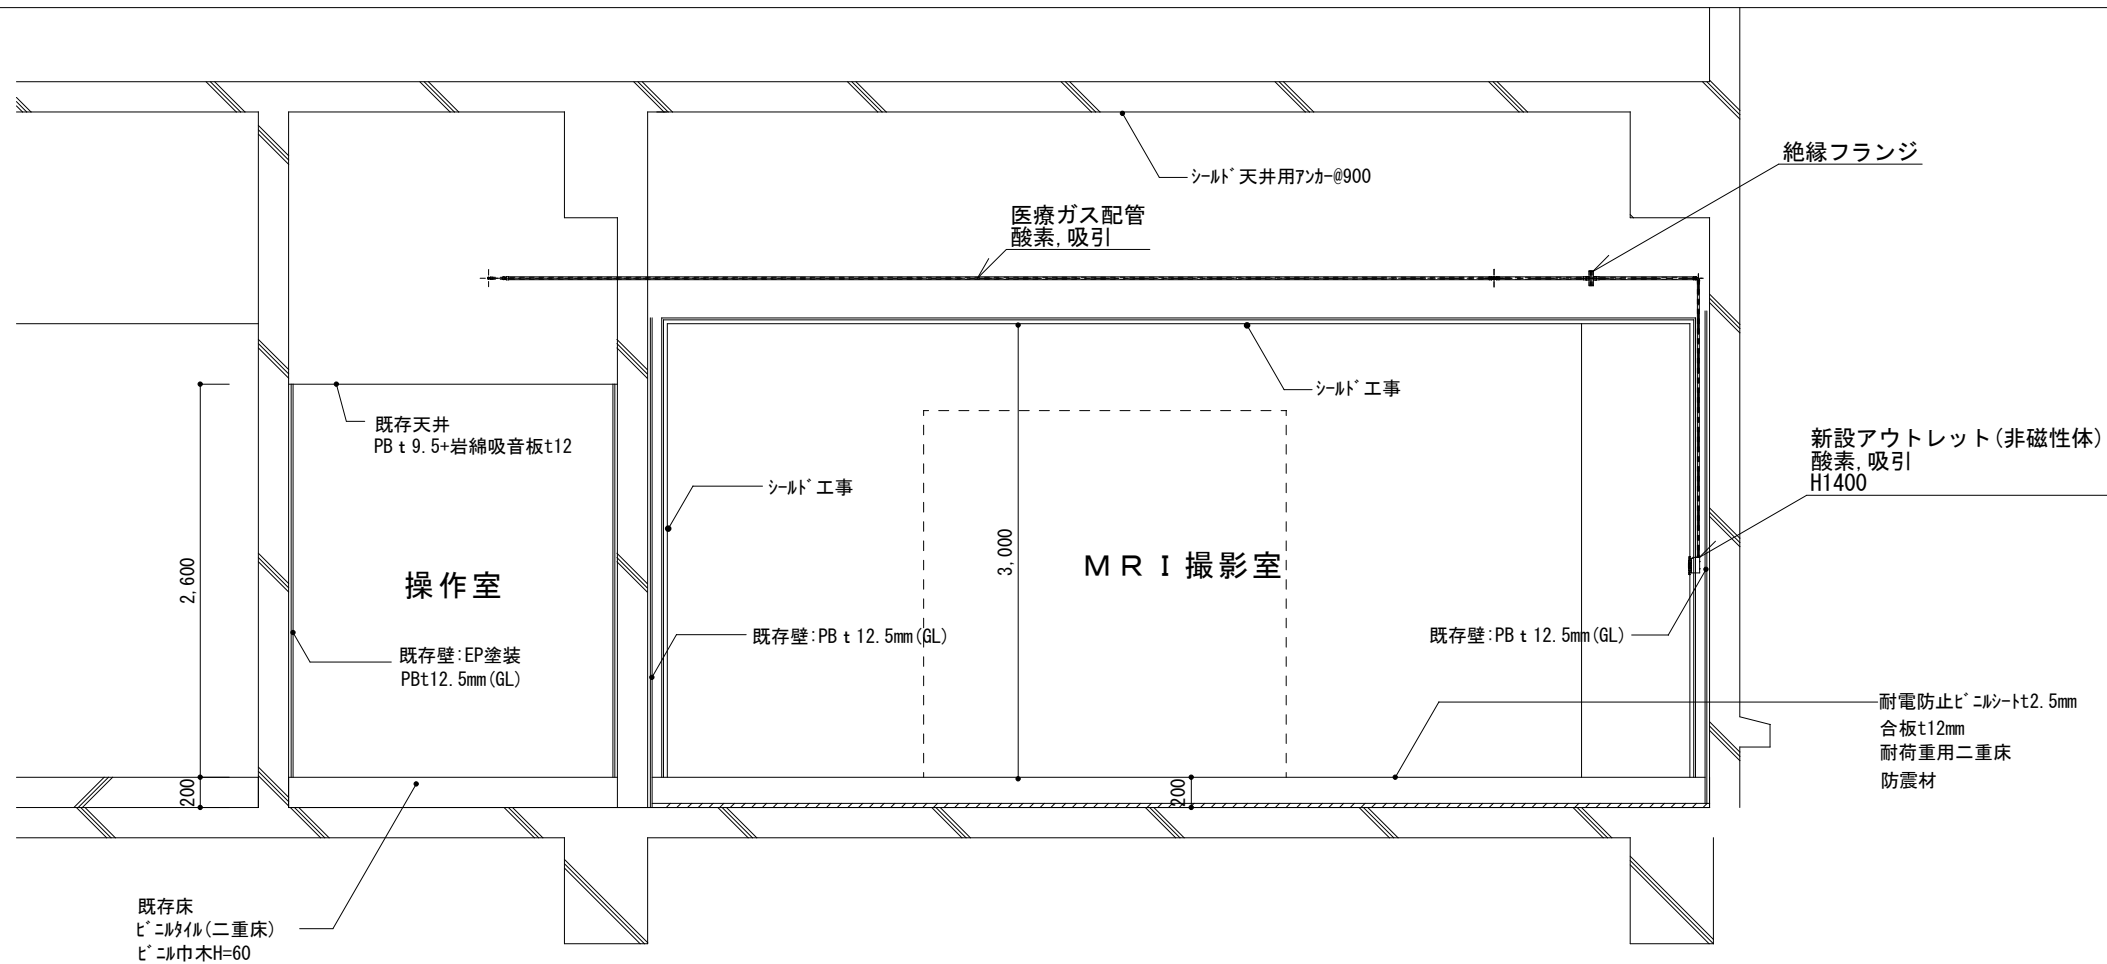


断面図①

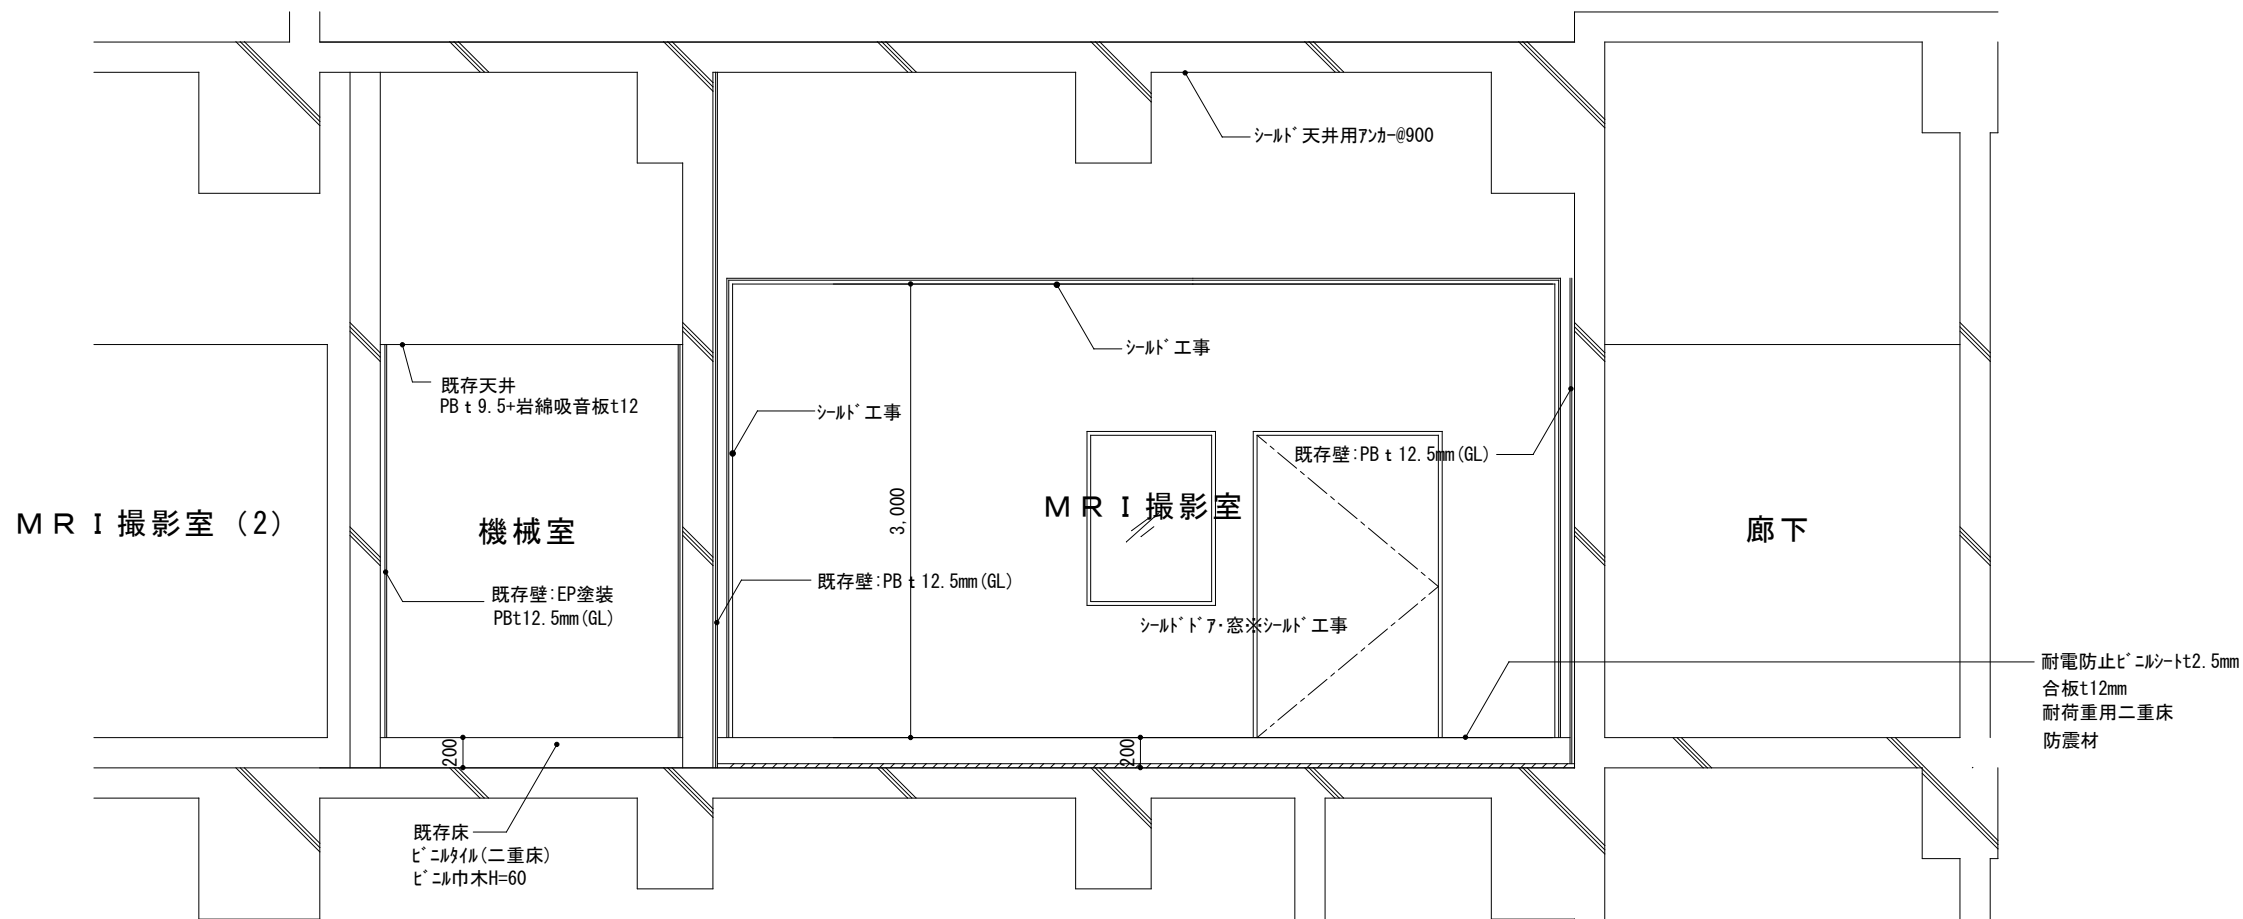


断面図②


附記	承認	作成	名称	図面名	縮尺	年月日	NO
			山梨県立中央病院MRI増設工事	医療ガス配管図 (断面図)	1/50		M-2

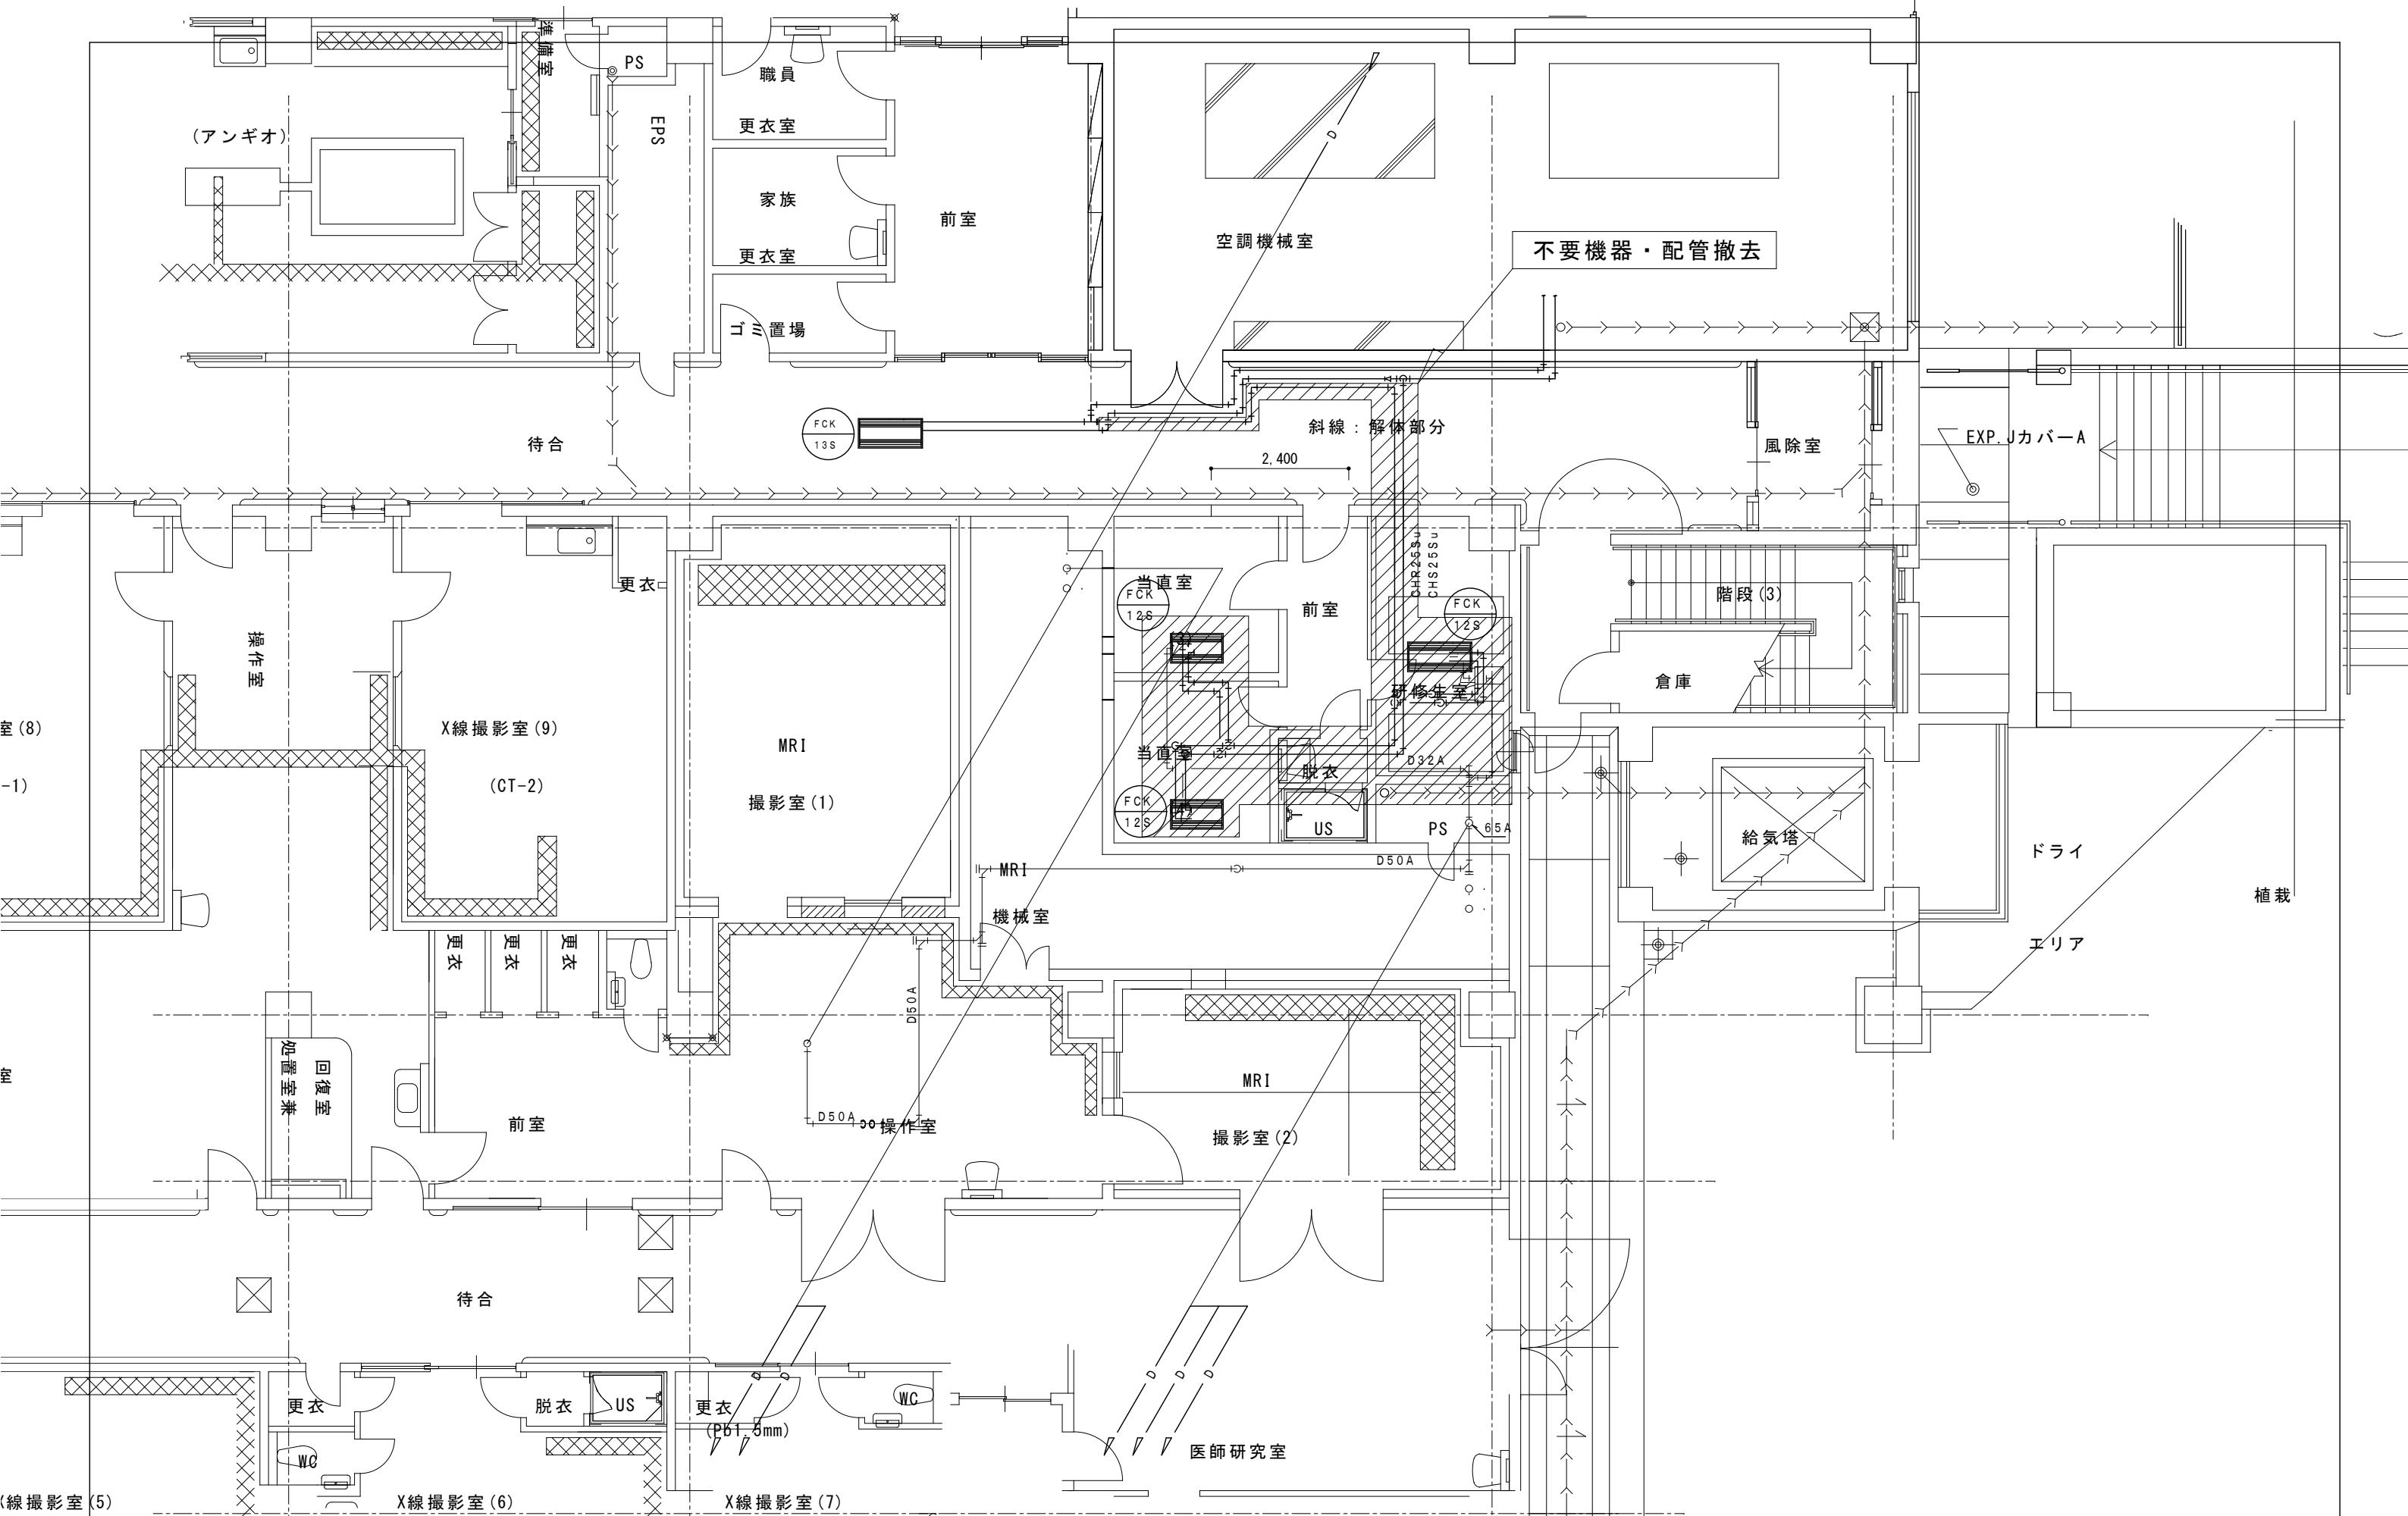


附記	承認	作成	名称	図面名	縮尺	年月日	NO
			山梨県立中央病院MRI増設工事	空調配管撤去図	1/100		M-3

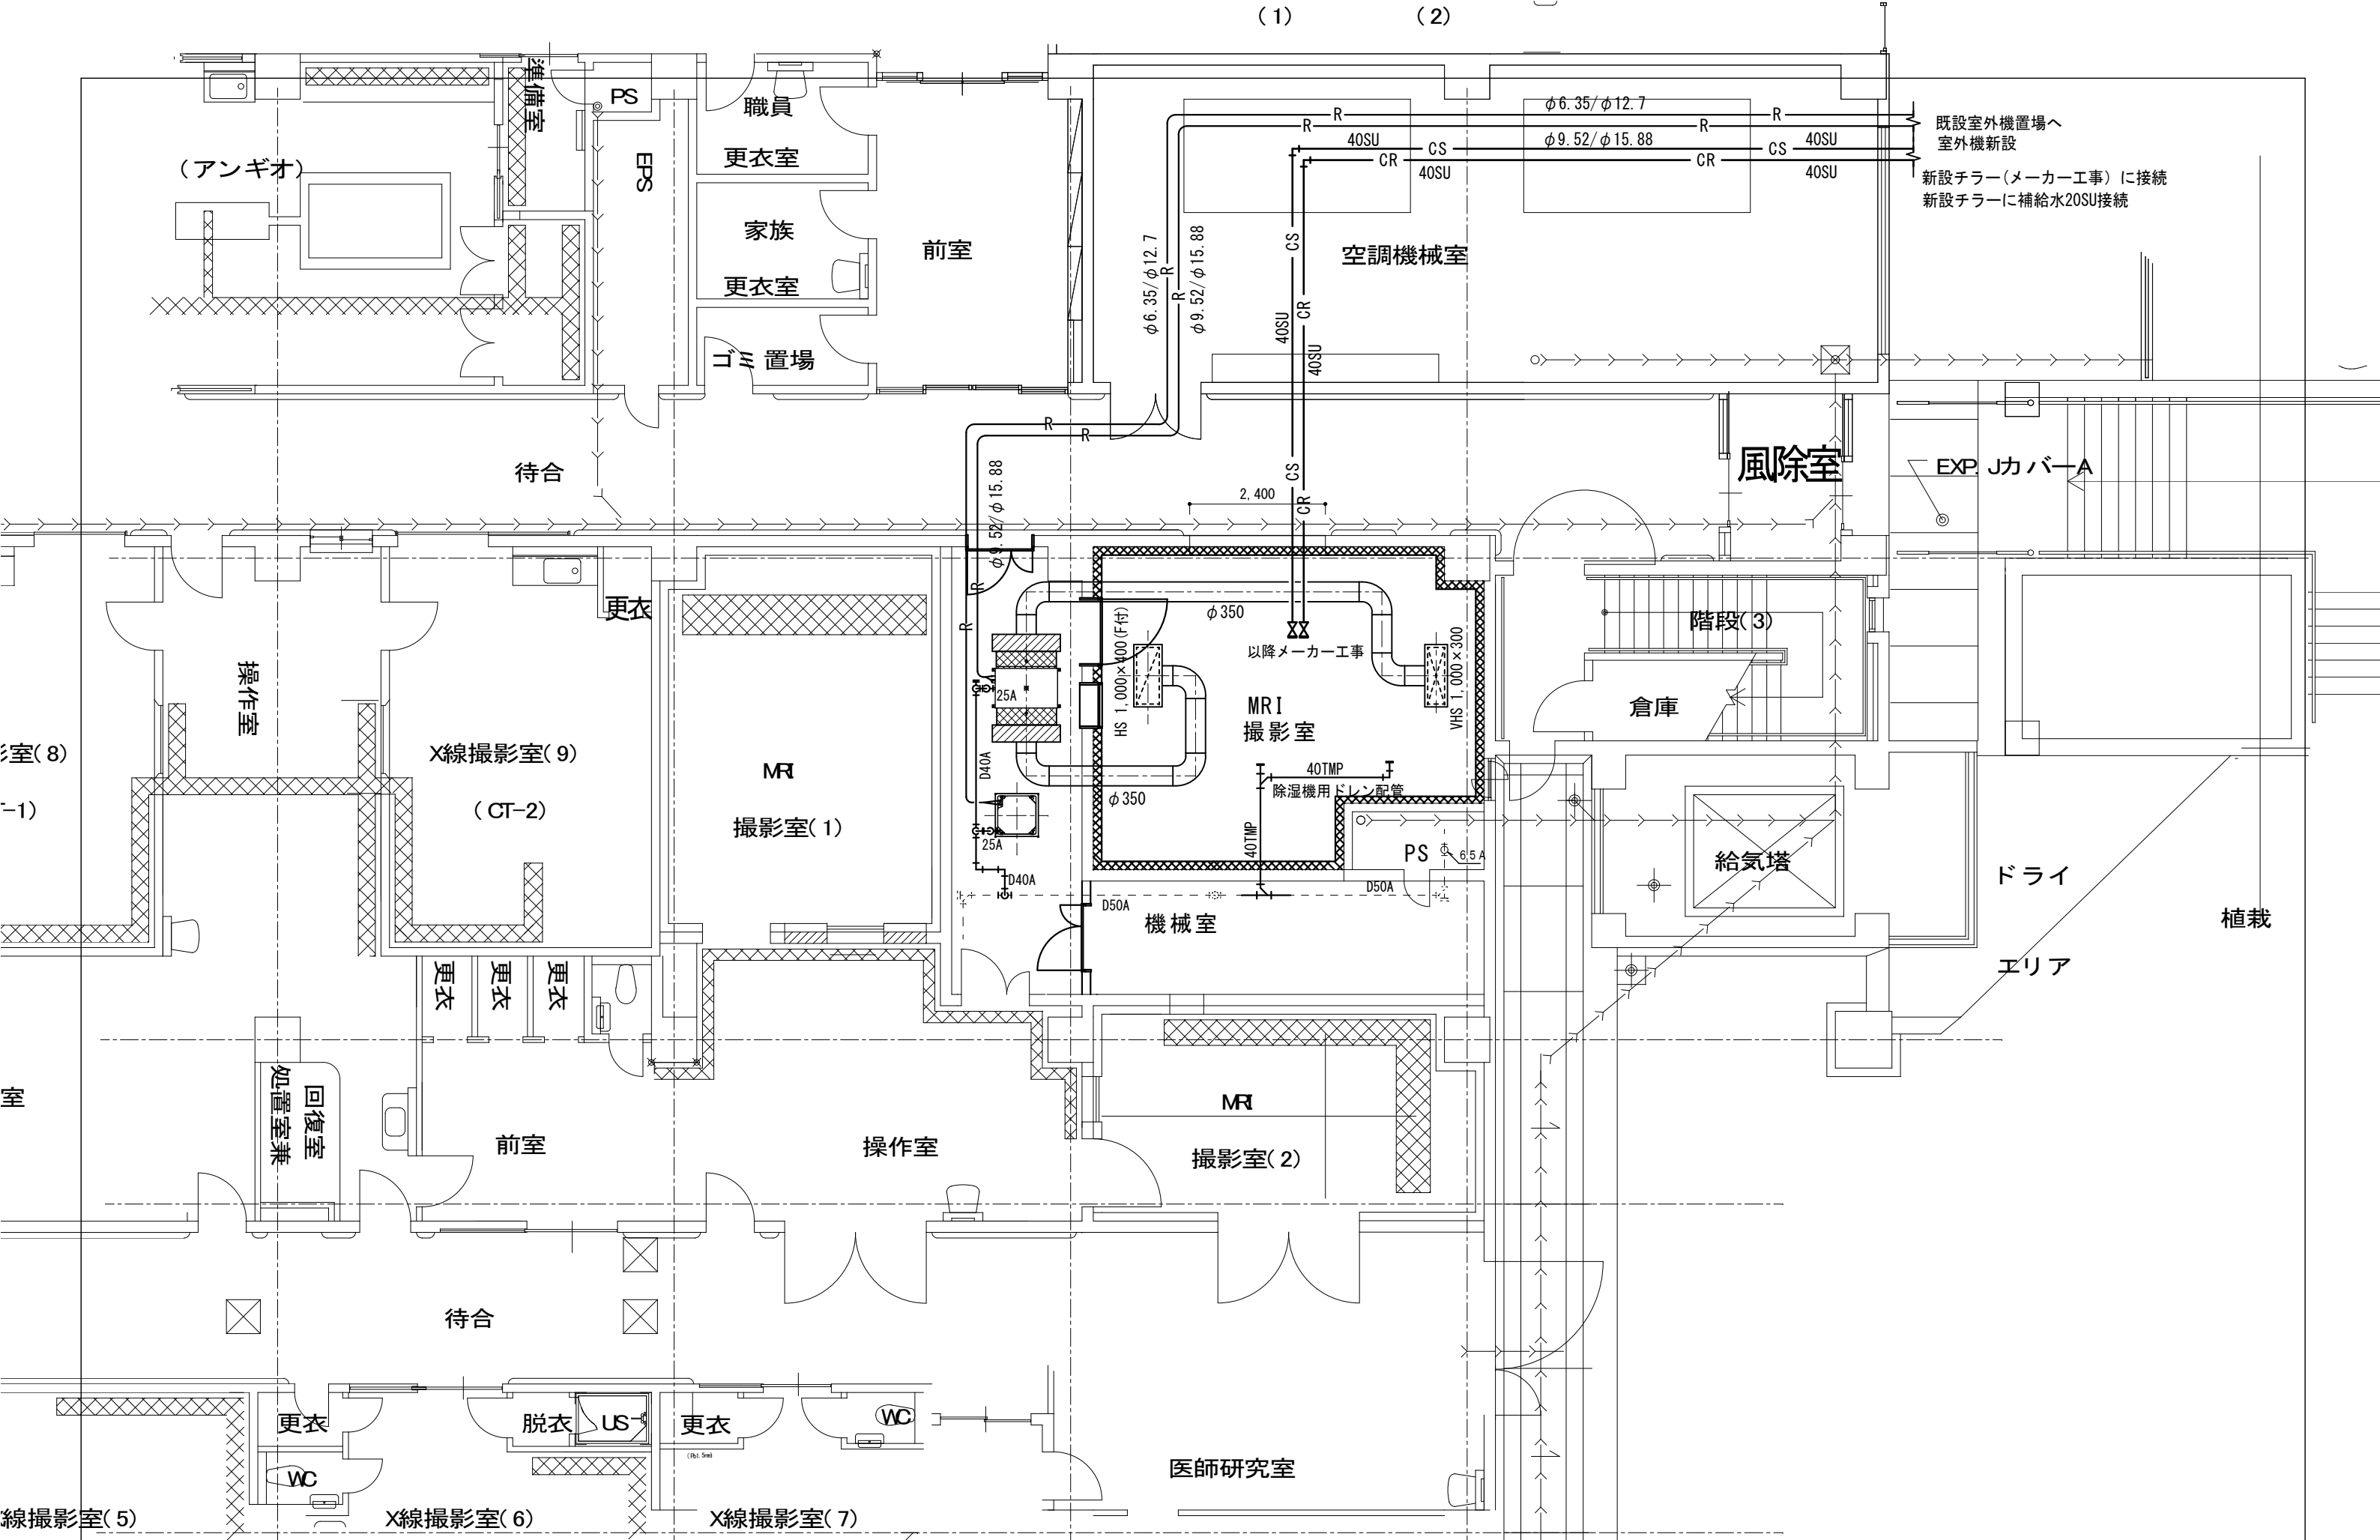


附記	承認	作成	名称	図面名	縮尺	年月日	NO
			山梨県立中央病院MRI増設工事	新設空調配管他平面図	1/100		M-4

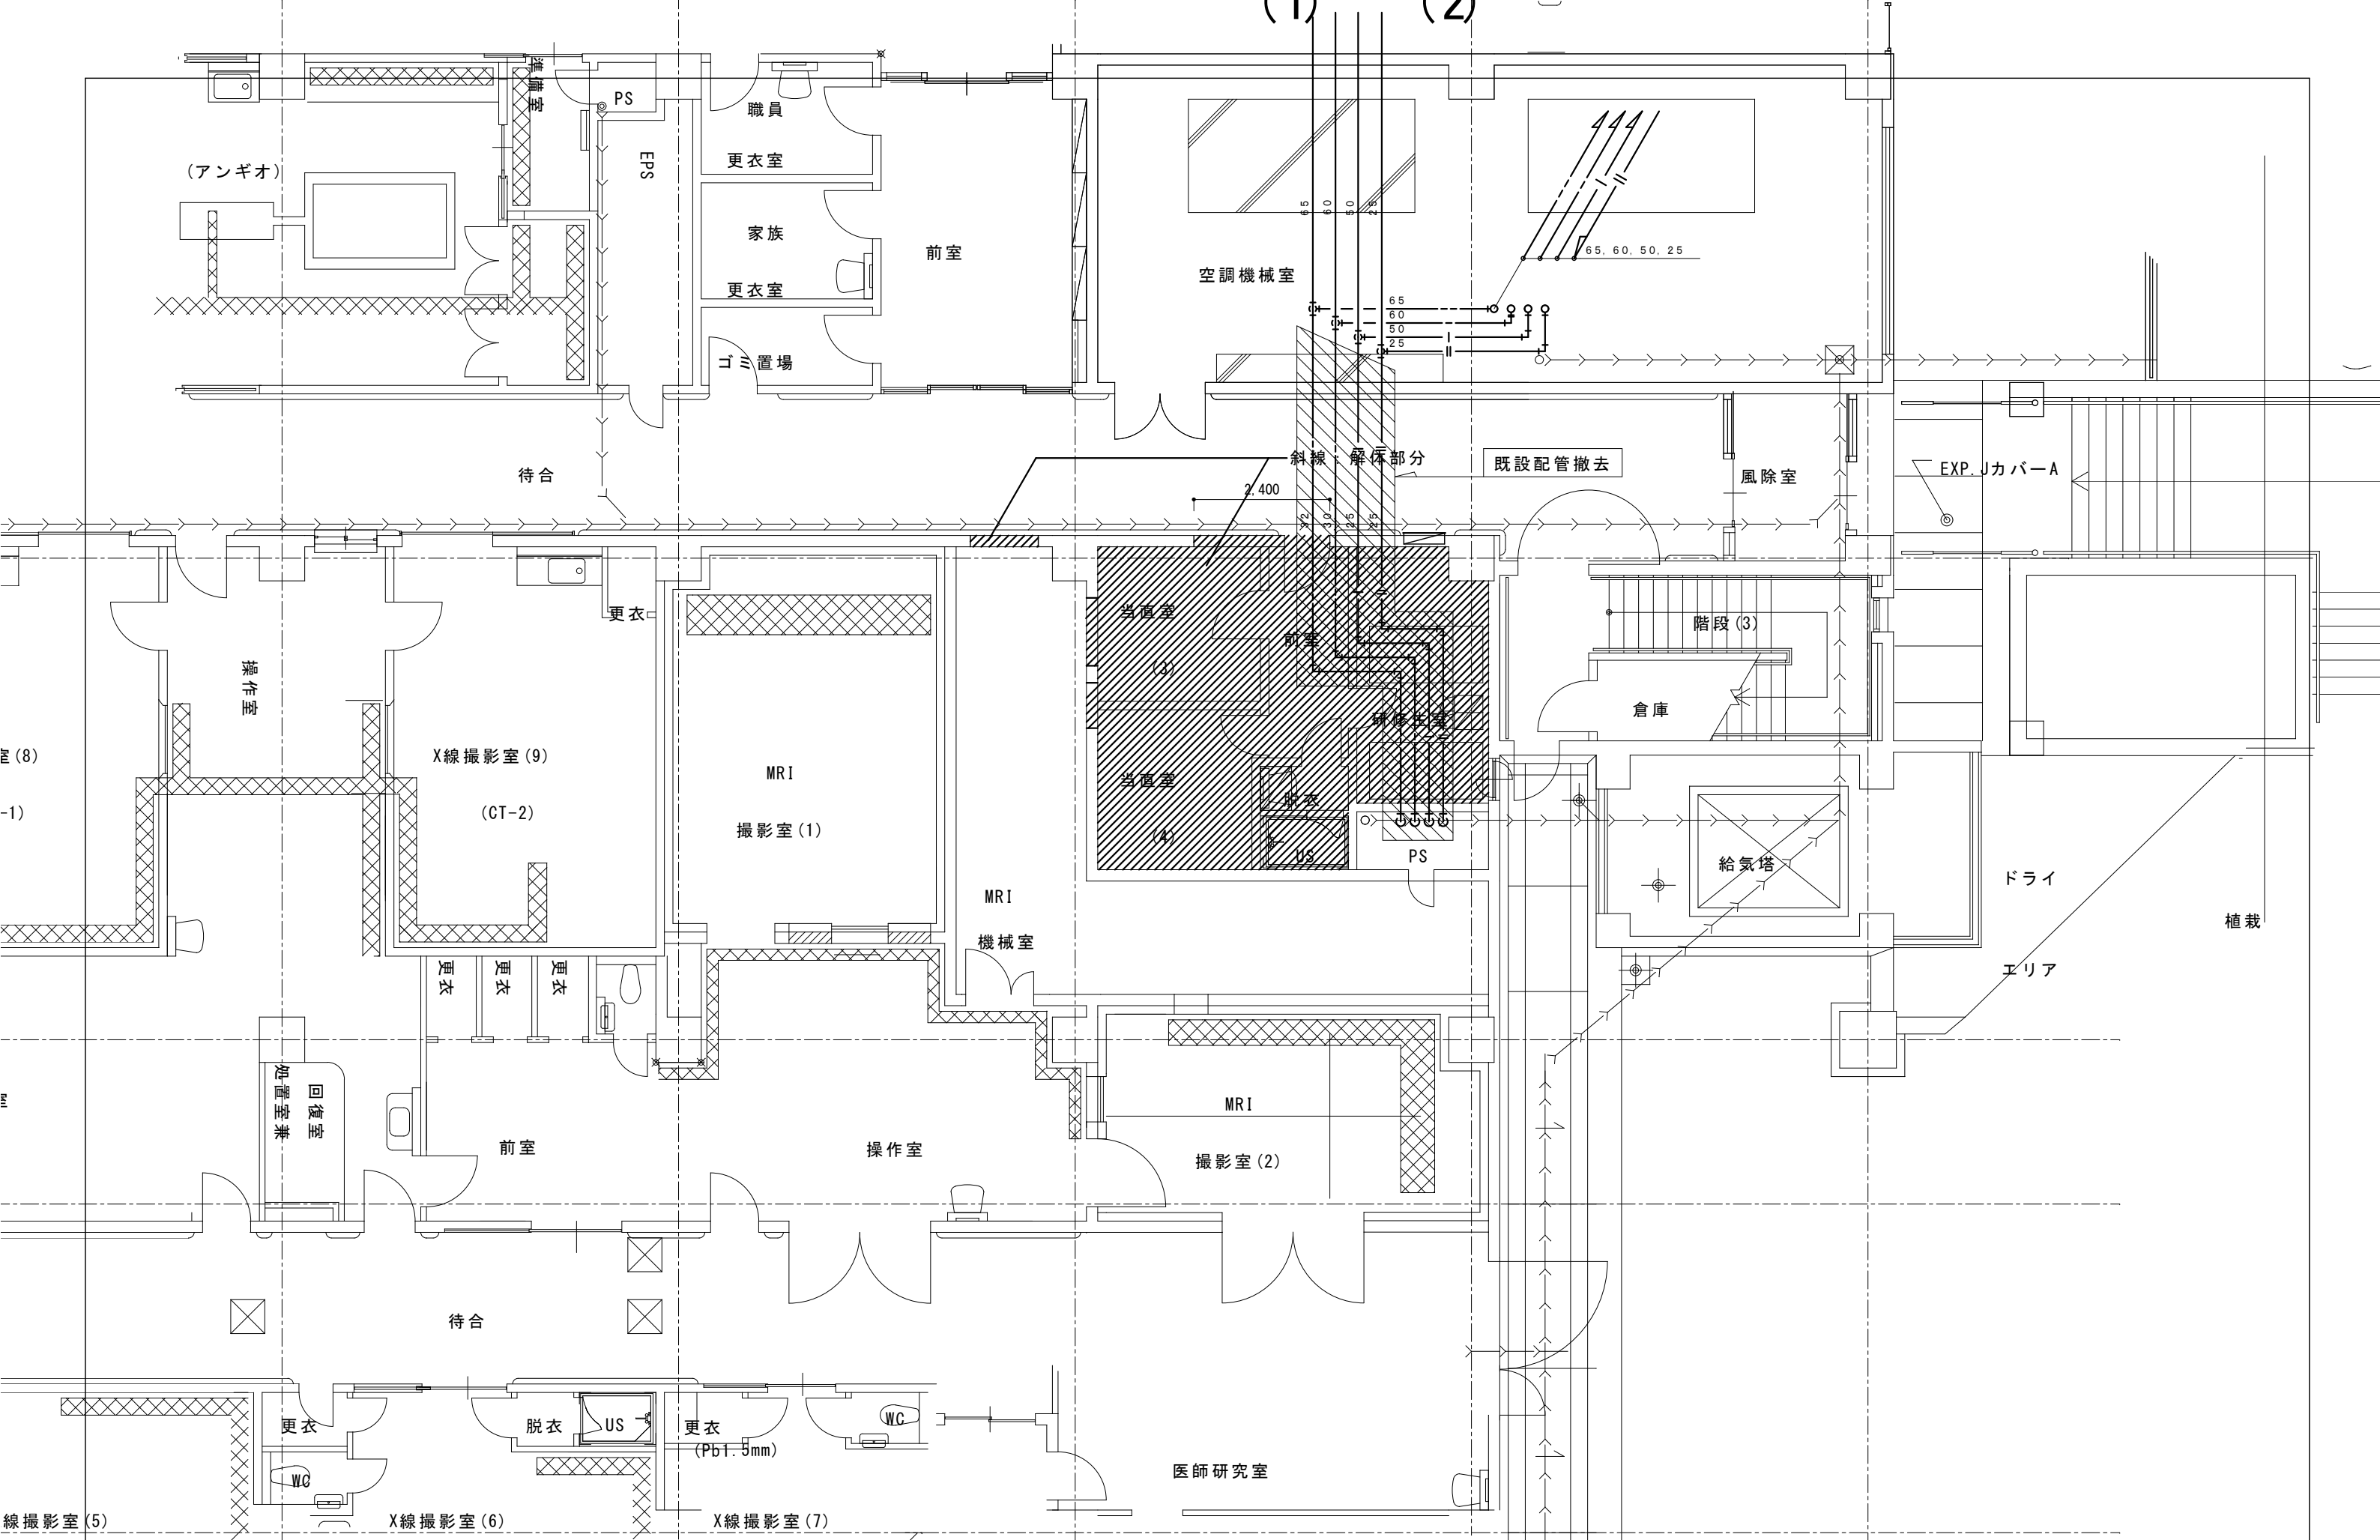

附記	承認	作成	名称	図面名	縮尺	年月日	NO
			山梨県立中央病院MRI増設工事	既設衛生配管撤去図	1/100		M-5

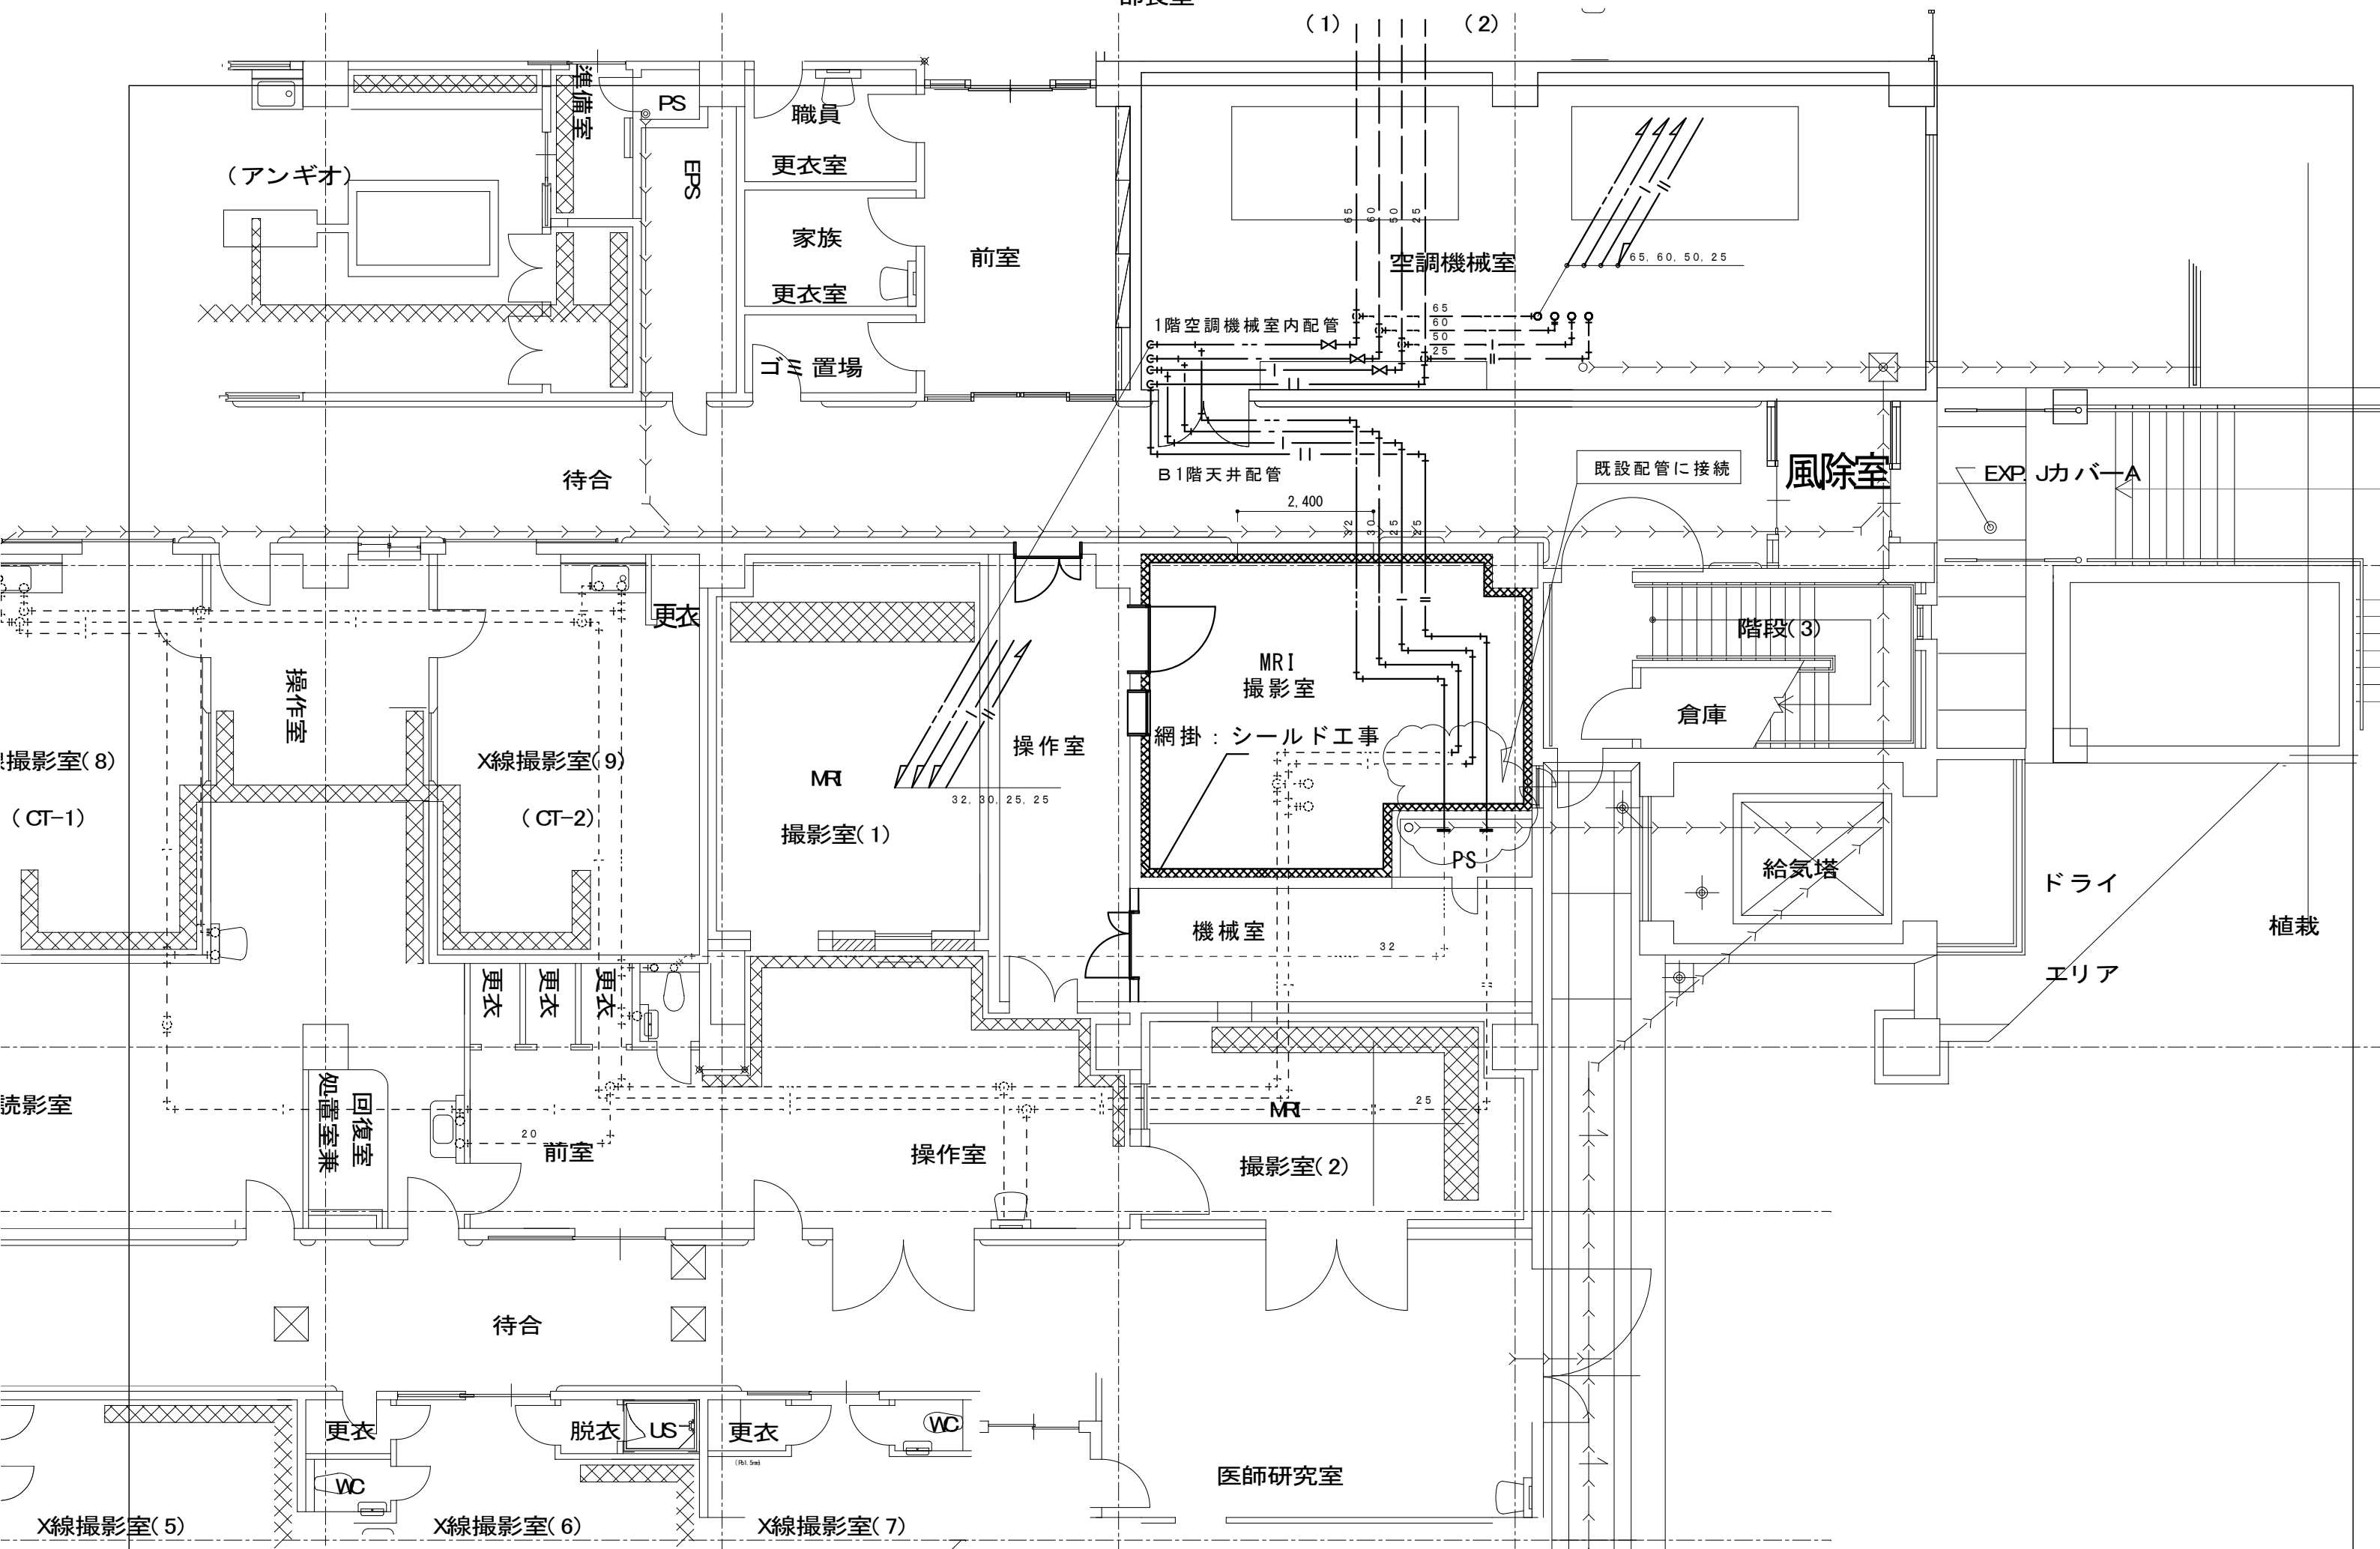


附記  	承認	作成	名称	図面名	縮尺	年月日	NO
			山梨県立中央病院MRI増設工事	衛生配管図	1/100		M-6

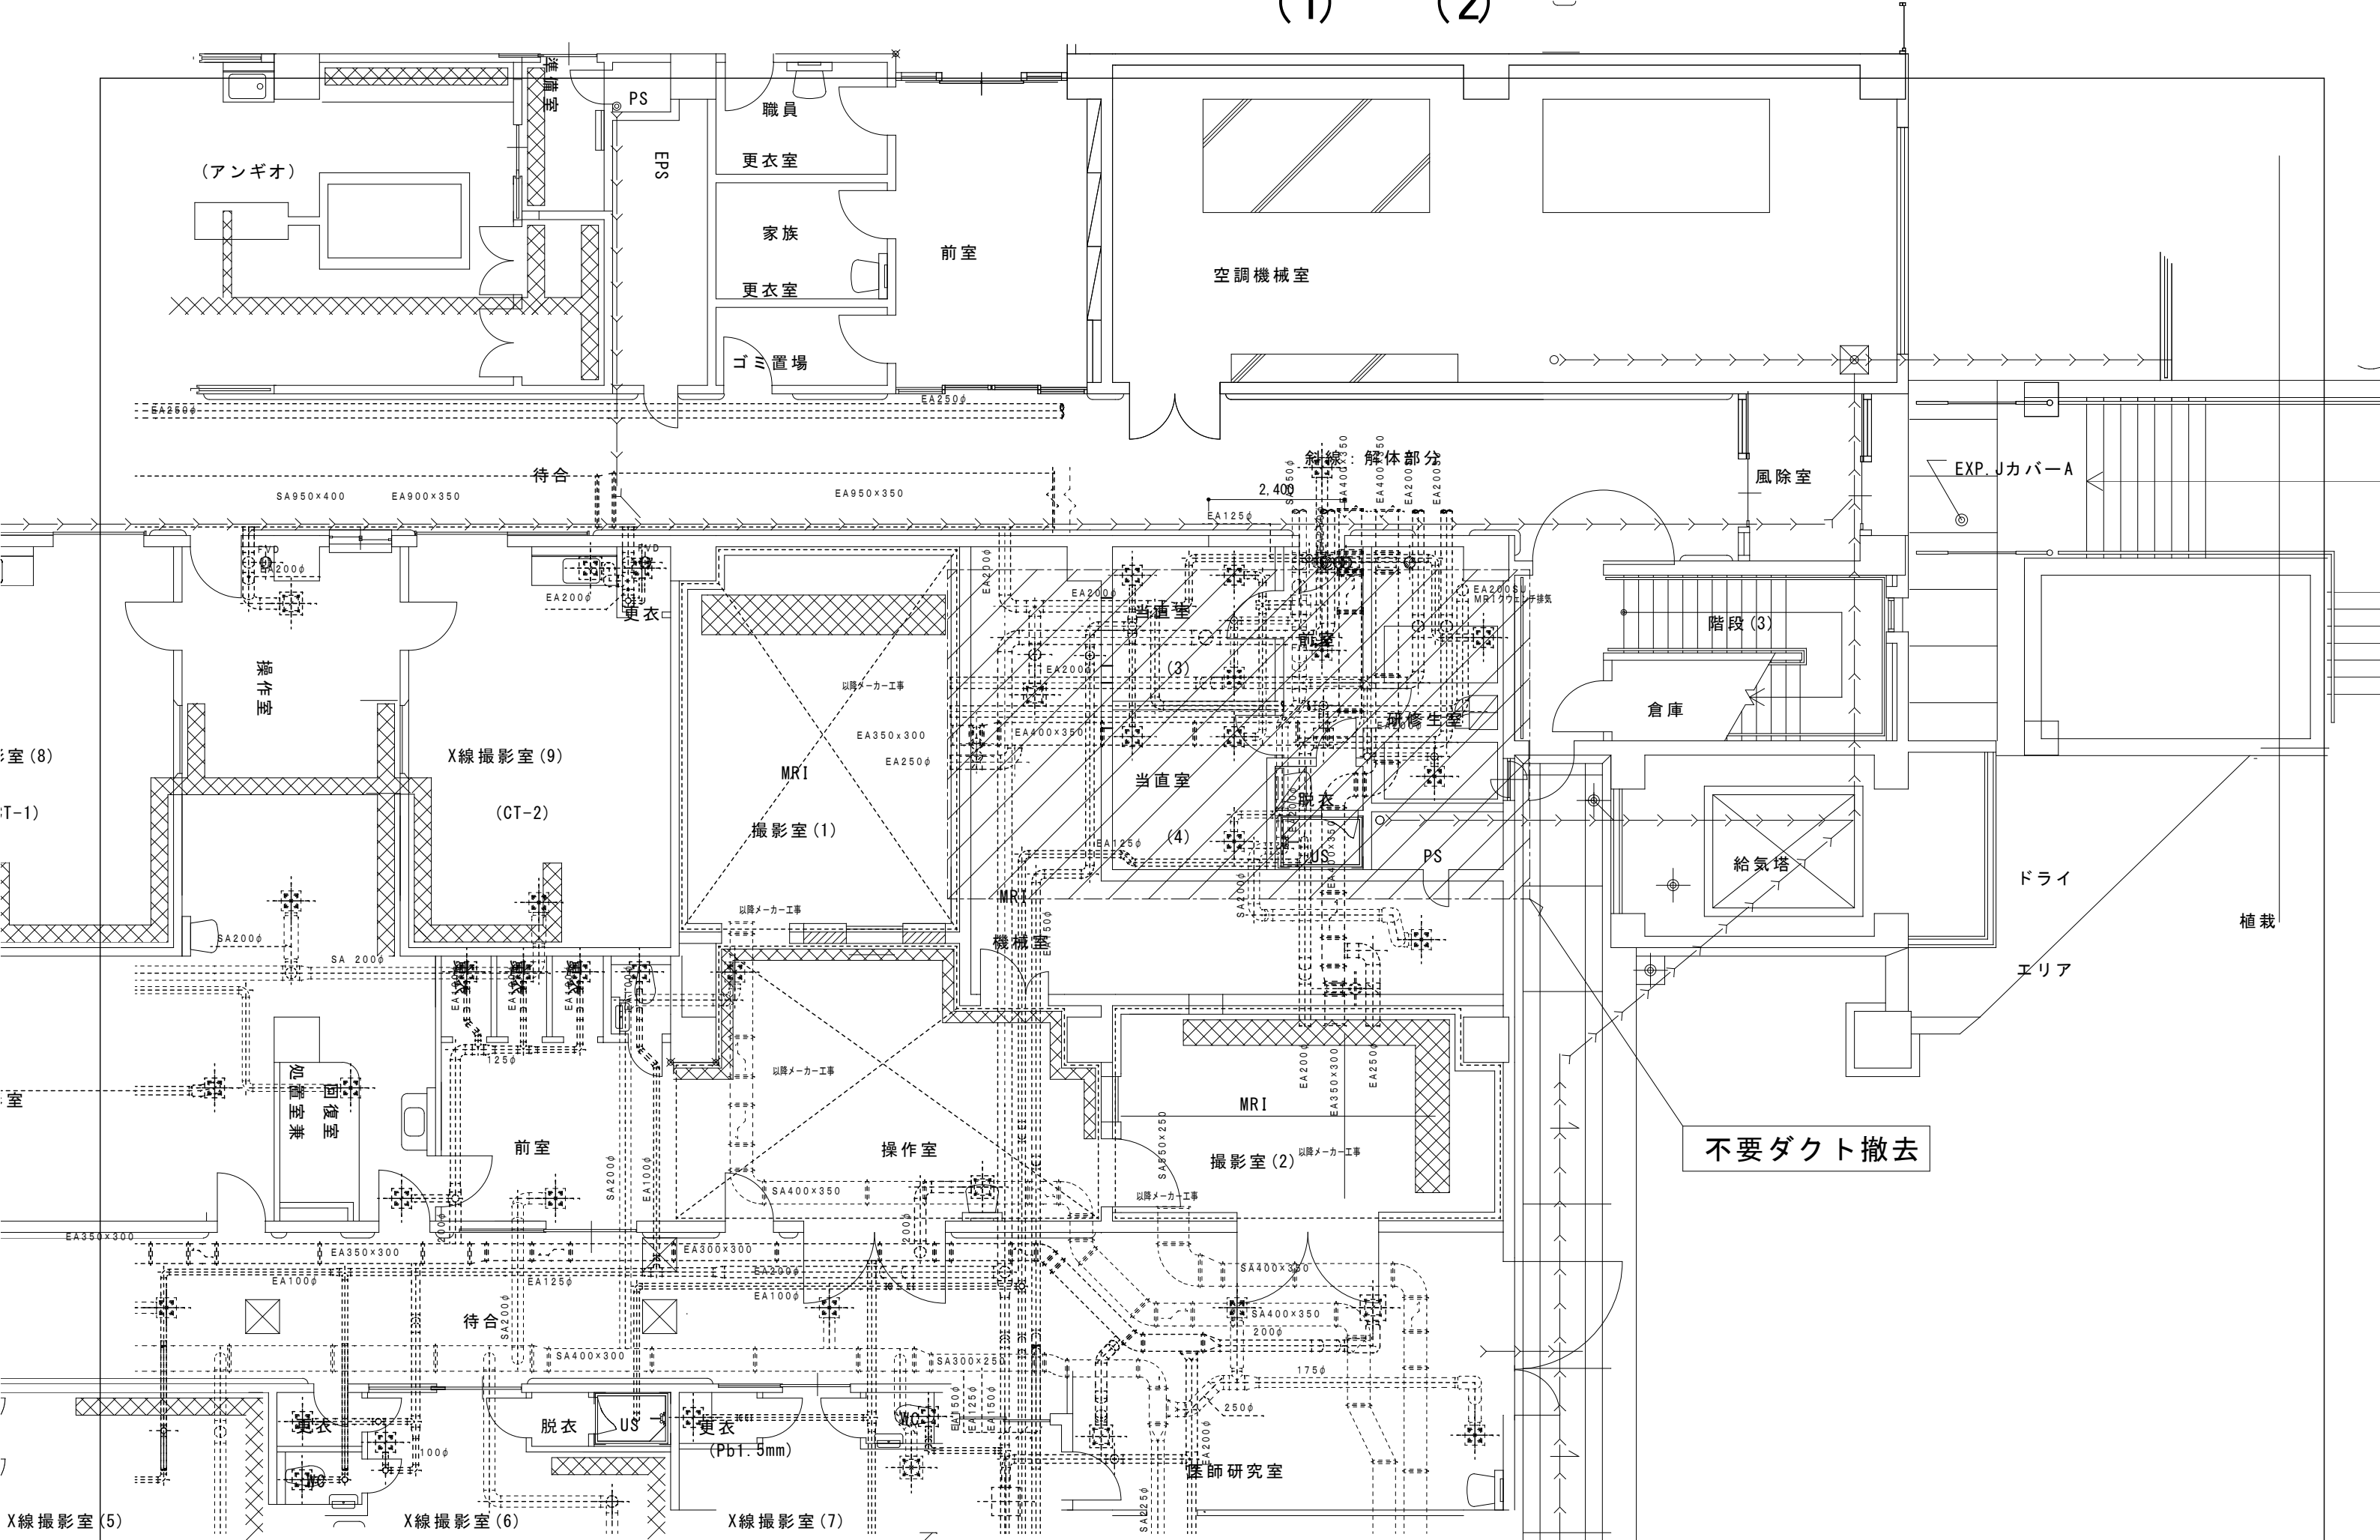

不要ダクト撤去

附記	承認	作成	名称	図面名	縮尺	年月日	NO
			山梨県立中央病院MRI増設工事	既設ダクト撤去平面図	1/100		M-7

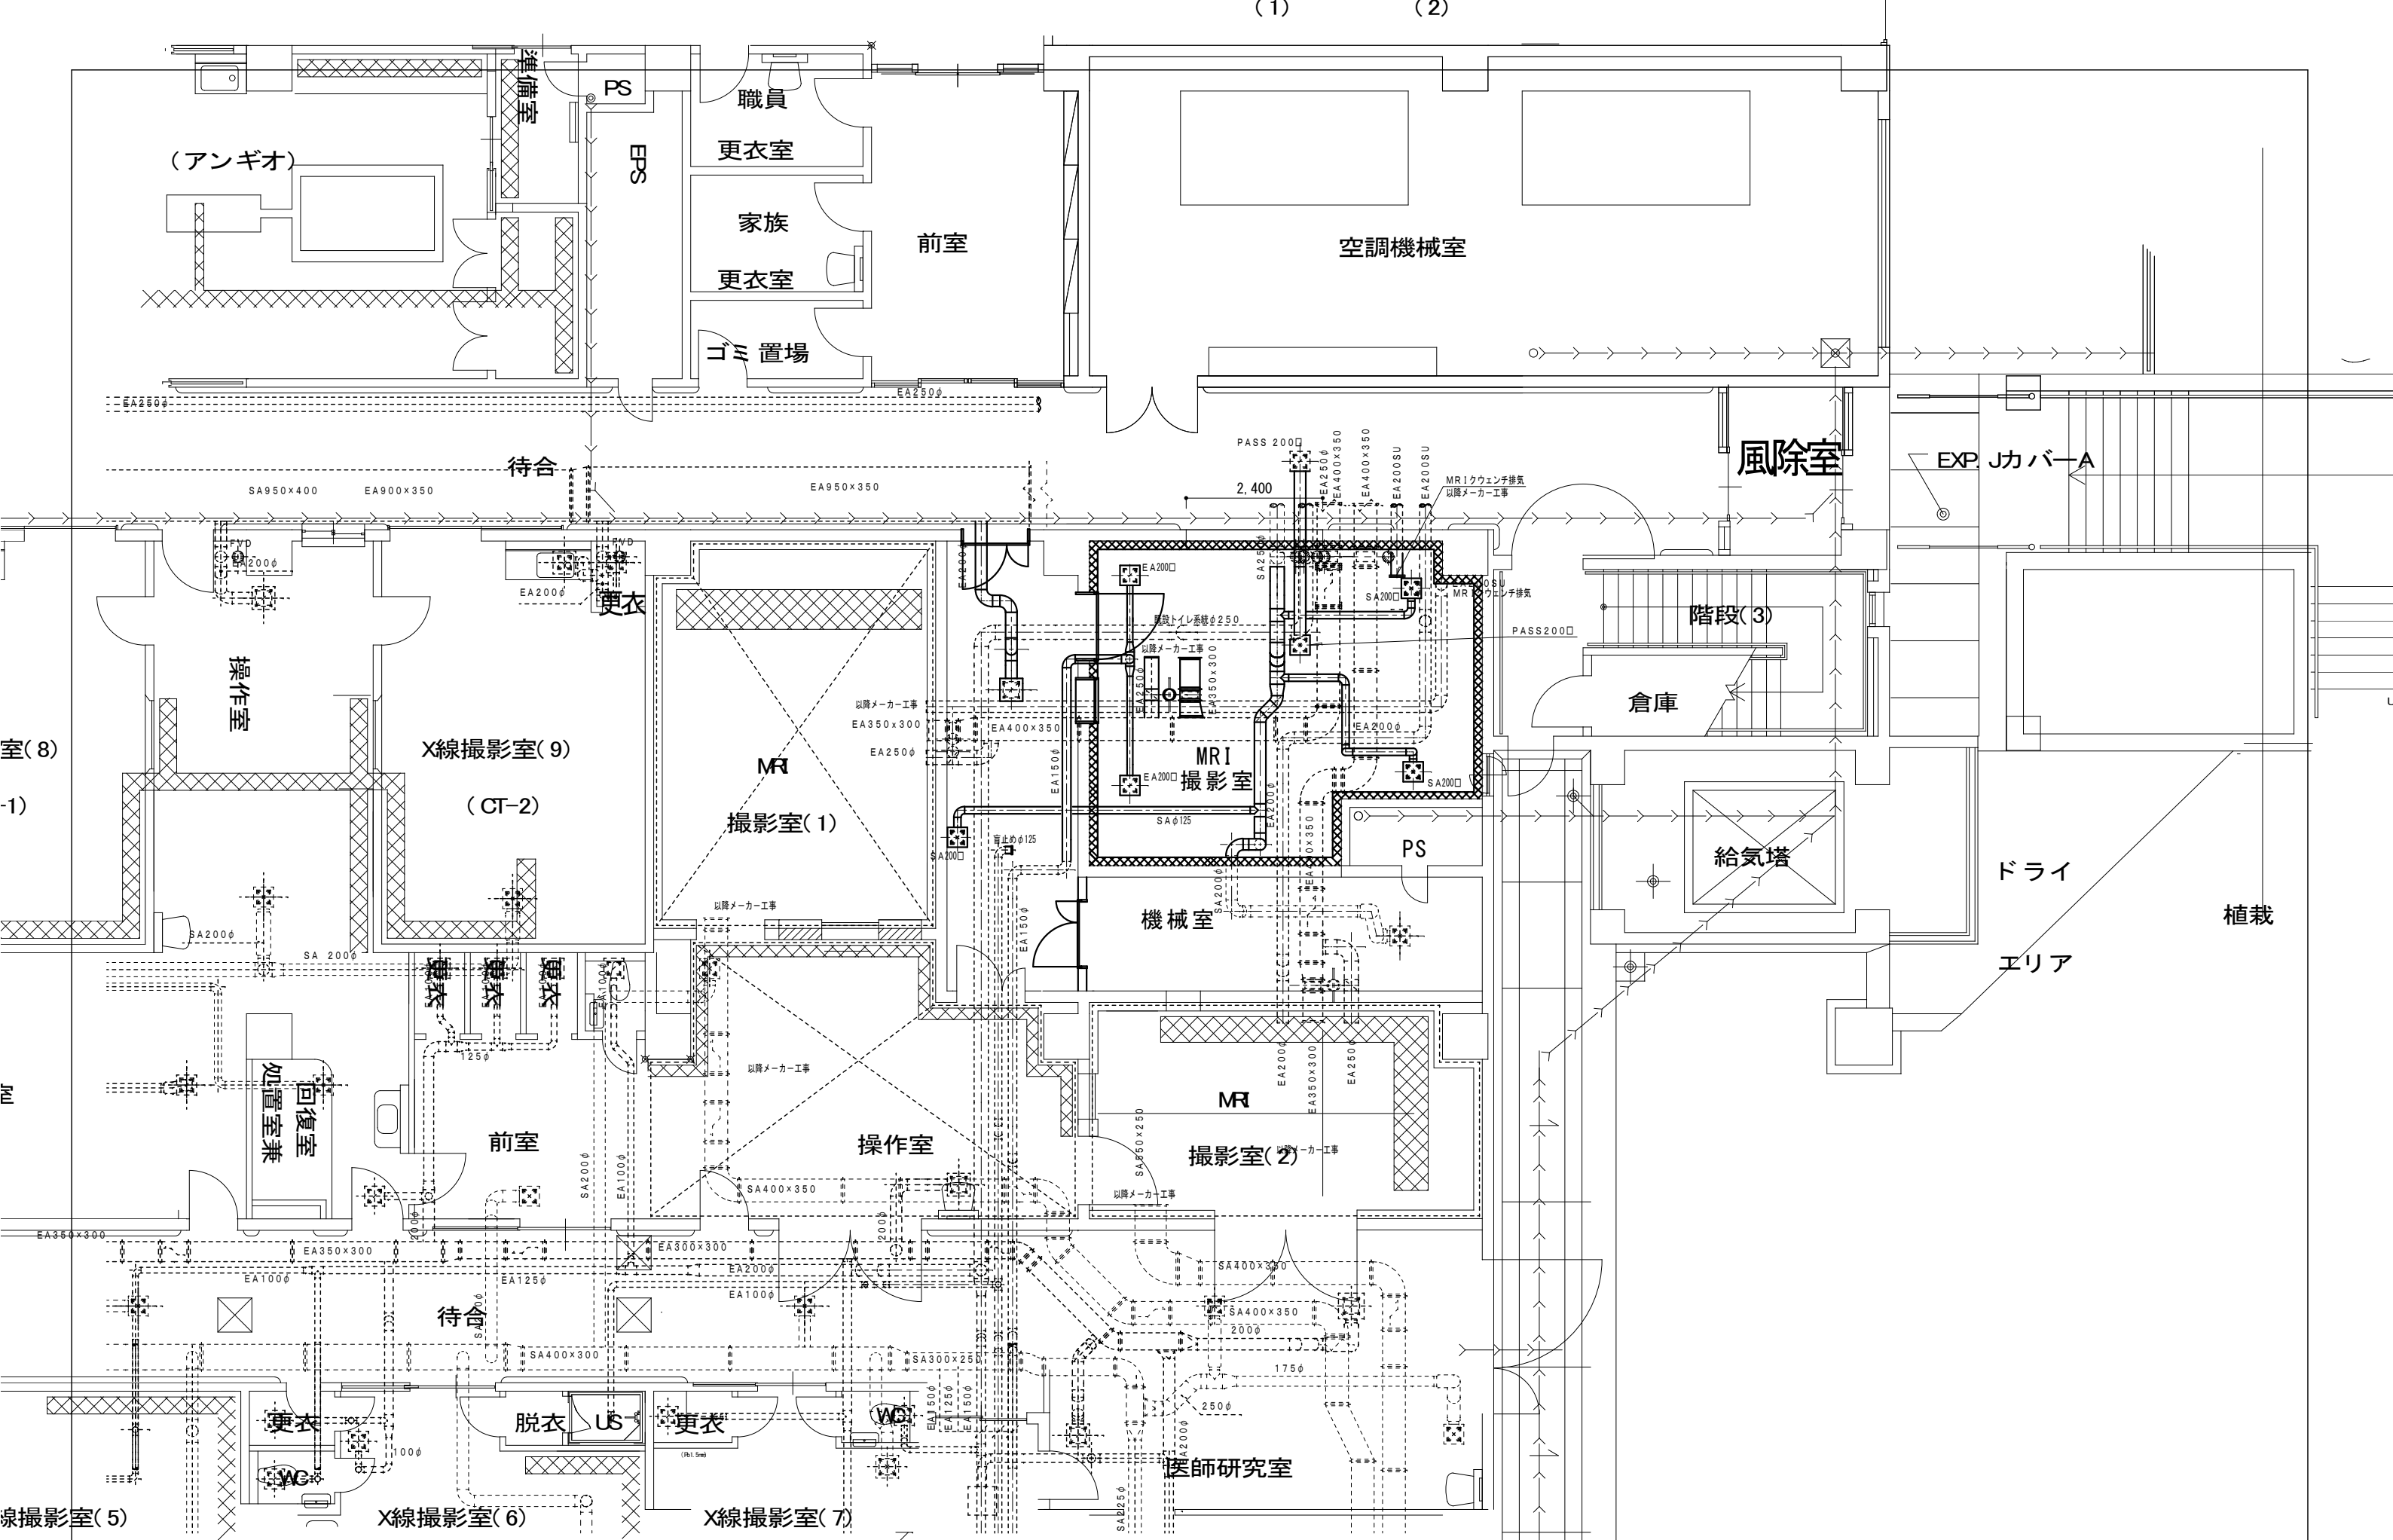

附記	承認	作成	名称	図面名	縮尺	年月日	NO
			山梨県立中央病院MRI増設工事	改修ダクト平面図	1/100		M-8