




附記	承認	作成	名称	図面名	縮尺	年月日	NO
			山梨県立中央病院改修計画 (救命救急)	改修平面図 (空調配管)	A3:S=1/100 A1:S=1/50		M-1

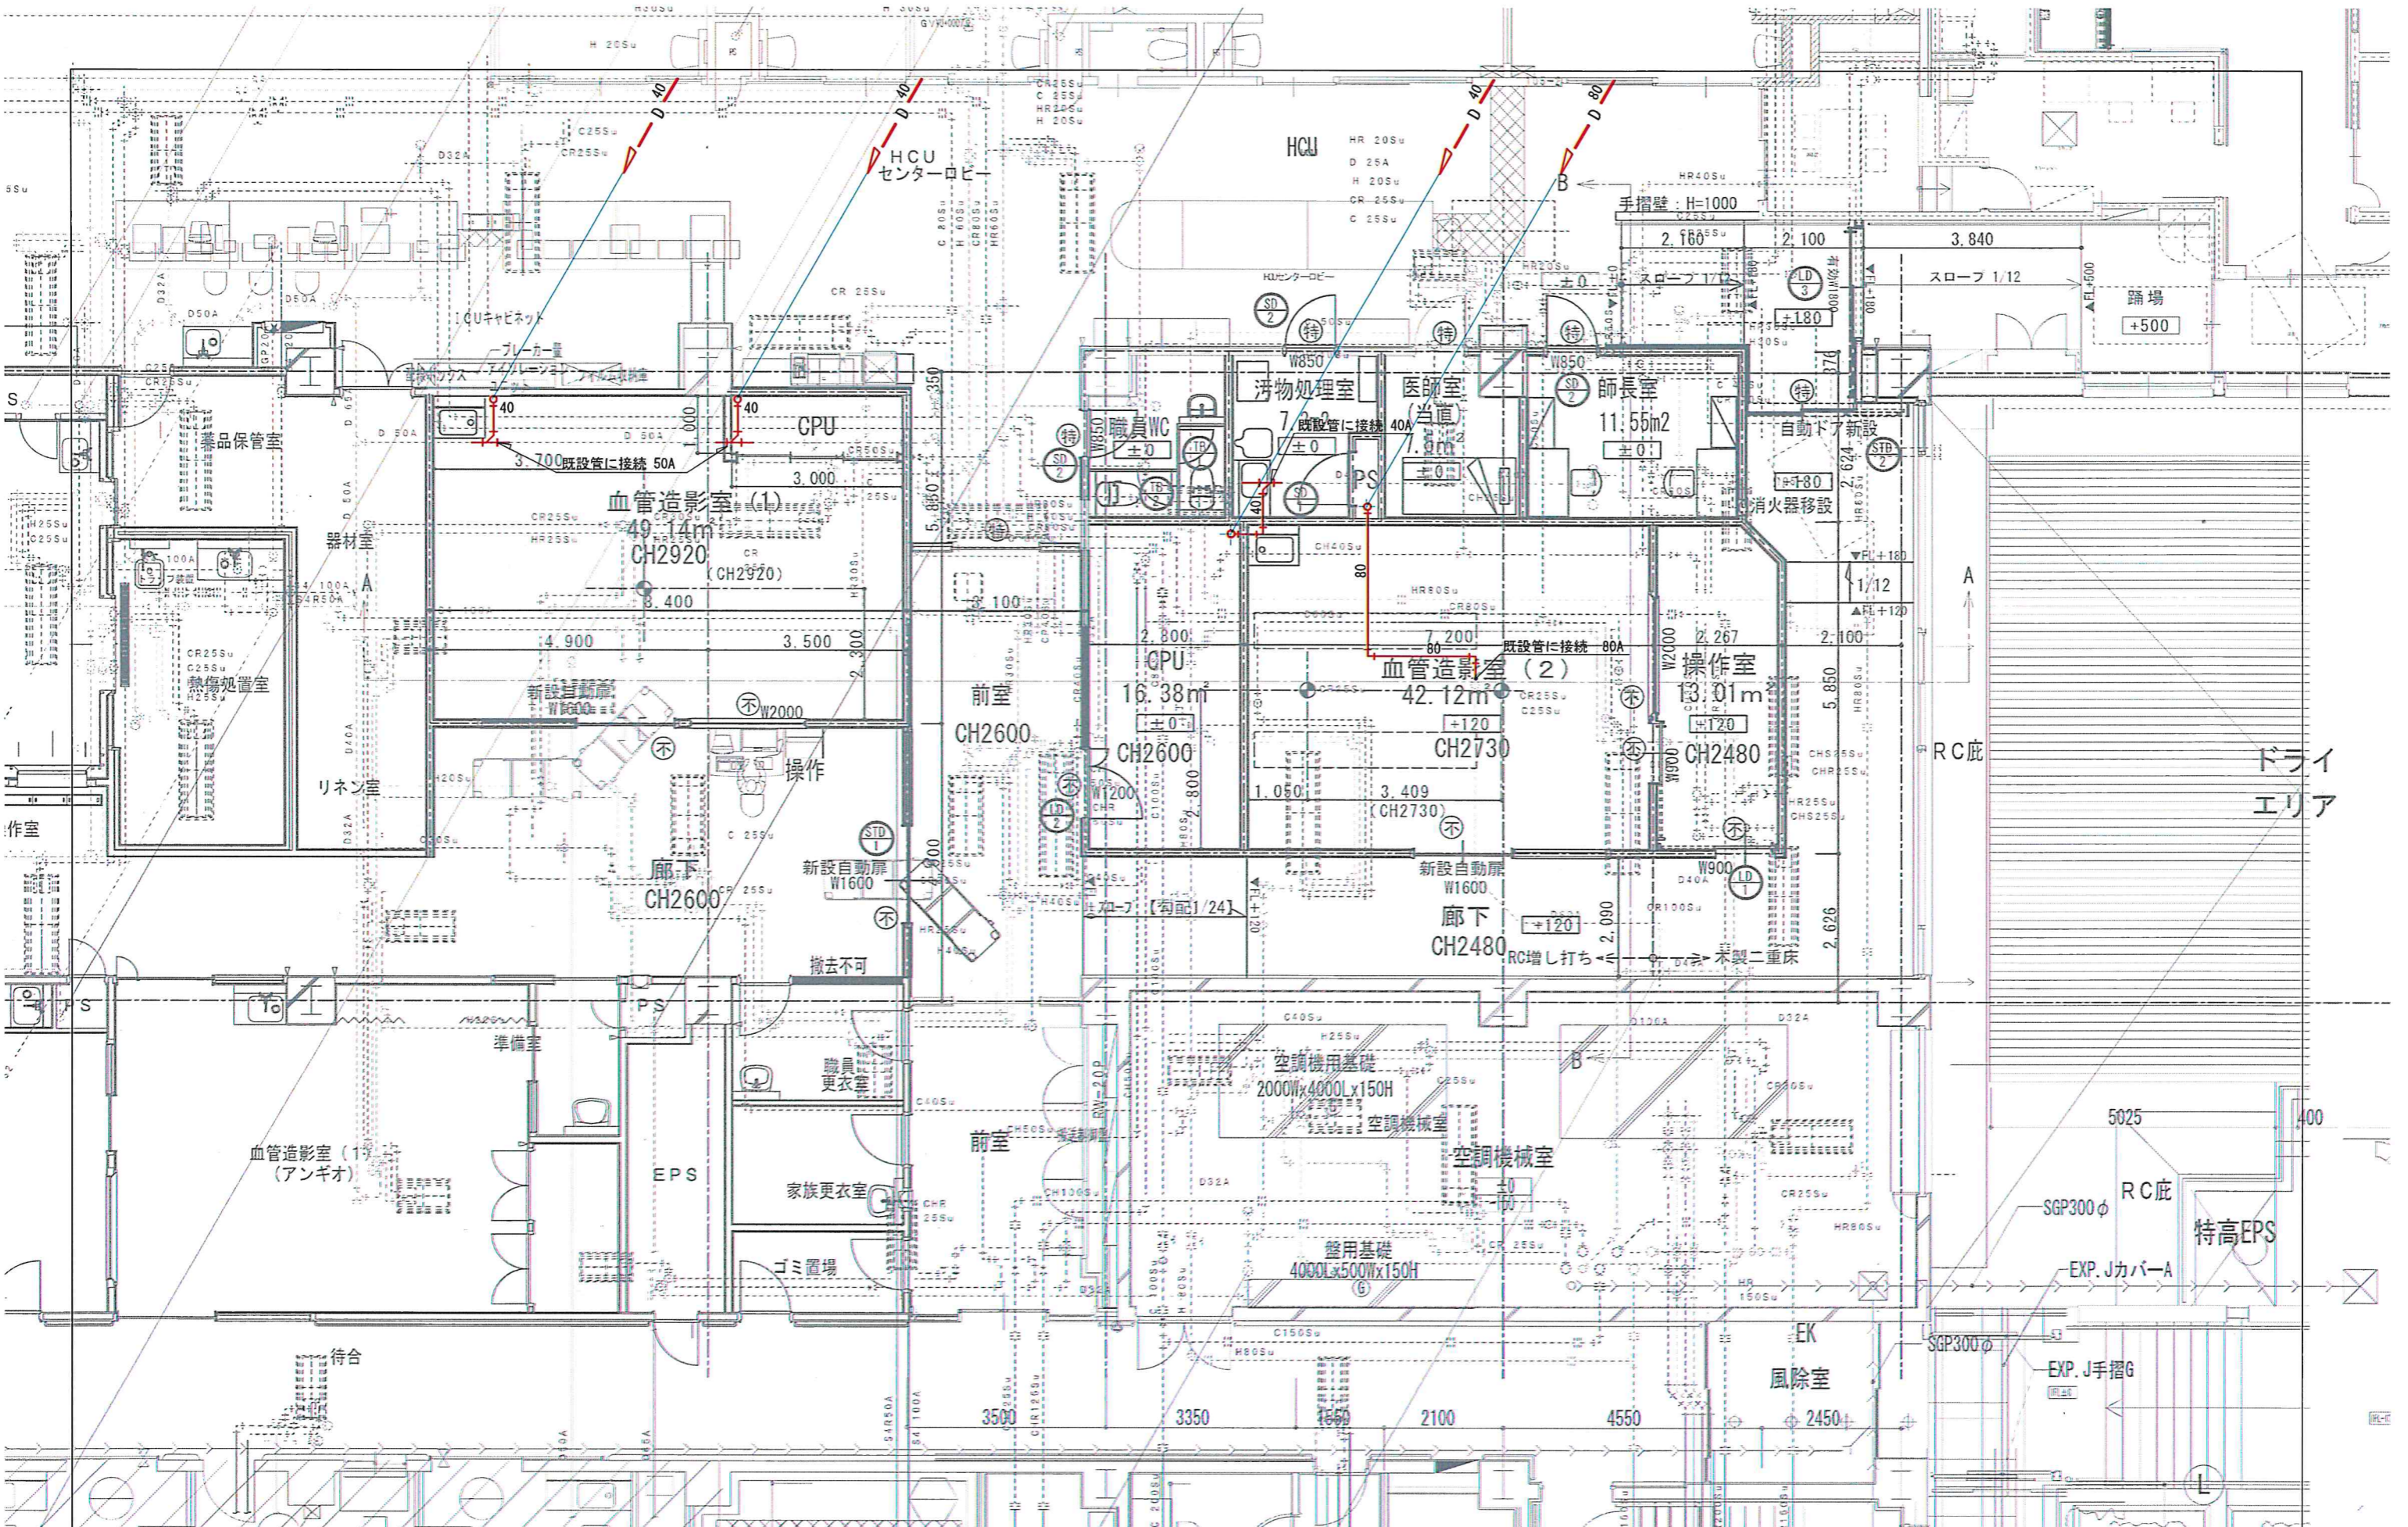


附記	承認	作成	名称	図面名	縮尺	年月日	NO
			山梨県立中央病院改修計画 (救命救急)	改修平面図(空調見下げ)	A3:S=1/100 A1:S=1/50		M-2

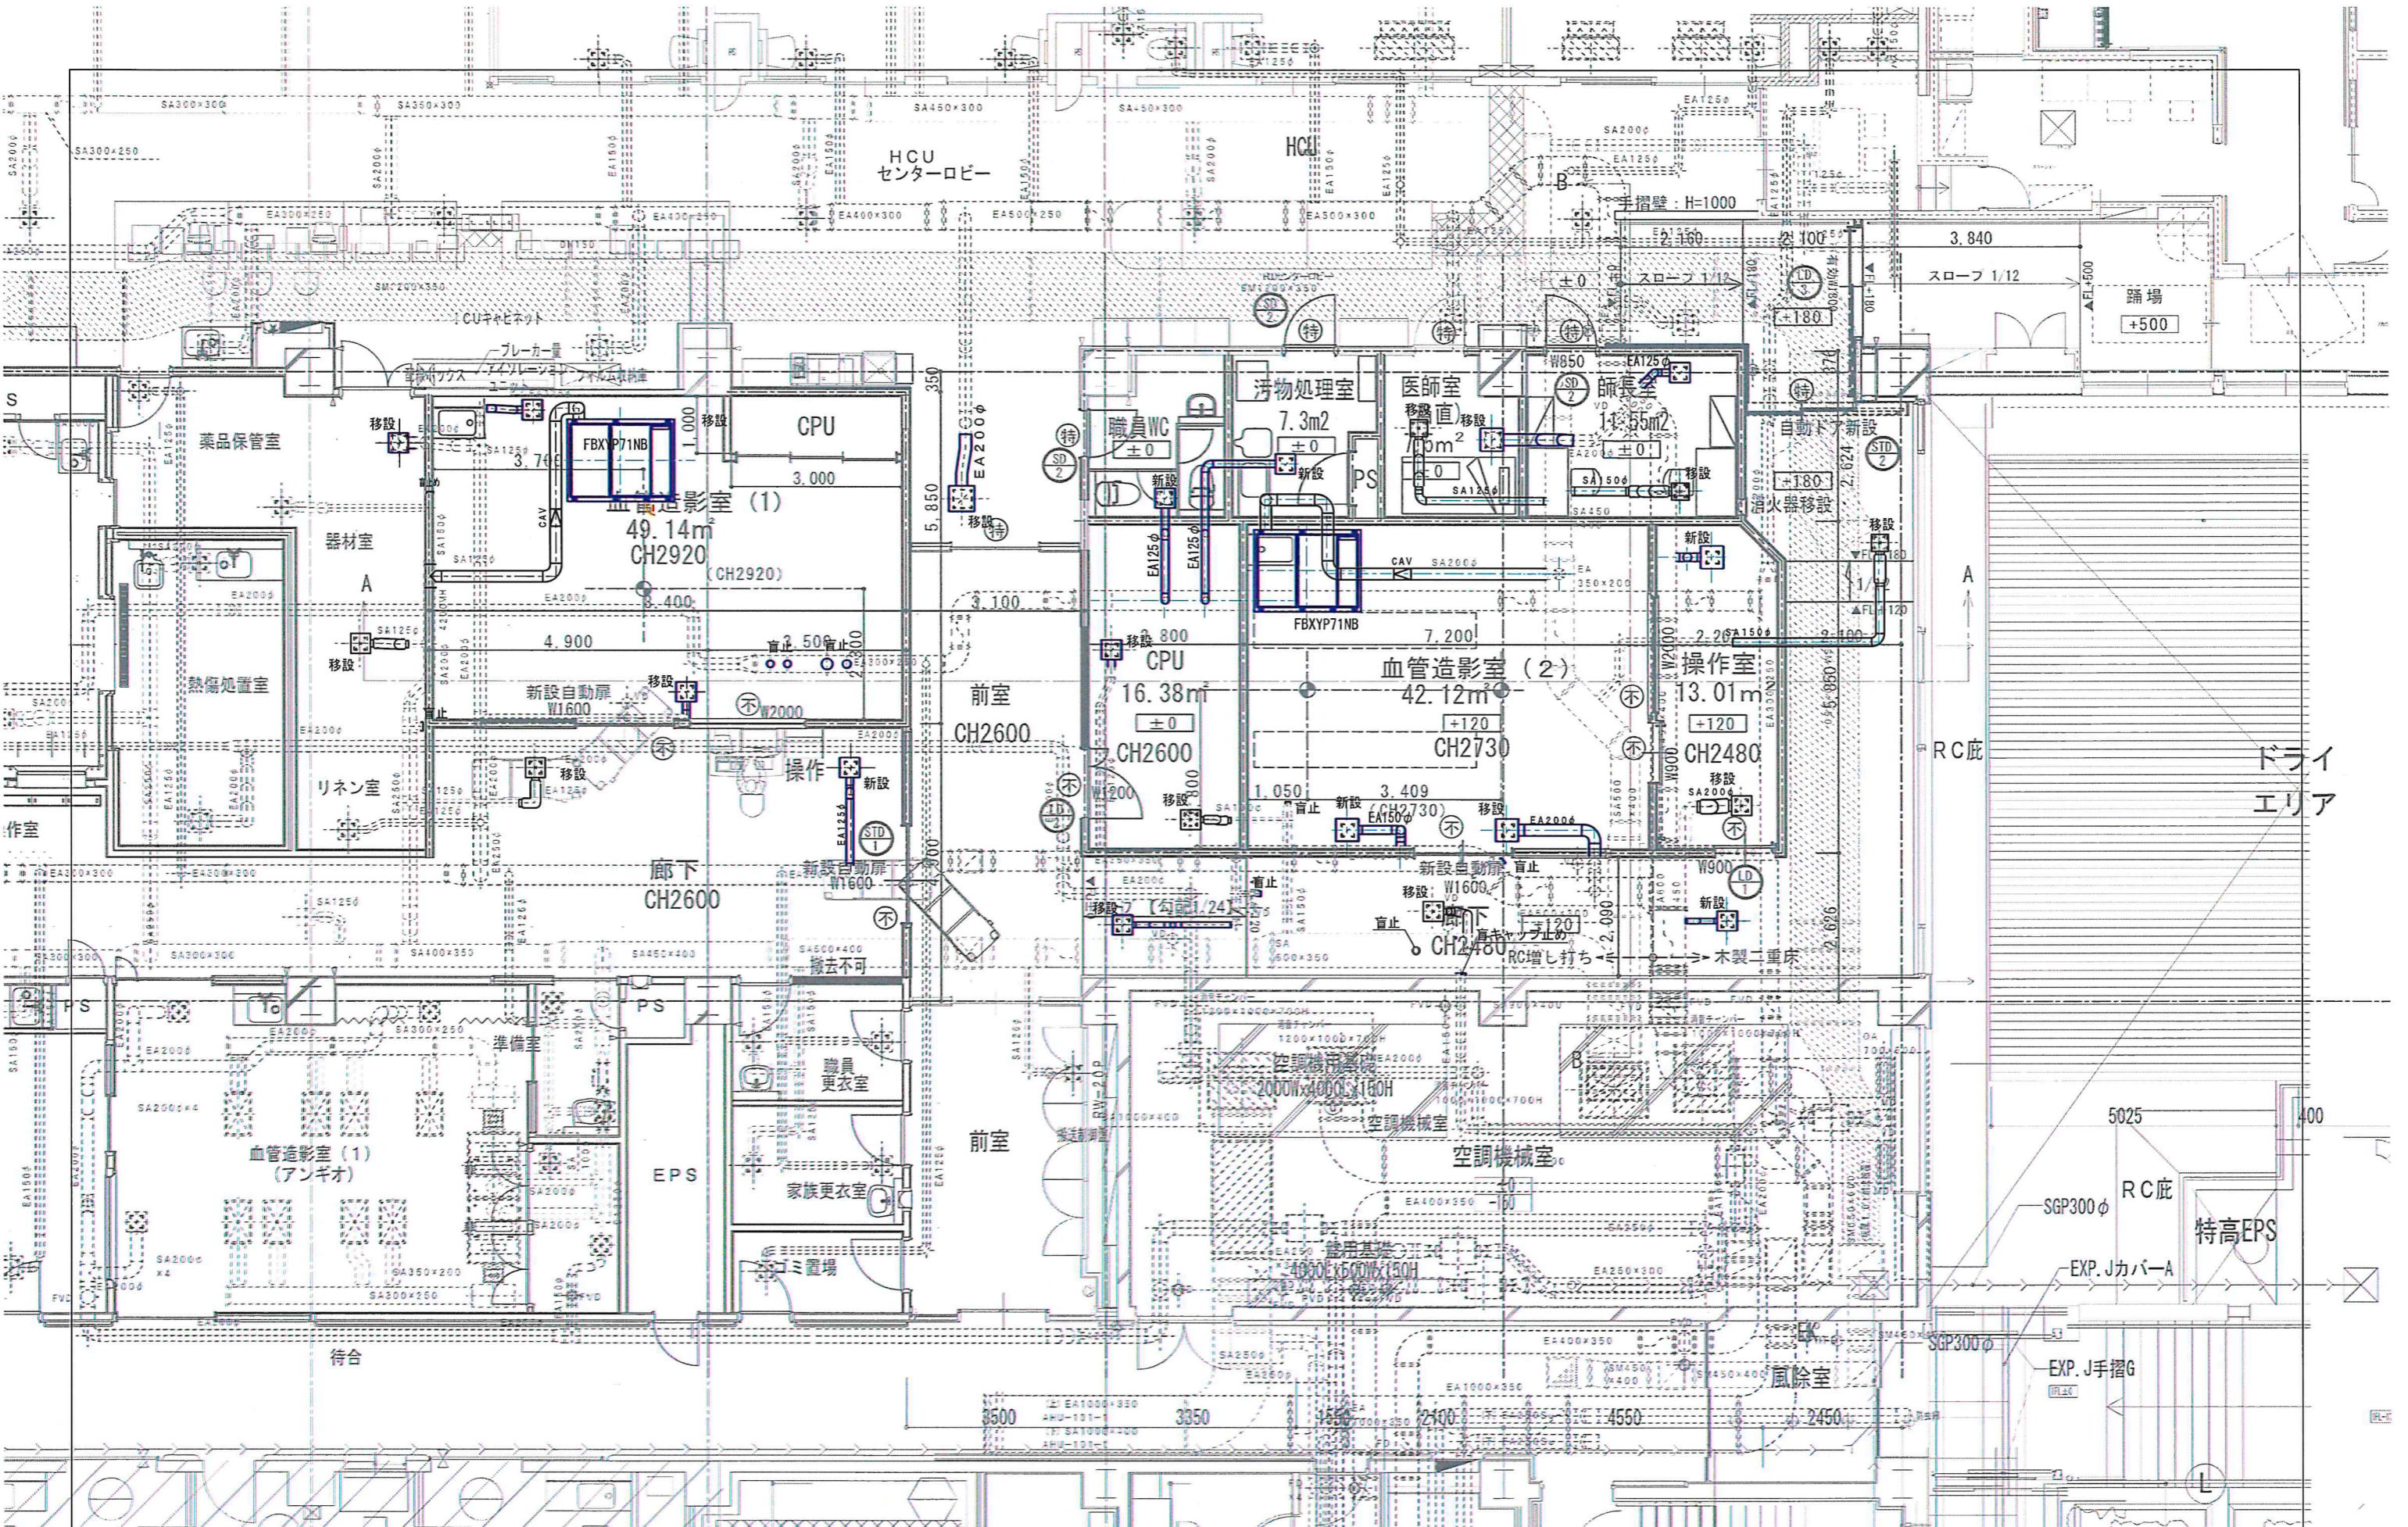

附記	承認	作成	名称	図面名	縮尺	年月日	NO
			山梨県立中央病院改修計画 (救命救急)	改修平面図(空調ダクト)	A3:S=1/100 A1:S=1/50		M-3

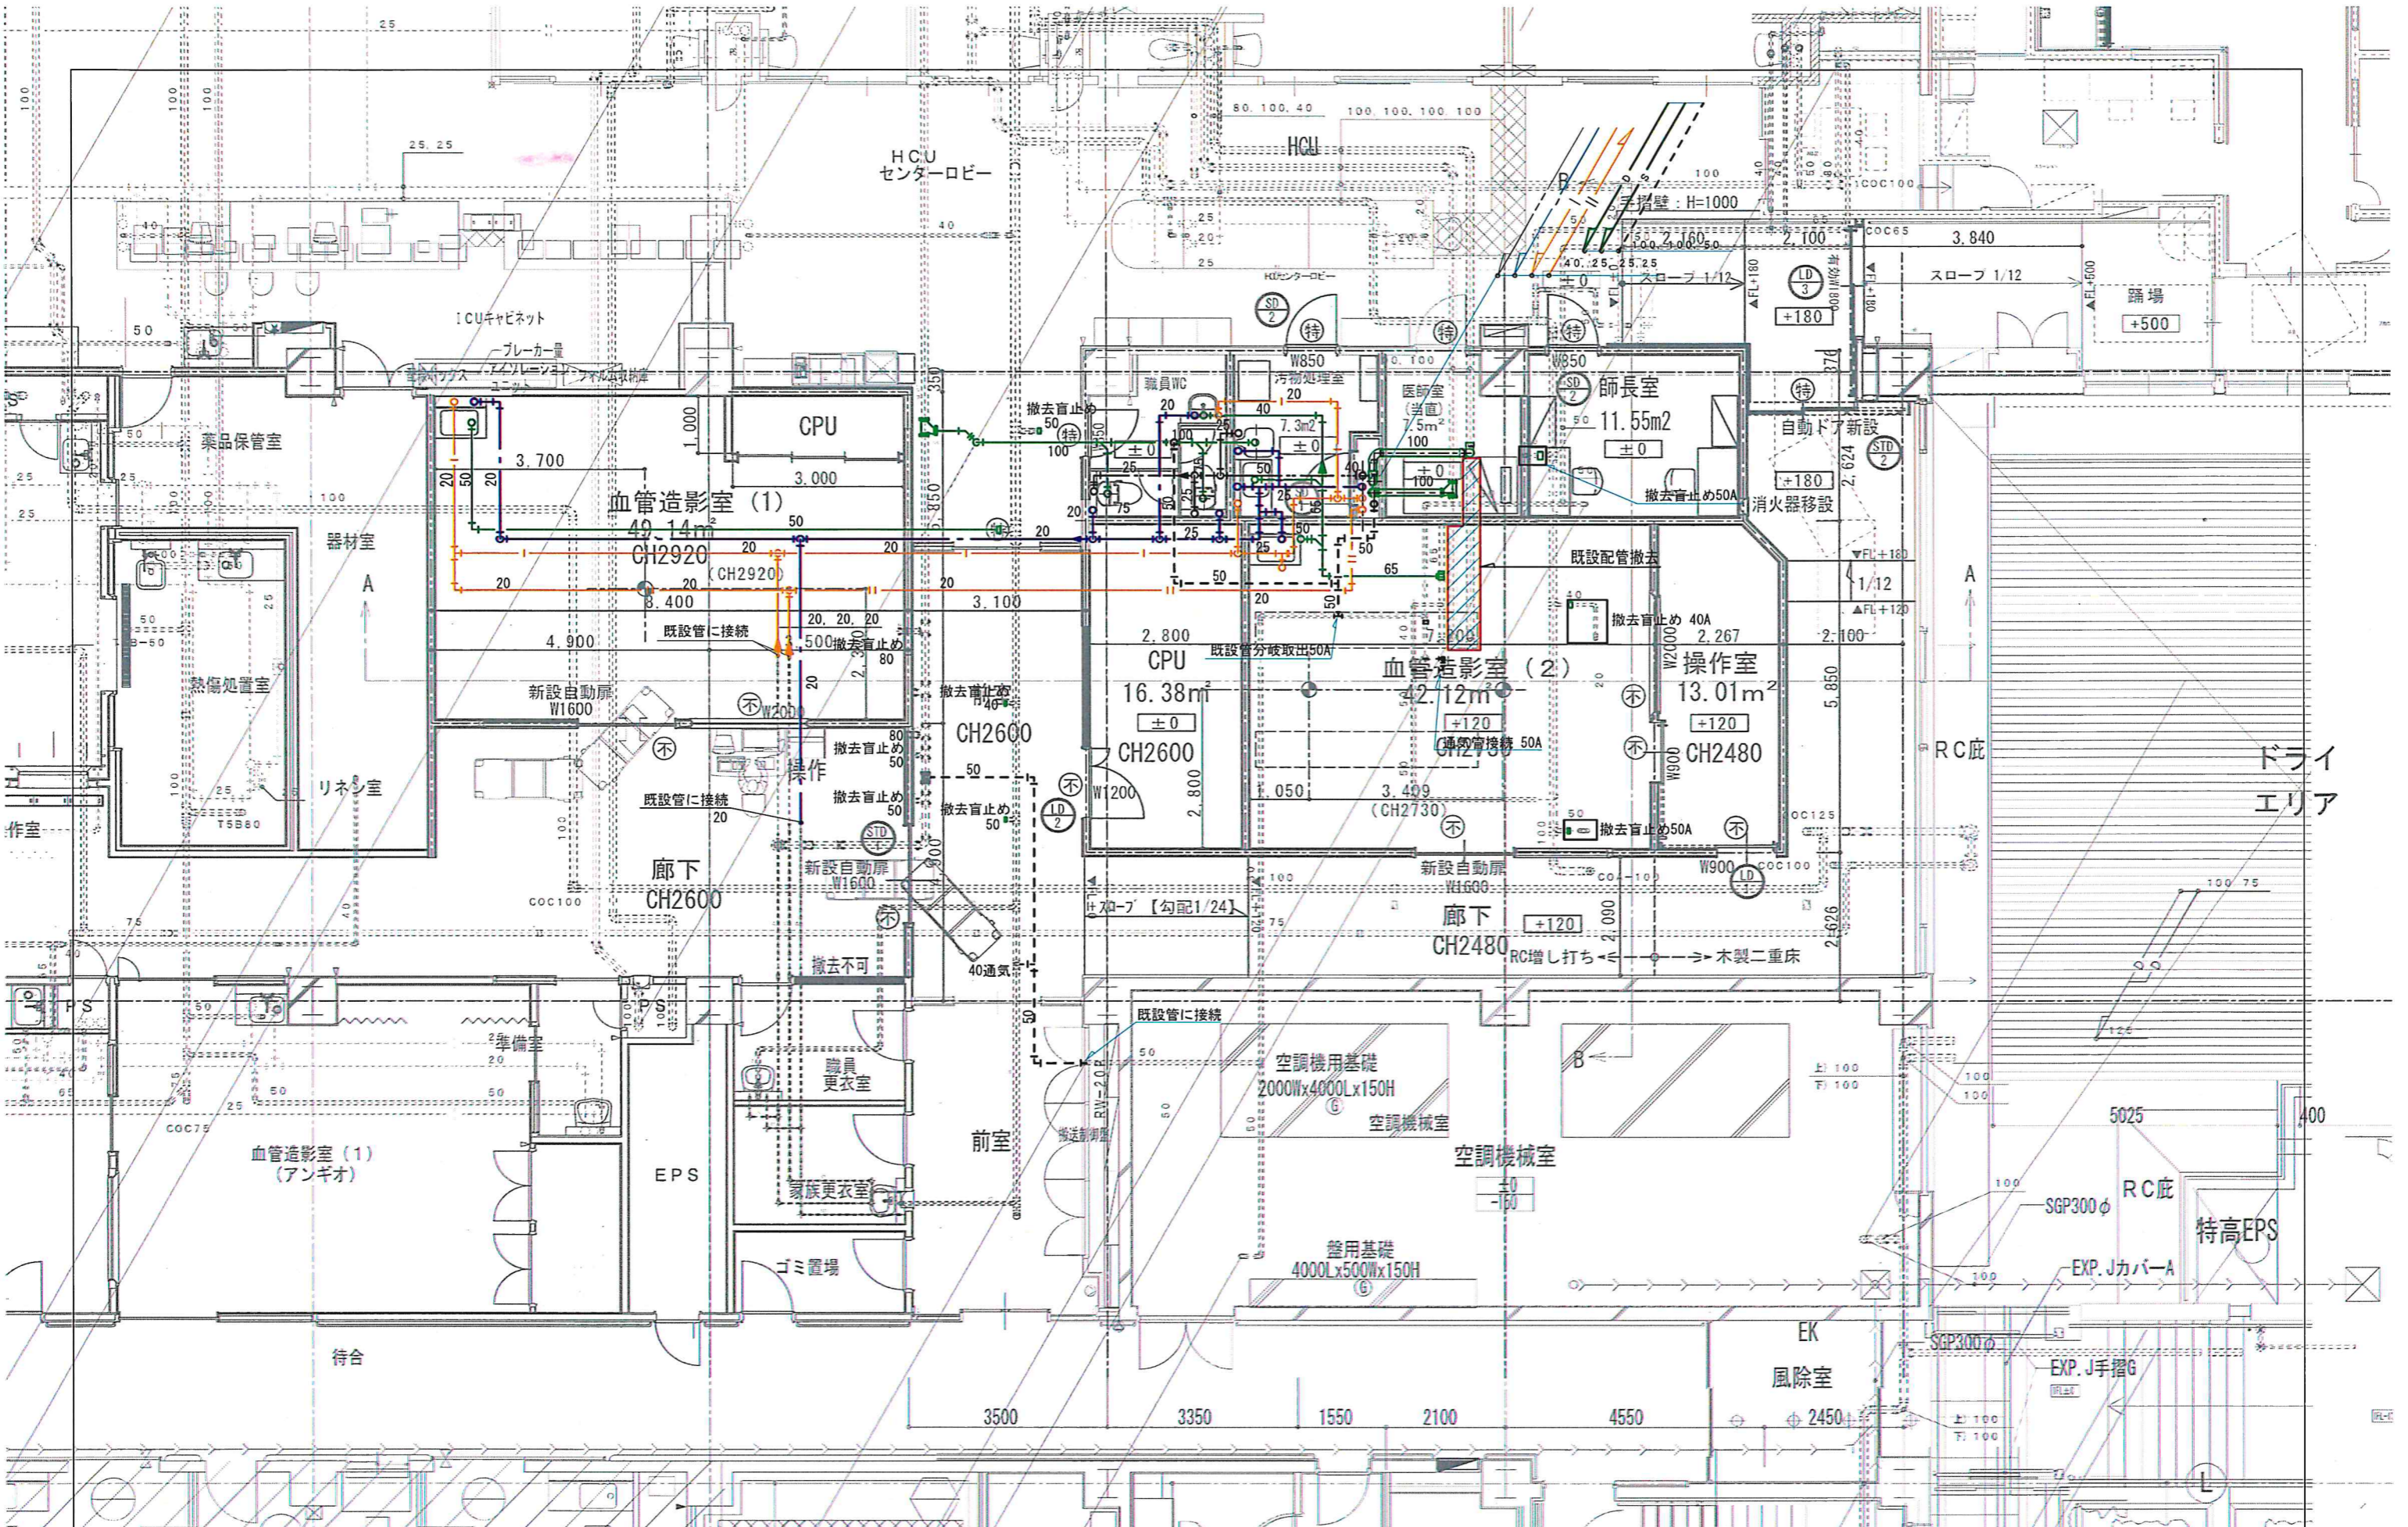

附記	承認	作成	名称	図面名	縮尺	年月日	NO
			山梨県立中央病院改修計画 (救命救急)	改修平面図(衛生見下げ)	A3:S=1/100 A1:S=1/50		M-4

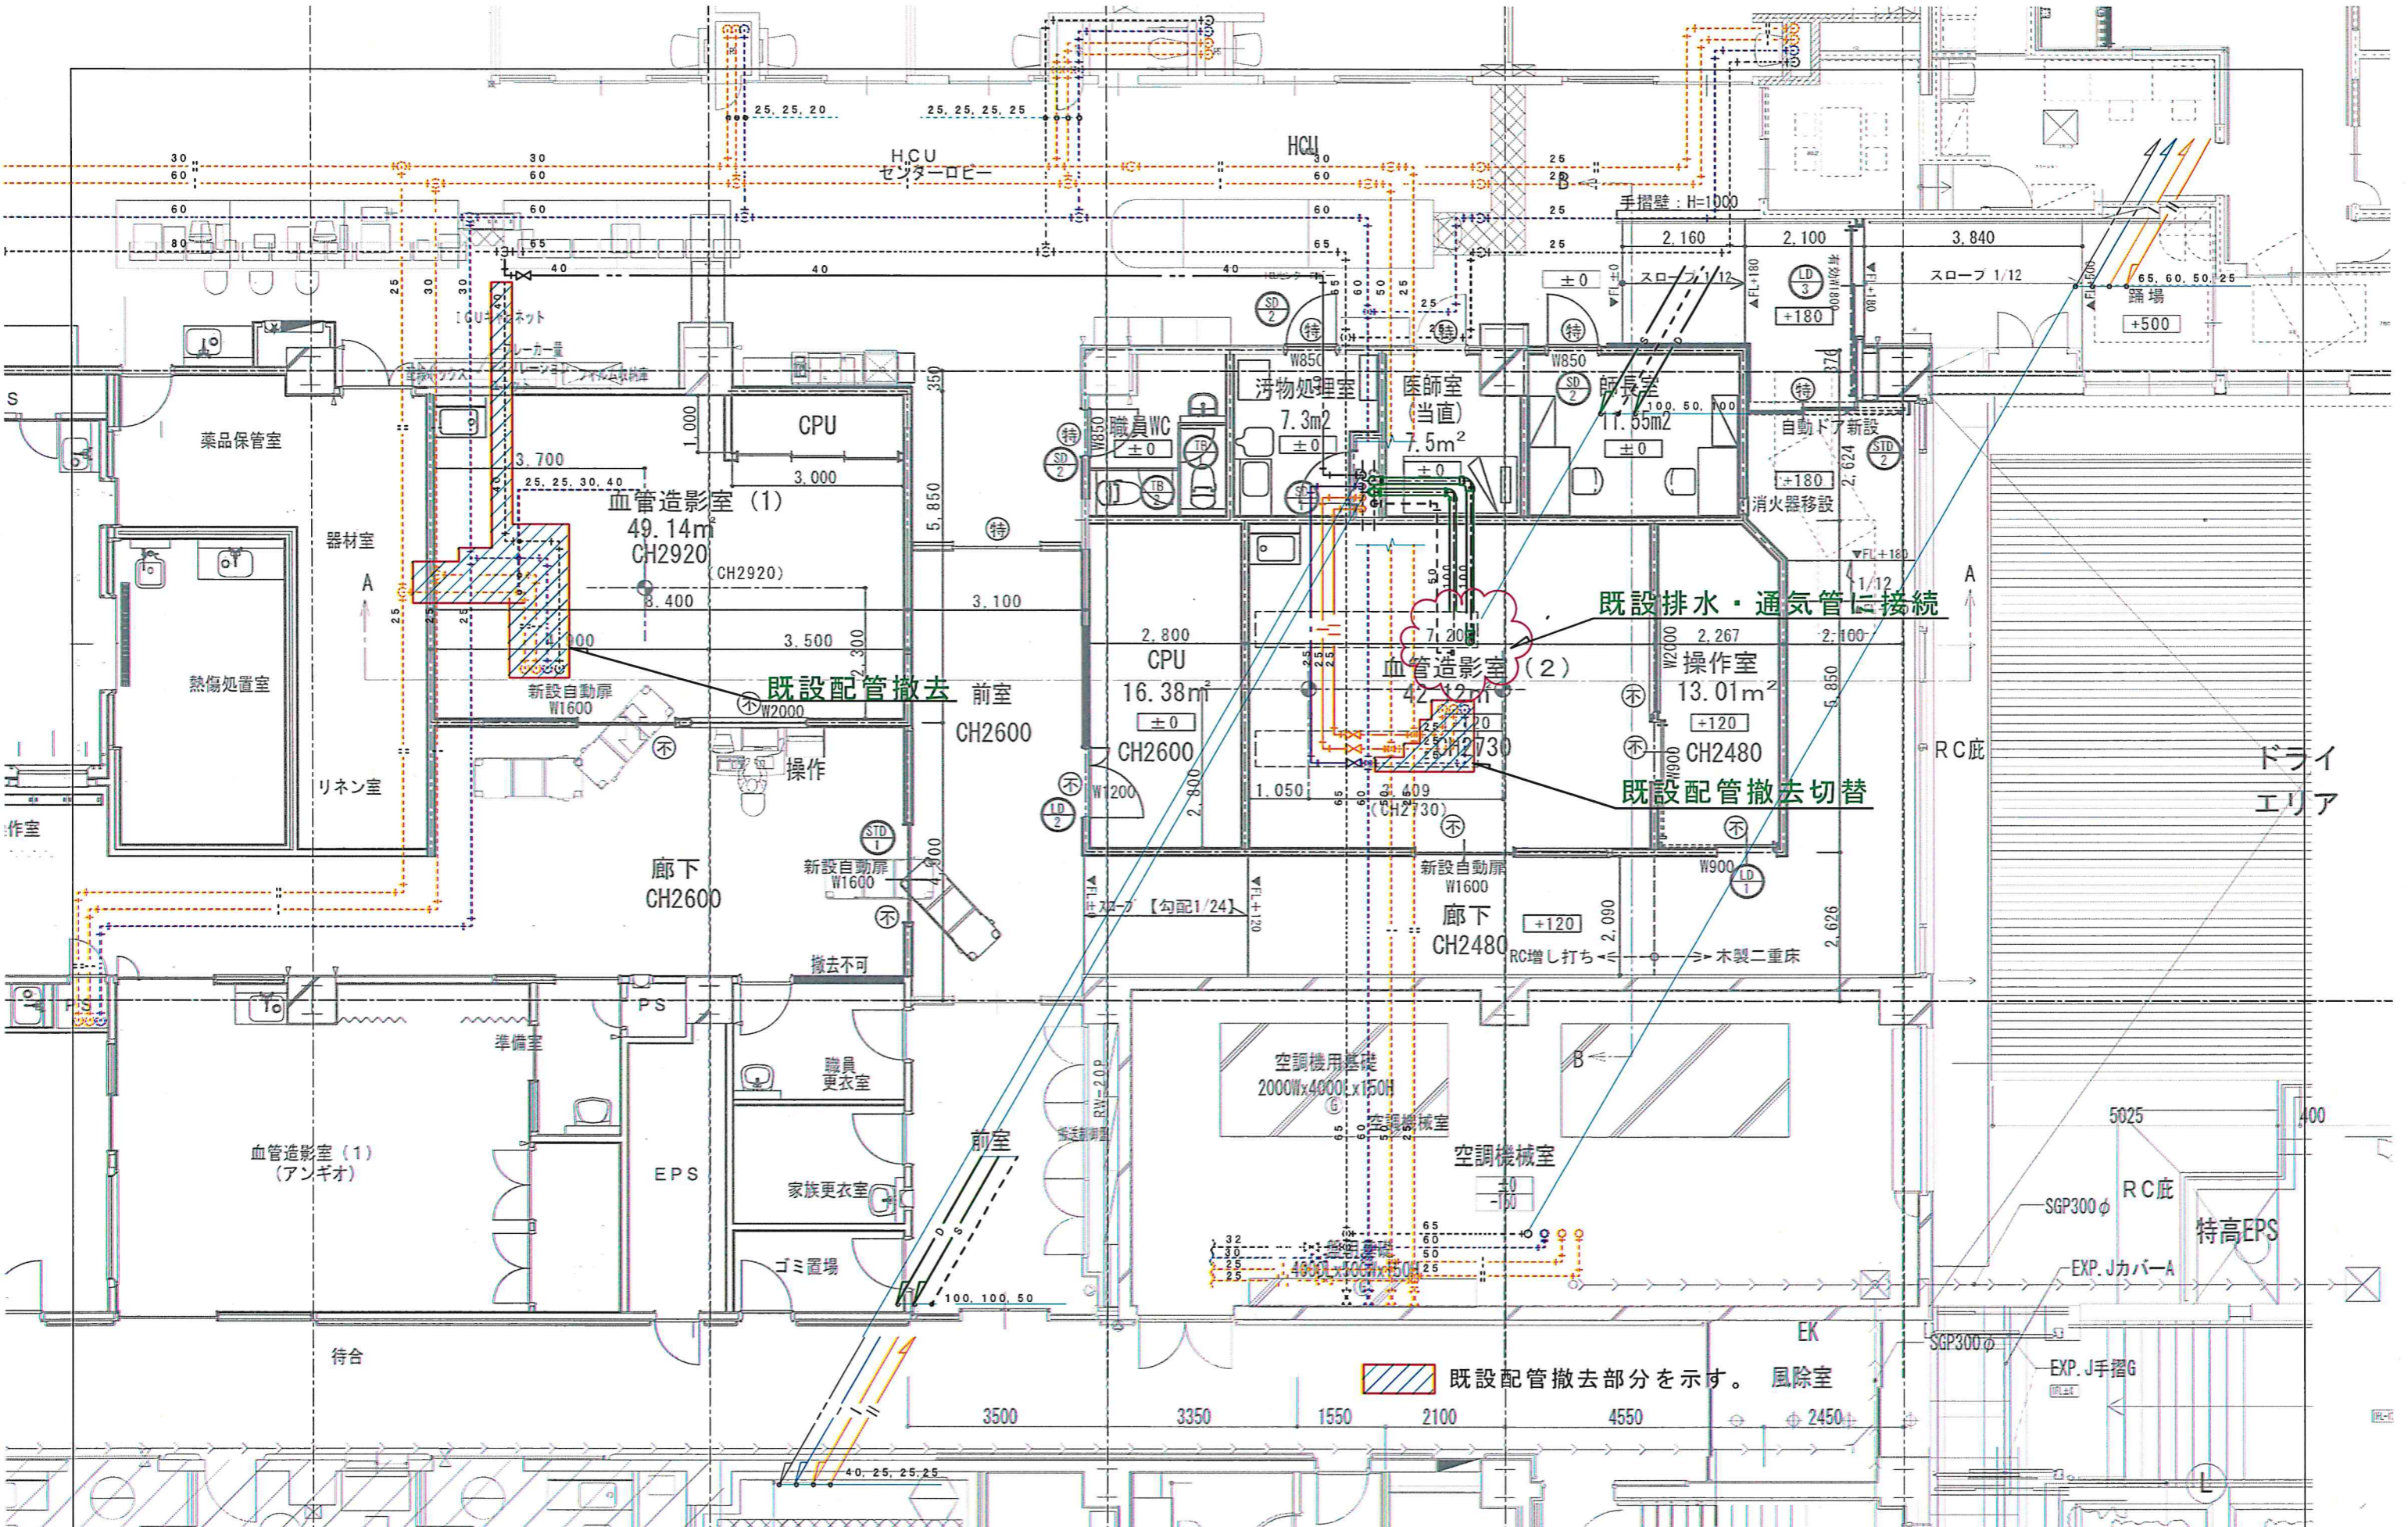


既設配管撤去

既設排水・通気管に接続


既設配管撤去切替

既設配管撤去部分を示す。

承認	作成	名称	山梨県立中央病院改修計画 (救命救急)	図面名	改修平面図(衛生見上げ)	縮尺	年月日	NO
						A3:S=1/100 A1:S=1/50		M-5

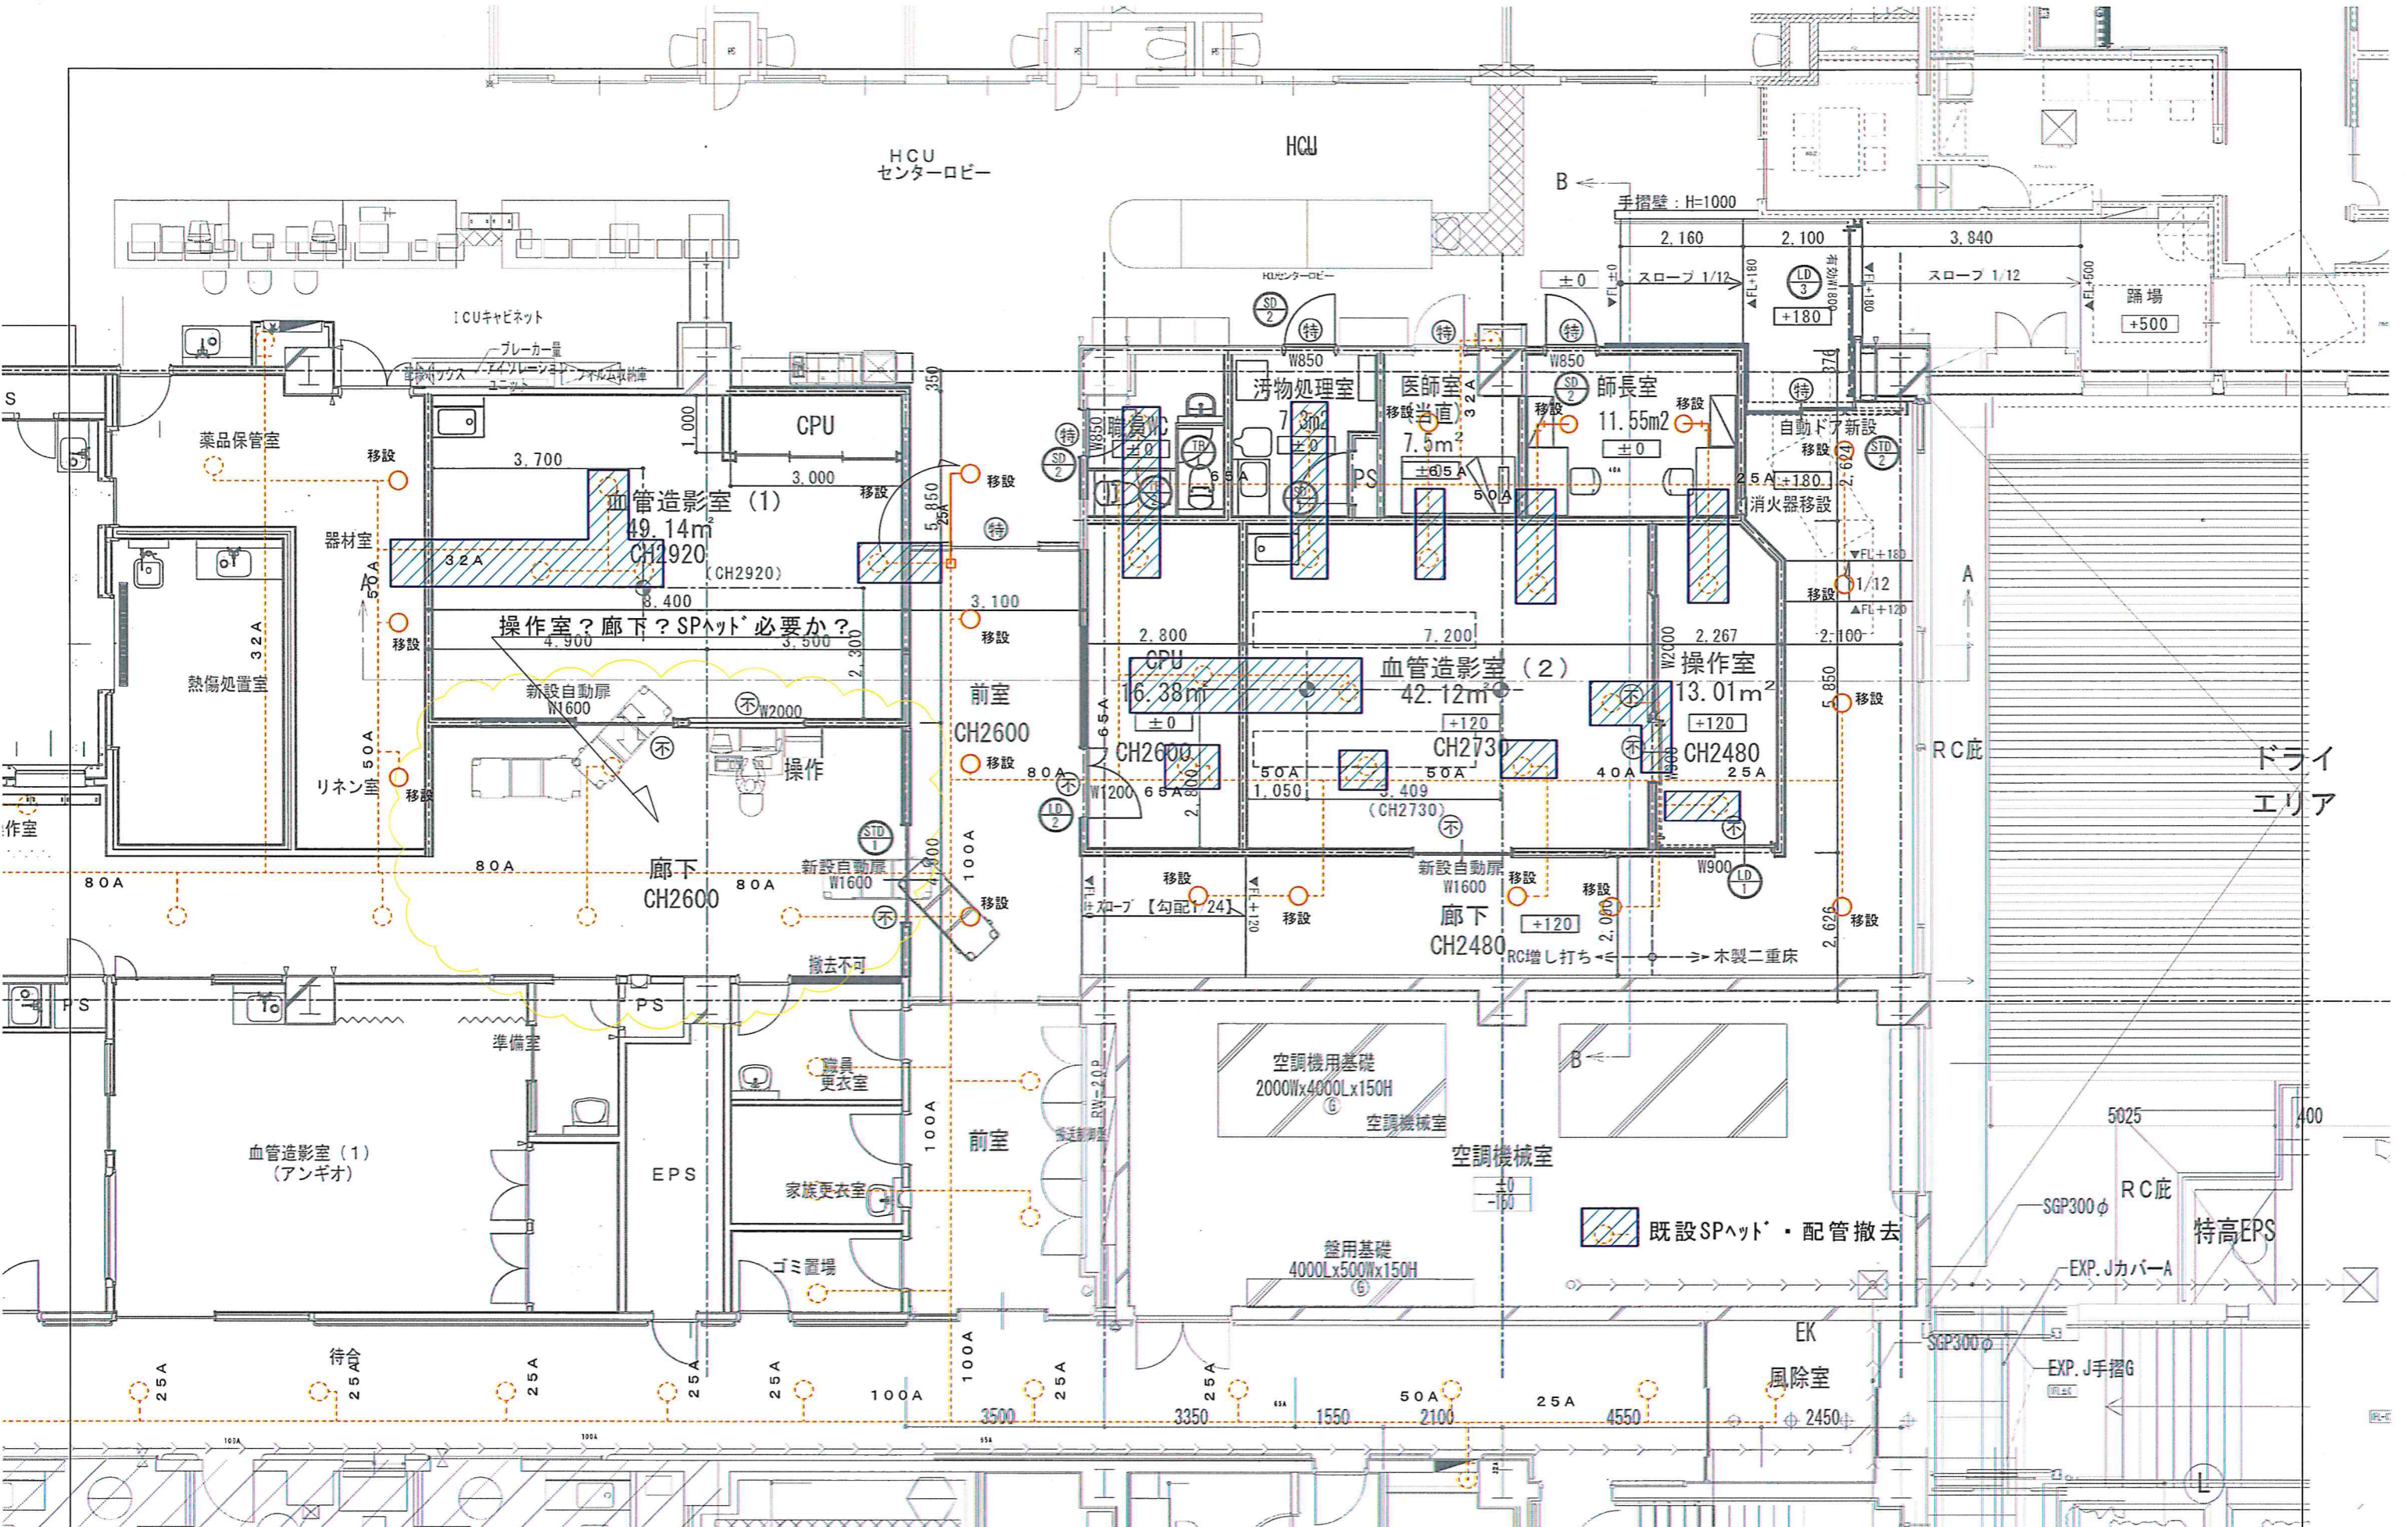

承認	作成	名称	図面名	縮尺	年月日	NO
		山梨県立中央病院改修計画 (救命救急)	改修平面図(スプリンクラー設備)	A3:S=1/100 A1:S=1/50		M-6

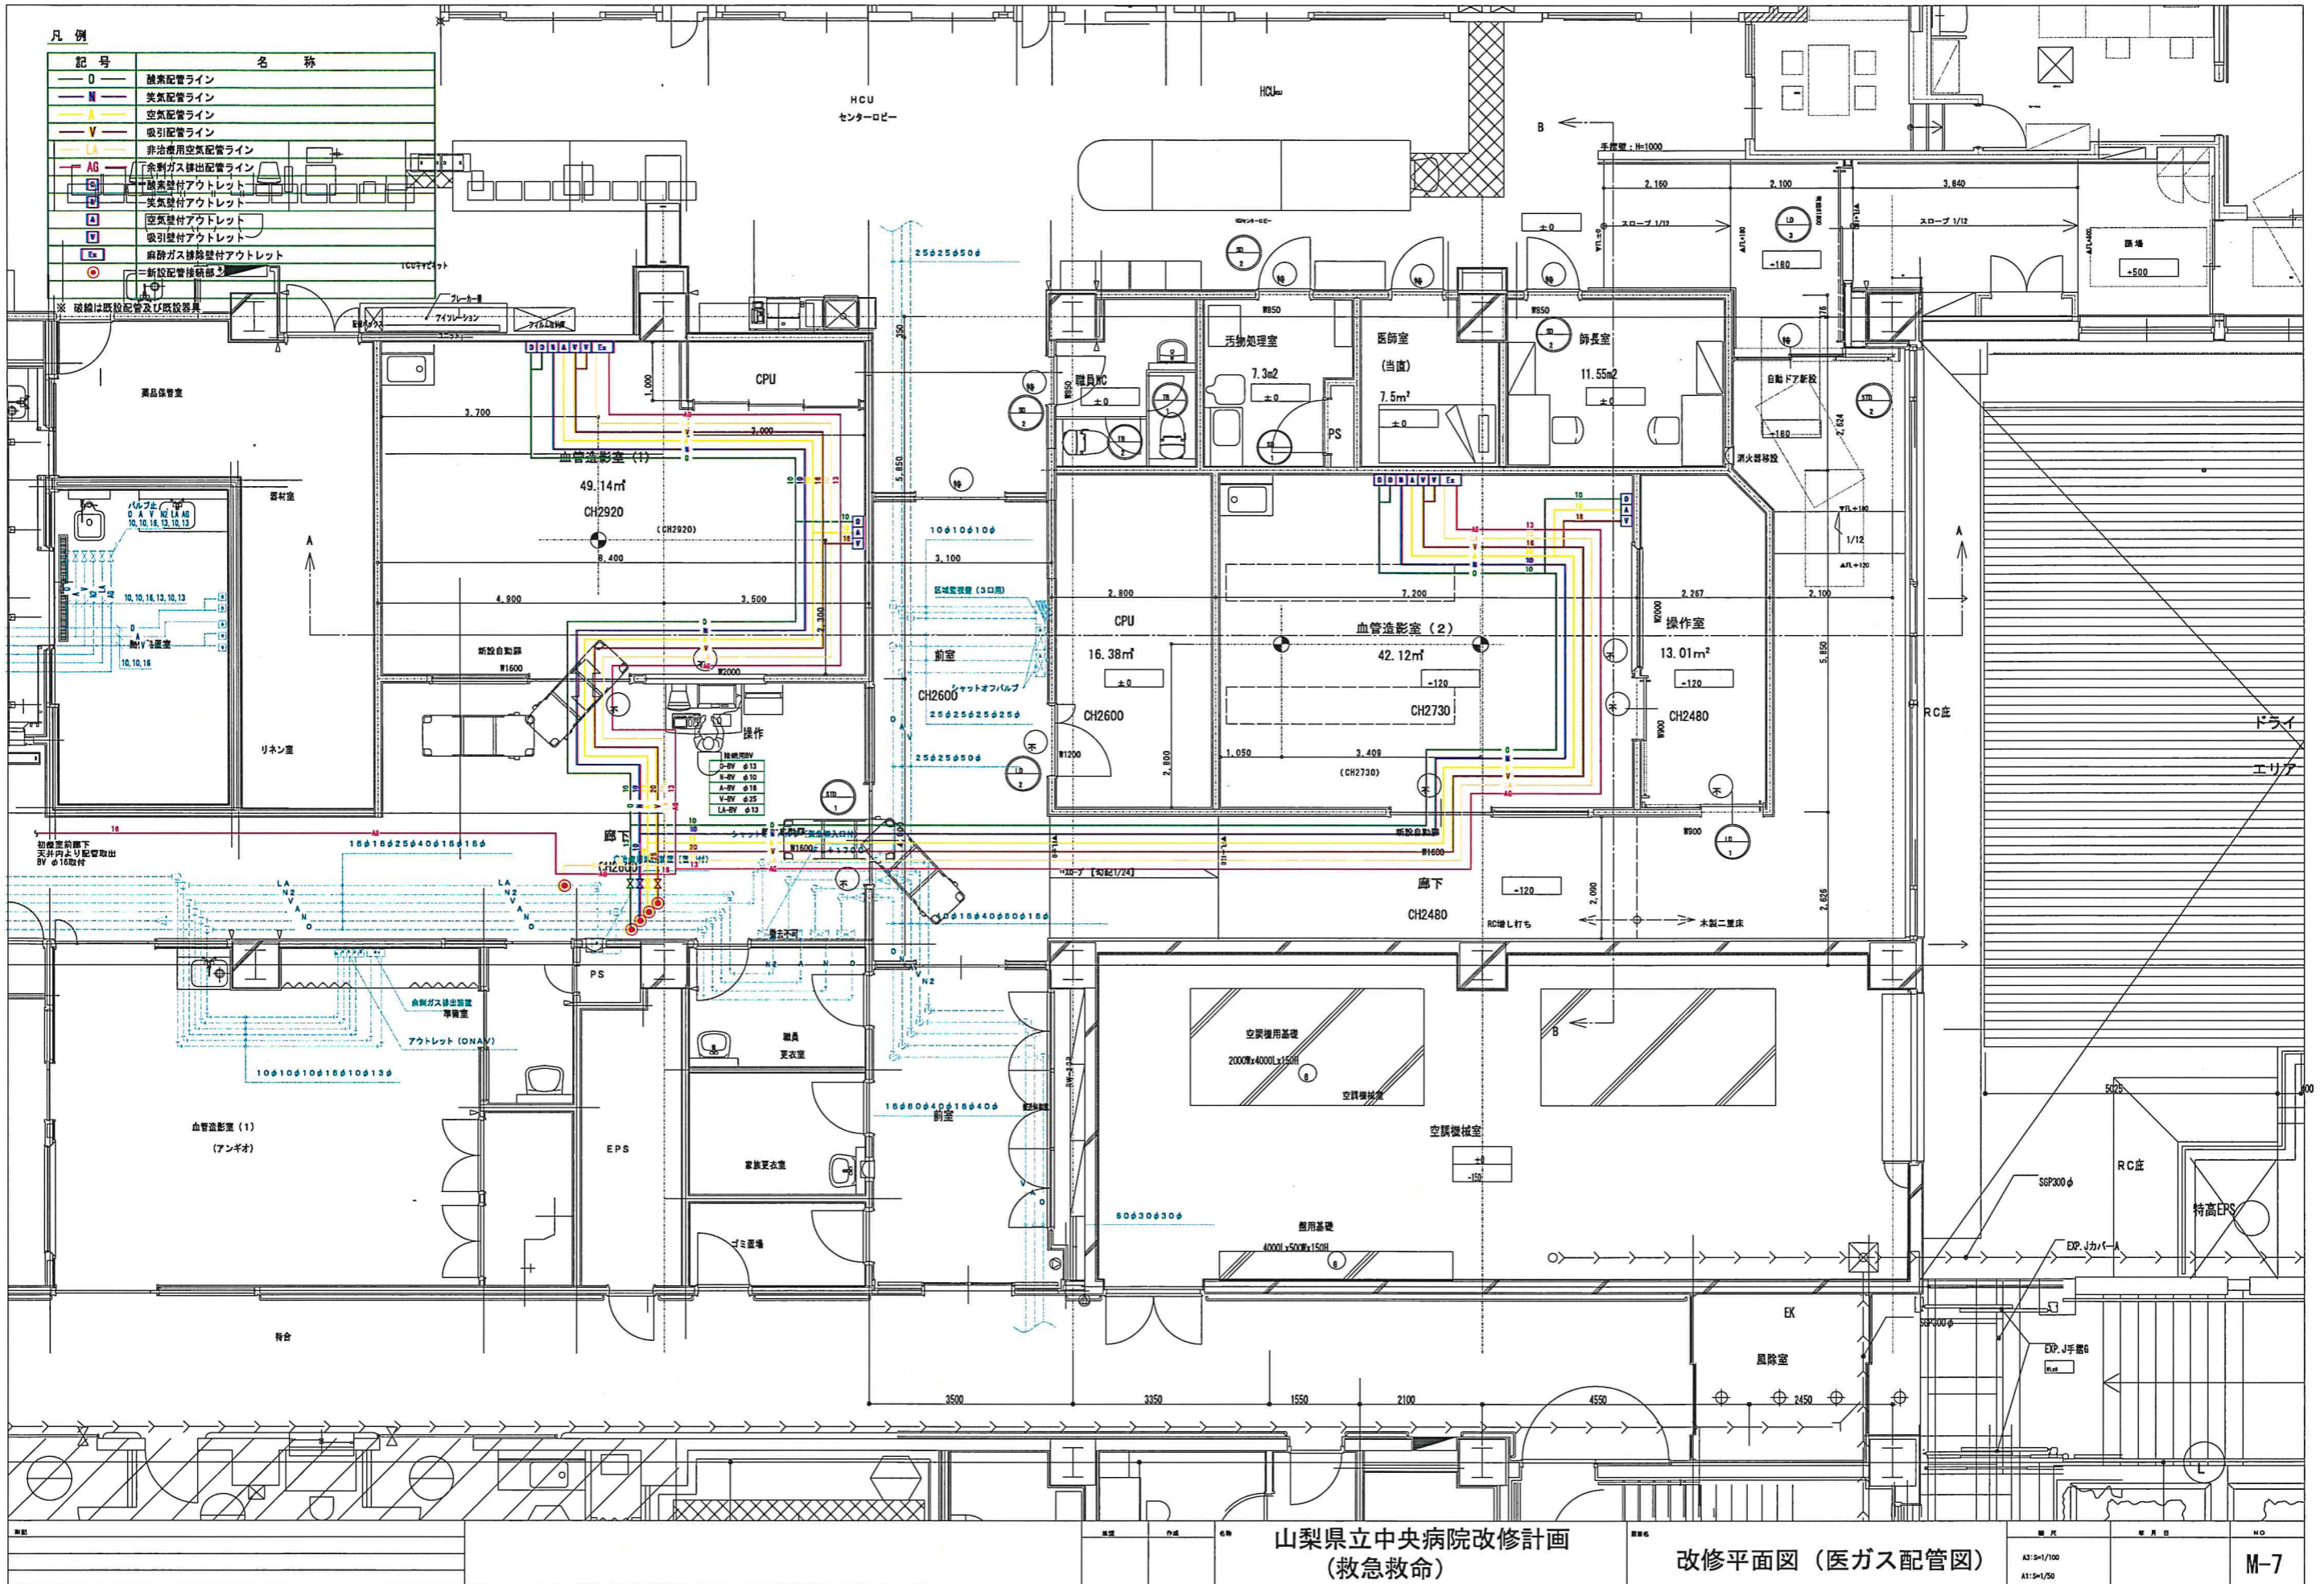

凡例

記号	名称
○	酸素配管ライン
■	美気配管ライン
▲	空気配管ライン
▽	吸引配管ライン
—	非治療用空気配管ライン
AG	放射線ガス排気配管ライン
○	酸素ガス供給付アウトレット
■	美気供給付アウトレット
▲	空気供給付アウトレット
▽	吸引供給付アウトレット
—	非治療用空気供給付アウトレット
AG	放射線ガス供給付アウトレット
○	新設配管接続部

※ 破線は既設配管及び既設器具

山梨県立中央病院改修計画
(救急救命)

改修平面図 (医ガス配管図)

A3-S-1/100
A1-S-1/50