



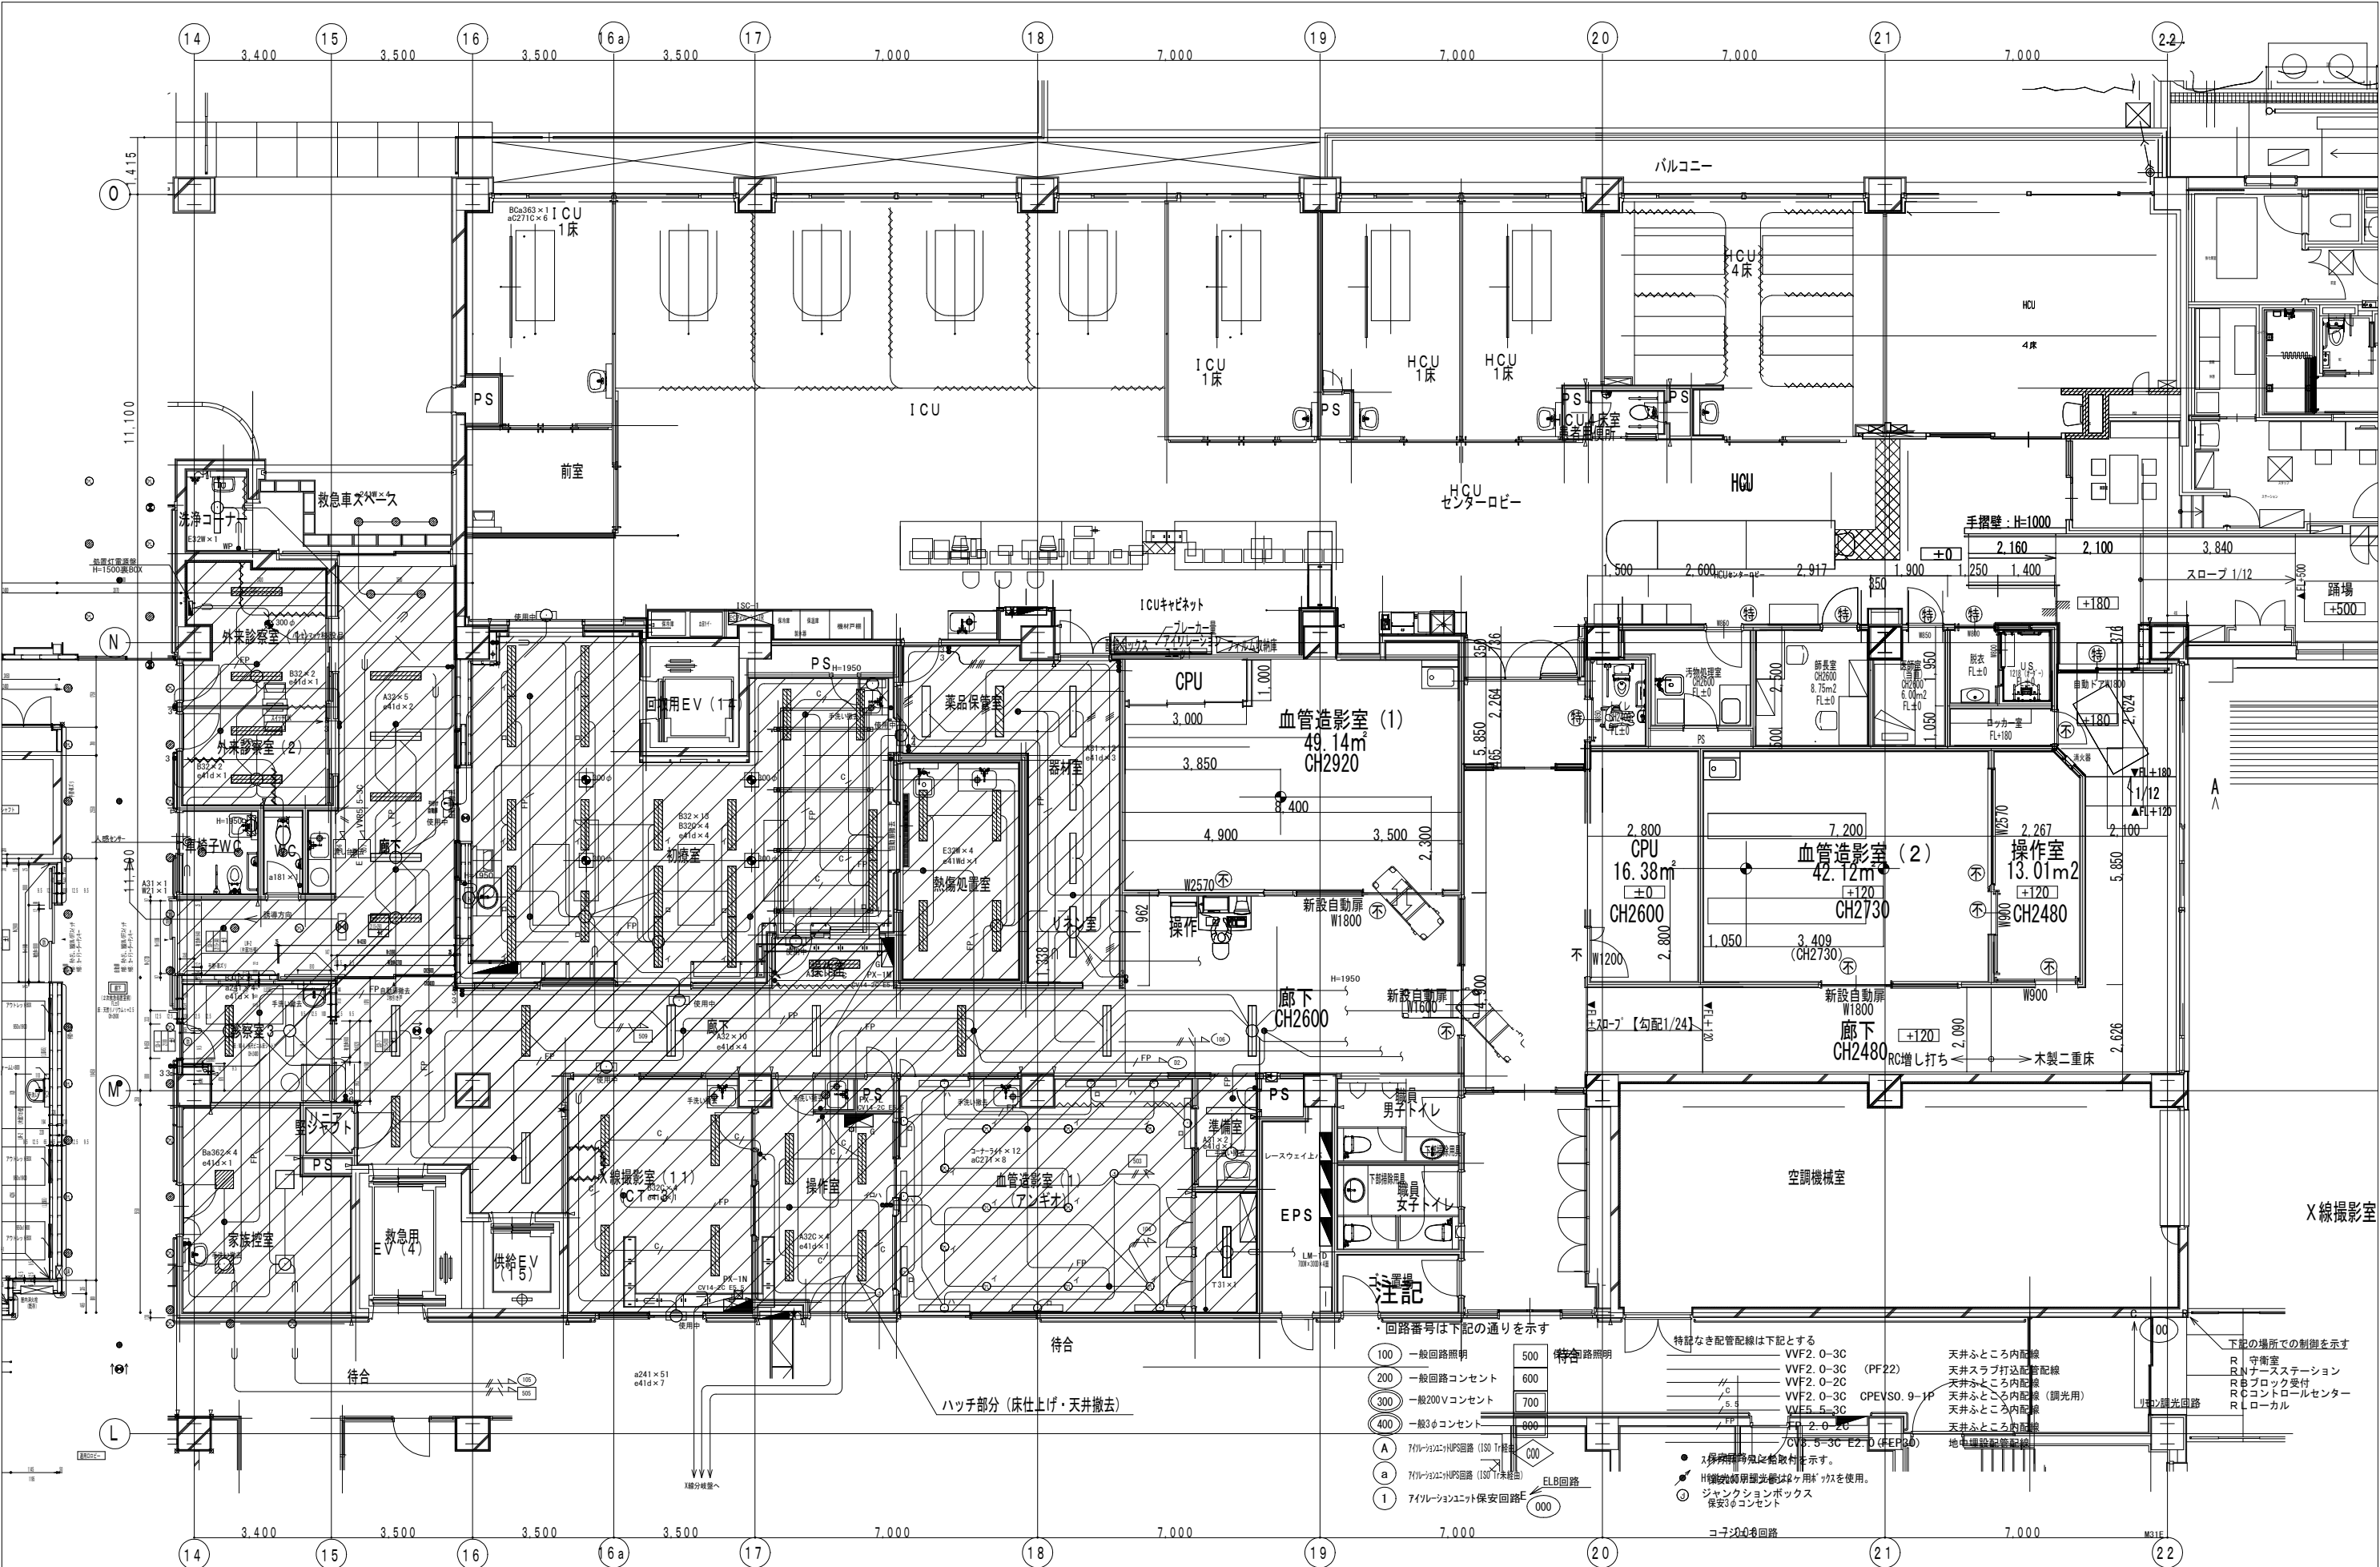


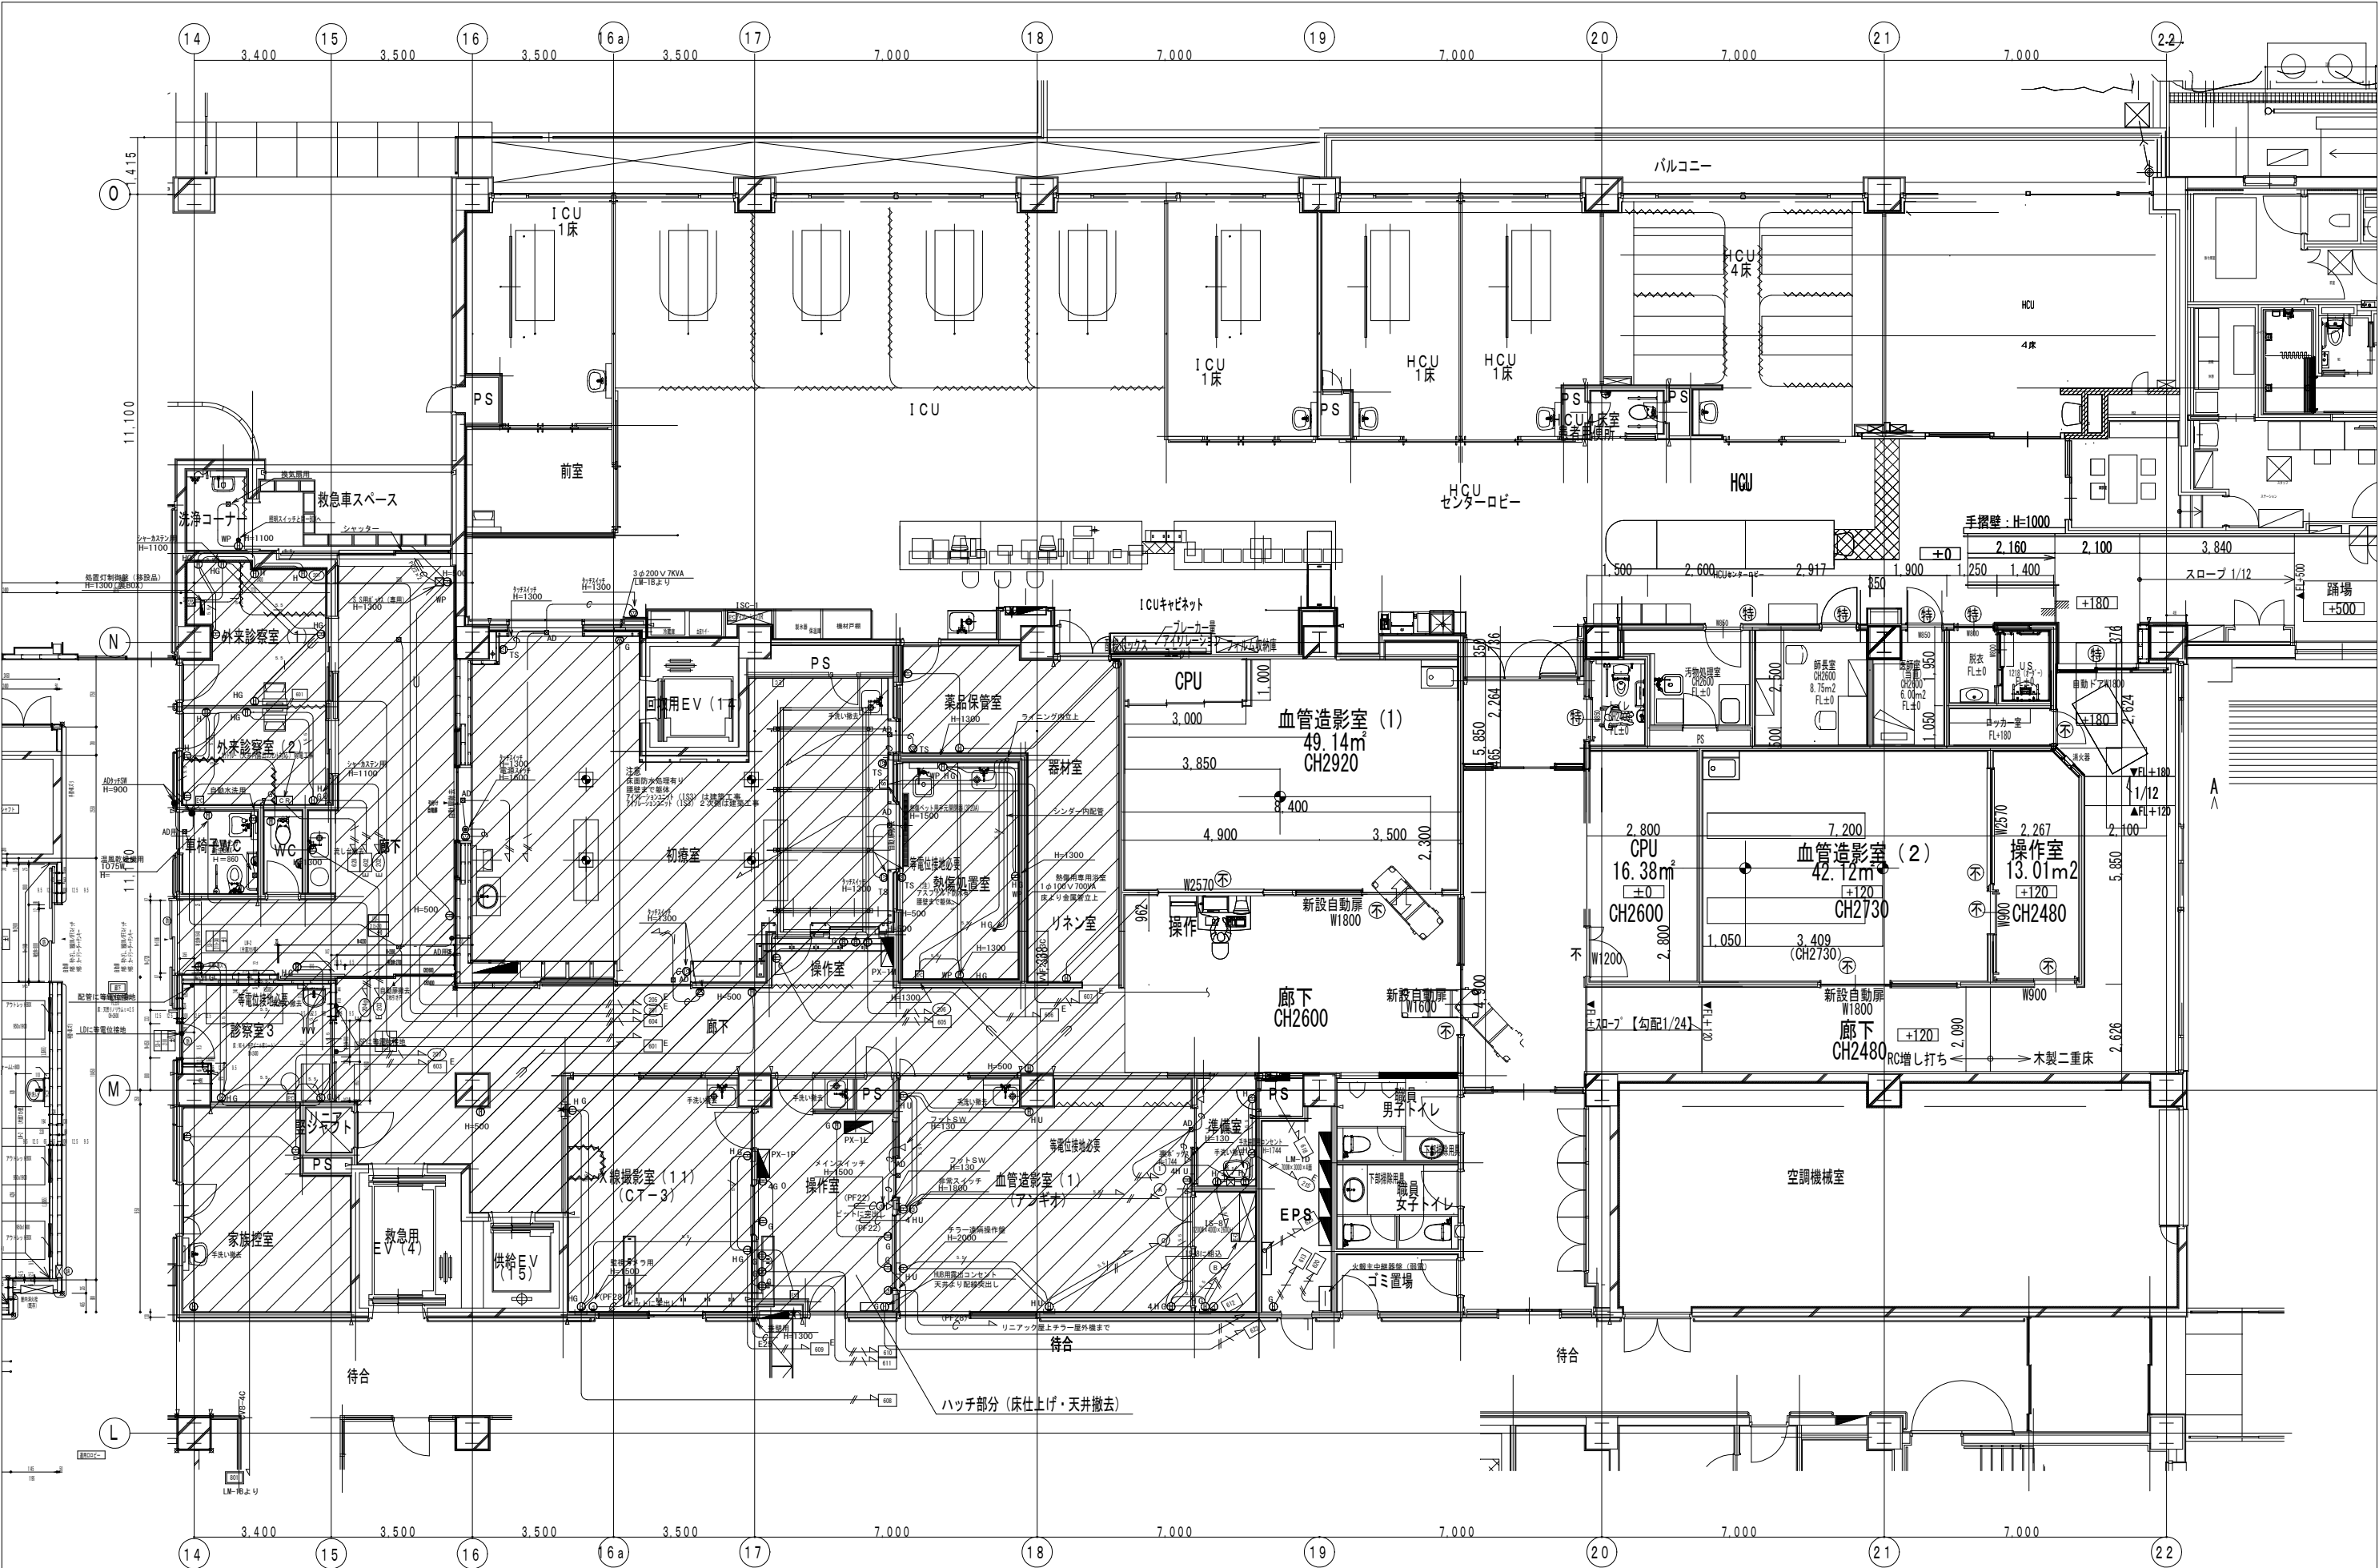

附記 本工事における撤去は廊下及び診察室3・家族控室とする。


|                                    |
|------------------------------------|
| メーカープロポーザルによる撤去                    |
| X線撮影室 (11)・操作室・血管造影室 (1)・熱傷処置室・初療室 |

|    |    |    |                        |     |            |    |                         |     |    |     |
|----|----|----|------------------------|-----|------------|----|-------------------------|-----|----|-----|
| 承認 | 作成 | 名称 | 山梨県立中央病院改修計画<br>(救命救急) | 図面名 | コンセント設備撤去図 | 縮尺 | A3:S=1/150<br>A1:S=1/75 | 年月日 | NO | E-2 |
|----|----|----|------------------------|-----|------------|----|-------------------------|-----|----|-----|

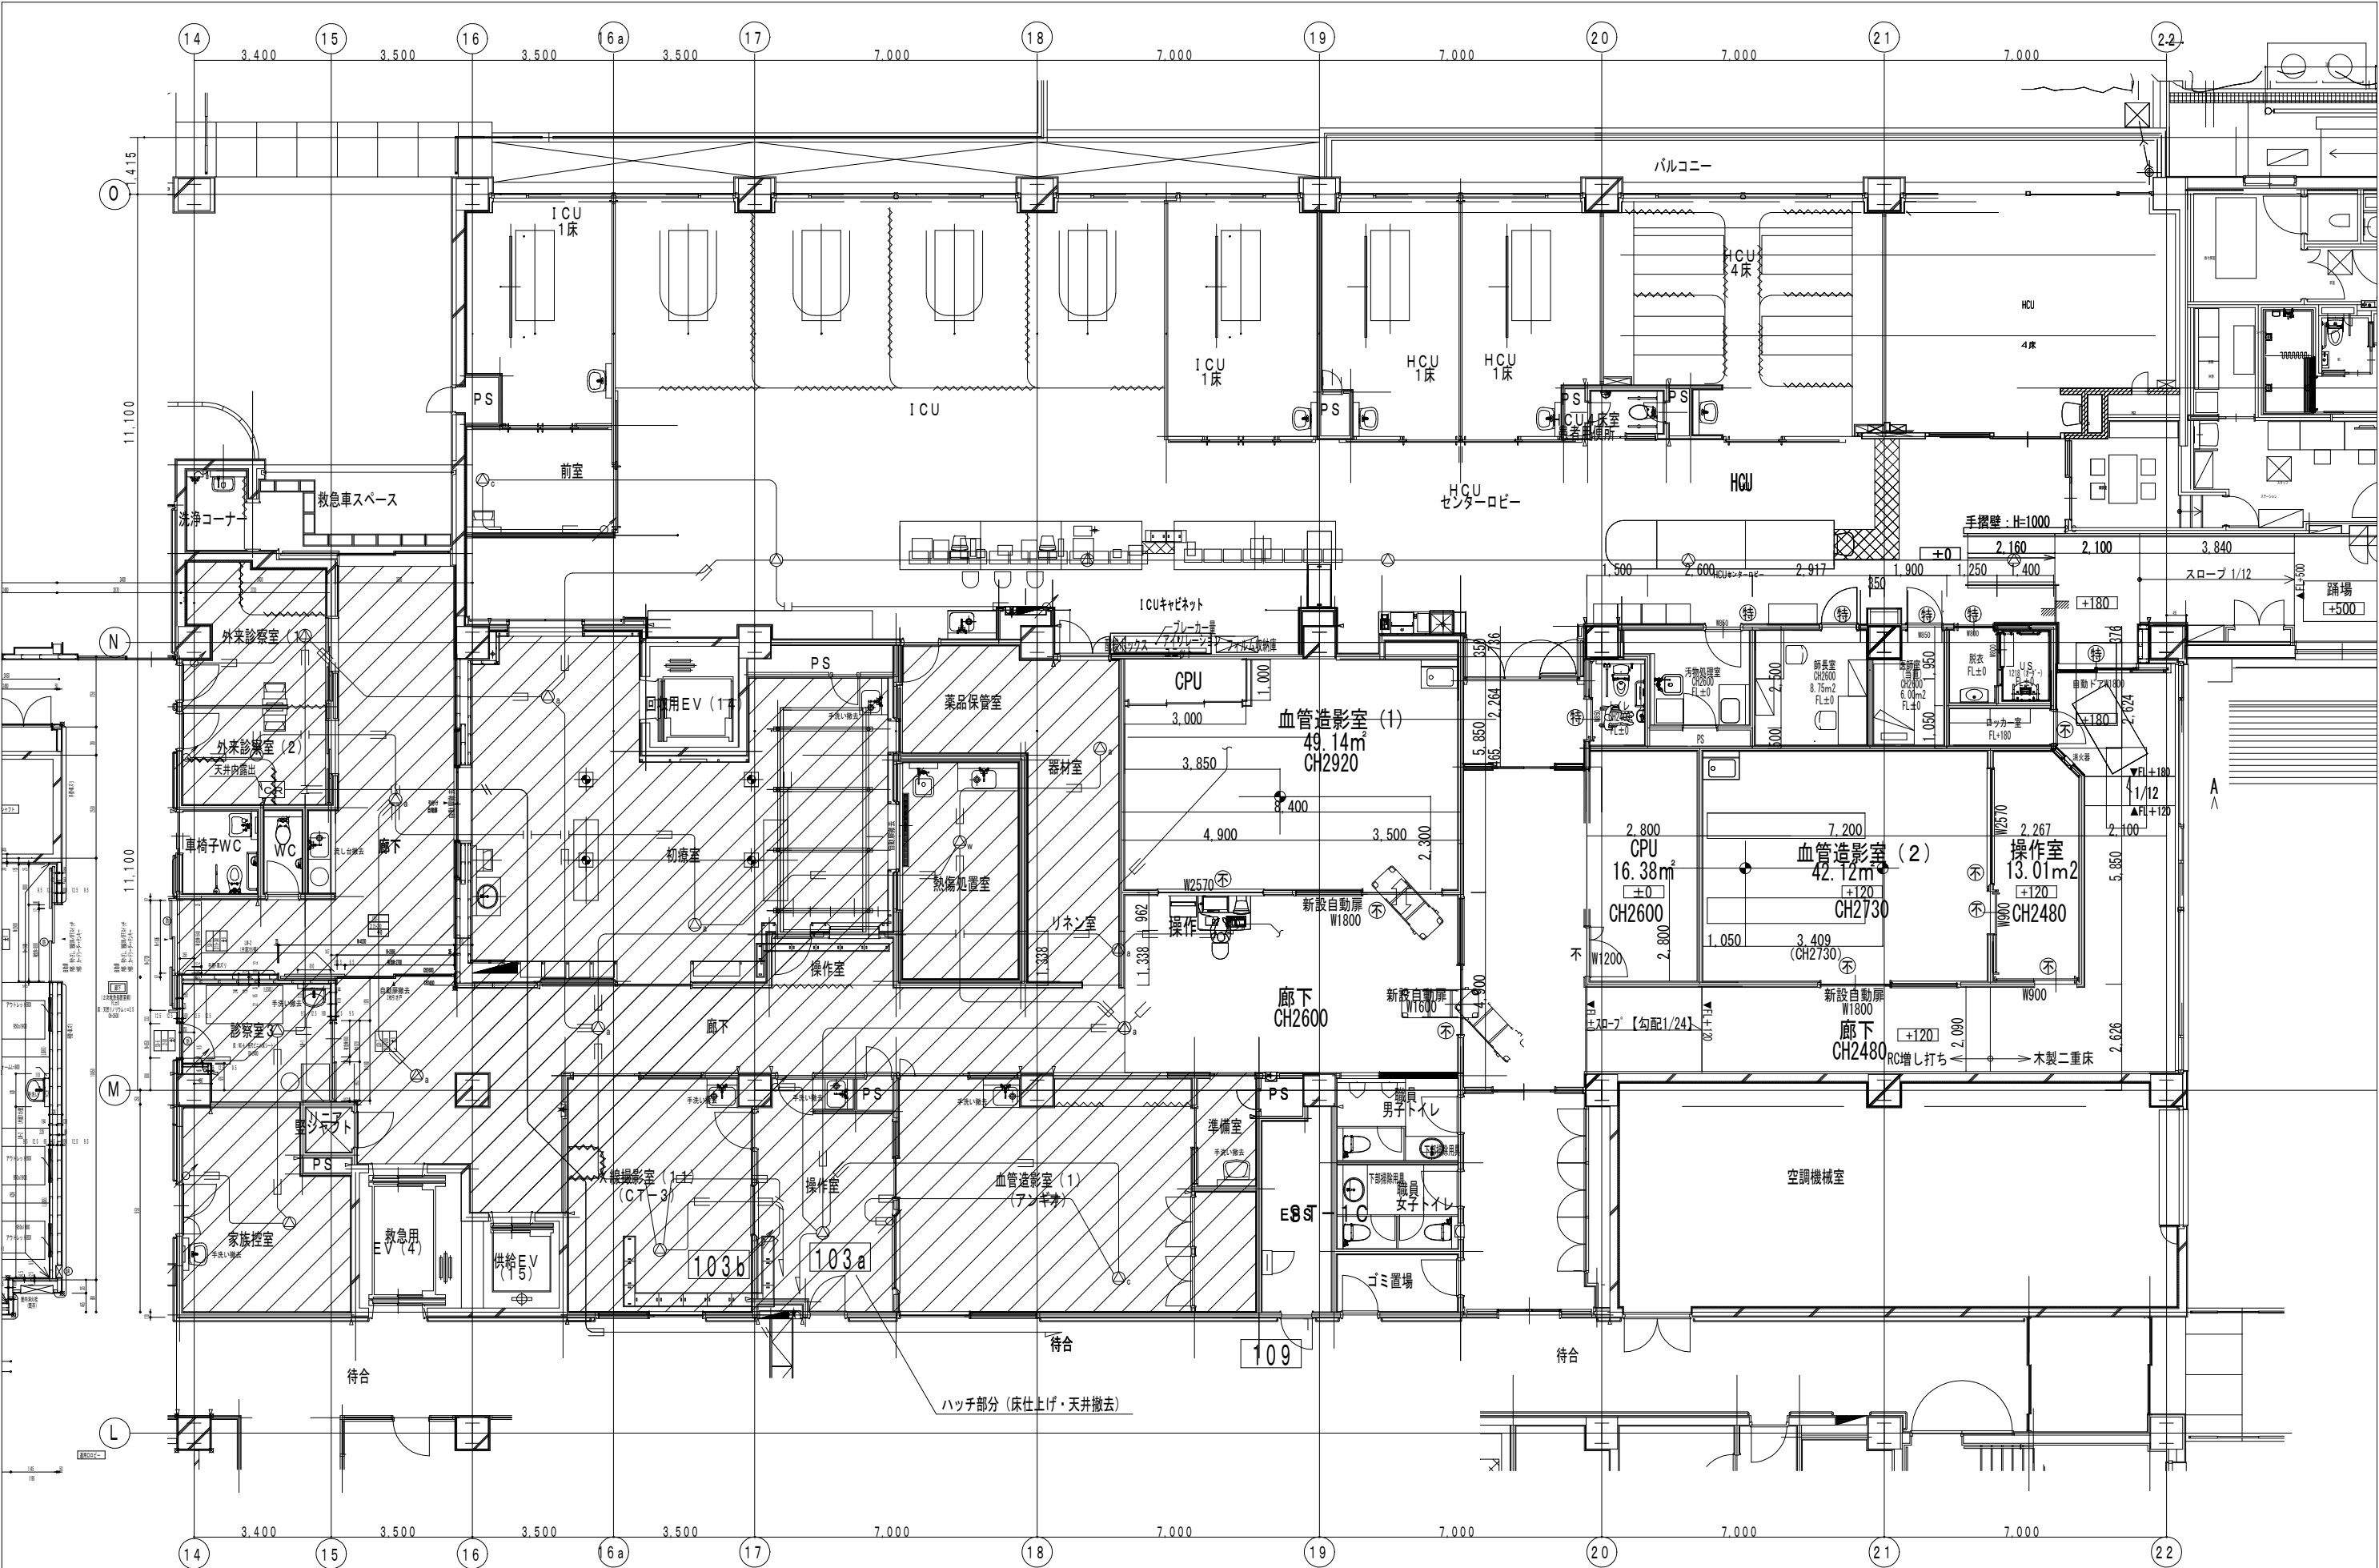

附記 本工事における撤去は廊下及び診察室3・家族控室とする。


|                                   |
|-----------------------------------|
| メーカープロポーザルによる撤去                   |
| X線撮影室(1・1)・操作室・血管造影室(1)・熱傷処置室・初療室 |

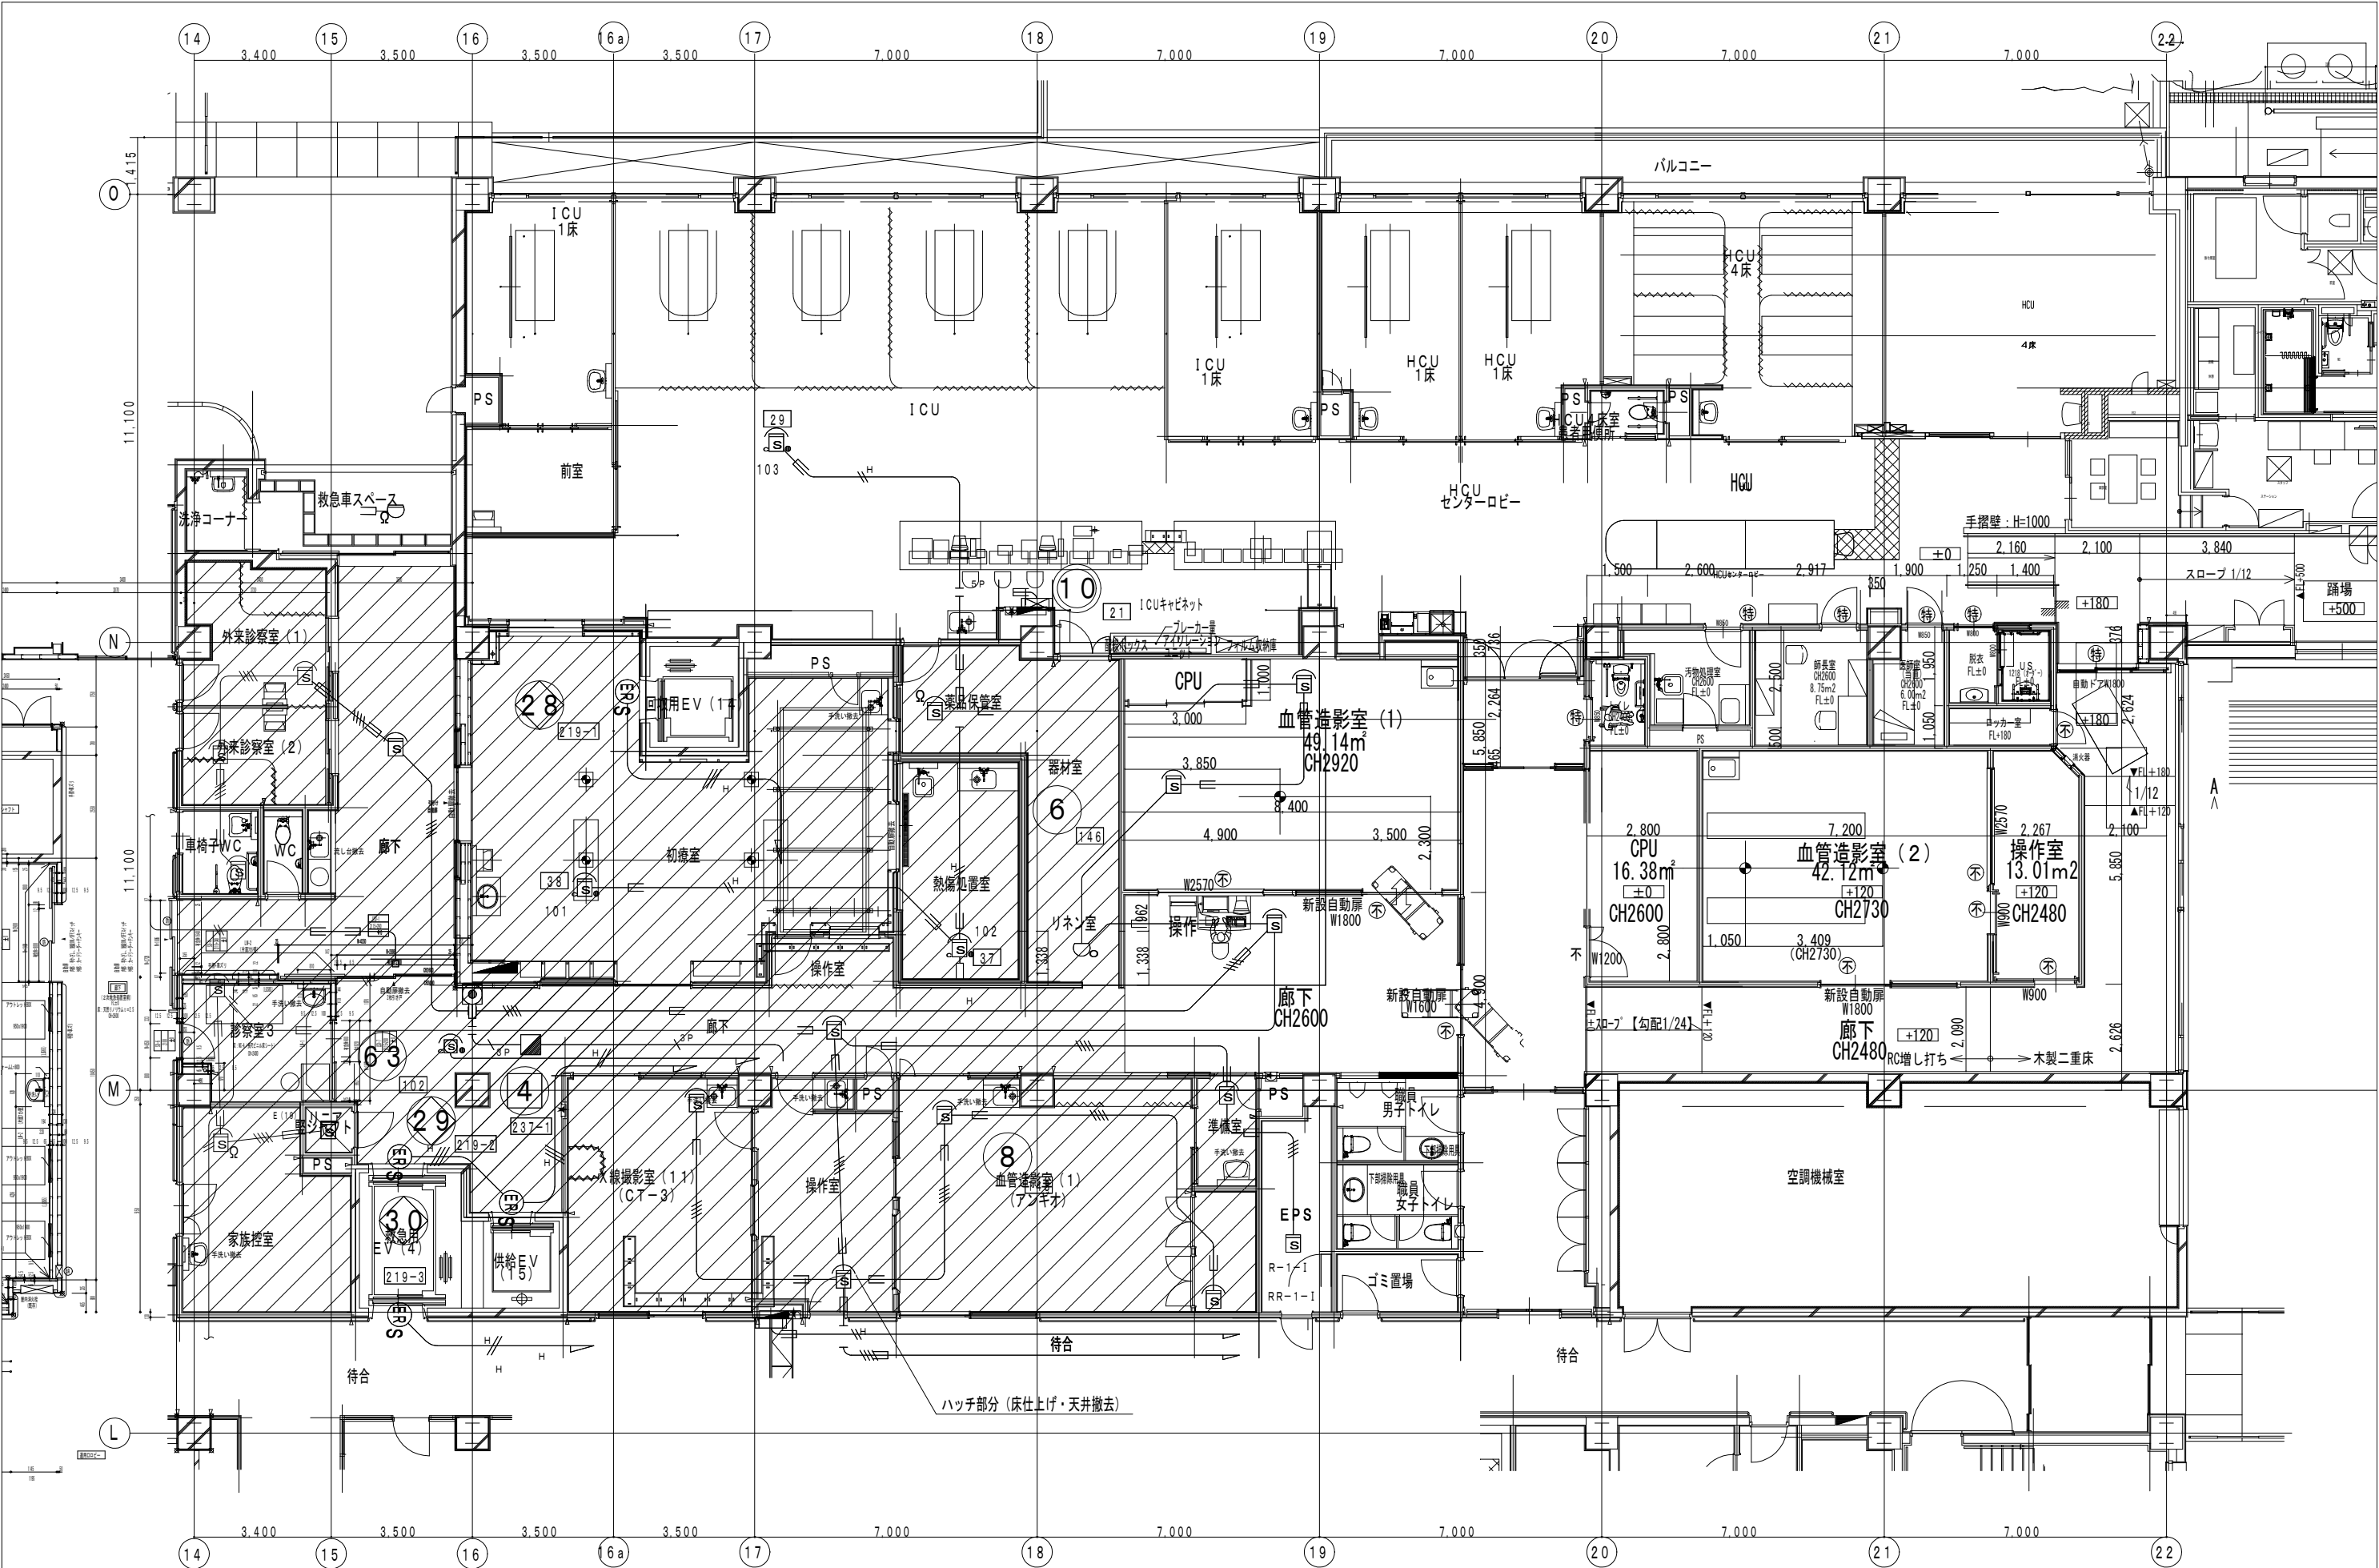

附記 本工事における撤去は廊下及び診察室3・家族控室とする。

|                                  |
|----------------------------------|
| メーカープロポーザルによる撤去                  |
| X線撮影室(11)・操作室・血管造影室(1)・熱傷処置室・初療室 |


|    |    |    |                        |     |             |    |                         |     |    |     |
|----|----|----|------------------------|-----|-------------|----|-------------------------|-----|----|-----|
| 承認 | 作成 | 名称 | 山梨県立中央病院改修計画<br>(救命救急) | 図面名 | 自動火災報知設備撤去図 | 縮尺 | A3:S=1/150<br>A1:S=1/75 | 年月日 | NO | E-4 |
|----|----|----|------------------------|-----|-------------|----|-------------------------|-----|----|-----|

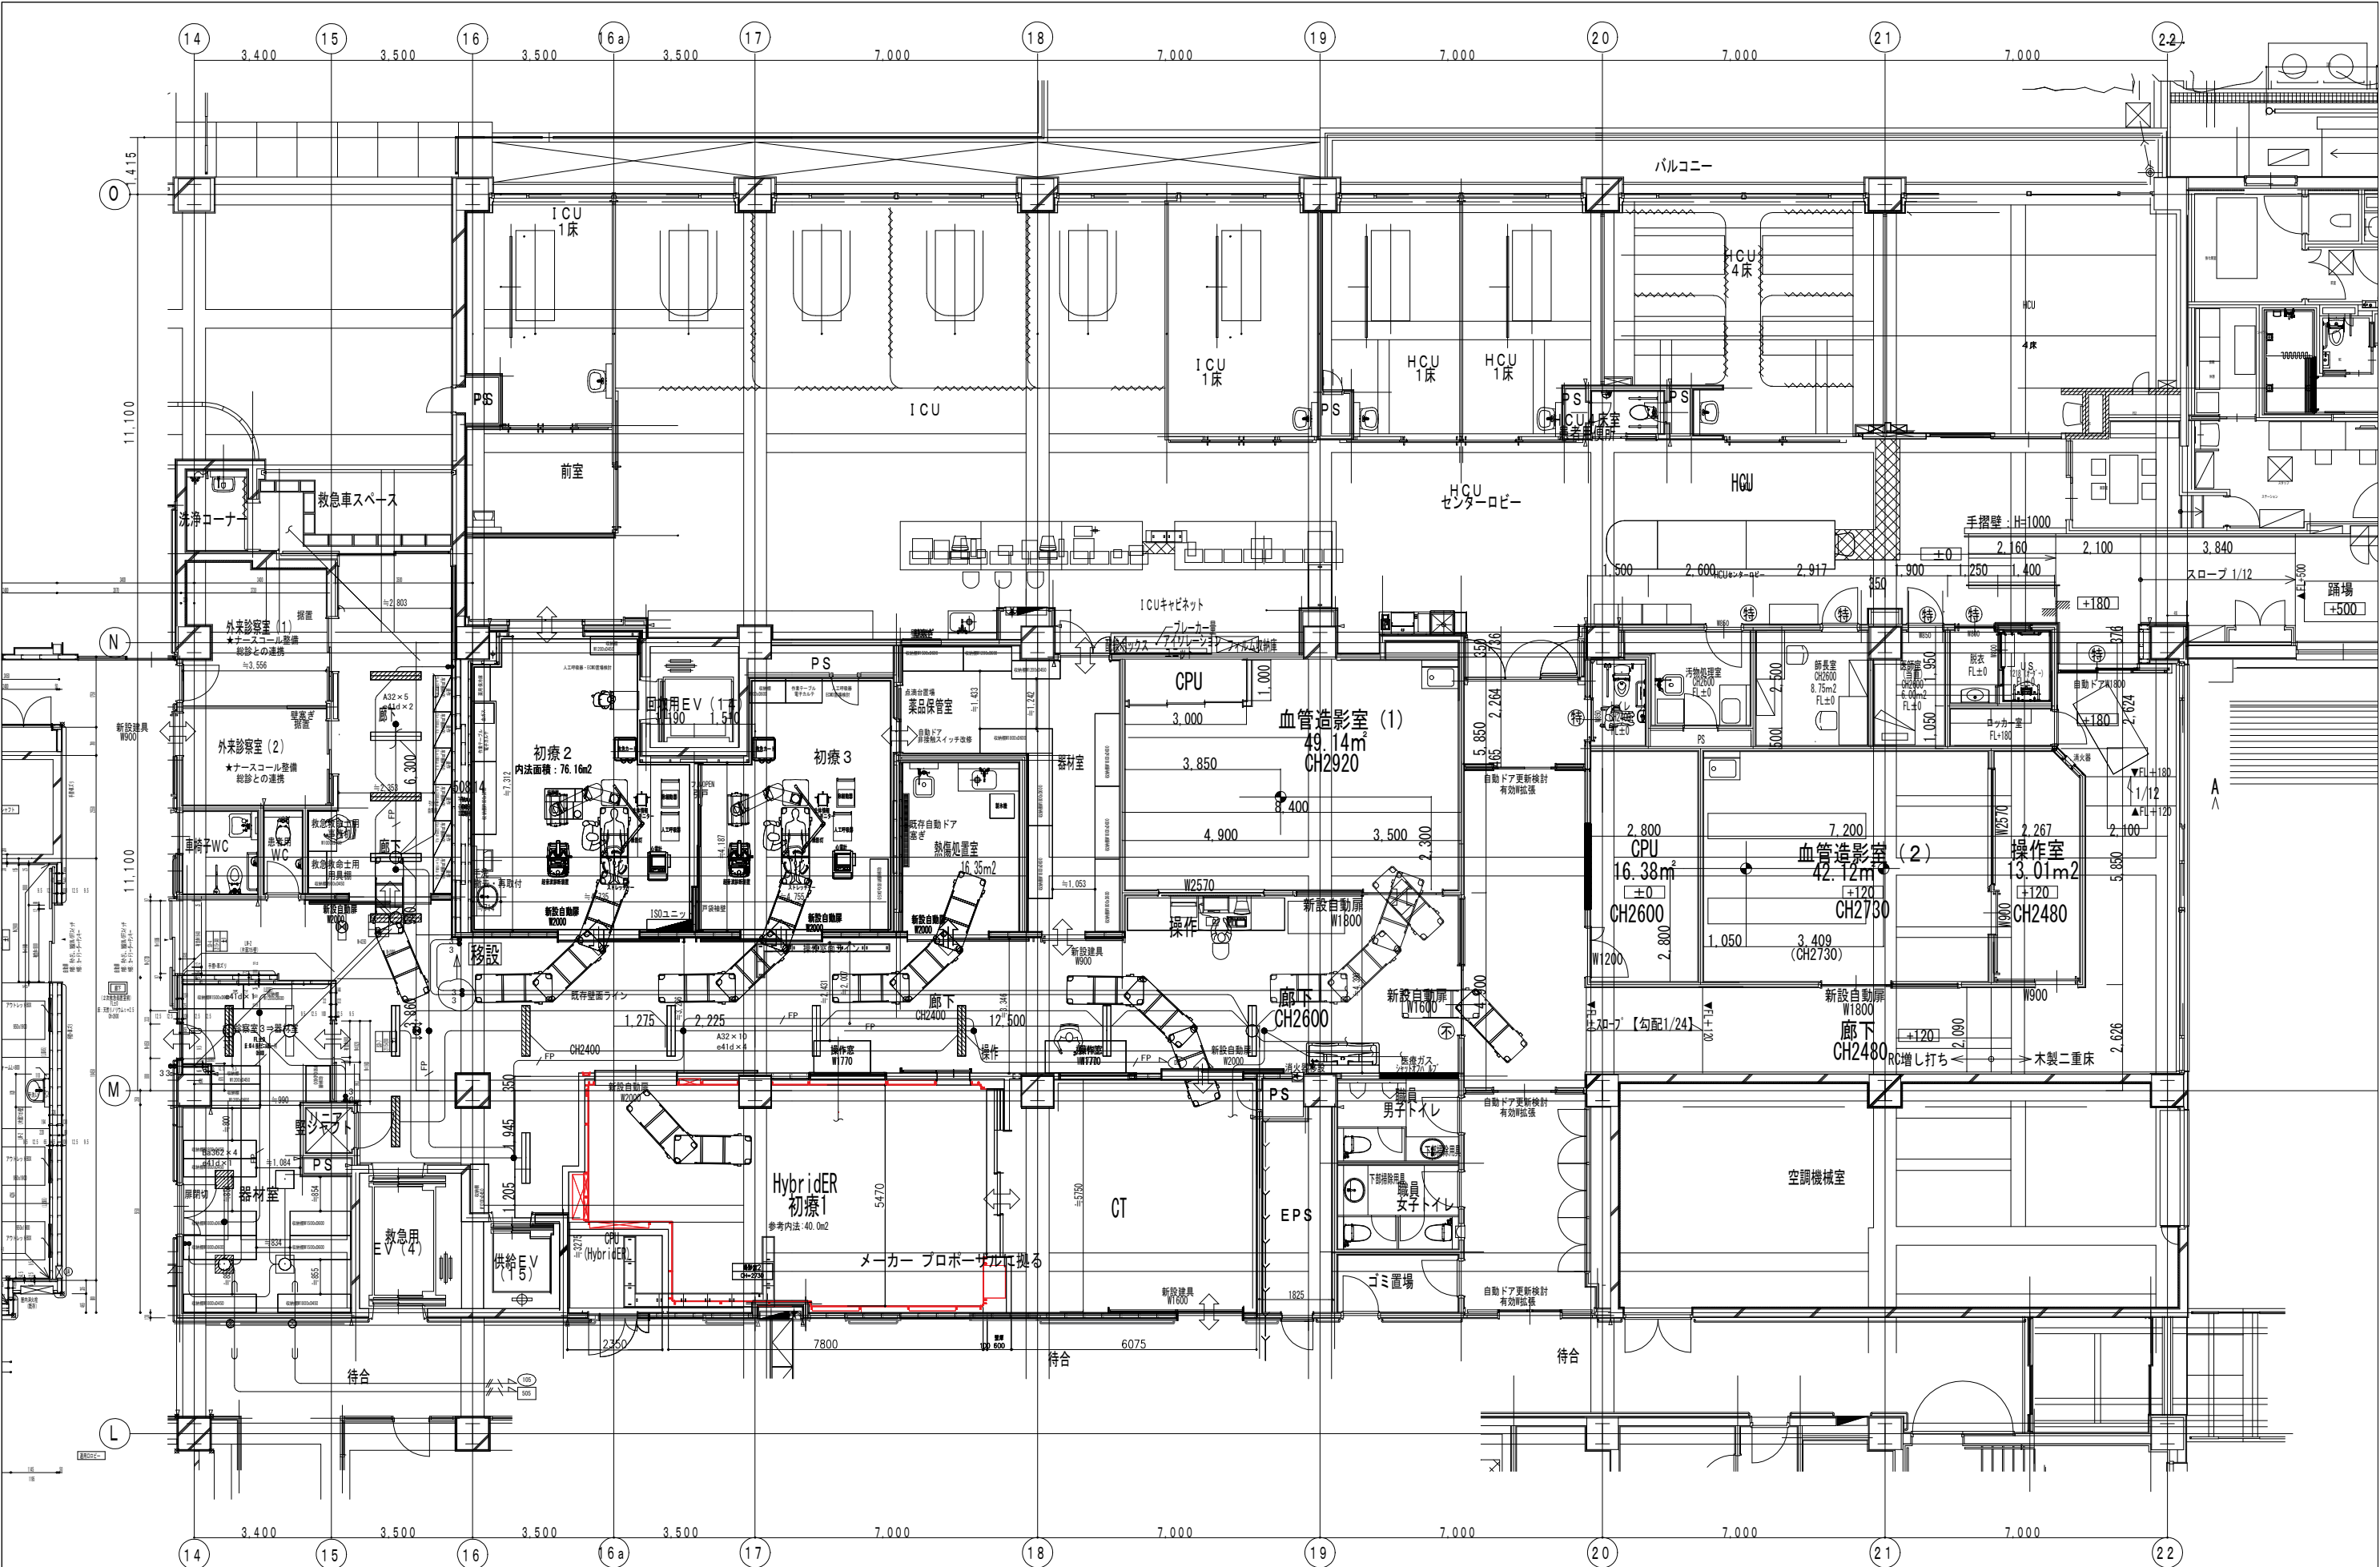

附記 本工事における機器再取付は廊下及び診察室3・家族控室とする。  
照明器具は既設灯具再使用とする。  
配線器具は新設配線器具取付のこと。


|    |    |    |                        |     |           |    |                         |     |    |     |
|----|----|----|------------------------|-----|-----------|----|-------------------------|-----|----|-----|
| 承認 | 作成 | 名称 | 山梨県立中央病院改修計画<br>(救命救急) | 図面名 | 照明設備改修平面図 | 縮尺 | A3:S=1/150<br>A1:S=1/75 | 年月日 | NO | E-5 |
|----|----|----|------------------------|-----|-----------|----|-------------------------|-----|----|-----|



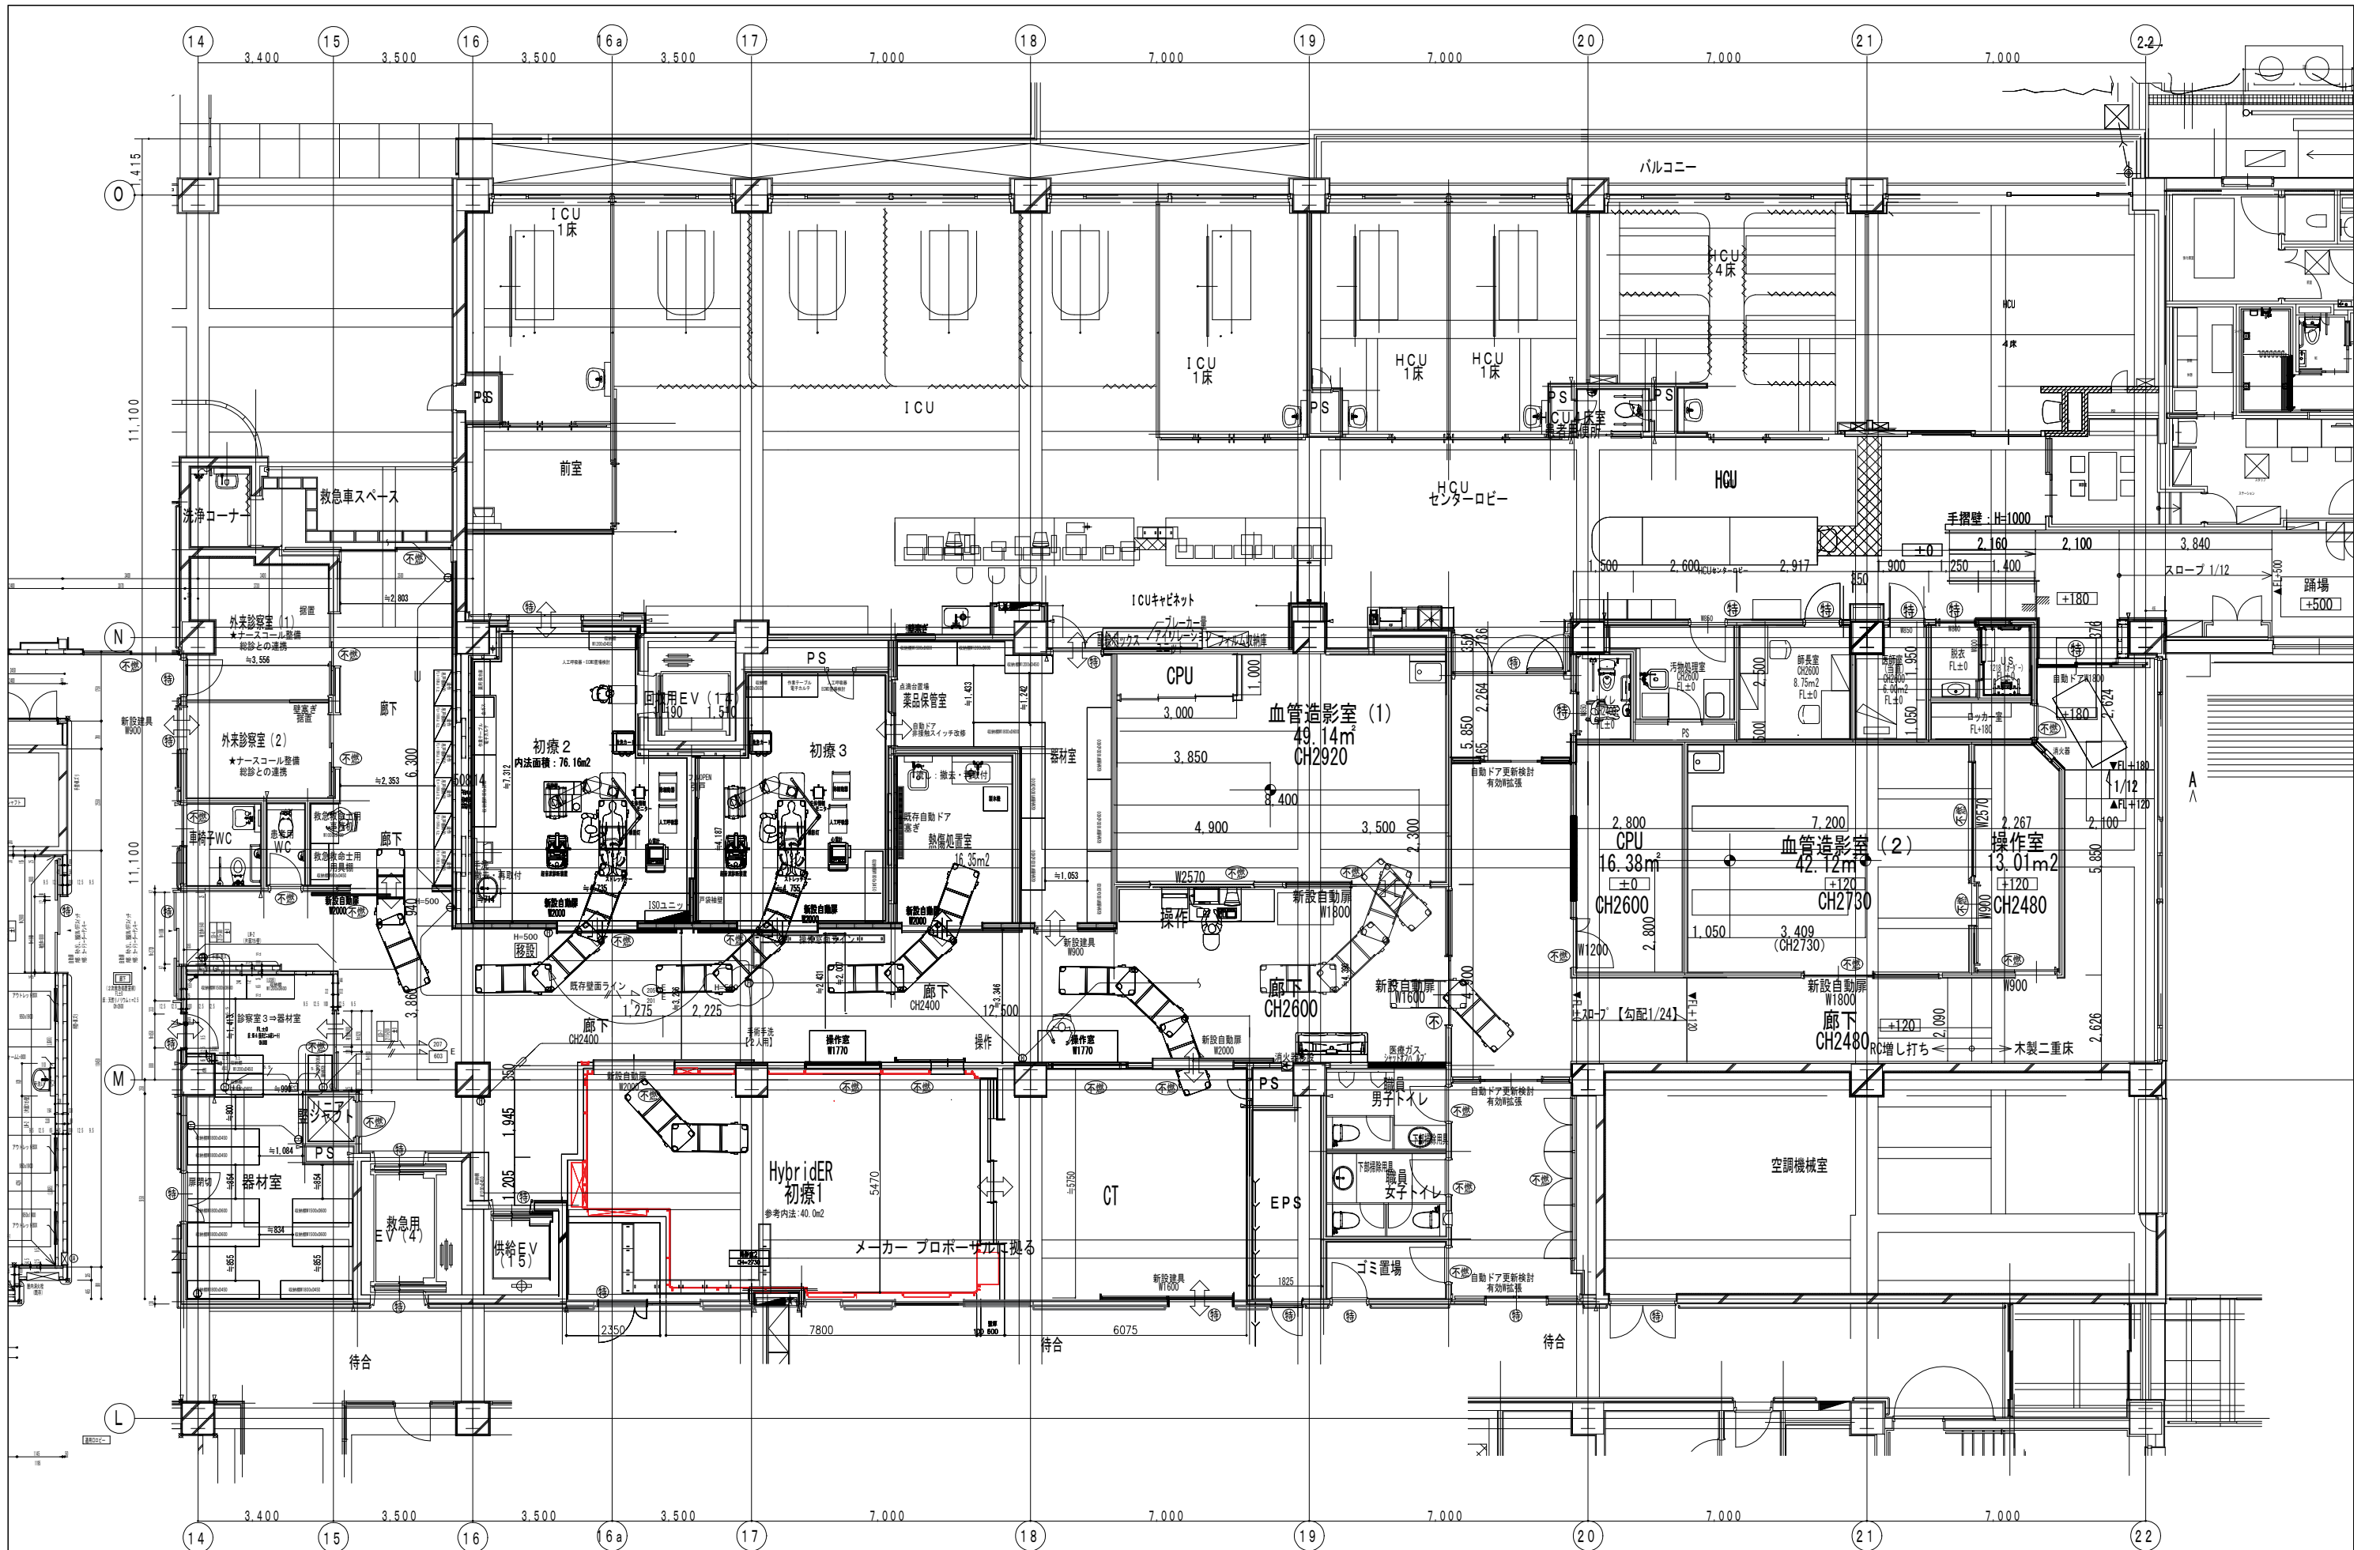

附記 本工事における配線器具再取付は廊下及び診察室3・家族控室とする。  
 配線器具は新設配線器具取付のこと。

|    |    |                        |              |                         |     |     |
|----|----|------------------------|--------------|-------------------------|-----|-----|
| 承認 | 作成 | 名称                     | 図面名          | 縮尺                      | 年月日 | NO  |
|    |    | 山梨県立中央病院改修計画<br>(救命救急) | コンセント設備改修平面図 | A3:S=1/150<br>A1:S=1/75 |     | E-6 |

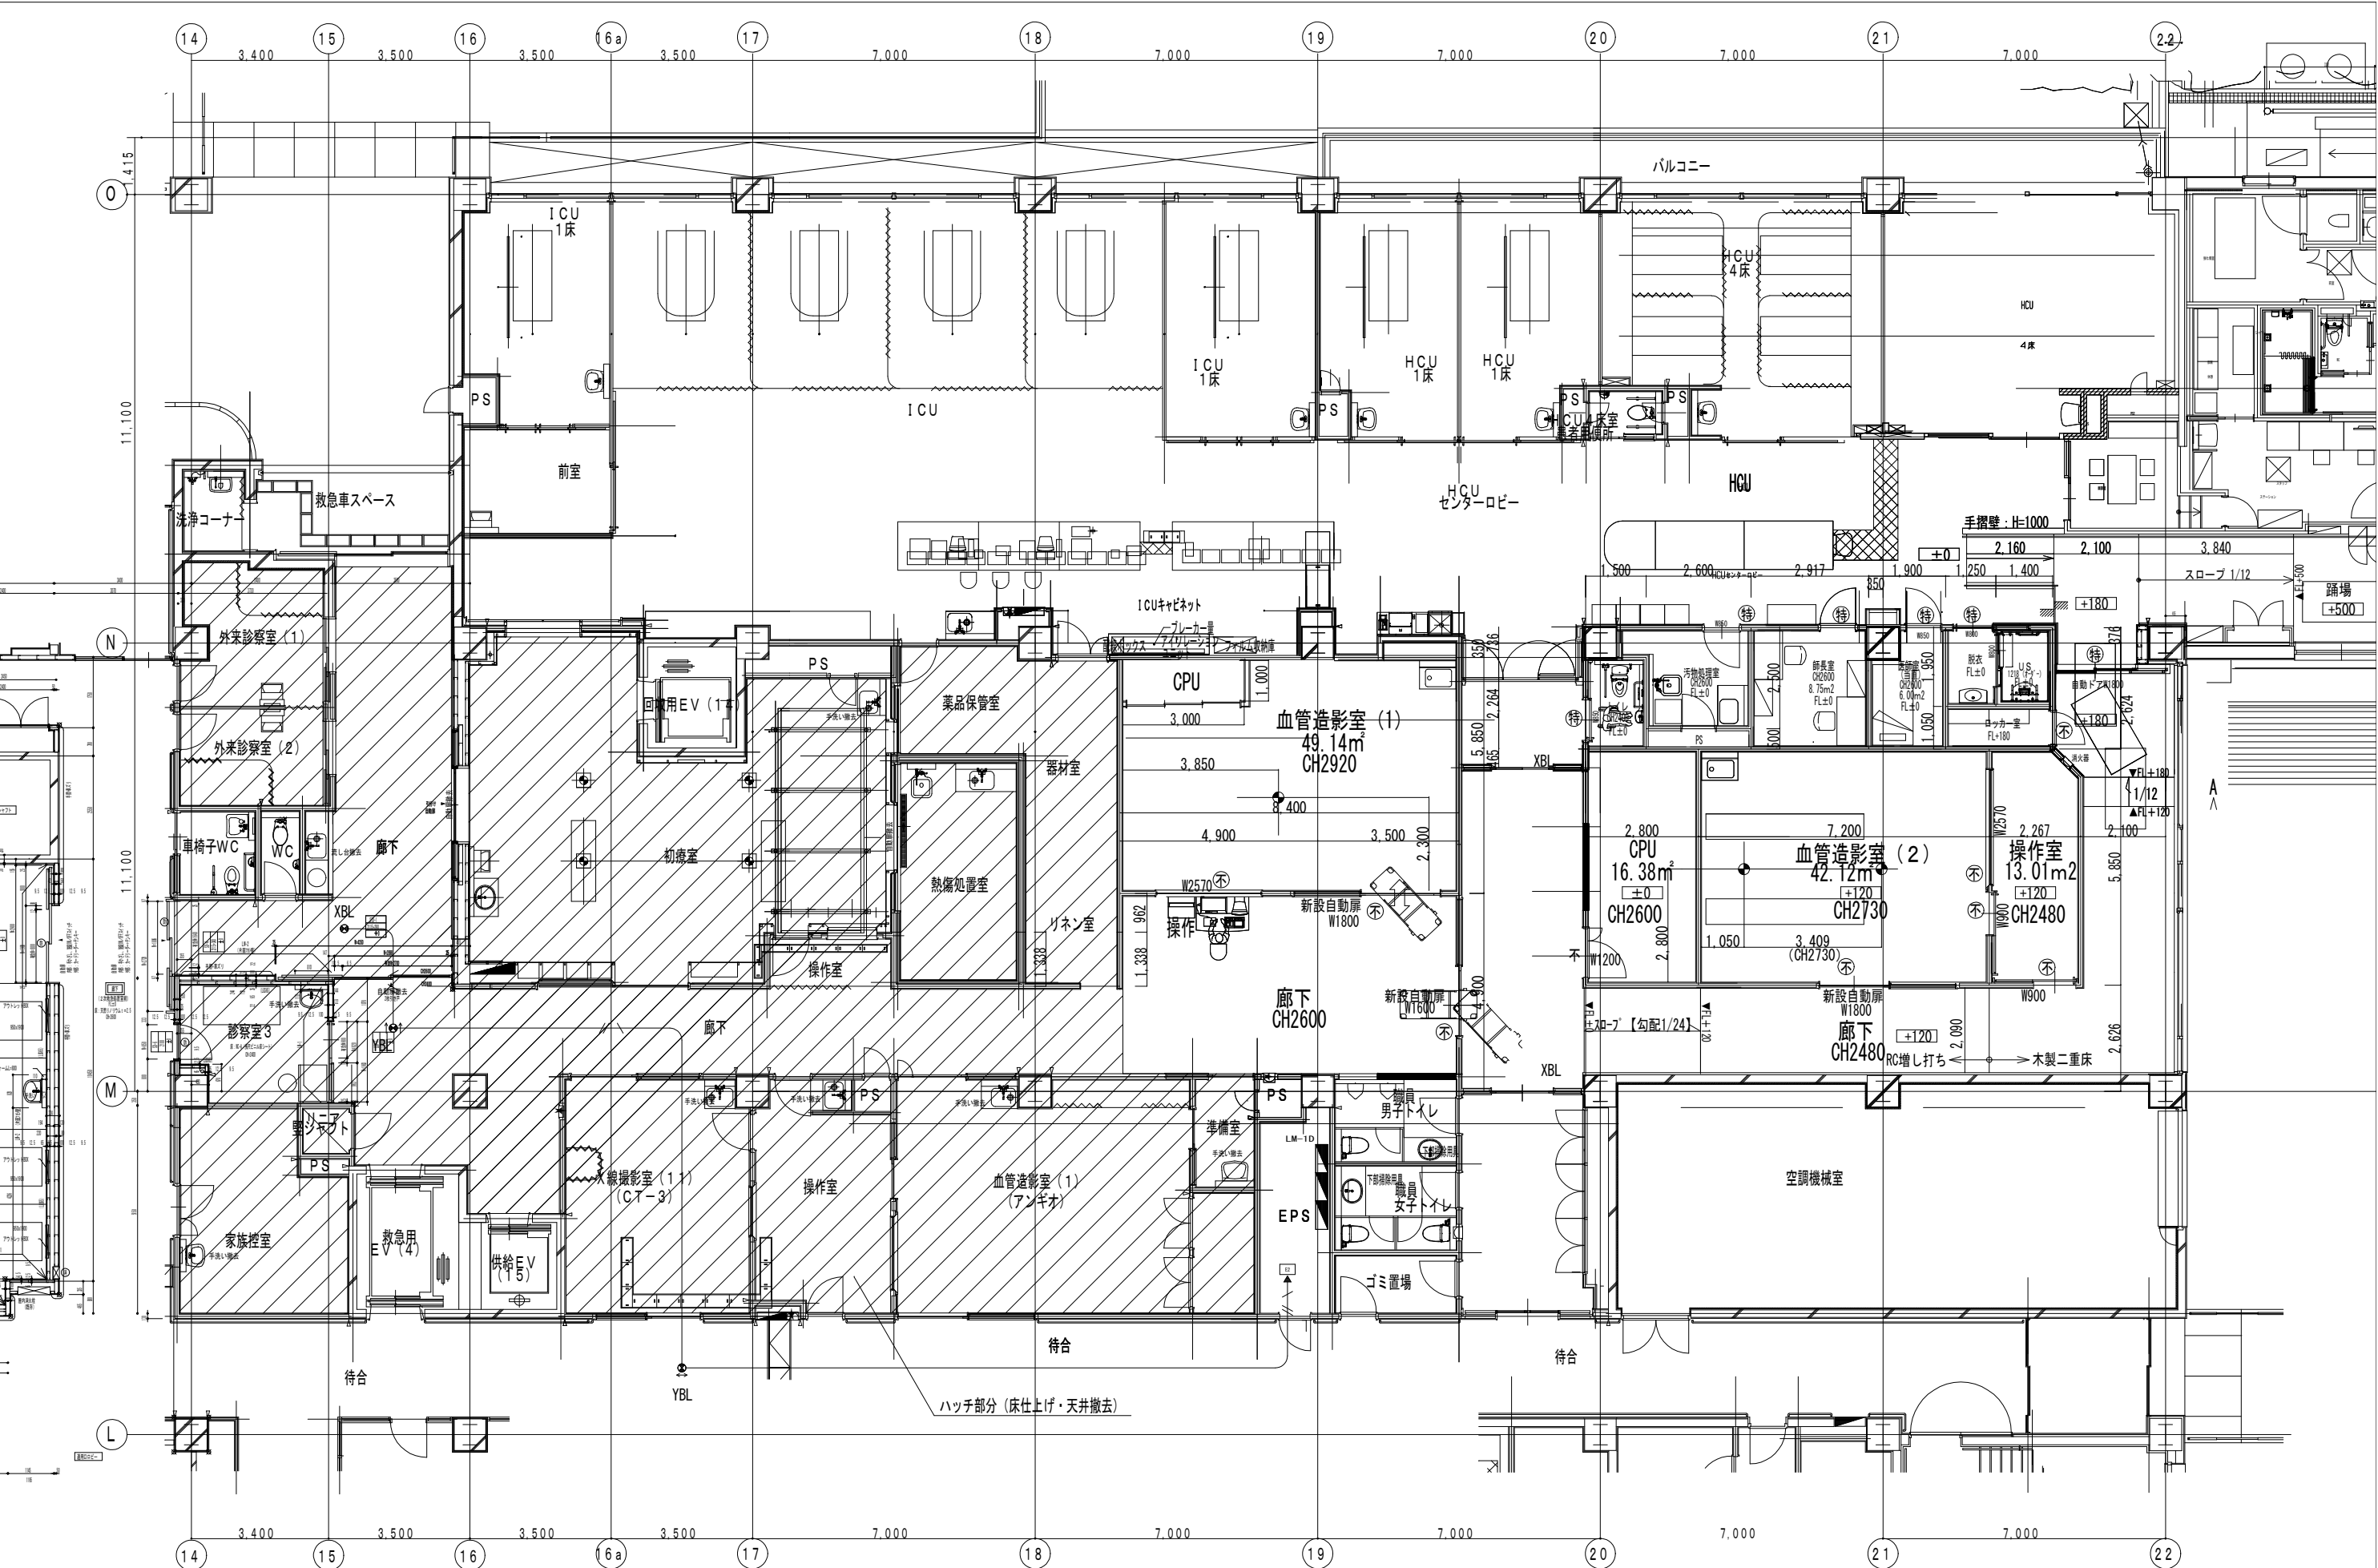

|                                |  |  |    |    |                        |          |                         |     |     |
|--------------------------------|--|--|----|----|------------------------|----------|-------------------------|-----|-----|
| 附記 本工事における撤去は廊下及び診察室3・家族控室とする。 |  |  | 承認 | 作成 | 名称                     | 図面名      | 縮尺                      | 年月日 | NO  |
|                                |  |  |    |    | 山梨県立中央病院改修計画<br>(救命救急) | 誘導灯設備撤去図 | A3:S=1/150<br>A1:S=1/75 |     | E-7 |

