

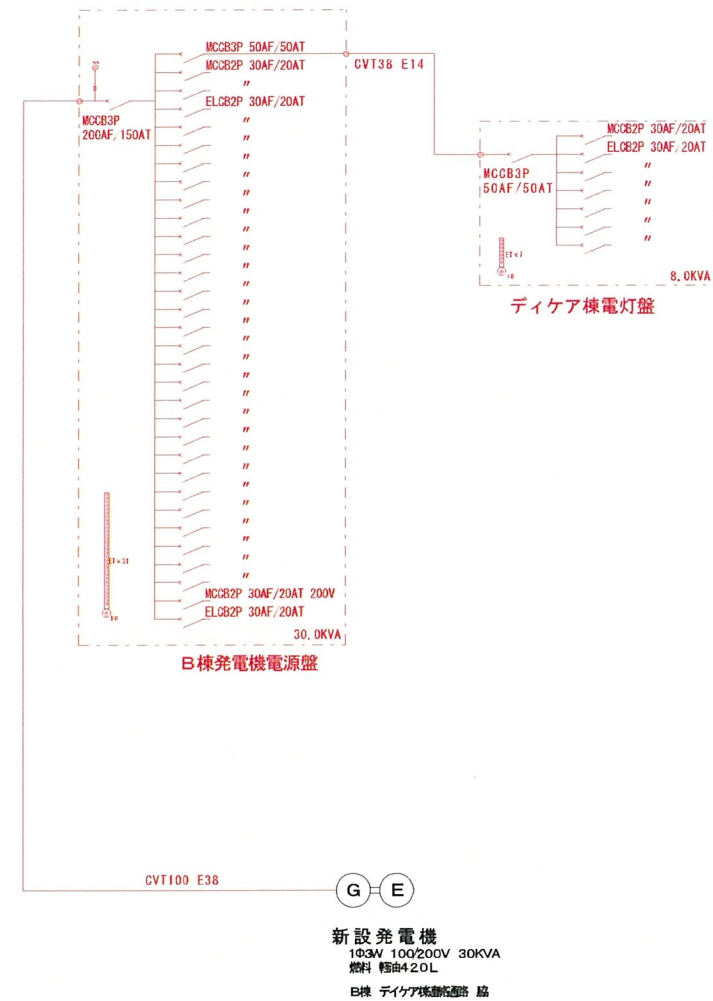


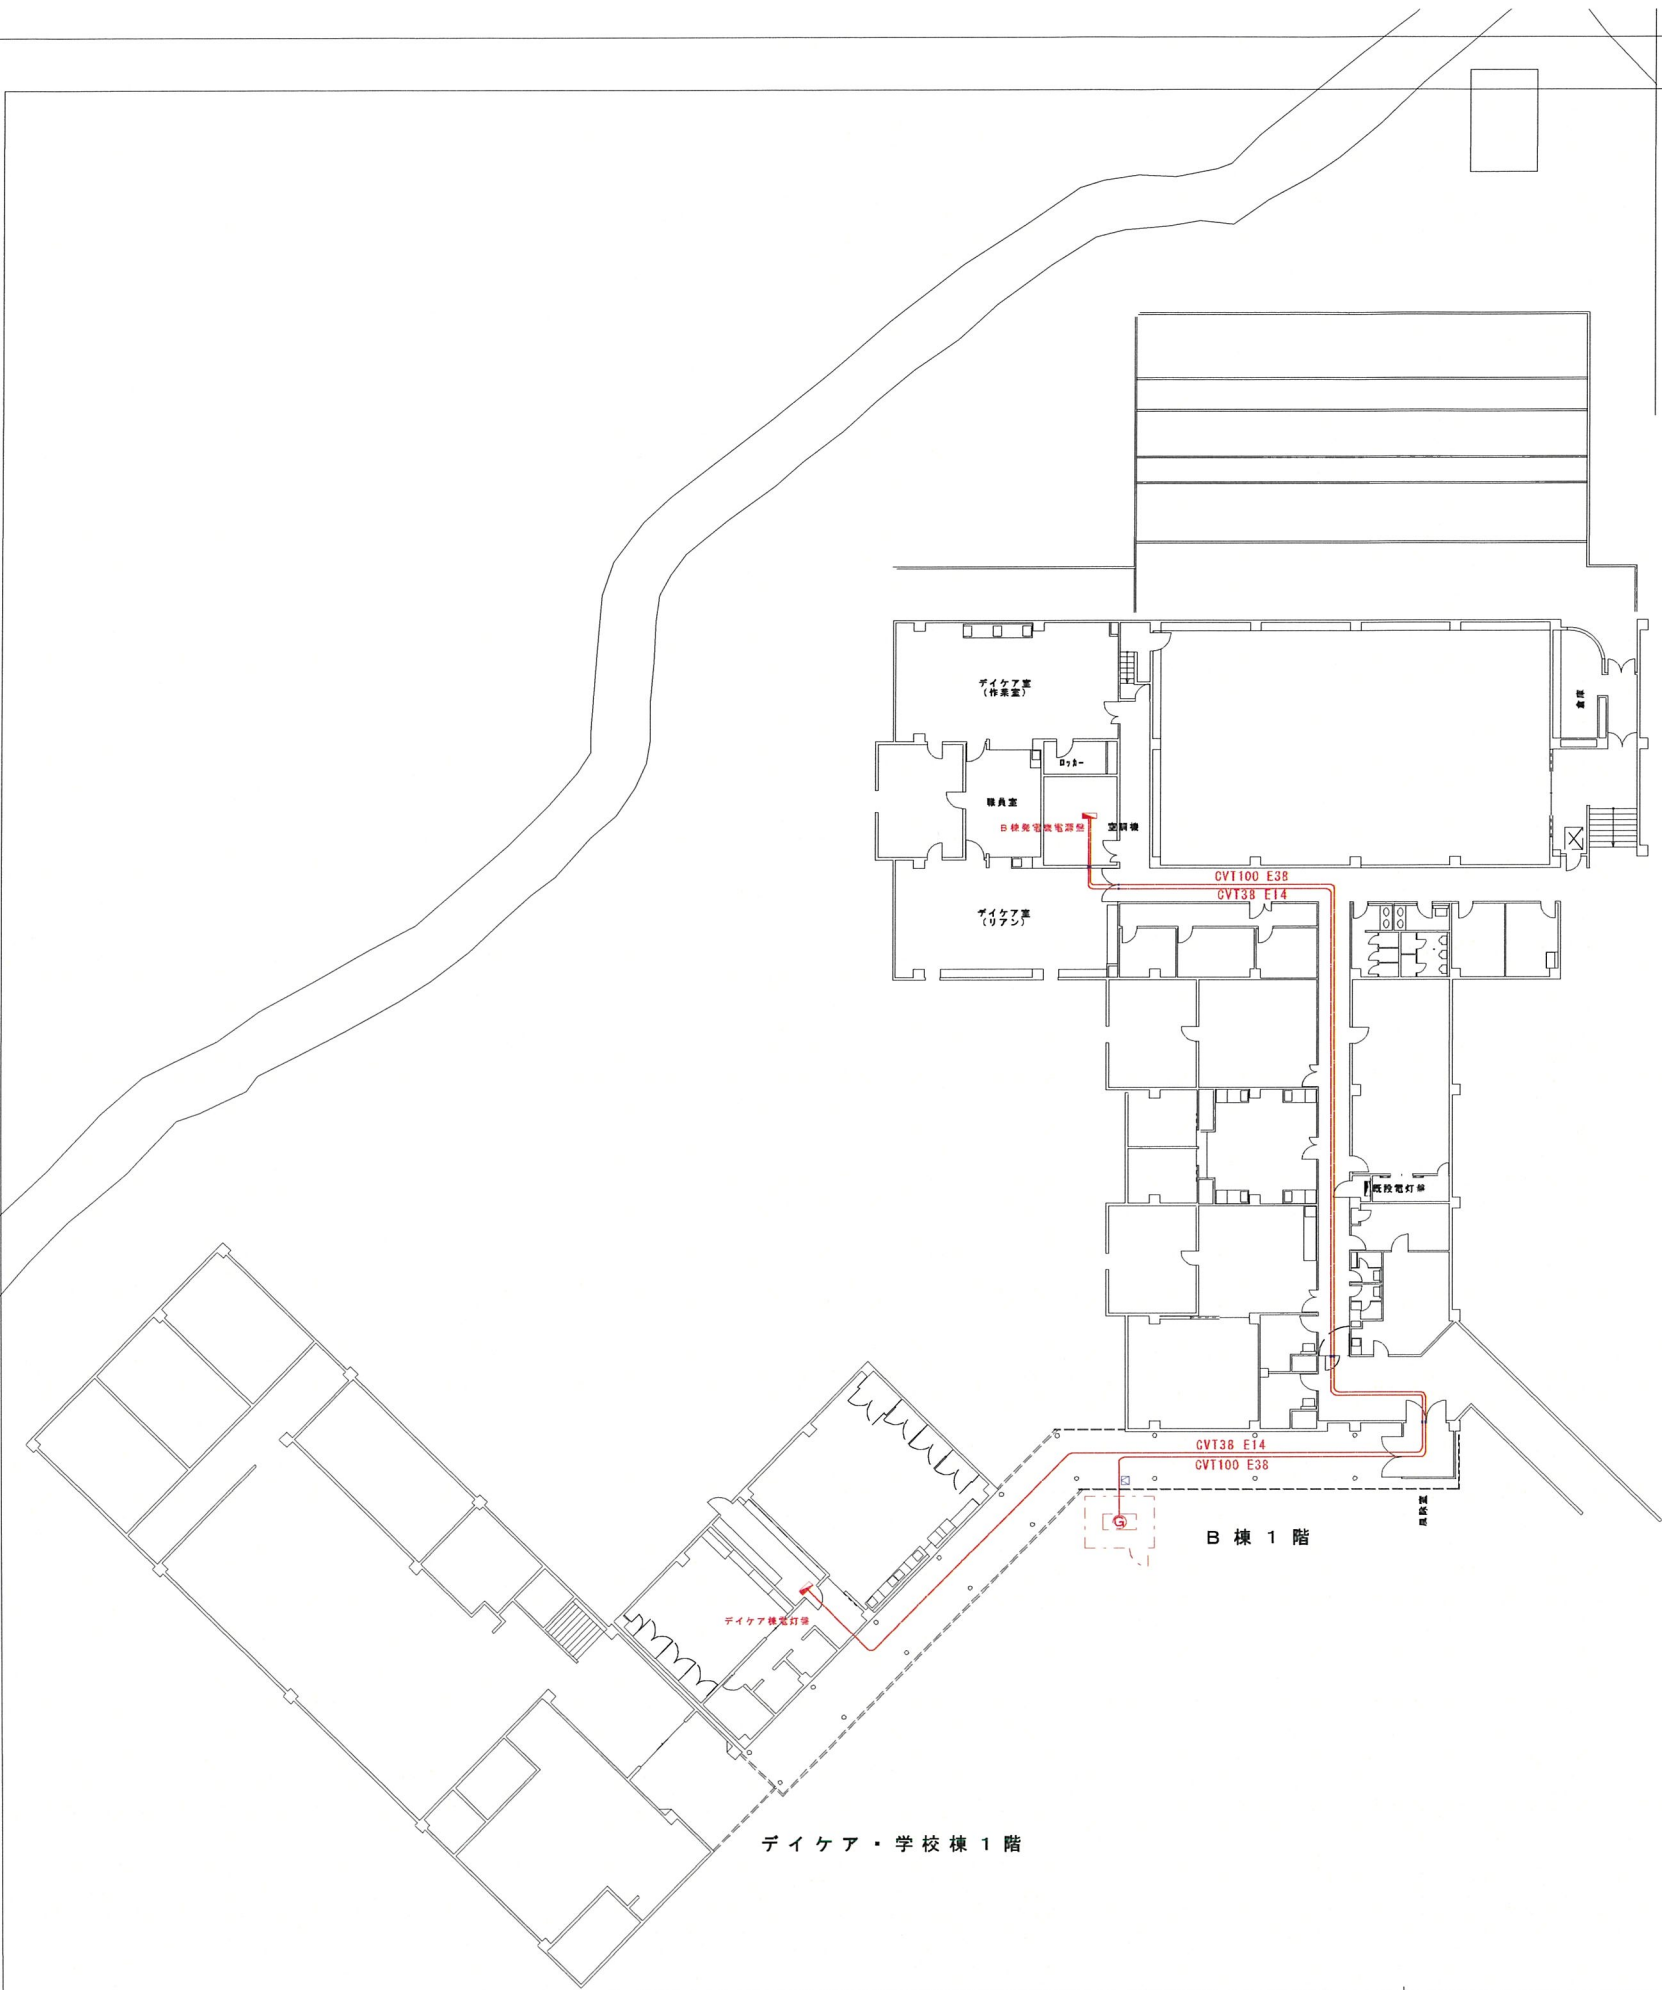


新設発電機
103kW 100/200V 30KVA
燃料 軽油420L
B棟 ダイケア棟電灯盤 路

				作成 2025 年 月 日	承認 年月日	検印 年月日	主務者 年月日	担当 年月日	名称 県立北病院 発電機配線工事	縮尺 A3:1/420	図面 No. (**/***)
									図名 B棟、ダイケア棟 幹線設備図		

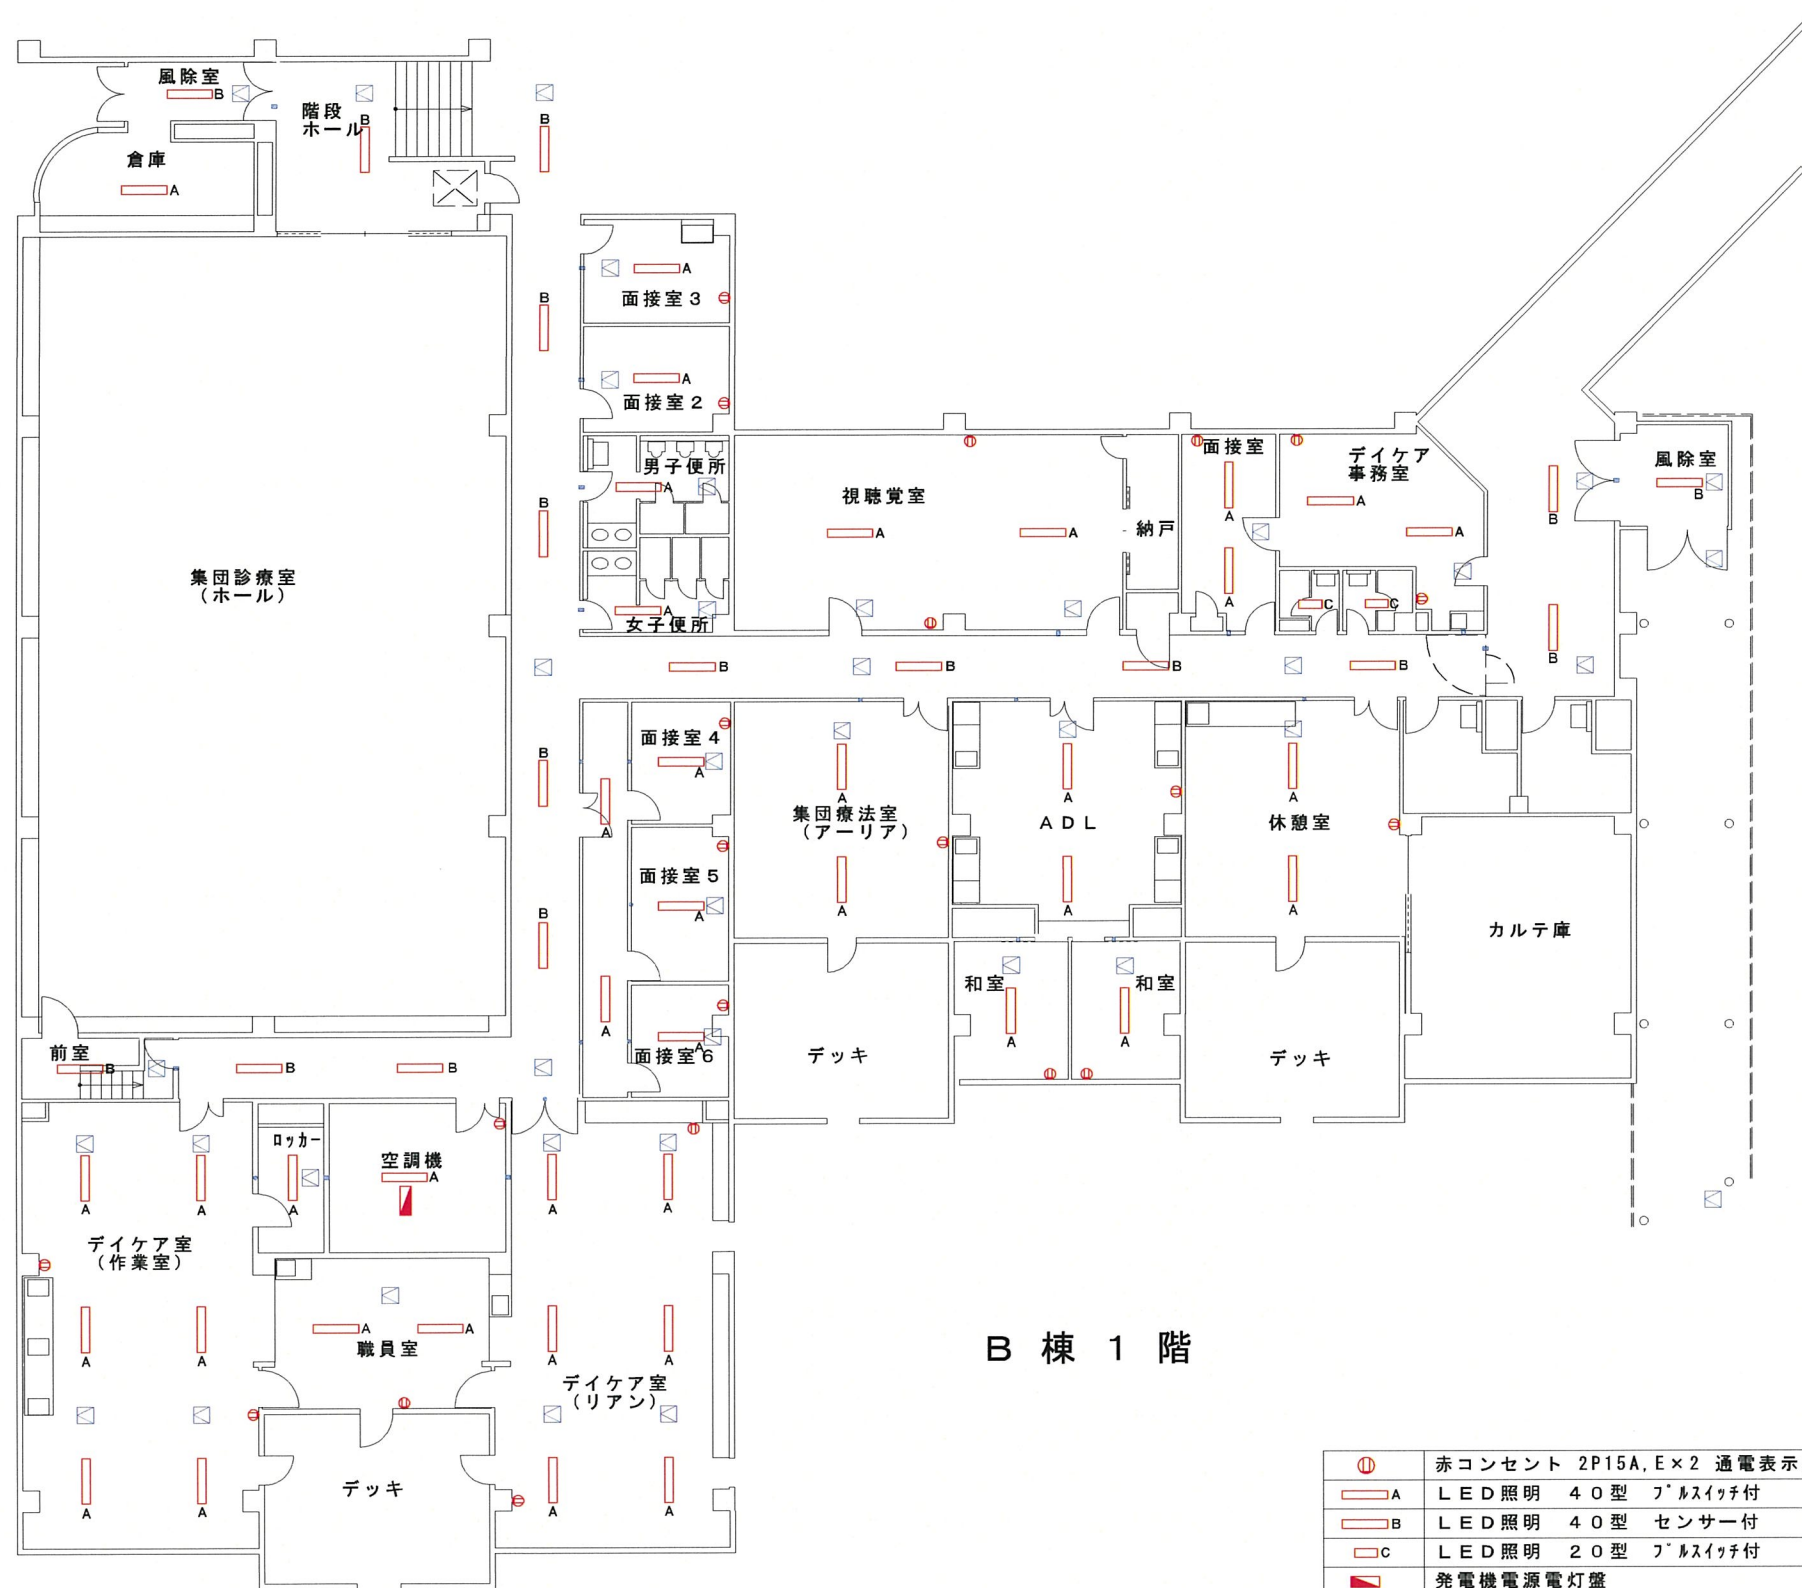

B 棟 1 階

㊦	赤コンセント 2P15A, E×2 通電表示ランプ付
A	LED照明 40型 フルスウィッチ付
B	LED照明 40型 センサー付
C	LED照明 20型 フルスウィッチ付
	発電機電源電灯盤
□	点検口 450角
■	壁貫通 (コンクリート)
●	壁貫通 (軽鉄+ボード)

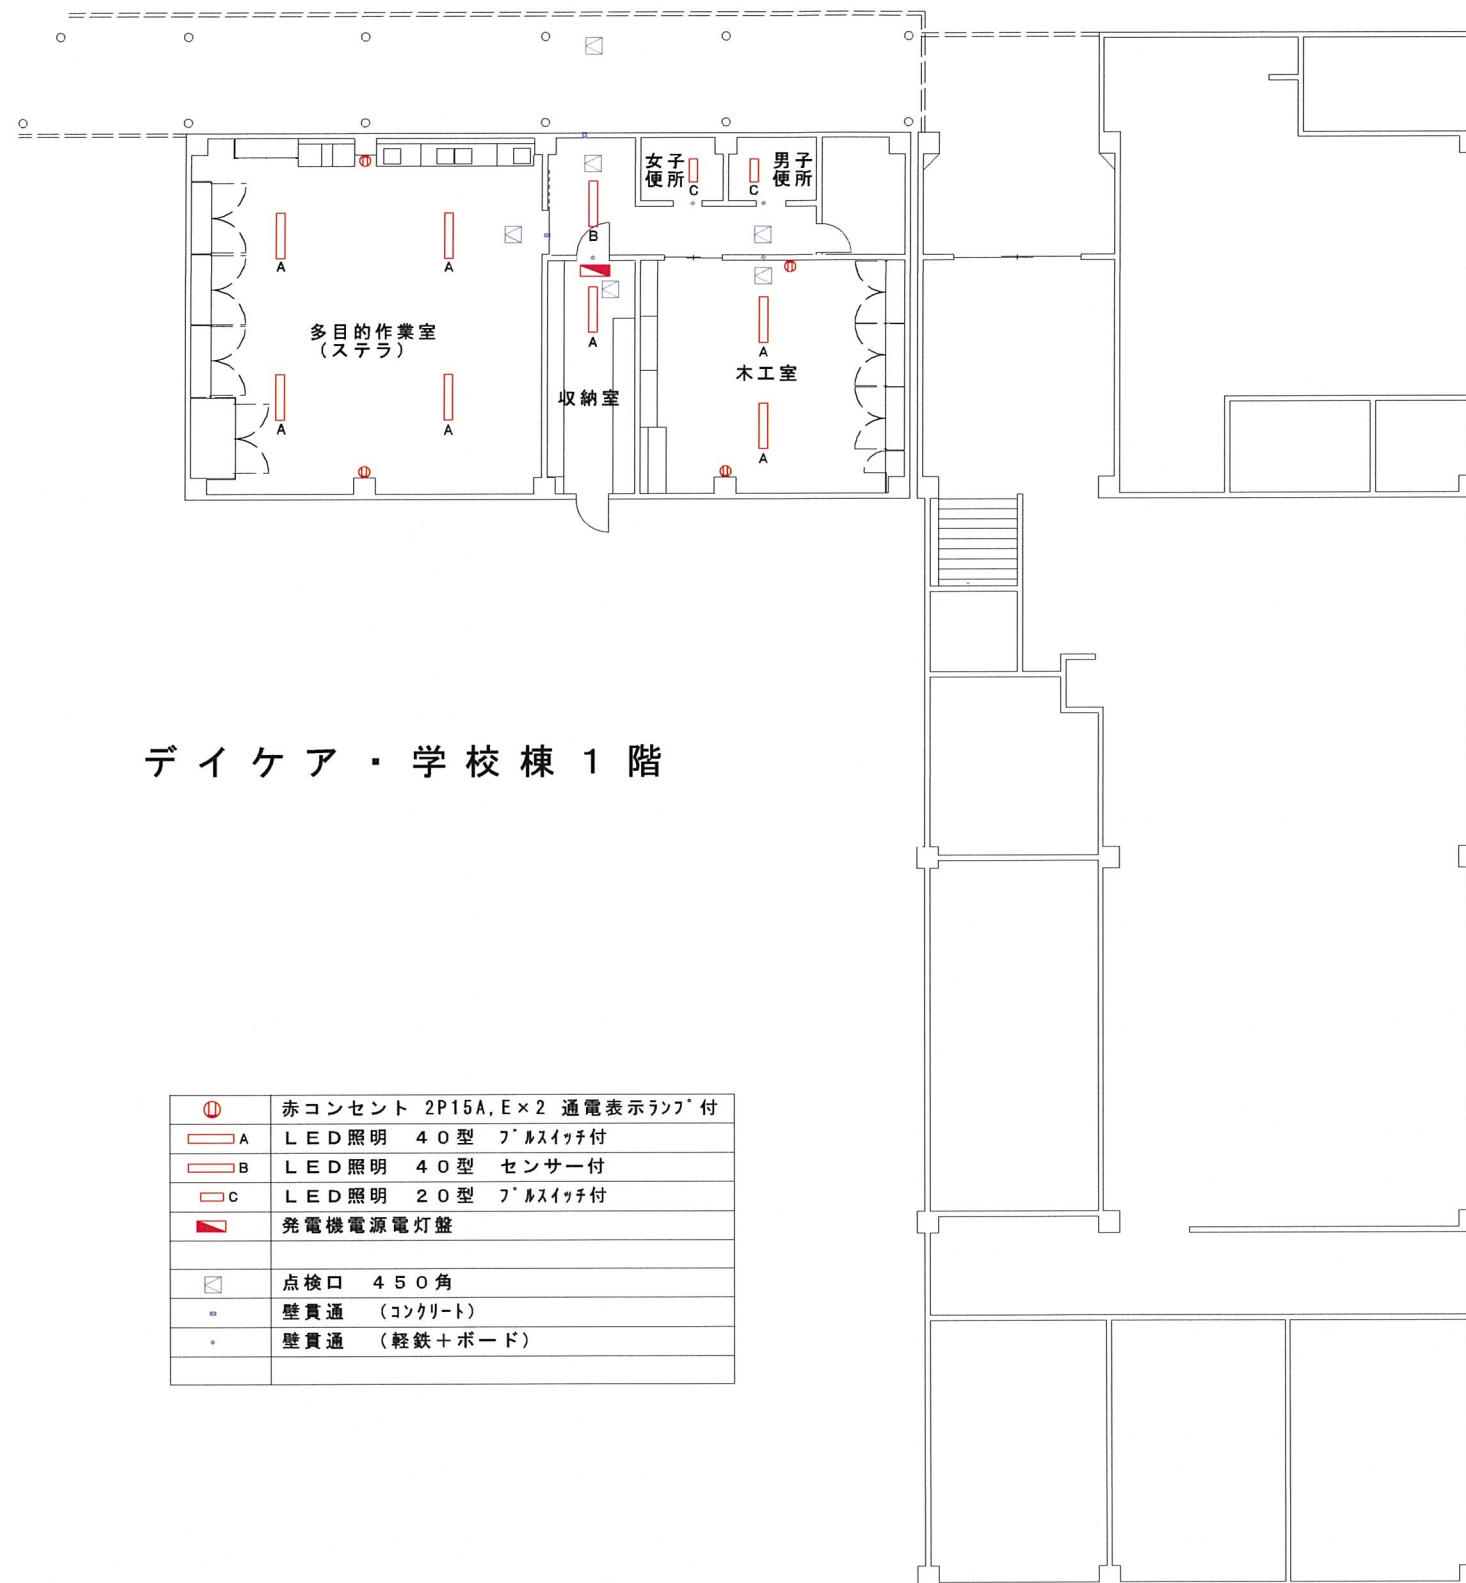

デイケア・学校棟 1 階

①	赤コンセント 2P15A, E×2 通電表示ランプ付
A	LED照明 40型 フルスイッチ付
B	LED照明 40型 センサー付
C	LED照明 20型 フルスイッチ付
D	発電機電源電灯盤
□	点検口 450角
■	壁貫通 (コンクリート)
●	壁貫通 (軽鉄+ボード)